
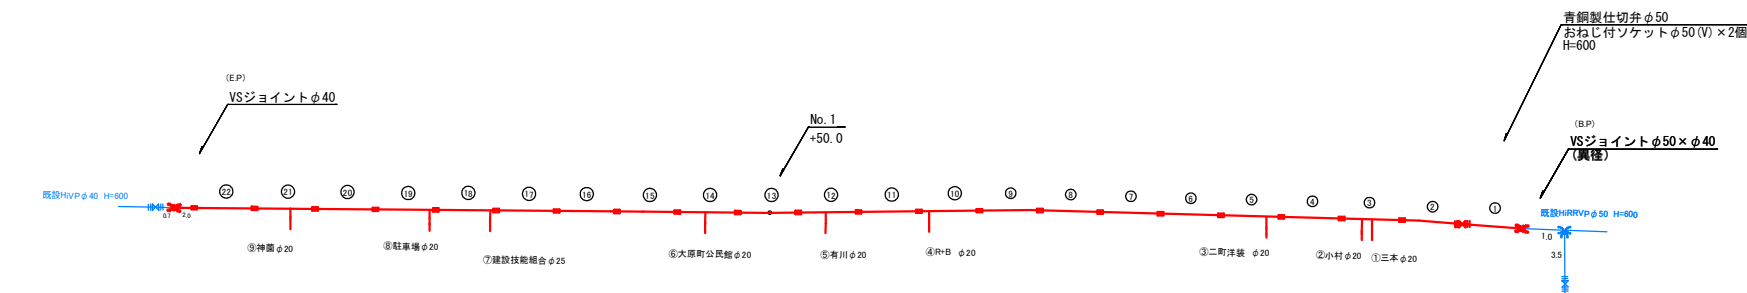
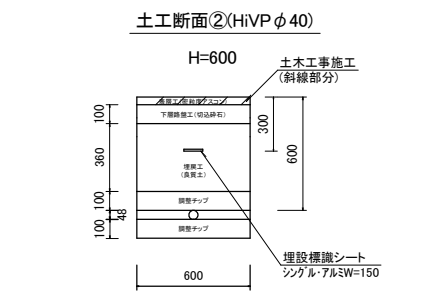
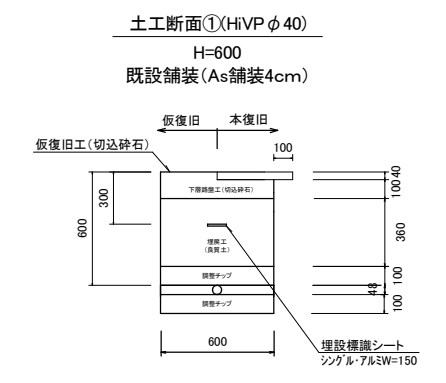
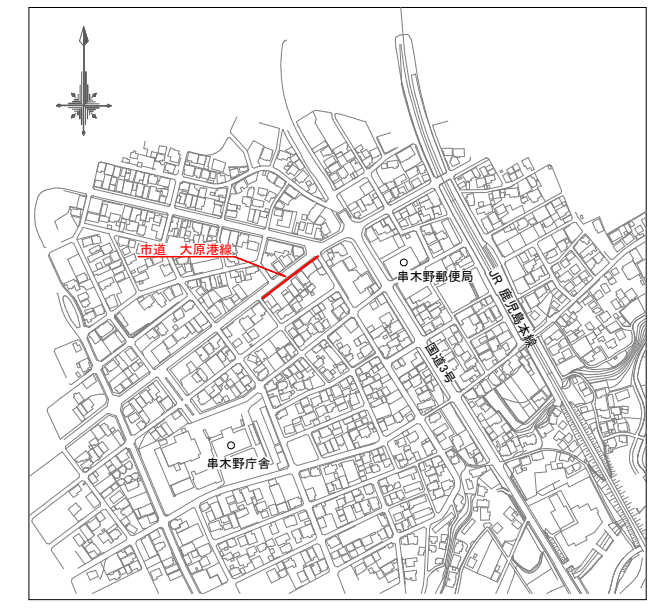


# 令和5年度 水単第16号 市道大原港線外配水管布設替工事


[大原港線]

配水管布設工 HiVPφ40 L=90.0m 仕切弁設置工φ40×1基、給水切替工 N=9件

配水管布設工 HiVPφ40 L=90.0m 仕切弁設置工φ40×1基、給水切替工 N=9件

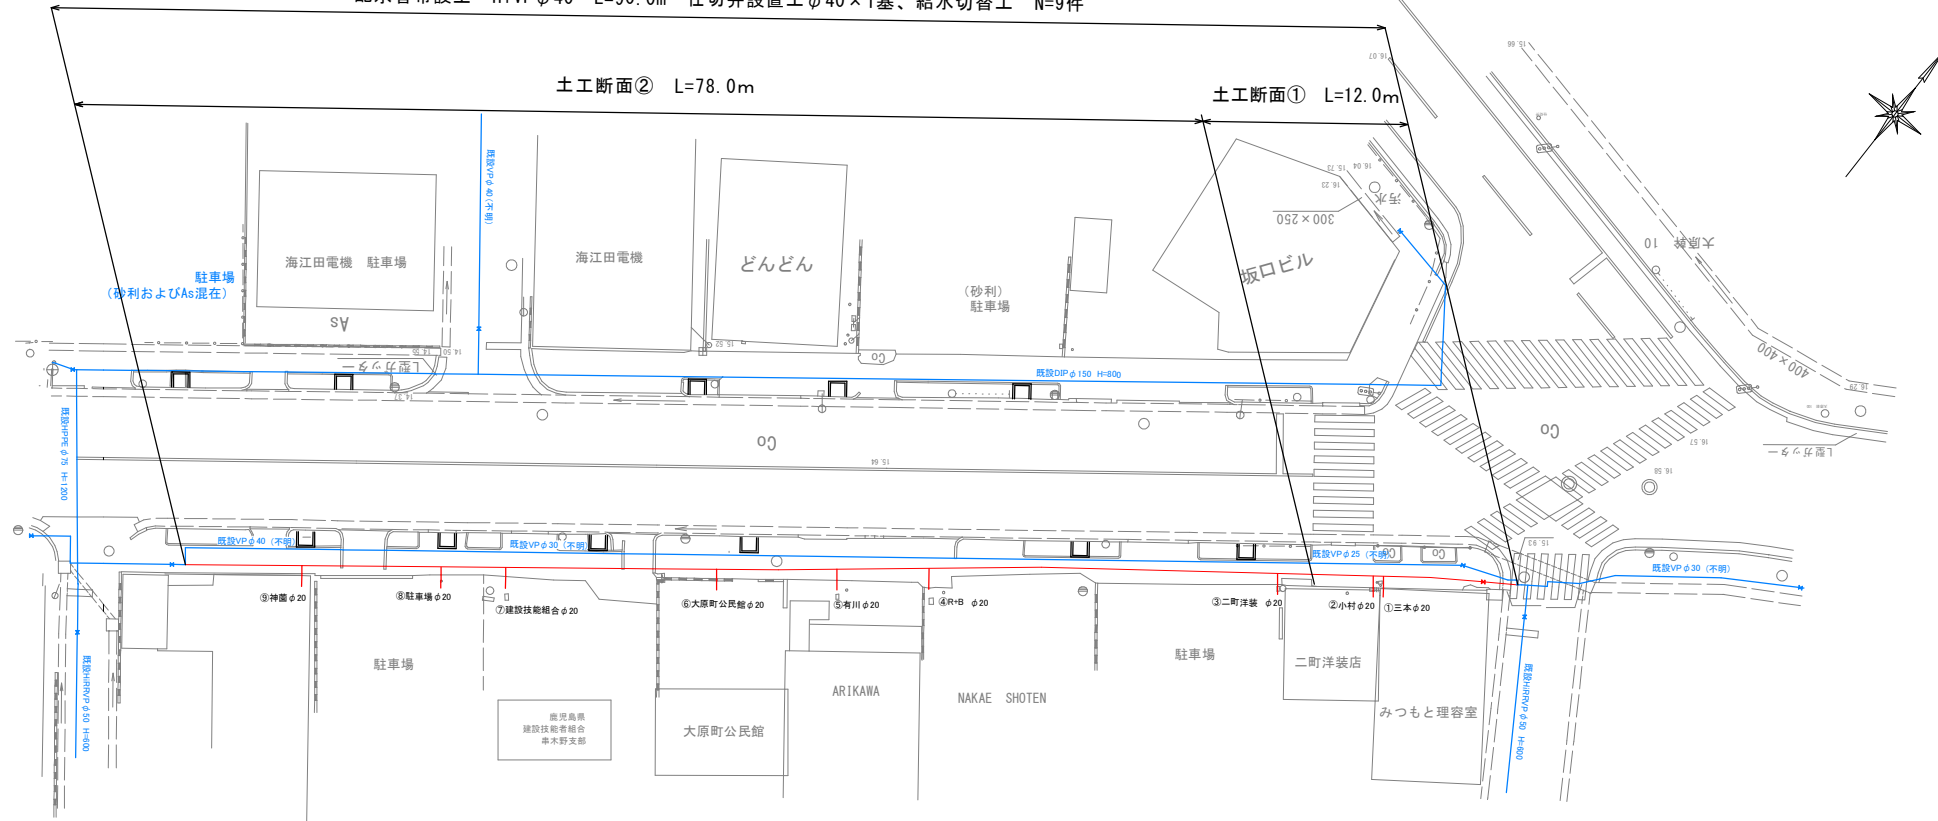

標準断面図 S=1:100

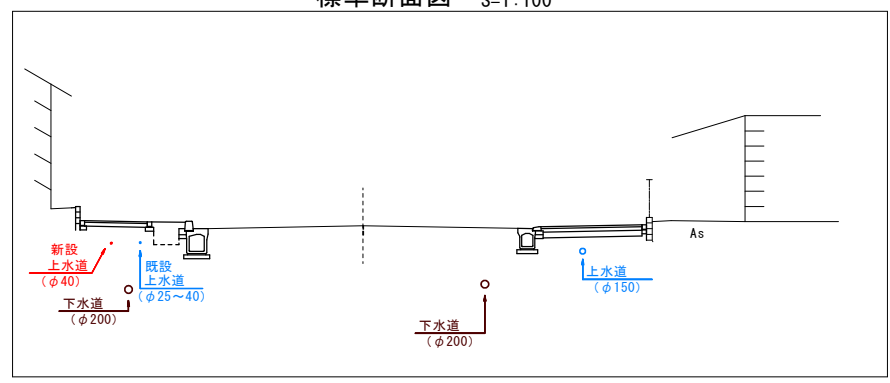

## 実施設計図

いちき串木野市	
工事名	令和5年度 市道大原港線外配水管布設替工事
路線名	市道 大原港線
工事箇所	いちき串木野市 大原町地内
図面種類	平面図・配管詳細図
縮尺	図示
図面番号	全 2 葉 第 1 号






# 令和5年度 水単第16号 市道大原港線外配水管布設替工事

[ 緑町2号線 - 緑町塩屋町1号線 ]


配水管布設工 HPPEφ50 L=86.0m 仕切弁設置工φ50×2基、給水切替工 N=6件

[ 都心島平線 ]

配水管布設工 HPPEφ50 L=24.0m HiVPφ50 L=18.0m 仕切弁設置工φ50×4基、給水切替工 N=1件

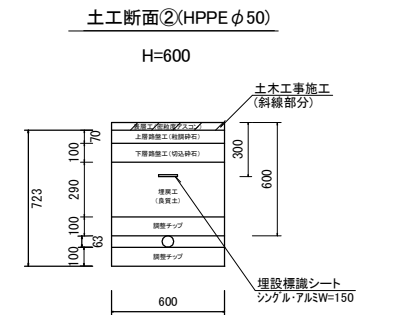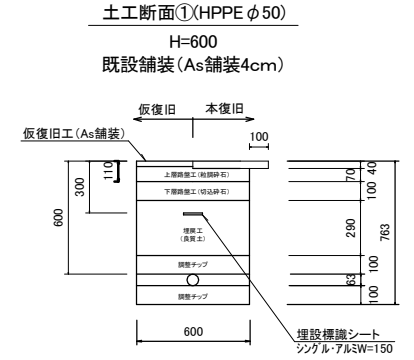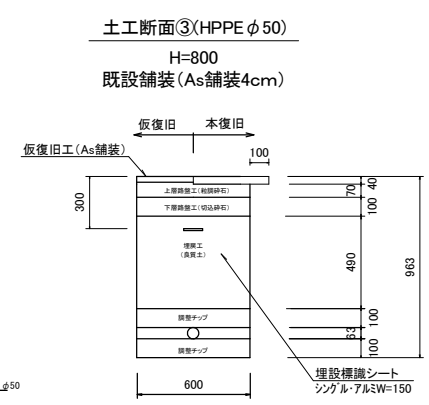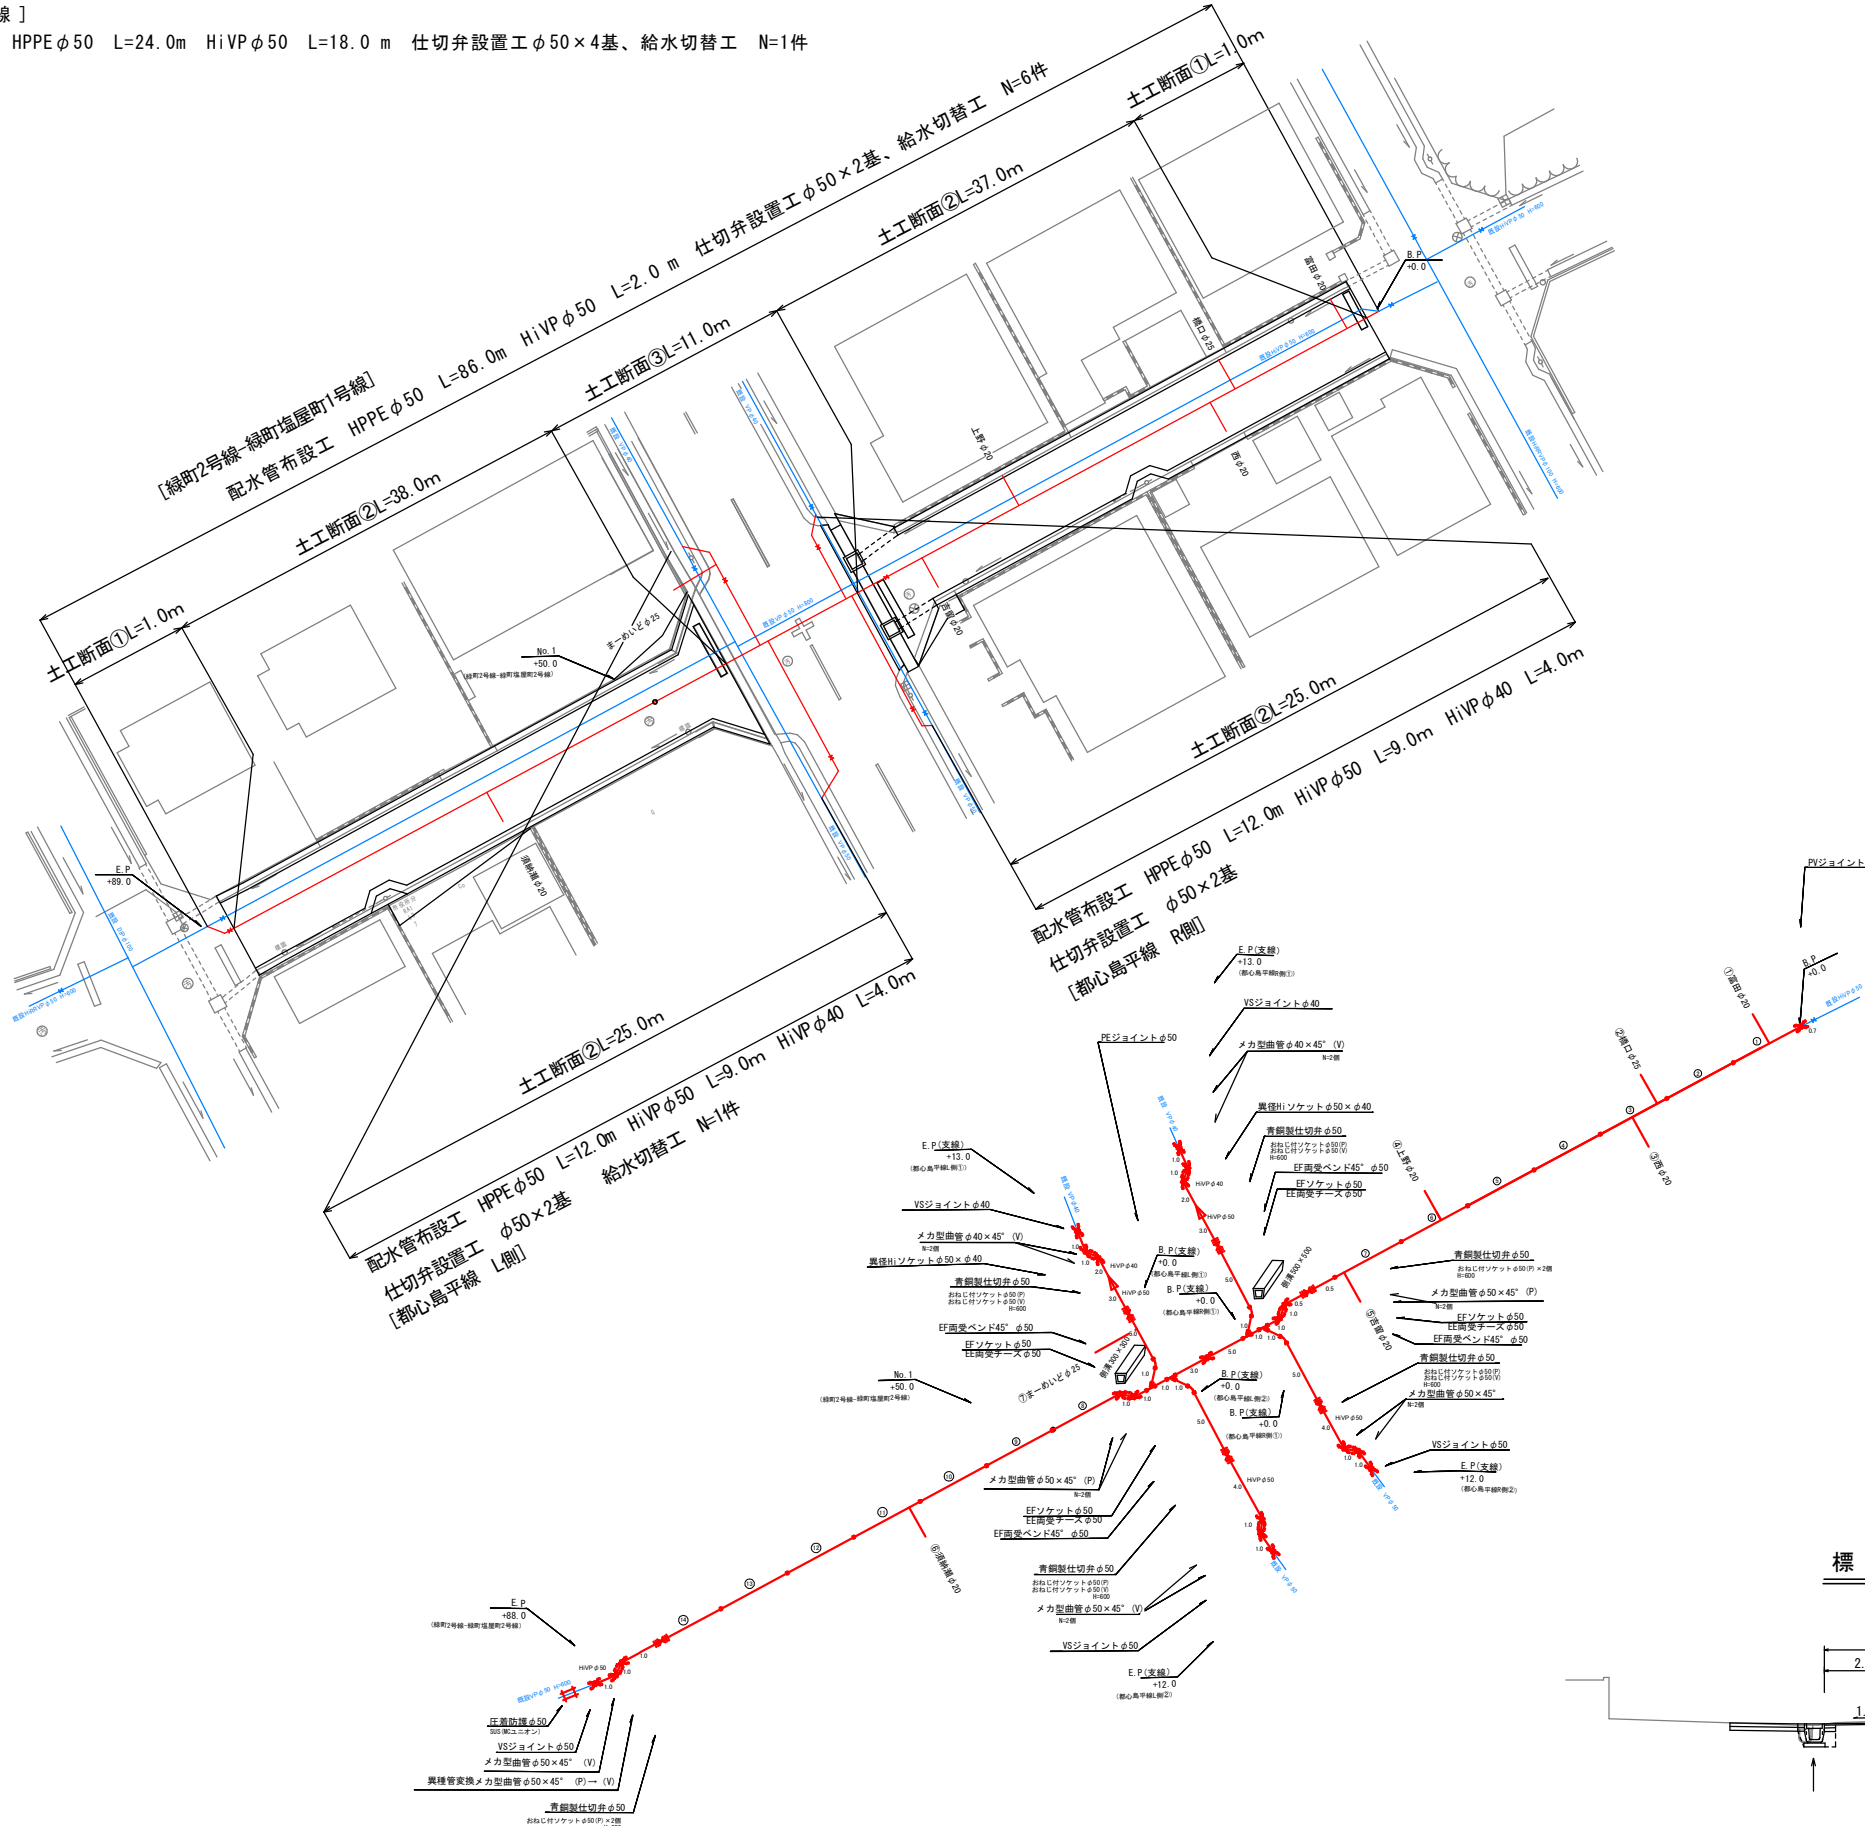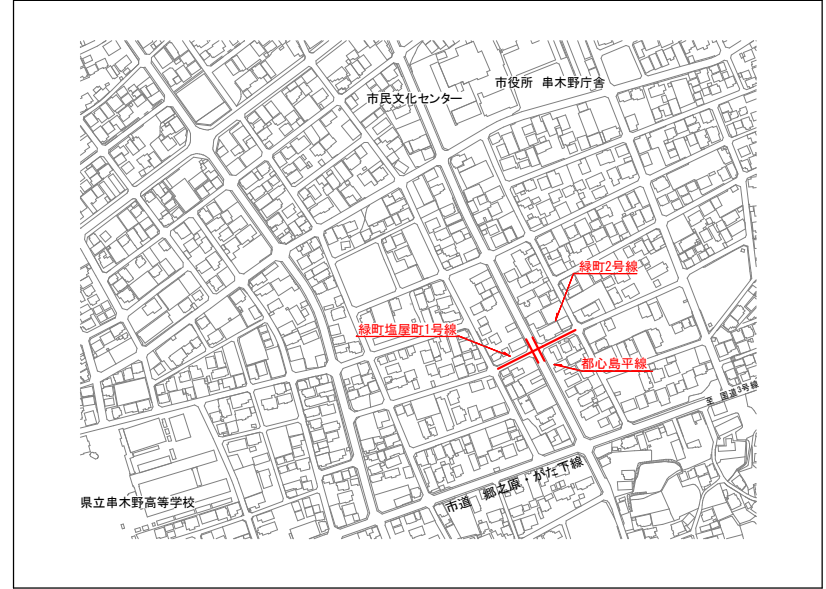

標準断面図

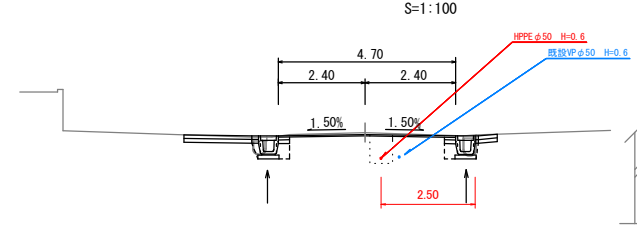

## 実施設計図

いちき串木野市	
工事名	令和5年度 市道大原港線外配水管布設替工事
路線名	市道 緑町2号線外
工事箇所	いちき串木野市 緑町地内
図面種類	平面図・配管詳細図
縮尺	図示
図面番号	全 2 葉 第 2 号