

[市道 北浜町4号線] 施工延長L=63.0m

配水管布設工 HPPE φ50 L=61.5m

仕切弁設置工 φ50×2基

給水件数×5件

[市道 北浜町5号線] 施工延長L=38.5m

配水管布設工 HiVP φ40 L=38.5m

仕切弁設置工 φ40×2基

給水件数×5件

[市道 駅・浜町線] 施工延長L=71.5m

配水管布設工 HPPE φ50 L=68.0m

仕切弁設置工 φ50×2基


給水件数×5件

令和7年度 水単第6号 北浜町配水管布設替工事


(市道 北浜町4号線) (市道 北浜町5号線) (市道 駅・浜町線)

全体平面図


S=1:500

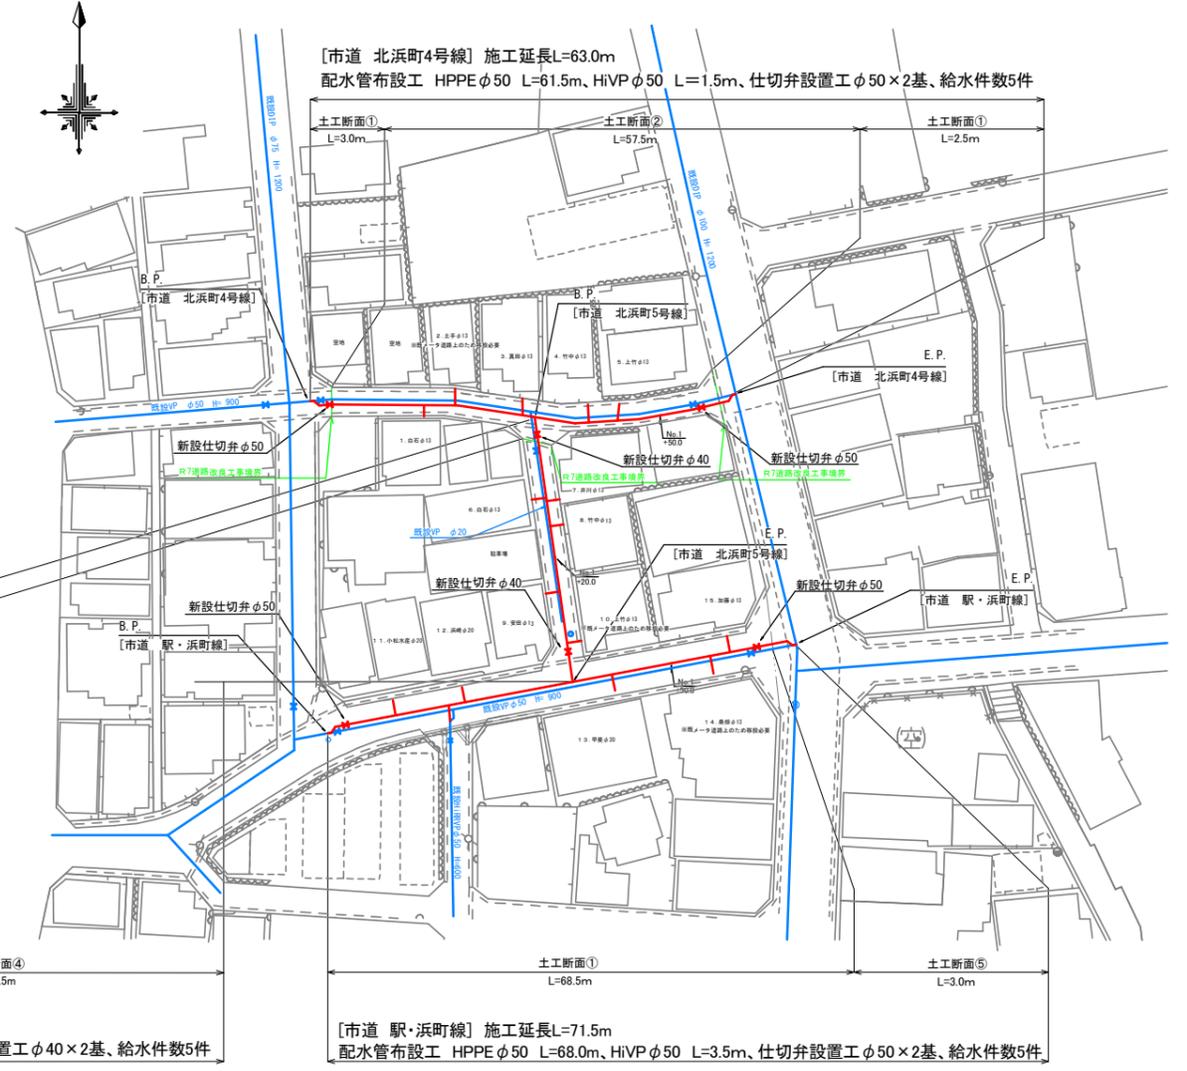


標準断面図 S=1:50
[市道 北浜町4号線]

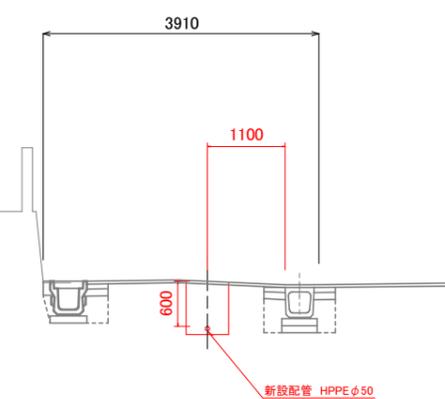


標準断面図 S=1:50
[市道 北浜町5号線]

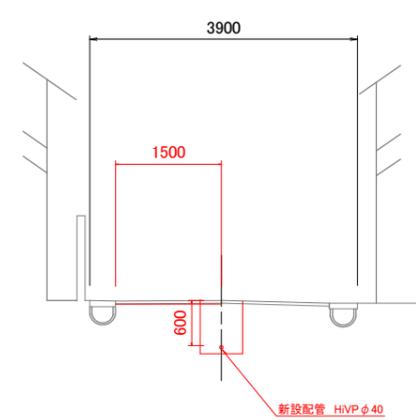


標準断面図 S=1:50
[市道 駅・浜町線]

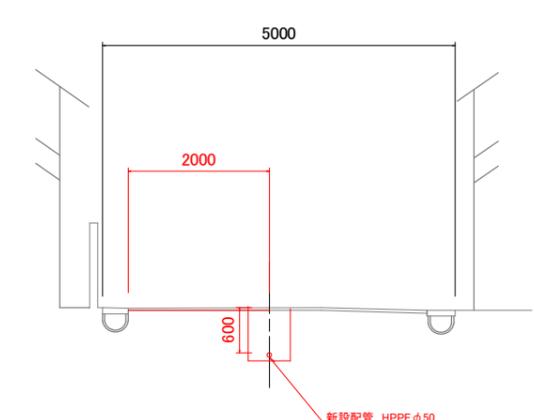


土工断面①(HPPE φ50)
As舗装 H=600 S=1:20

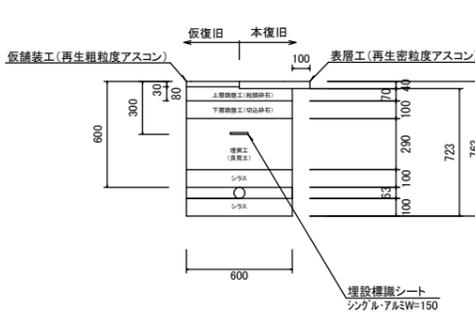


土工断面②(HPPE φ50)
H=600 S=1:20

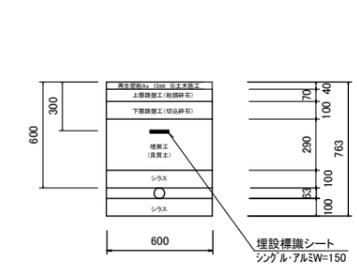


土工断面③(HiVP φ40)
H=600 S=1:20

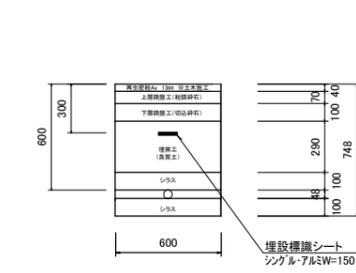

土工断面④(HiVP φ40)
As舗装 H=600 S=1:20

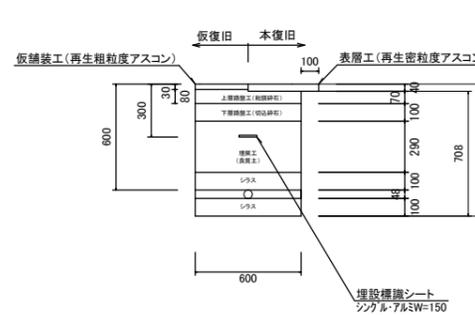

土工断面⑤(HPPE φ50)
H=600 S=1:20

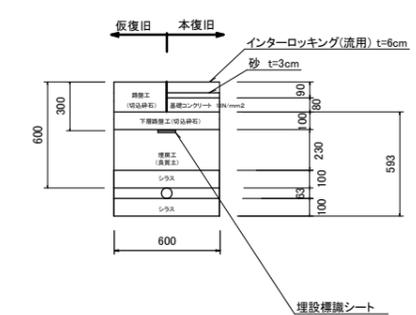

実施設計図


いちき串木野市	
工事名	令和7年度 北浜町配水管布設替工事
河川名	北浜町4号線 北浜町5号線 駅・浜町線
工事箇所	いちき串木野市 北浜町 地内
図面種類	計画平面図
縮尺	図示
図面番号	全 2 葉 第 1 号

令和7年度 水単第6号 北浜町配水管布設替工事

(市道 北浜町4号線) (市道 北浜町5号線) (市道 駅・浜町線)

配管詳細図

S=1:250

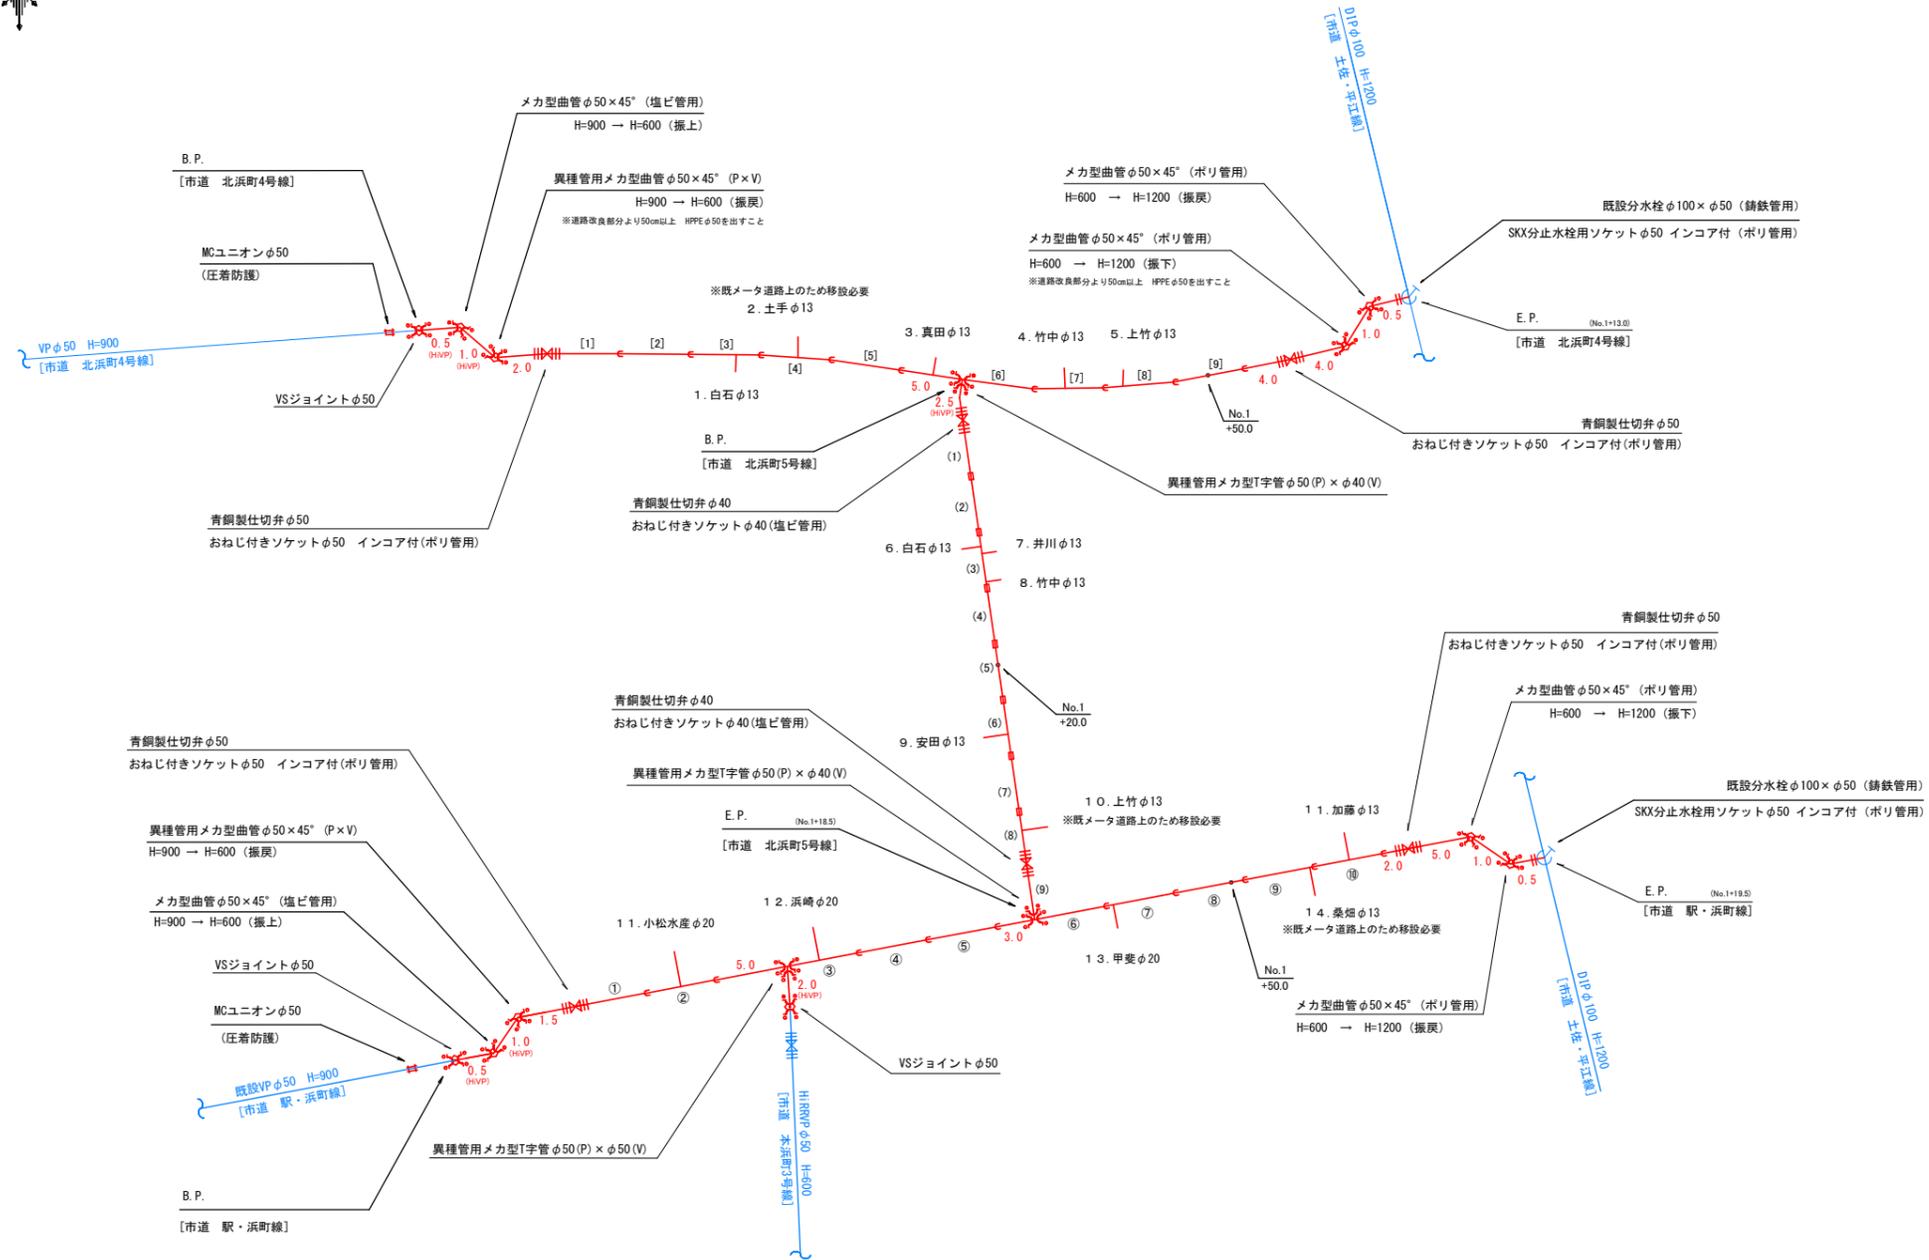

いちき串木野市	
工事名	令和7年度 北浜町配水管布設替工事
河川路線名	北浜町4号線 北浜町5号線 駅・浜町線
工事箇所	いちき串木野市 北浜町 地内
図面種類	配管詳細図
縮尺	S=1:250
図面番号	全 2 葉 第 2 号