

令和7年度 水単(市)第5号 堀地区外配水管布設替工事

[堀地区] 施工延長 L=179.4m

配水管布設工 HiVP φ30 L=164.8m

仕切弁設置工 φ30×1基、φ25×1基、φ20×2基


給水件数×5件

堀地区 平面図 S=1:500

[赤線-1]

[赤線-2]


[HiVP φ30(赤線-1)] 施工延長 L=54.9m
配水管布設工 HiVP φ30 L=52.4m、HiVP φ20 L=3.2m
仕切弁設置工 φ20×1基、給水件数3件

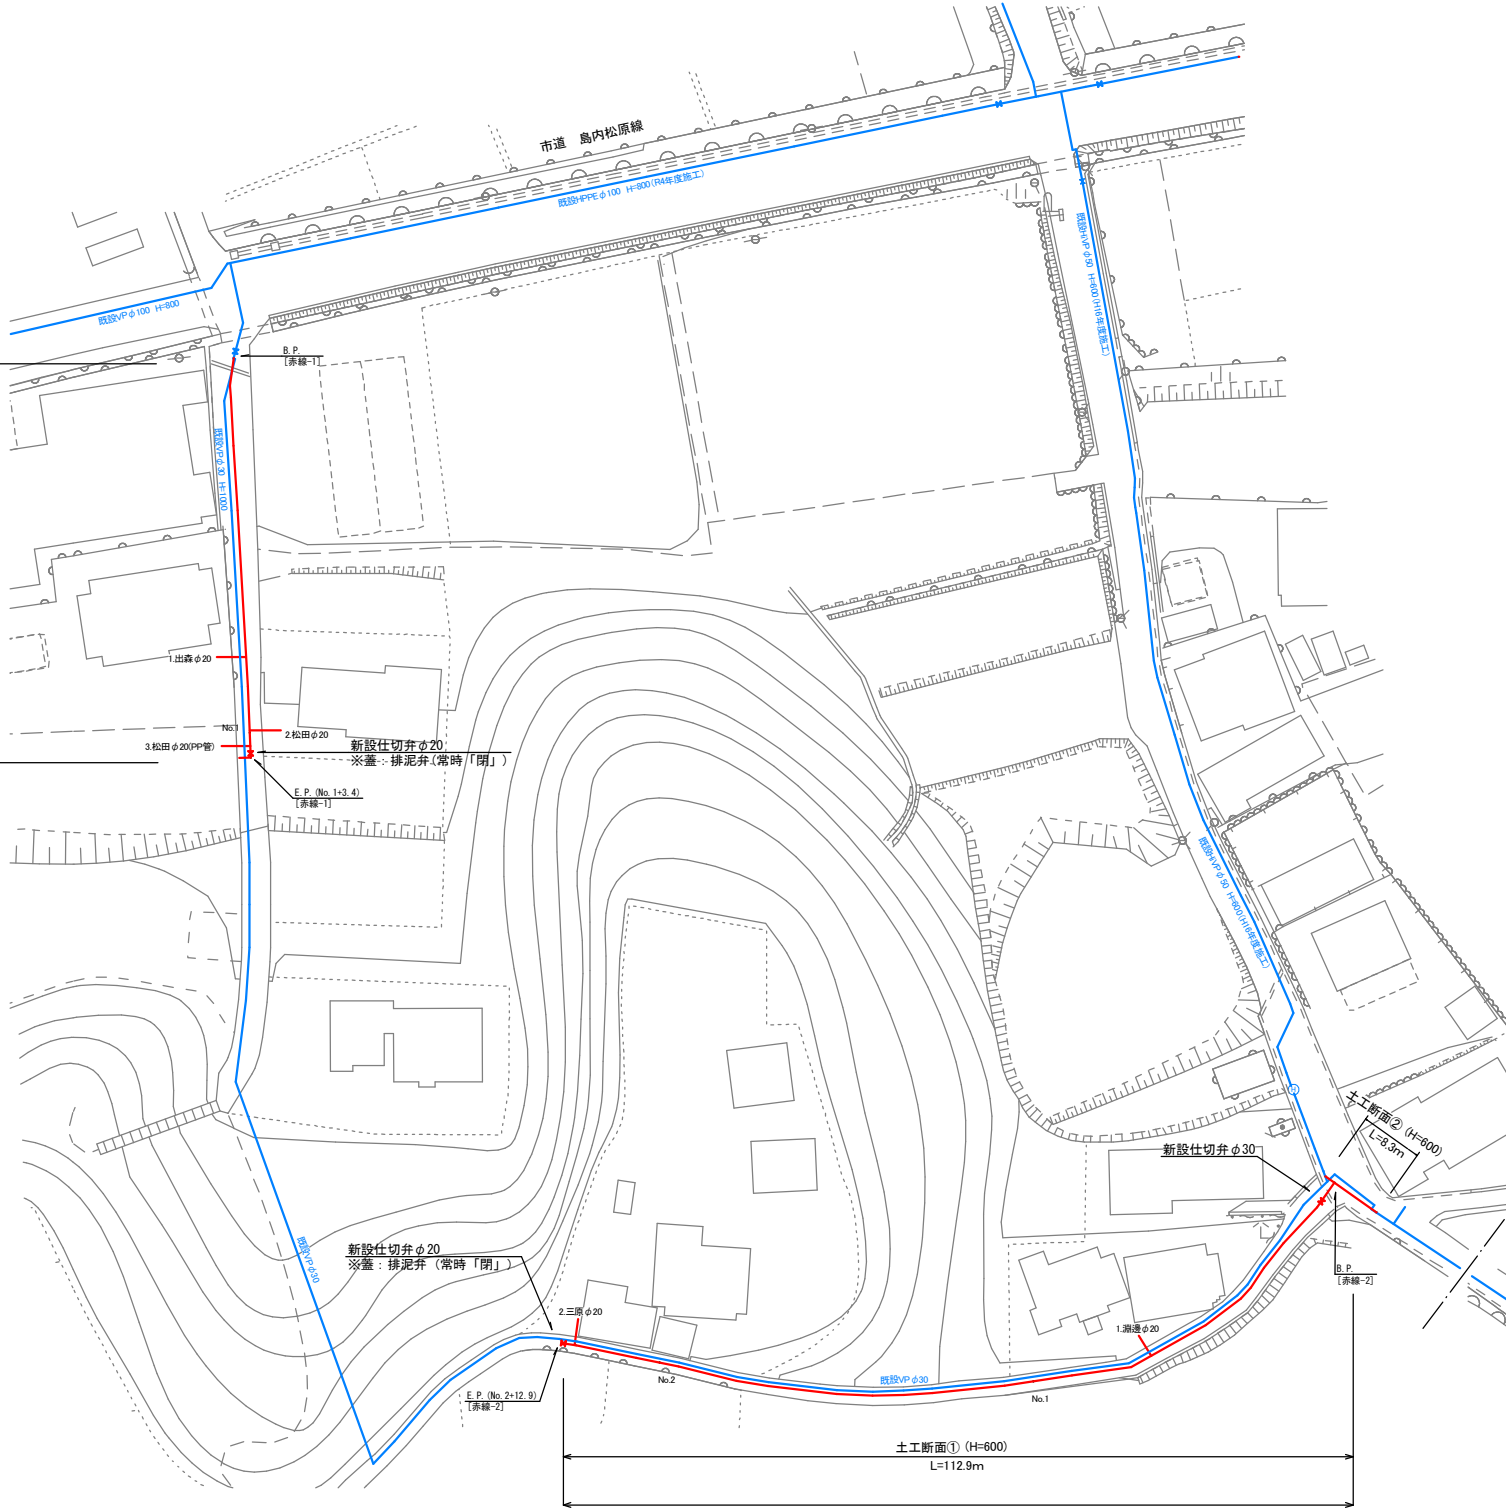


[HiVP φ30(赤線-2)] 施工延長 L=124.5m

配水管布設工 HiVP φ30 L=112.4m、HiVP φ50 L=8.3m、HiVP φ25 L=4.0m、HiVP φ20 L=0.8m


仕切弁設置工 φ30×1基、φ25×1基、φ20×1基、給水件数2件

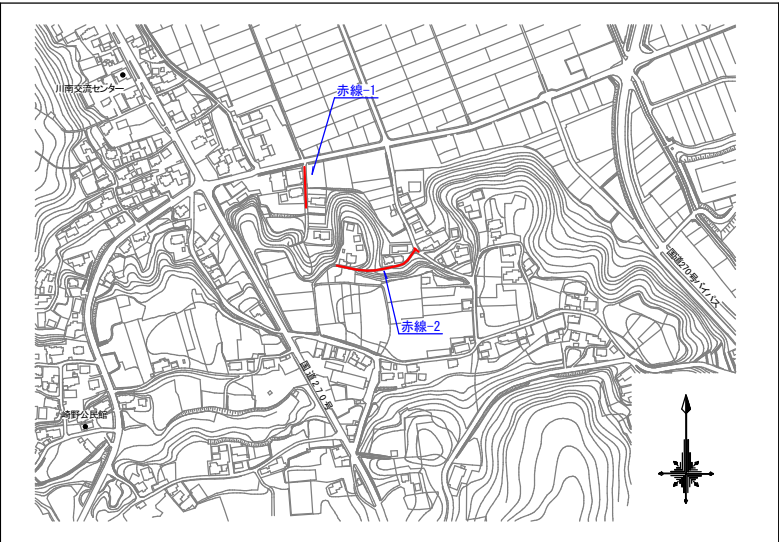

土工断面①(HiVP φ30)
既設Co舗装 H=600 S=1:20

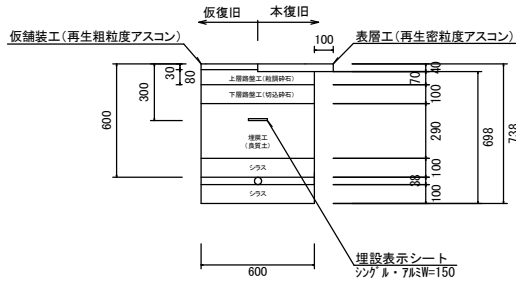

土工断面②(HiVP φ50)
As舗装 H=600 S=1:20

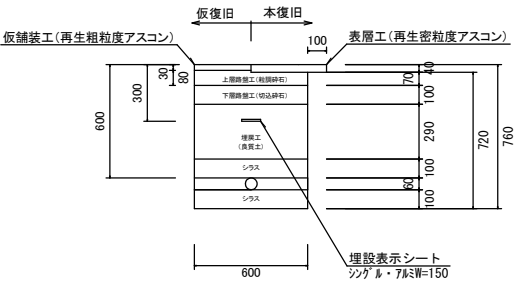

実施設計図


※舗装厚は原形復旧とするものとする

鹿児島県 いちき串木野市	
工事名	令和7年度 水単(市)第5号 堀地区外配水管布設替工事
工事箇所	いちき串木野市 大里 堀 地内
図面種類	平面図
縮尺	図示
図面番号	全 3 葉 第 1 号
作成月日	令和 年 月 日

令和7年度 水単(市)第5号 堀地区外配水管布設替工事


堀地区 配管詳細図 S=1:250

[赤線-1]
[赤線-2]

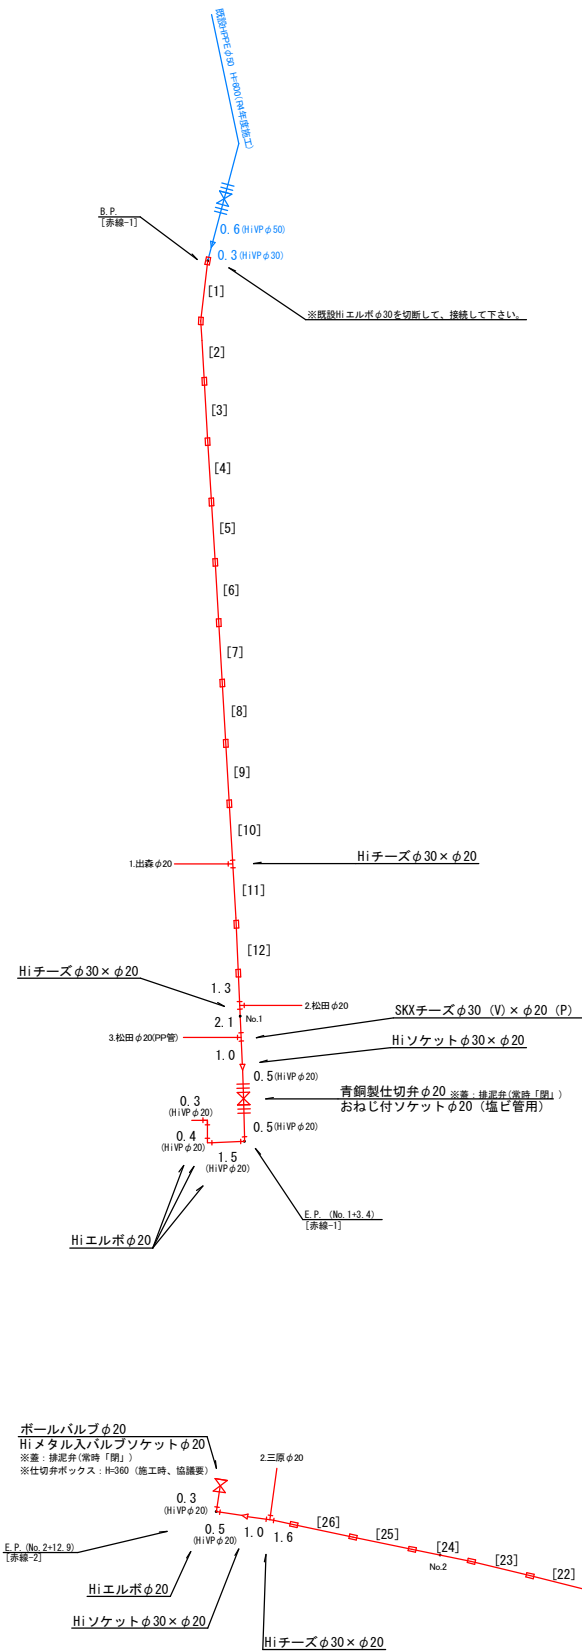



標準断面図(赤線-1)

S=1:50

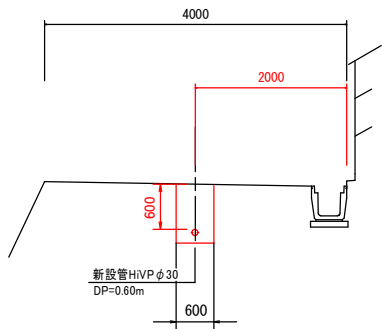

標準断面図(赤線-2)

S=1:50

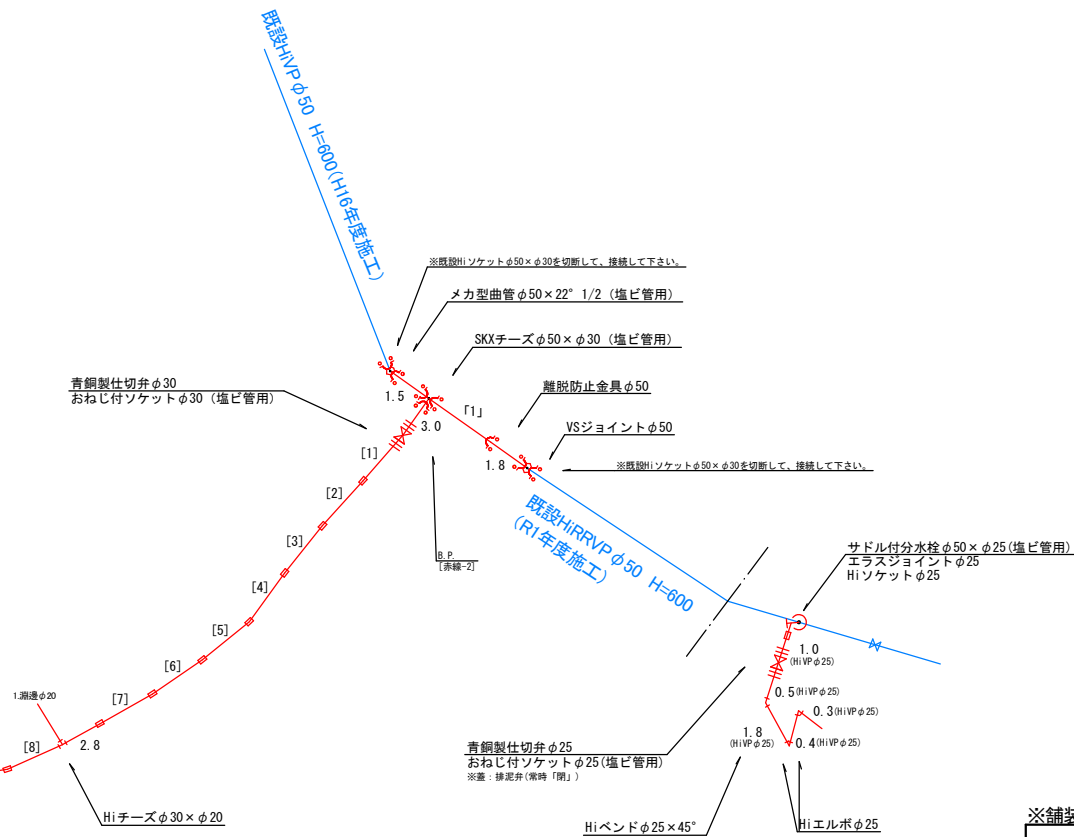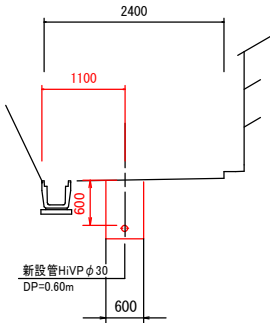

実施設計図

※舗装厚は原形復旧とするものとする

鹿児島県 いちき串木野市	
工事名	令和7年度 水単(市)第5号 堀地区外配水管布設替工事
工事箇所	いちき串木野市 大里 堀 地内
図面種類	配管詳細図
縮尺	図示
図面番号	全 3 葉 第 2 号
作成月日	令和 年 月 日

令和7年度 水単(市)第5号 堀地区外配水管布設替工事

平ノ木場地区 平面図
S=1:1000
[市道 平ノ木場線]







平ノ木場地区 配管詳細図
S=1:1000
[市道 平ノ木場線]

[平ノ木場地区]


仕切弁設置工φ75×1基、φ25×1基

消火栓設置工φ75×1基


給水件数×18件

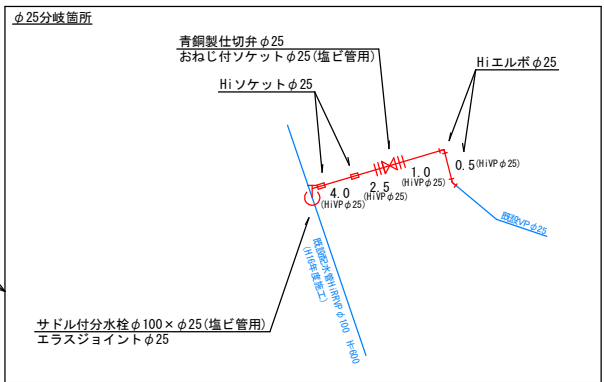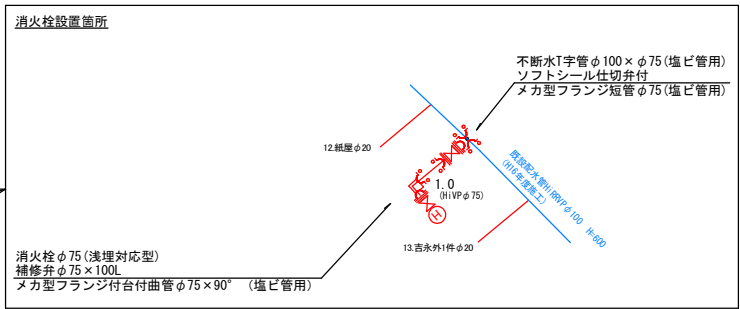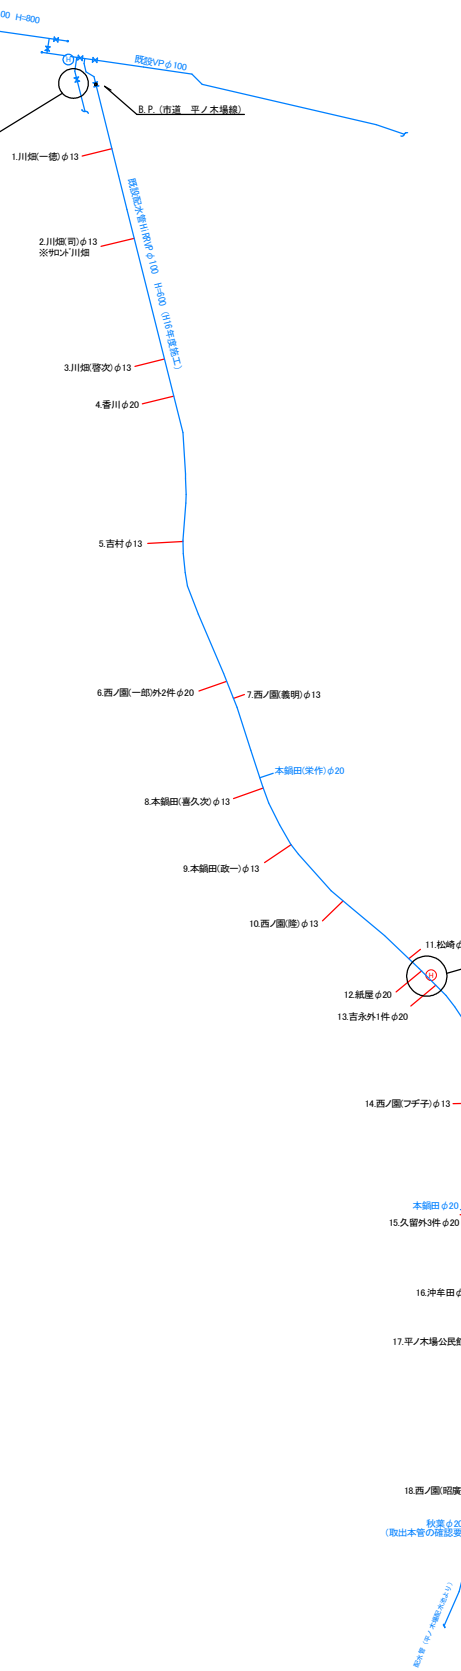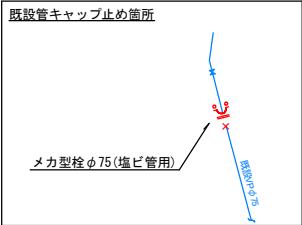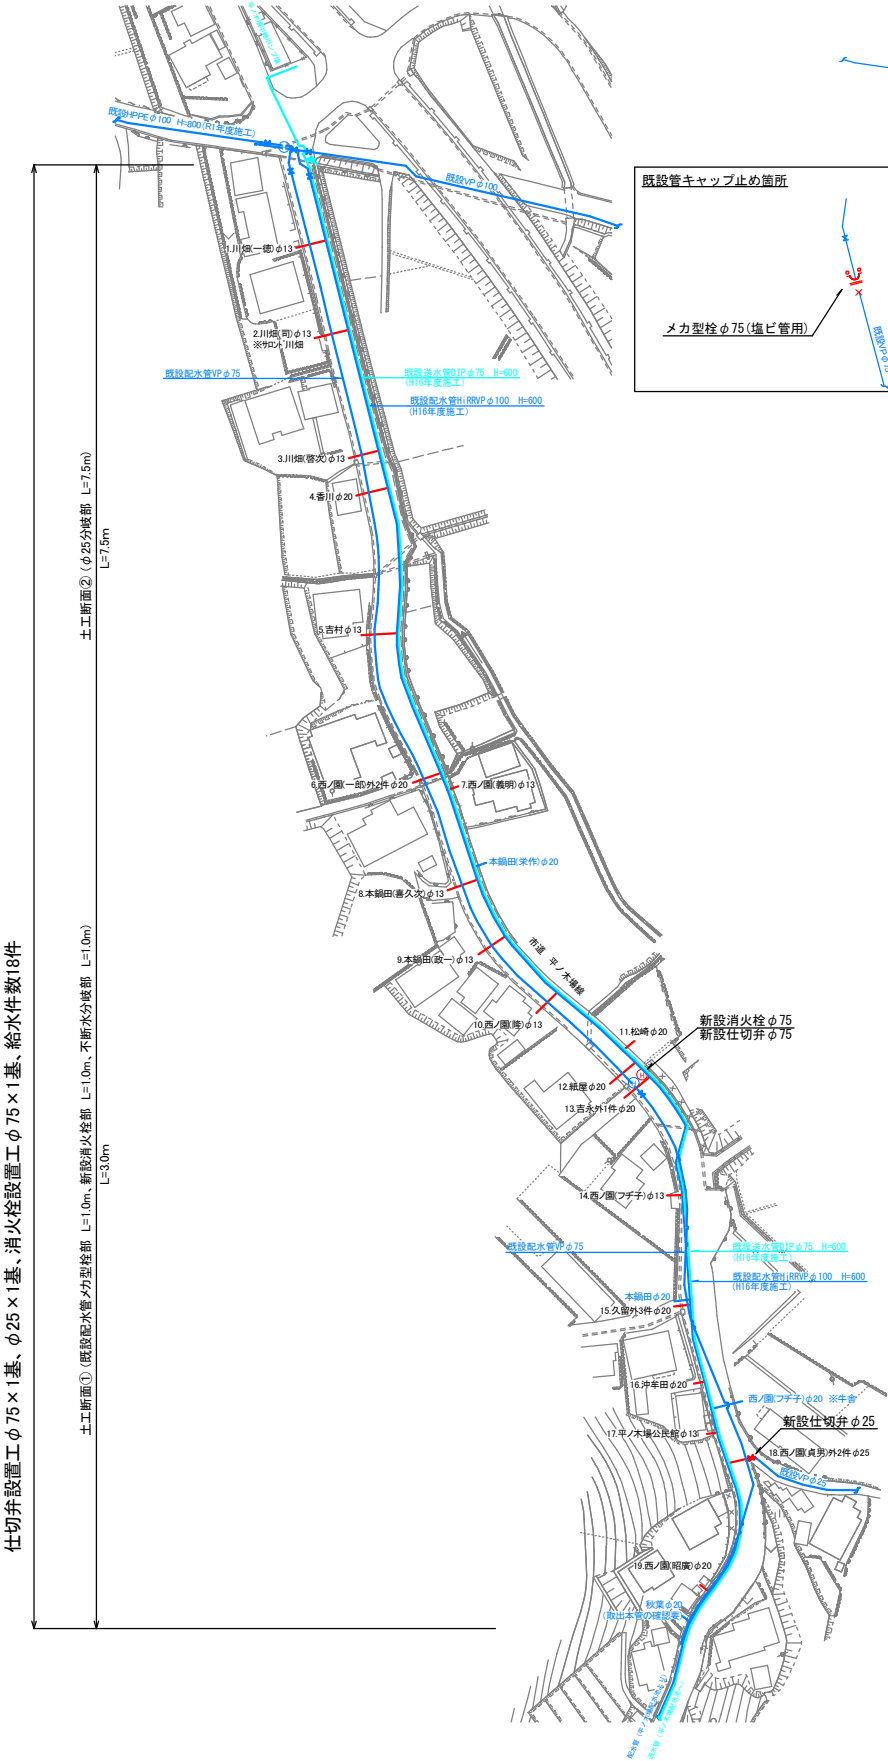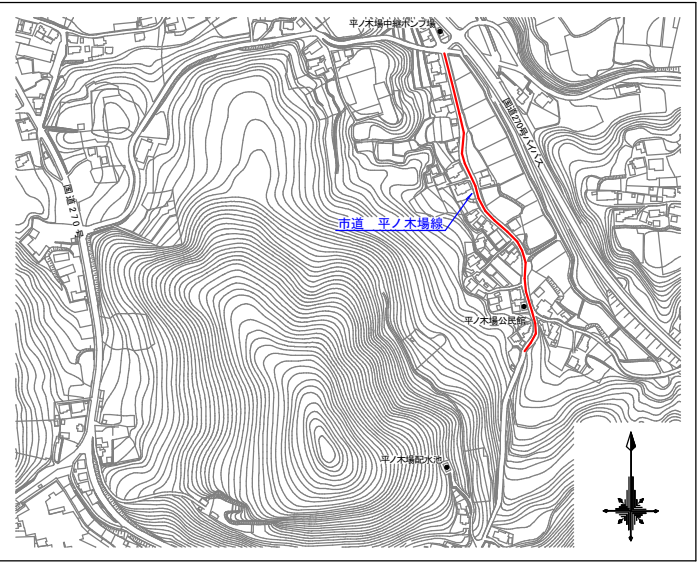

土工断面①(HiVPφ75)
As舗装 H=600 S=1:20

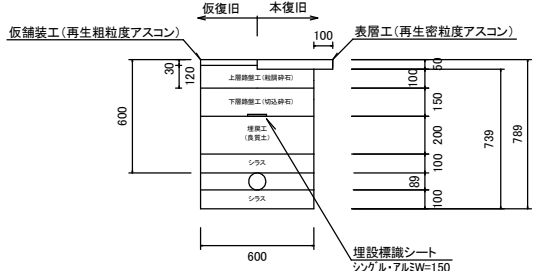

土工断面②(HiVPφ25)
As舗装 H=600 S=1:20

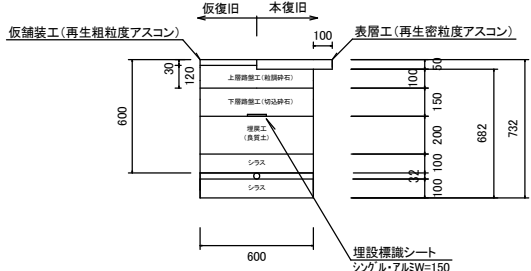

実施設計図

※舗装厚は原形復旧とするものとする	
鹿児島県 いちき串木野市	
工事名	令和7年度 水単(市)第5号 堀地区外配水管布設替工事
工事箇所	いちき串木野市 大里 平ノ木場 地内
図面種類	平面図・配管詳細図
縮尺	図示
図面番号	全 3 葉 第 3 号
作成月日	令和 年 月 日