

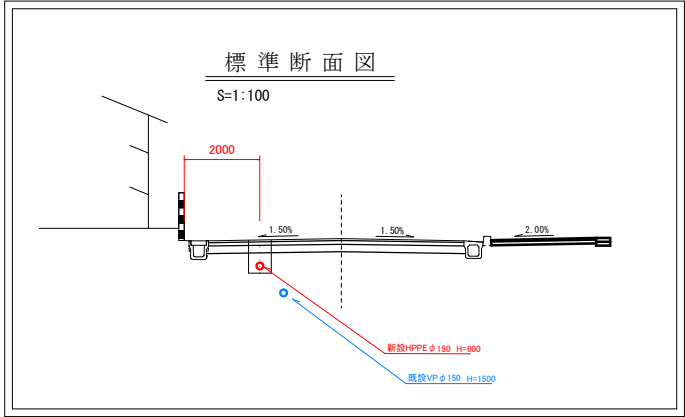



[市道 別府島平線①] 施工延長L=86.0m
配水管布設工 HPPEφ150 L=86.0m 空気弁設置工φ25 N=1基 給水切替工 N=6件
[支線] 施工延長L=10.0m
配水管布設工 HPPEφ50 L=10.0m 仕切弁設置工φ50×1基 給水切替工 N=1件

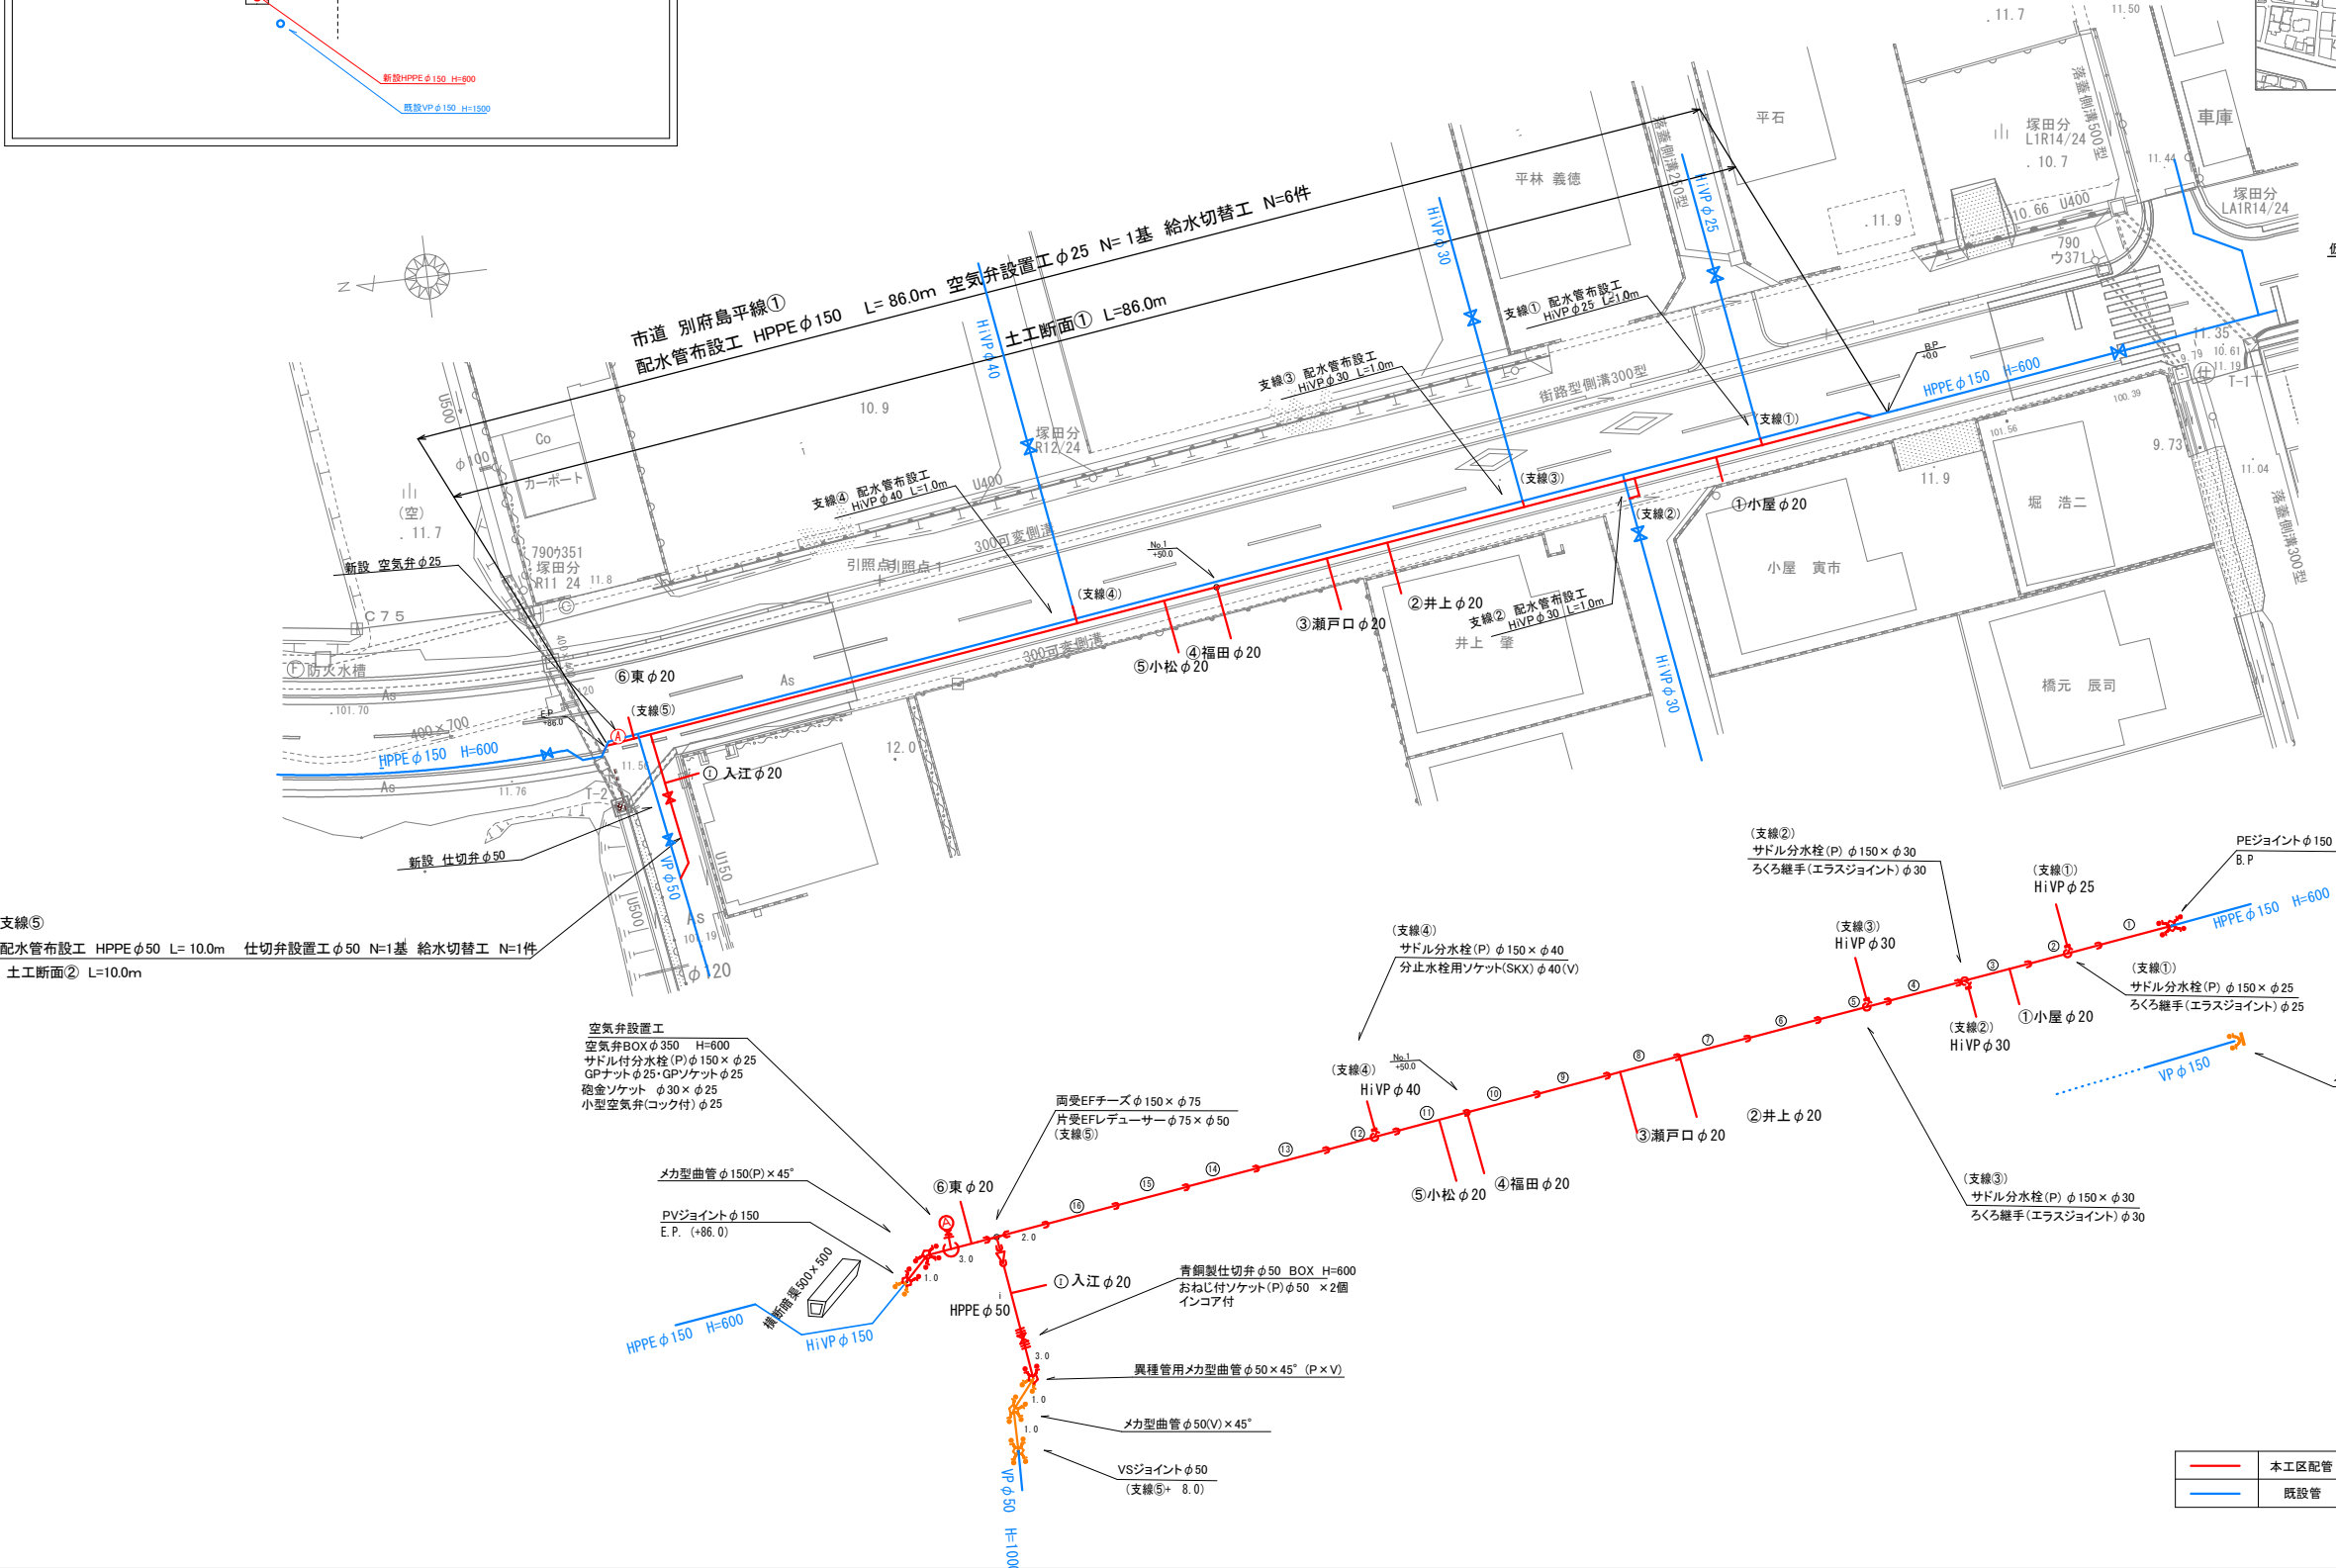


照島地区 市道 別府島平線① 平面図・配管詳細図
S=1:250

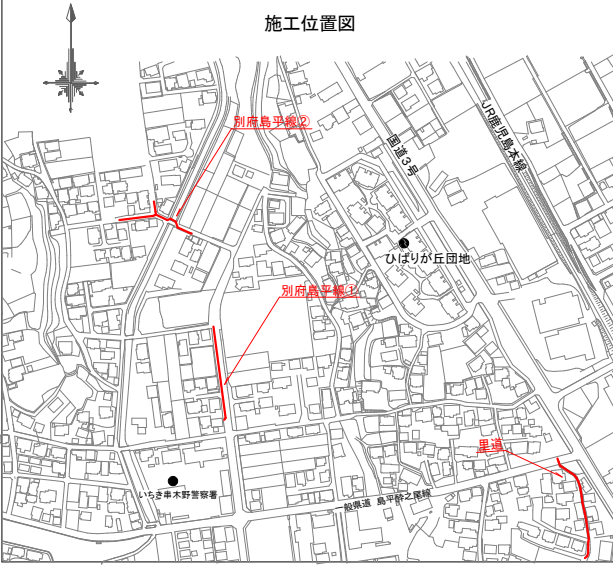

土工断面①(HPPEφ150)
As舗装 H=600 S=1:20

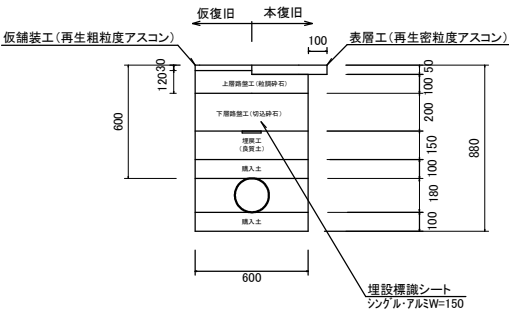

土工断面②(HPPEφ50)
H=600 S=1:20

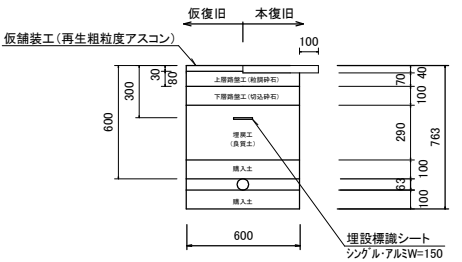

実施設計図

※舗装復旧範囲については監督員と現地立会を行うこと。

鹿児島県	いちき串木野市
工事名	令和7年度 照島地区配水管布設替工事
工事箇所	いちき串木野市 照島 地区
図面種類	配管平面図・詳細図
縮尺	図示
図面番号	全 5 葉 第 1 号
作成月日	令和 年 月 日

令和7年度 水単第7号 照島地区配水管布設替工事

[市道 別府島平線②] 施工延長 L=66.0m

配水管布設工 HPPE φ150 L=52.0m 繊維補強高密度PE φ150 L=14.0m 仕切弁設置工 φ150×1基 空気弁設置工 φ25 N=1基 給水切替工 N=1件

[支線] 施工延長 L=29.0m

配水管布設工 HPPE φ50 L=29.0m 仕切弁設置工 φ50×1基 給水切替工 N=4件



照島地区 市道 別府島平線② 平面図・配管詳細図

S=1:250


支線②

配水管布設工 HPPE φ50 L=29.0m 仕切弁設置工 φ50 N=1基 給水切替工 N=4件

土工断面② L=29.0m

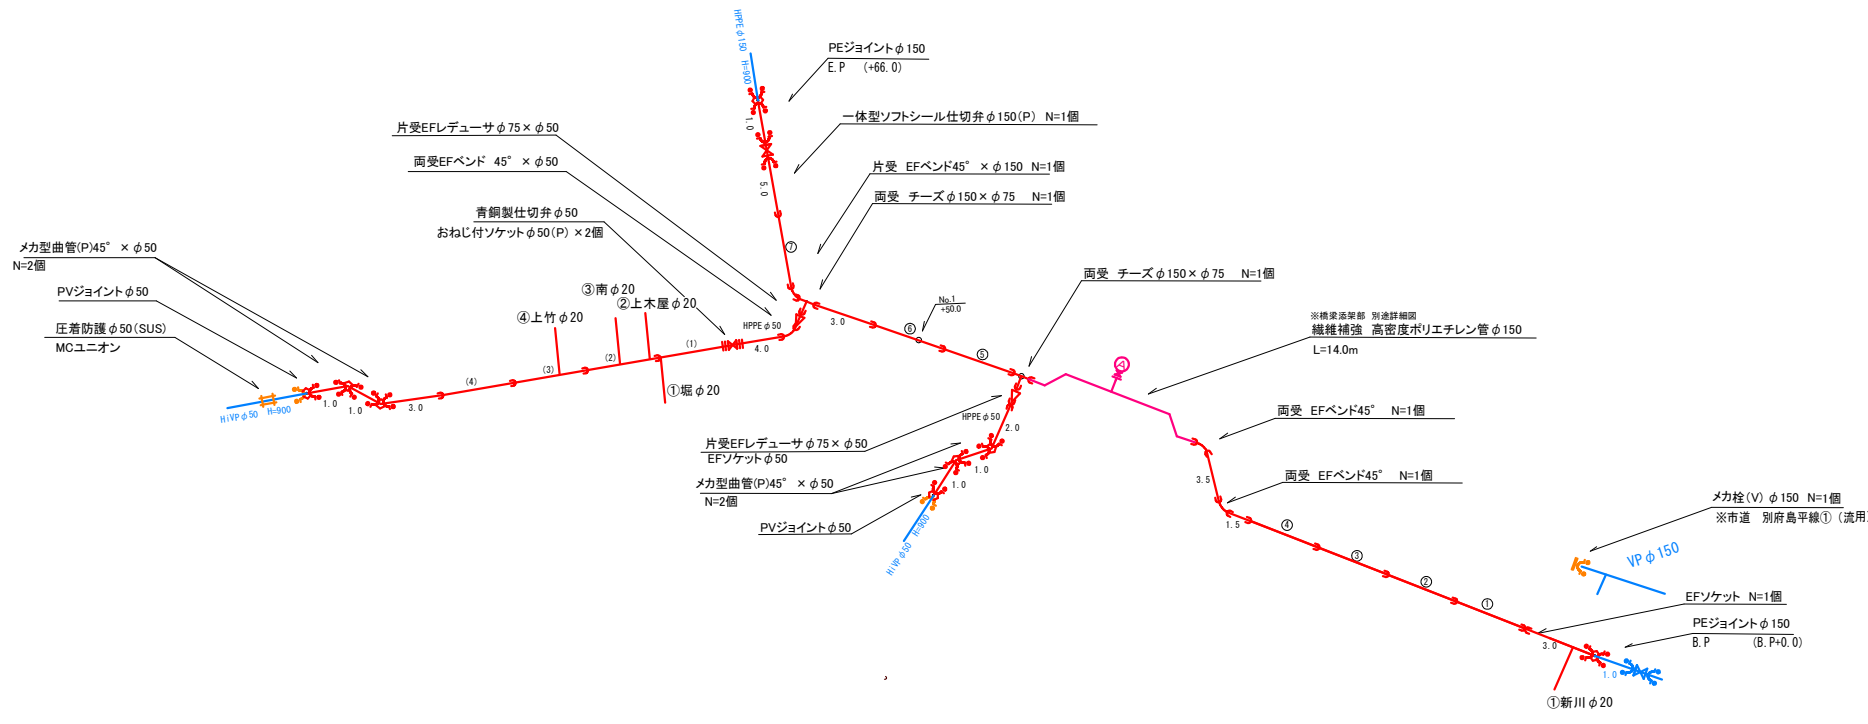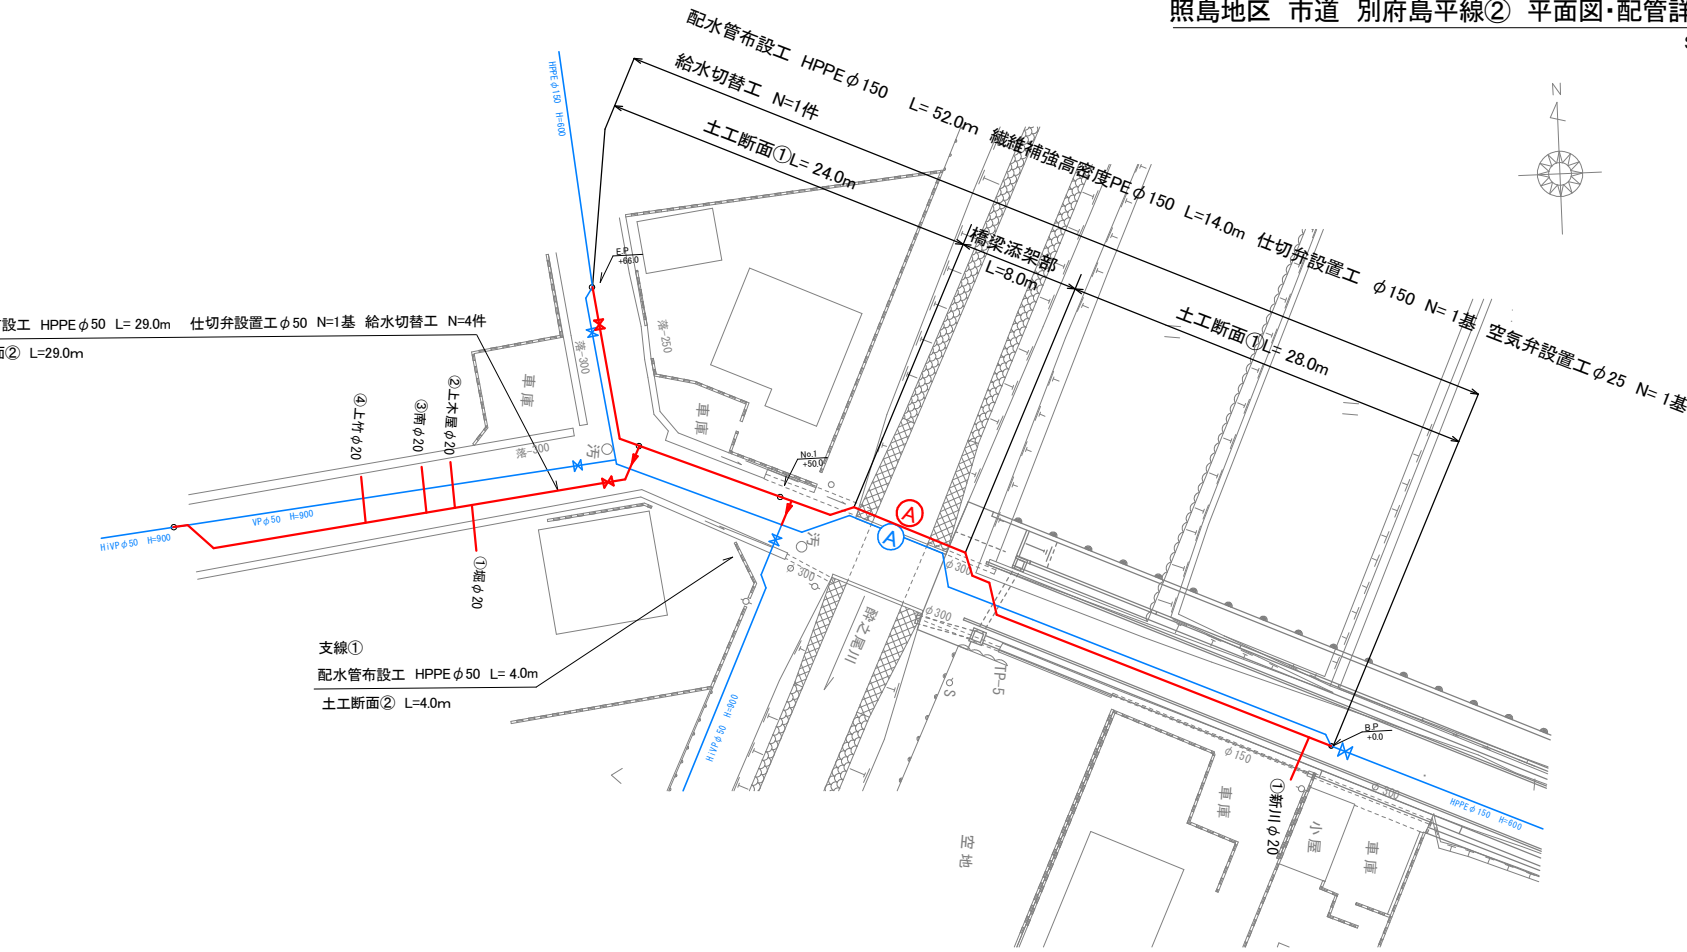


—	本工程配管
—	既設管

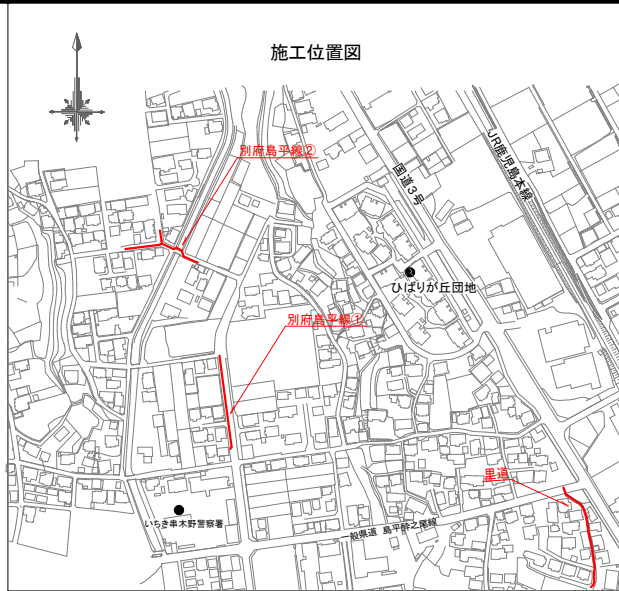


土工断面①(HPPE φ150)

As舗装 H=600 S=1:20

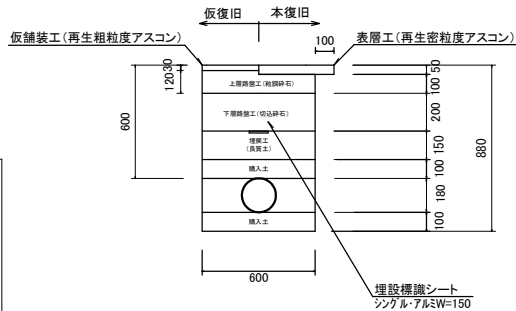

土工断面②(HPPE φ50)

H=600 S=1:20

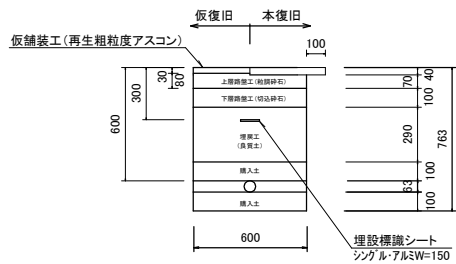

実施設計図


※舗装復旧範囲については監督員と現地立会を行うこと。

工 事 名	令和7年度 照島地区配水管布設替工事
工事箇所	いちき串木野市 照島 地区
図面種類	配管平面図・詳細図
縮 尺	図 示
図面番号	全 5 葉 第 2 号
作成月日	令和 年 月 日


令和7年度 水単第7号 照島地区配水管布設替工事

市道 別府島平線② (城ヶ崎橋)


平面図 S=1:30

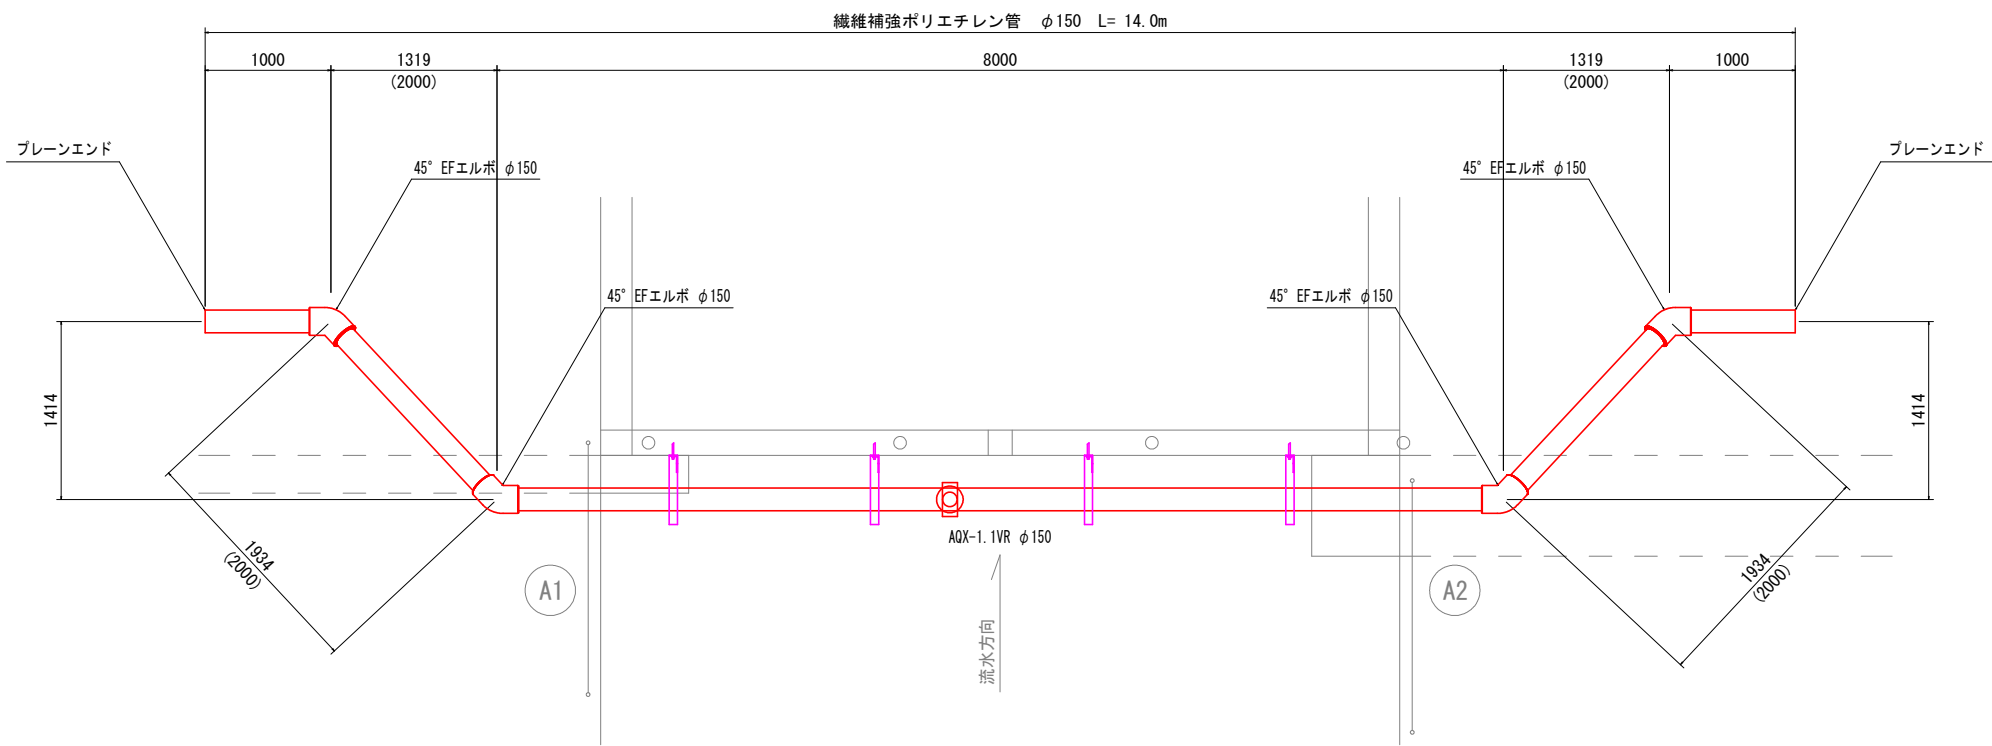


断面図 S=1:20

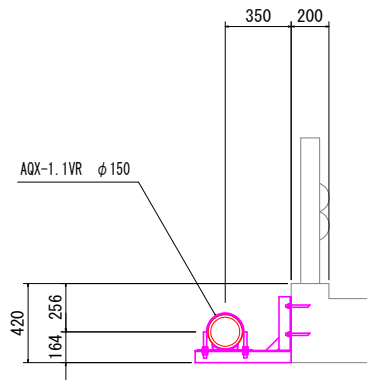

側面図 S=1:30

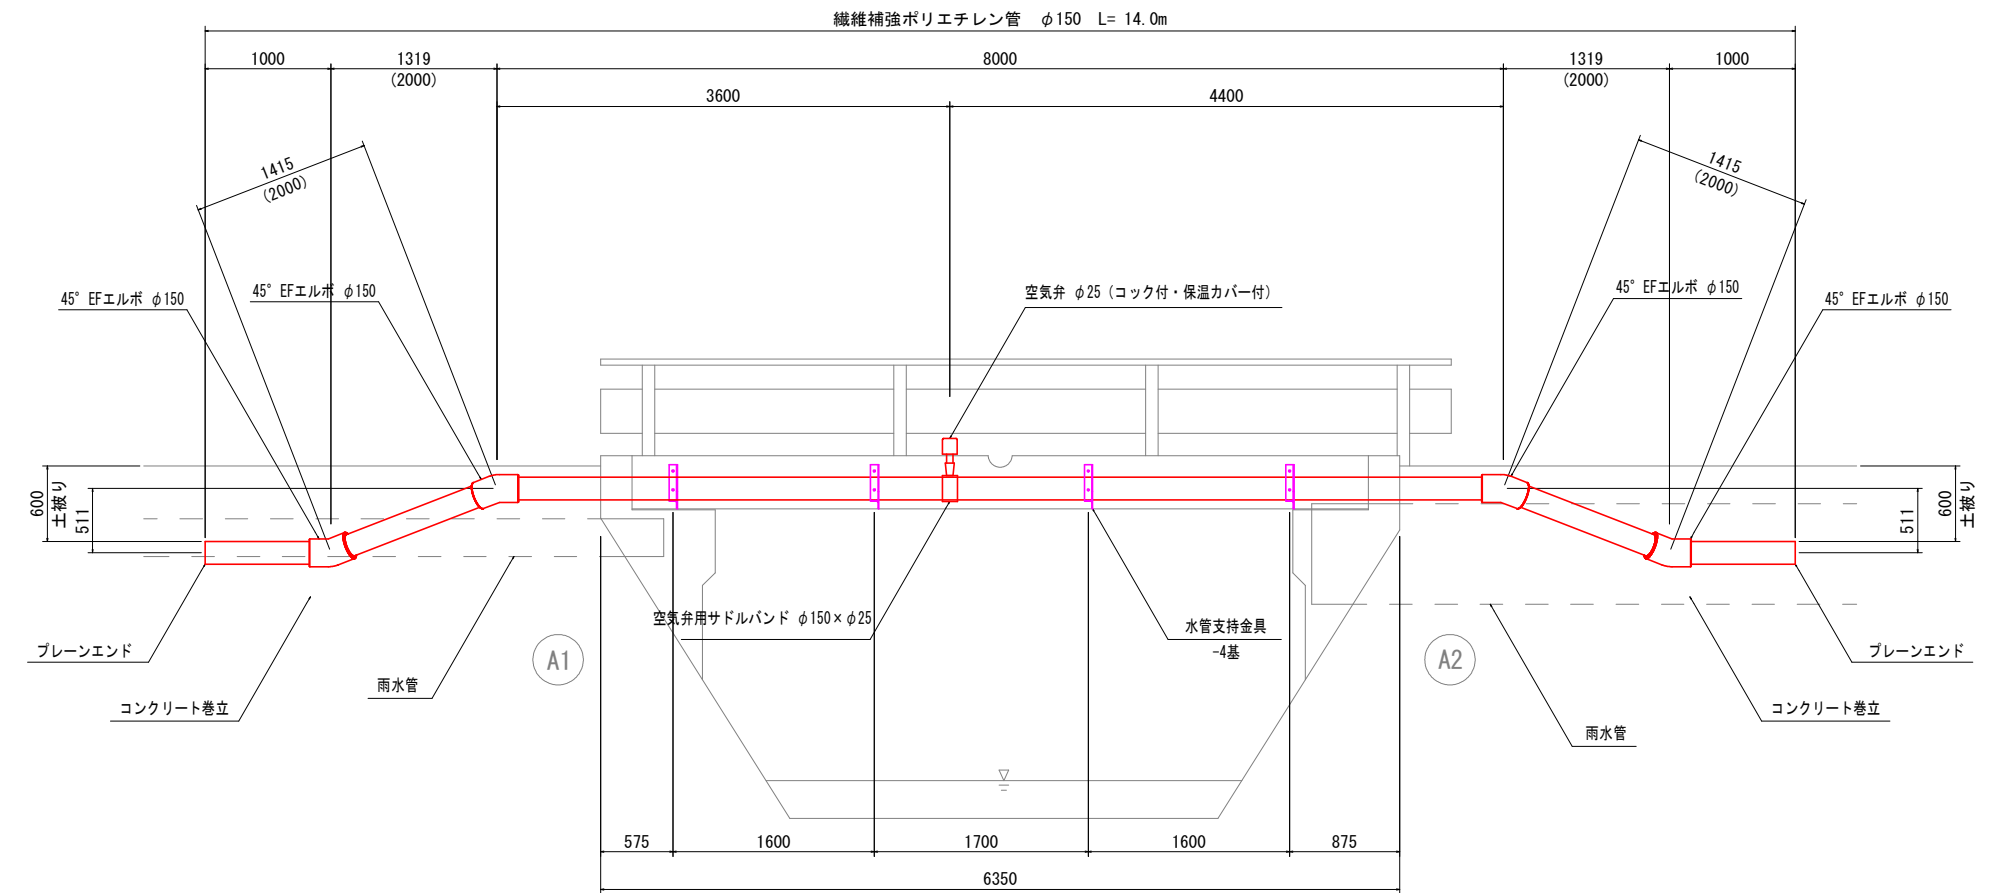

管断面詳細図 S=Free

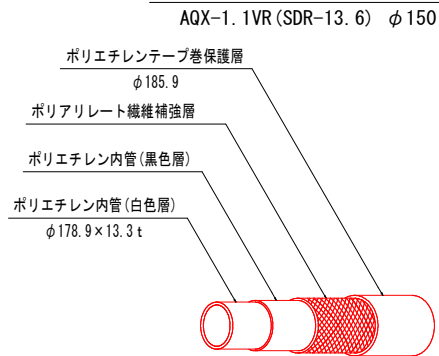


実施設計図

※舗装復旧範囲については監督員と現地立会を行うこと。


鹿児島県 いちき串木野市	
工 事 名	令和7年度 照島地区配水管布設替工事
工事箇所	いちき串木野市 照島 地区
図面種類	橋梁添架部配管平面図・詳細図
縮 尺	図 示
図面番号	全 5 葉 第 3 号
作成月日	令和 年 月 日

市道 別府島平線② (城ヶ崎橋)

材質:SUS304
塗裝:無塗裝

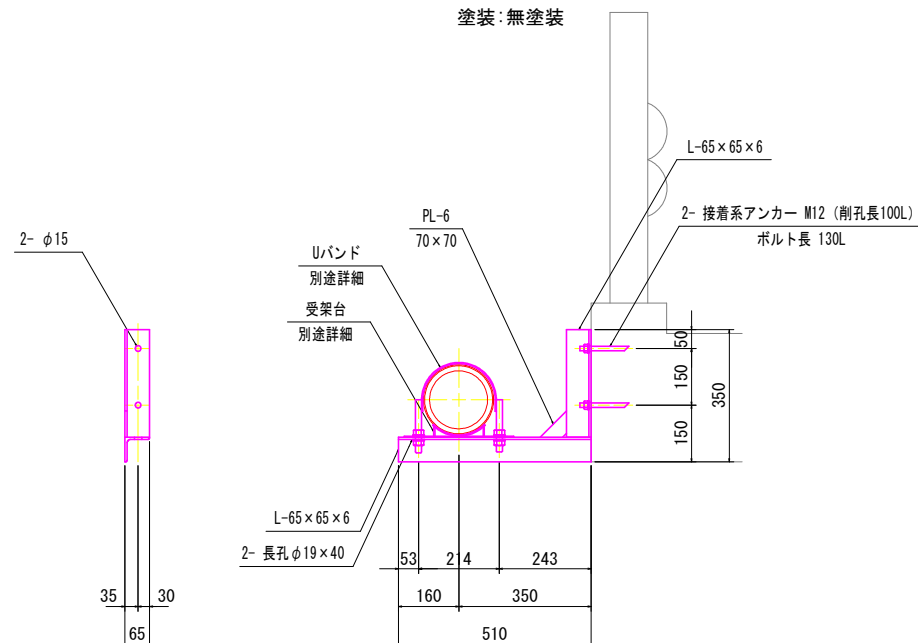

材質: SUS304
塗裝: 無塗裝

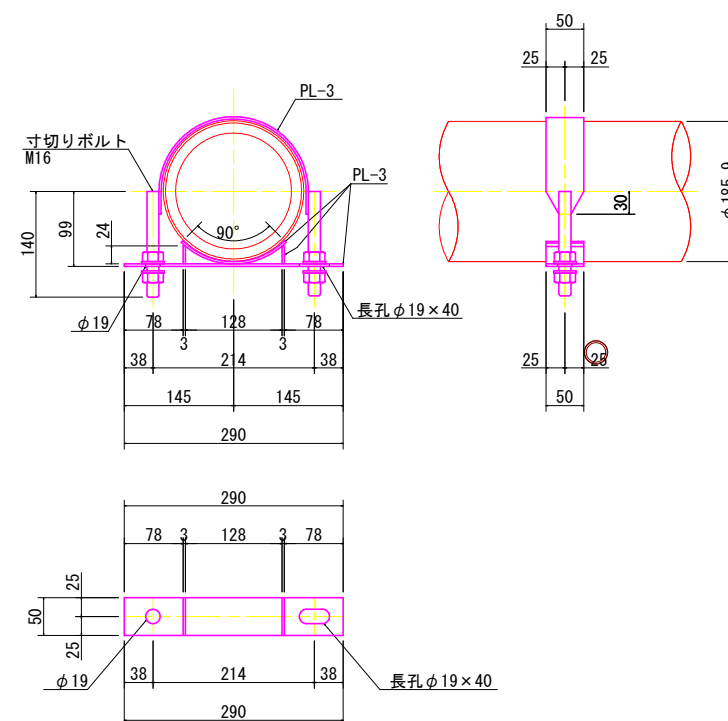

※舗装復旧範囲については監督員と現地立会を行うこと。

鹿児島県 いちき串木野市	
工 事 名	令和7年度 鹿児島地区配水管布設替工事
工事箇所	いちき串木野市 鹿児島 地区
図面種類	水管支持金具・Uハンド受架台 詳細図
縮 尺	図 示
図面番号	全 5 葉 第 4 号
作成月日	令和 年 月 日

