

工事概要







[県道 郷戸市来線] 施工延長 L=454.0m

配水管布設工 HPPEφ100 L=448.7m HPPEφ75 L=14.0m 繊維補強高密度PE φ100 L=5.3m 仕切弁設置工 φ100×1基 φ75×1基 空気弁設置工φ25×1基 給水切替工 N=2件

令和7年度 水単(市)第8号 県道 郷戸市来線配水管布設替工事(1工区)

配管平面図

S=1:1000

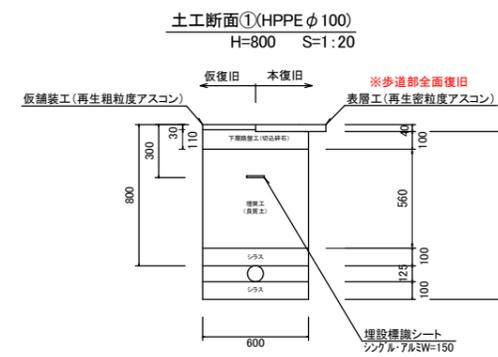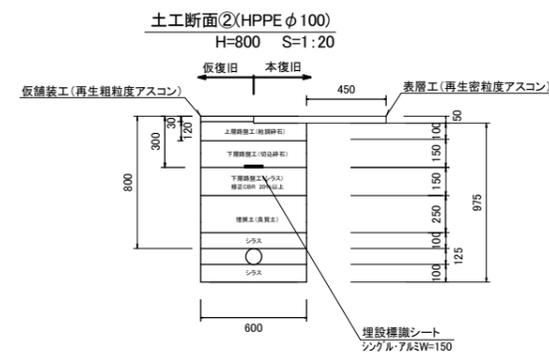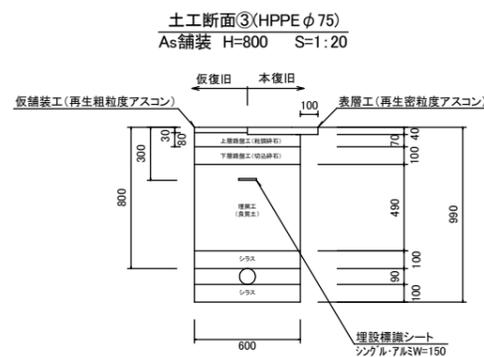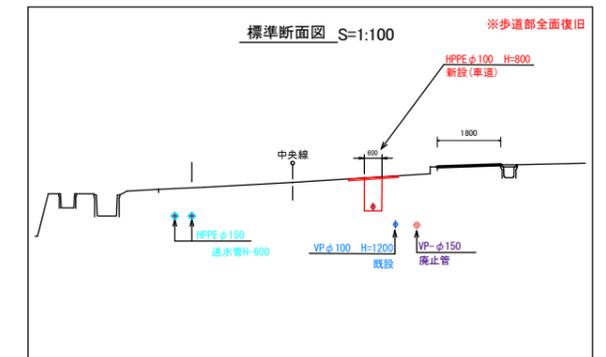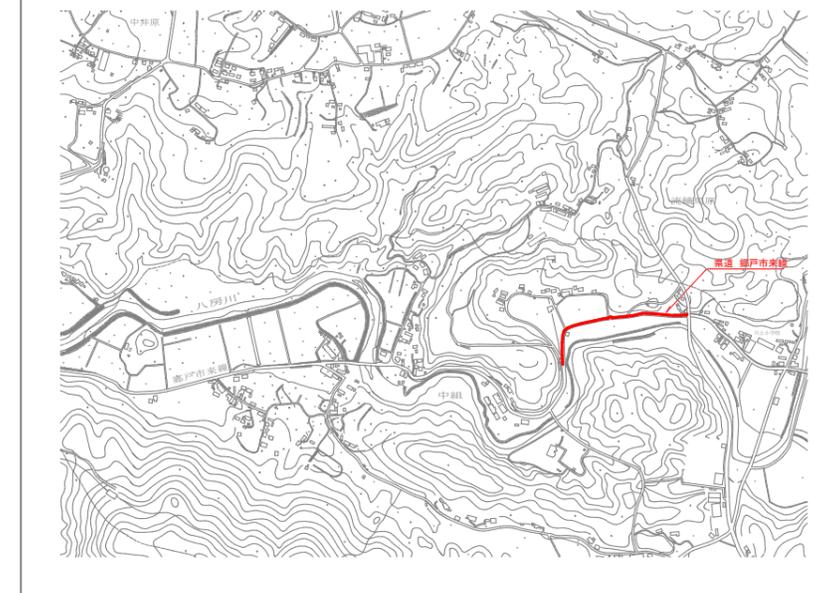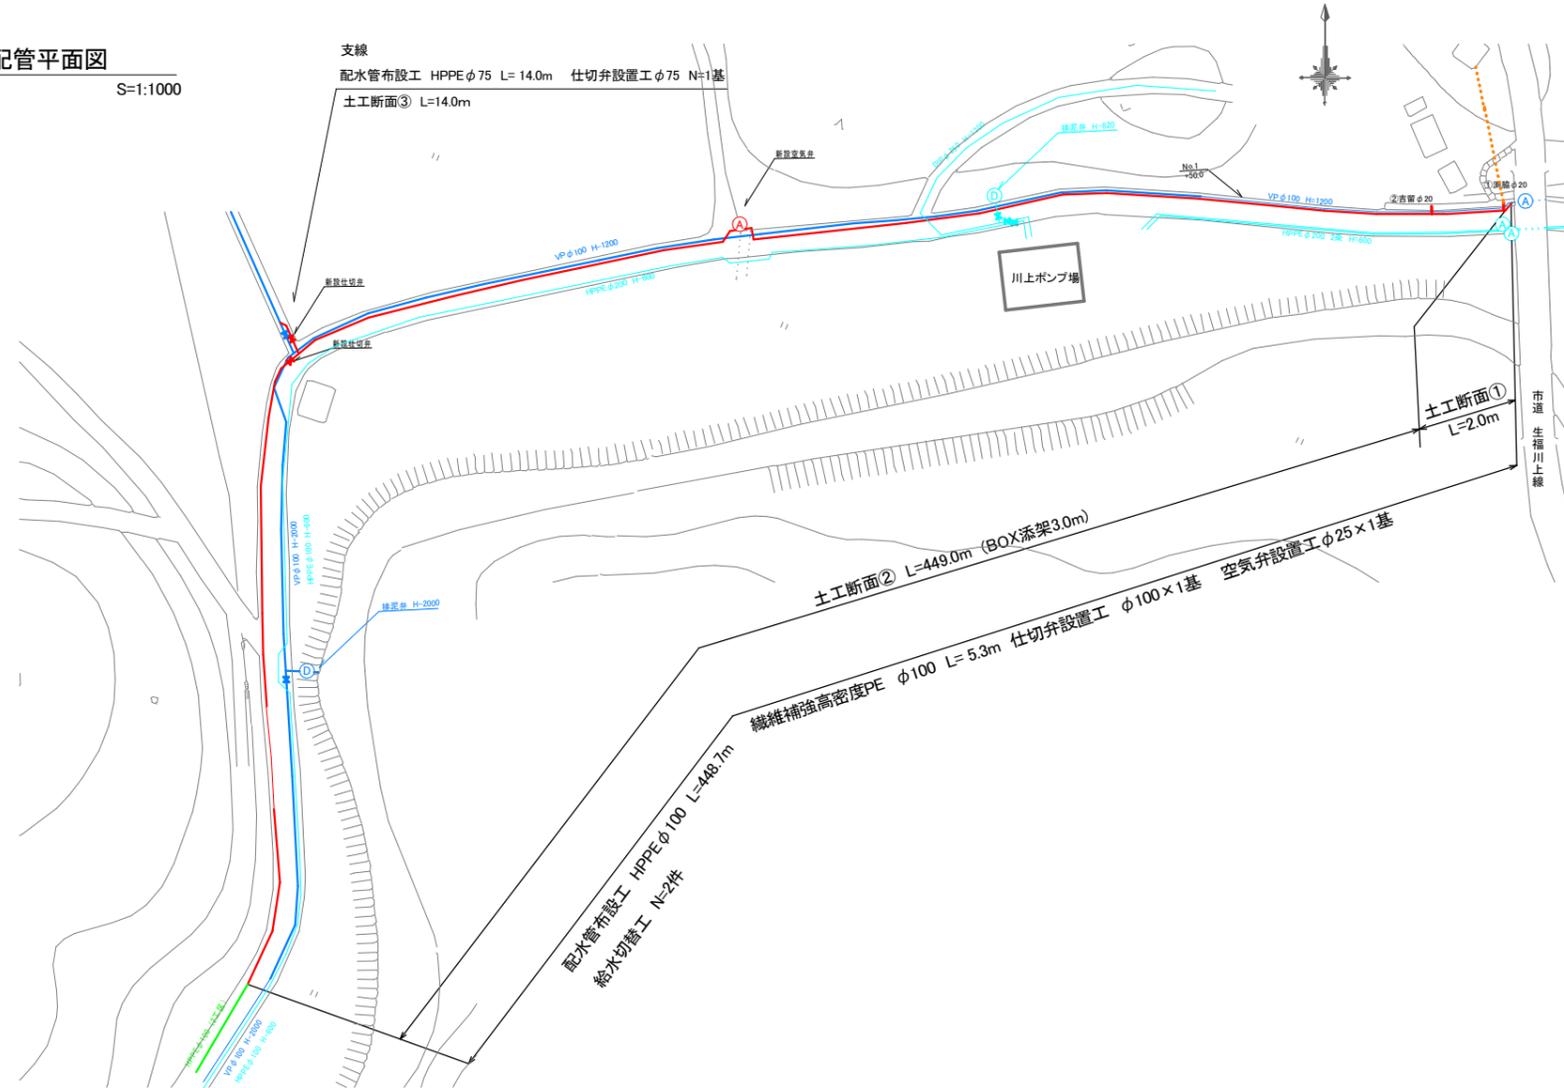

実施設計図

※舗装復旧範囲については監督員と現地立会を行うこと。

鹿児島県 いちき串木野市	
工事名	令和7年度 県道郷戸市来線配水管布設替工事(1工区)
工事箇所	いちき串木野市 川上 内門 地内
図面種類	配管平面図
縮尺	図示
図面番号	全 3 葉 第 1 号
作成月日	令和 年 月 日

— (Red line)	計画配管
— (Blue line)	既設管
— (Cyan line)	送水管

令和7年度 水単(市)第8号 県道郷戸市来線配水管布設替工事(1工区)

配管詳細図

S=1:250




実施設計図

※舗装復旧範囲については監督員と現地立会を行うこと。


鹿児島県	いちき串木野市
工事名	令和7年度 県道郷戸市来線配水管布設替工事(1工区)
工事箇所	いちき串木野市 川上 内門 地内
図面種類	配管詳細図
縮尺	図示
図面番号	全 3 葉 第 2 号
作成月日	令和 年 月 日

水路添架水管橋 全体一般図

平面図 S=1:30

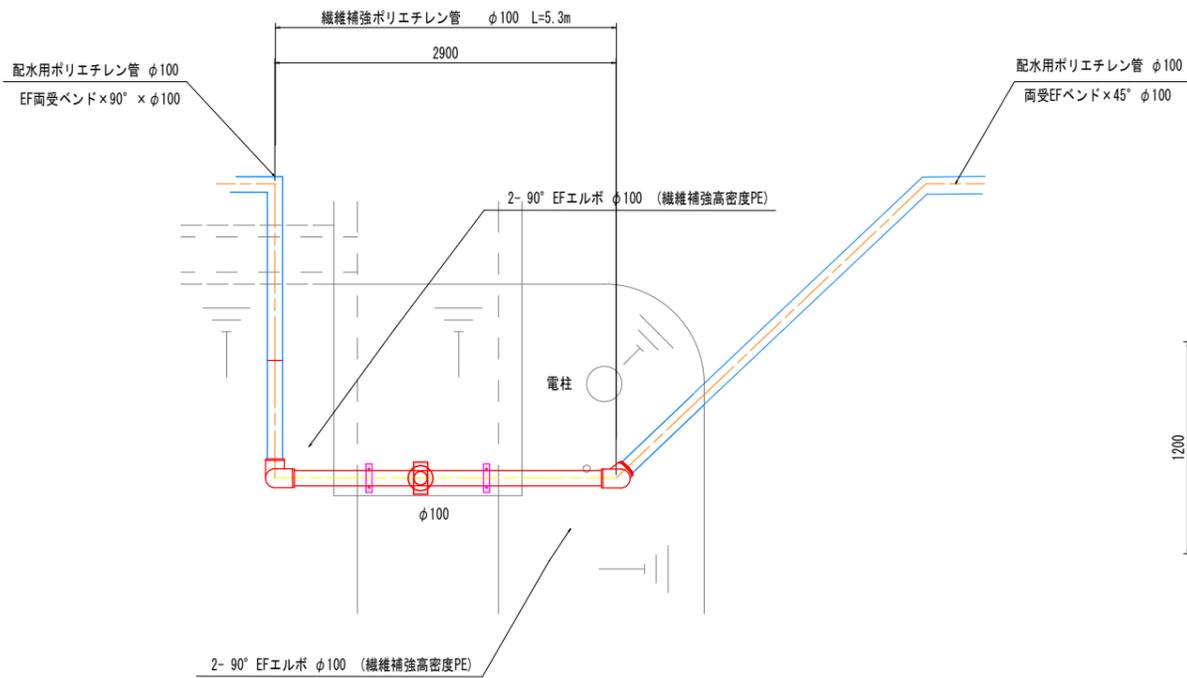


断面図 S=1:20

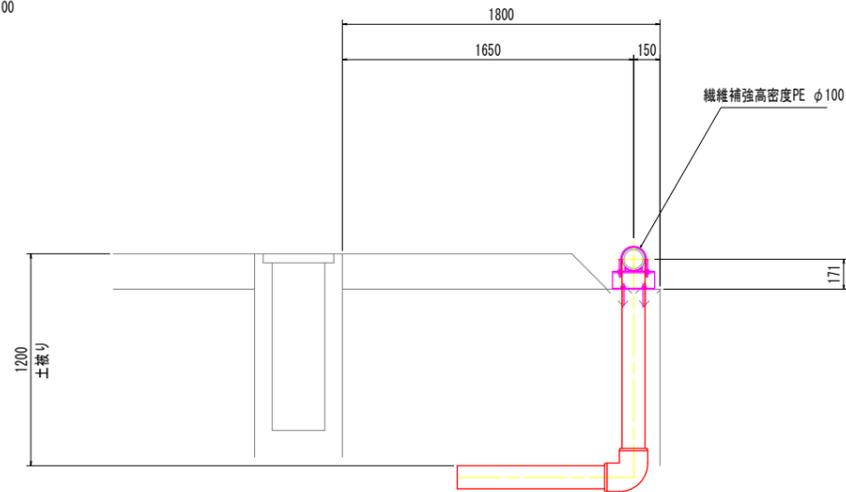


管断面詳細図 S=Free

(WEETDA φ100)

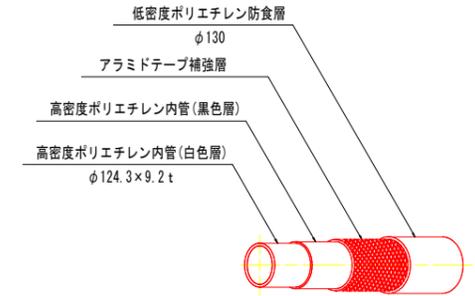


側面図 S=1:30

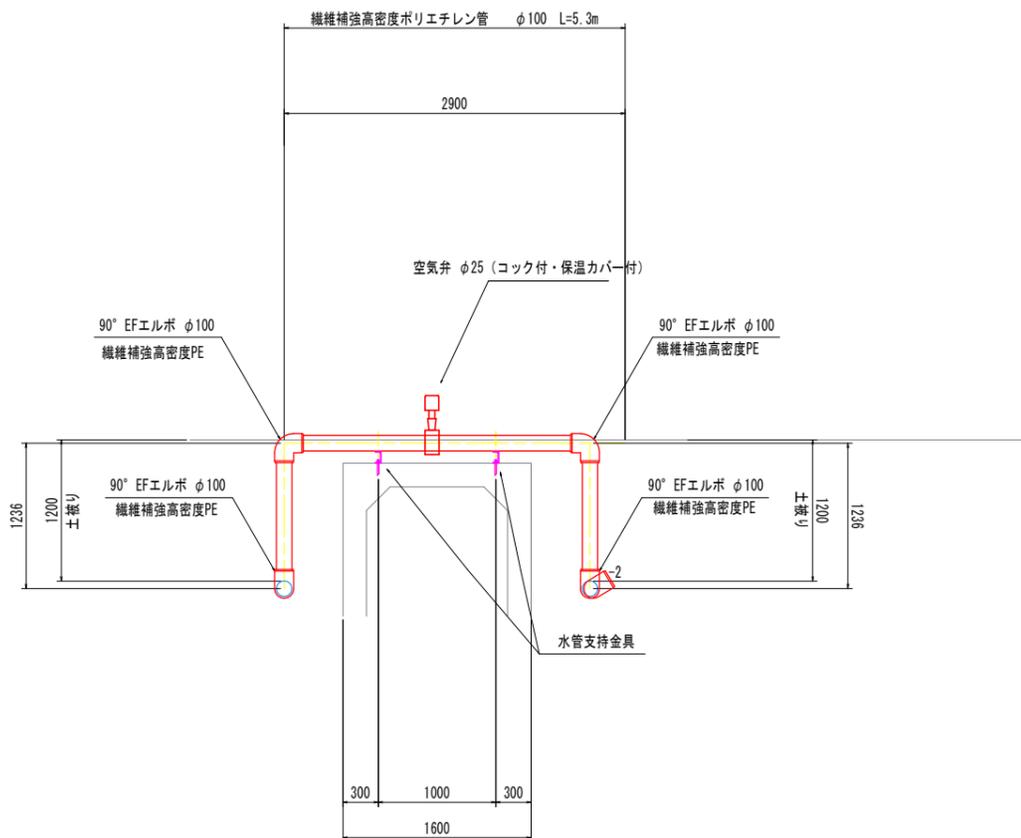


水管支持金具 詳細図 S=1:10

材質:SUS304
 塗装:無塗装

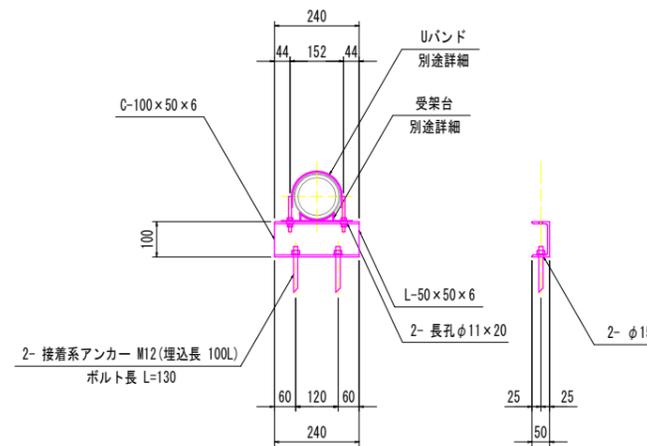

Uバンド及び受架台詳細図 S=1:5

材質:SUS304

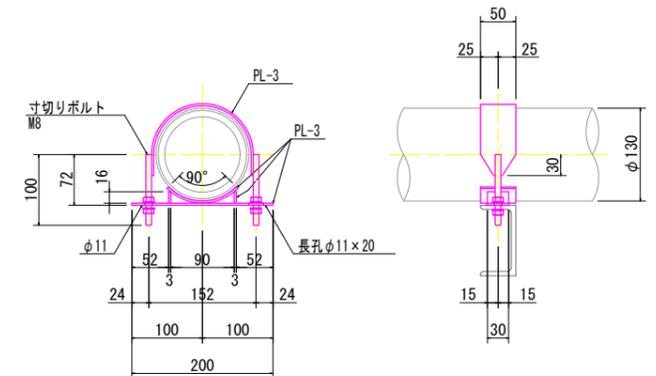

実施設計図

※舗装復旧範囲については監督員と現地立会を行うこと。

鹿児島県 いちき串木野市
工事名 令和7年度 県道郷戸市来線配水管布設替工事(1工区)
工事箇所 いちき串木野市 川上 内門 地内
図面種類 配管詳細図
縮尺 図示
図面番号 全 3 葉 第 3 号
作成月日 令和 年 月 日