

[市道 高見大原線-1] 施工延長L=37.7m
配水管布設工 HPPE φ50 L=35.6m
仕切弁設置工 φ50×2基
給水件数×2件

[市道 高見大原線-2] 施工延長L=126m
配水管布設工 HPPE φ50 L=109m
仕切弁設置工 φ50×3基、φ40×2基
給水件数×7件

[市道 桜町大原線] 施工延長L=30.5m
配水管布設工 HPPE φ50 L=30.5m
仕切弁設置工 φ50×1基
給水件数×1件

令和7年度 水単第10号 市道高見大原線外配水管布設替工事

(市道 高見大原線) (市道 桜町大原線)

平面図

S=1:500

[市道 桜町大原線] 施工延長L=30.5m

配水管布設工 HPPE φ50 L=30.5m、仕切弁設置工 φ50×1基、給水件数1件

土工断面①


L=30.5m

土工断面②


L=14.5m

土工断面①


L=111.5m

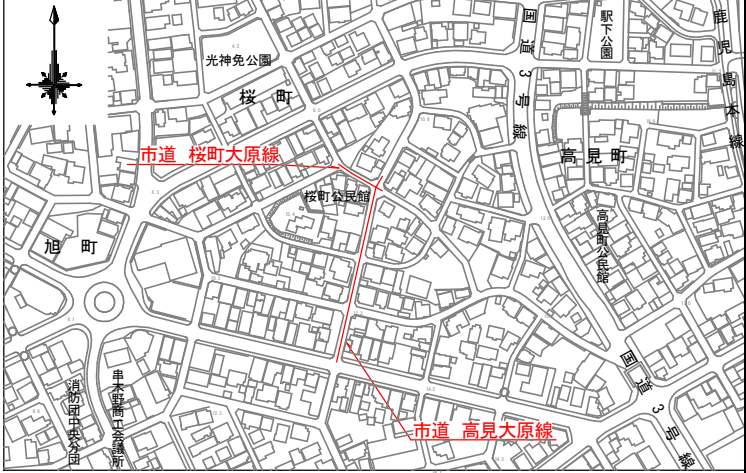


土工断面①(HPPE φ50)
As舗装 H=600 S=1:20

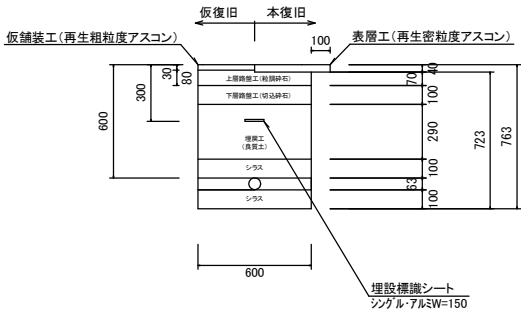


土工断面②(HiPV φ40)
As舗装 H=600 S=1:20

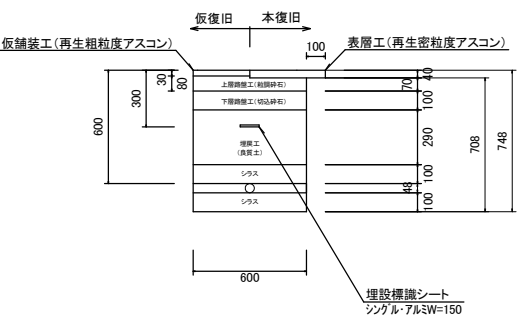


標準断面図 S=1:100
[市道 桜町大原線]

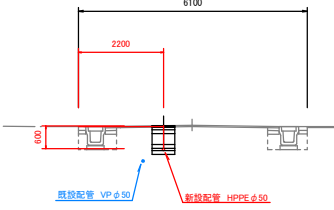

標準断面図 S=1:100
[市道 高見大原線-2]

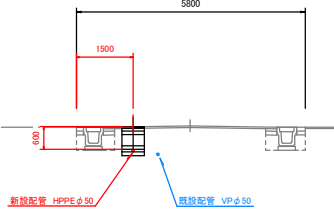

標準断面図 S=1:100
[市道 高見大原線-1]

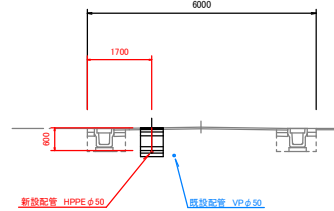

実施設計図

いちき串木野市

工 事 名	令和7年度 市道高見大原線外配水管布設替工事		
道 路 名	高見大原線	桜町大原線	
工 事 箇 所	いちき串木野市	高見町	地内
図 面 種 類	計画平面図		
縮 尺	図 示		
図 面 番 号	全	3	葉 第 1 号



配水管布設工 HPPE φ50 L=35.6m、HiVP φ50 L=2.1m、仕切弁設置工 φ50×2基、給水件数2件

配水管布設工 HPPE φ50 L=109m、HiVP φ50 L=2.5m、HiVP φ40 L=12.5m、HiVP φ25 L=2.0m、仕切弁設置工 φ50×3基、仕切弁設置工 φ40×2基、給水件数7件

令和7年度 水単第10号 市道高見大原線外配水管布設替工事

(市道 高見大原線) (市道 桜町大原線)

配管詳細図
S=1:250

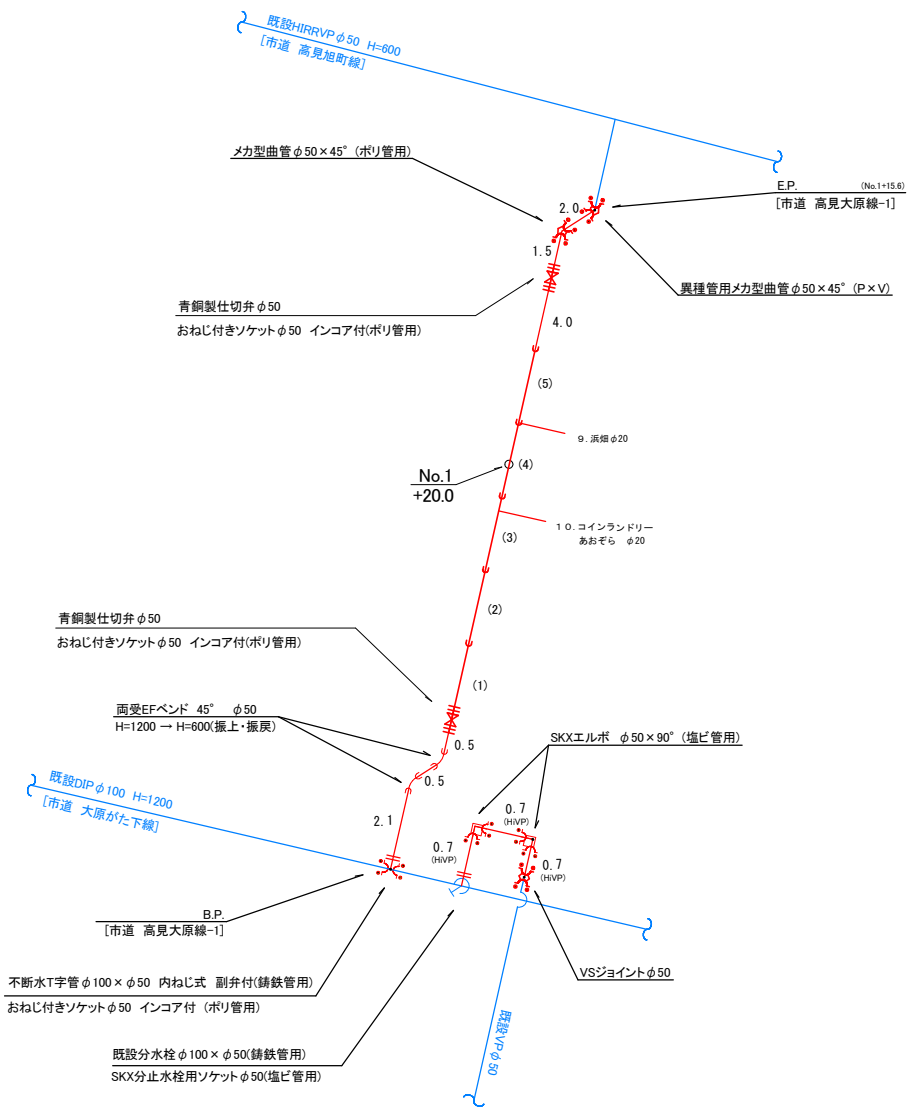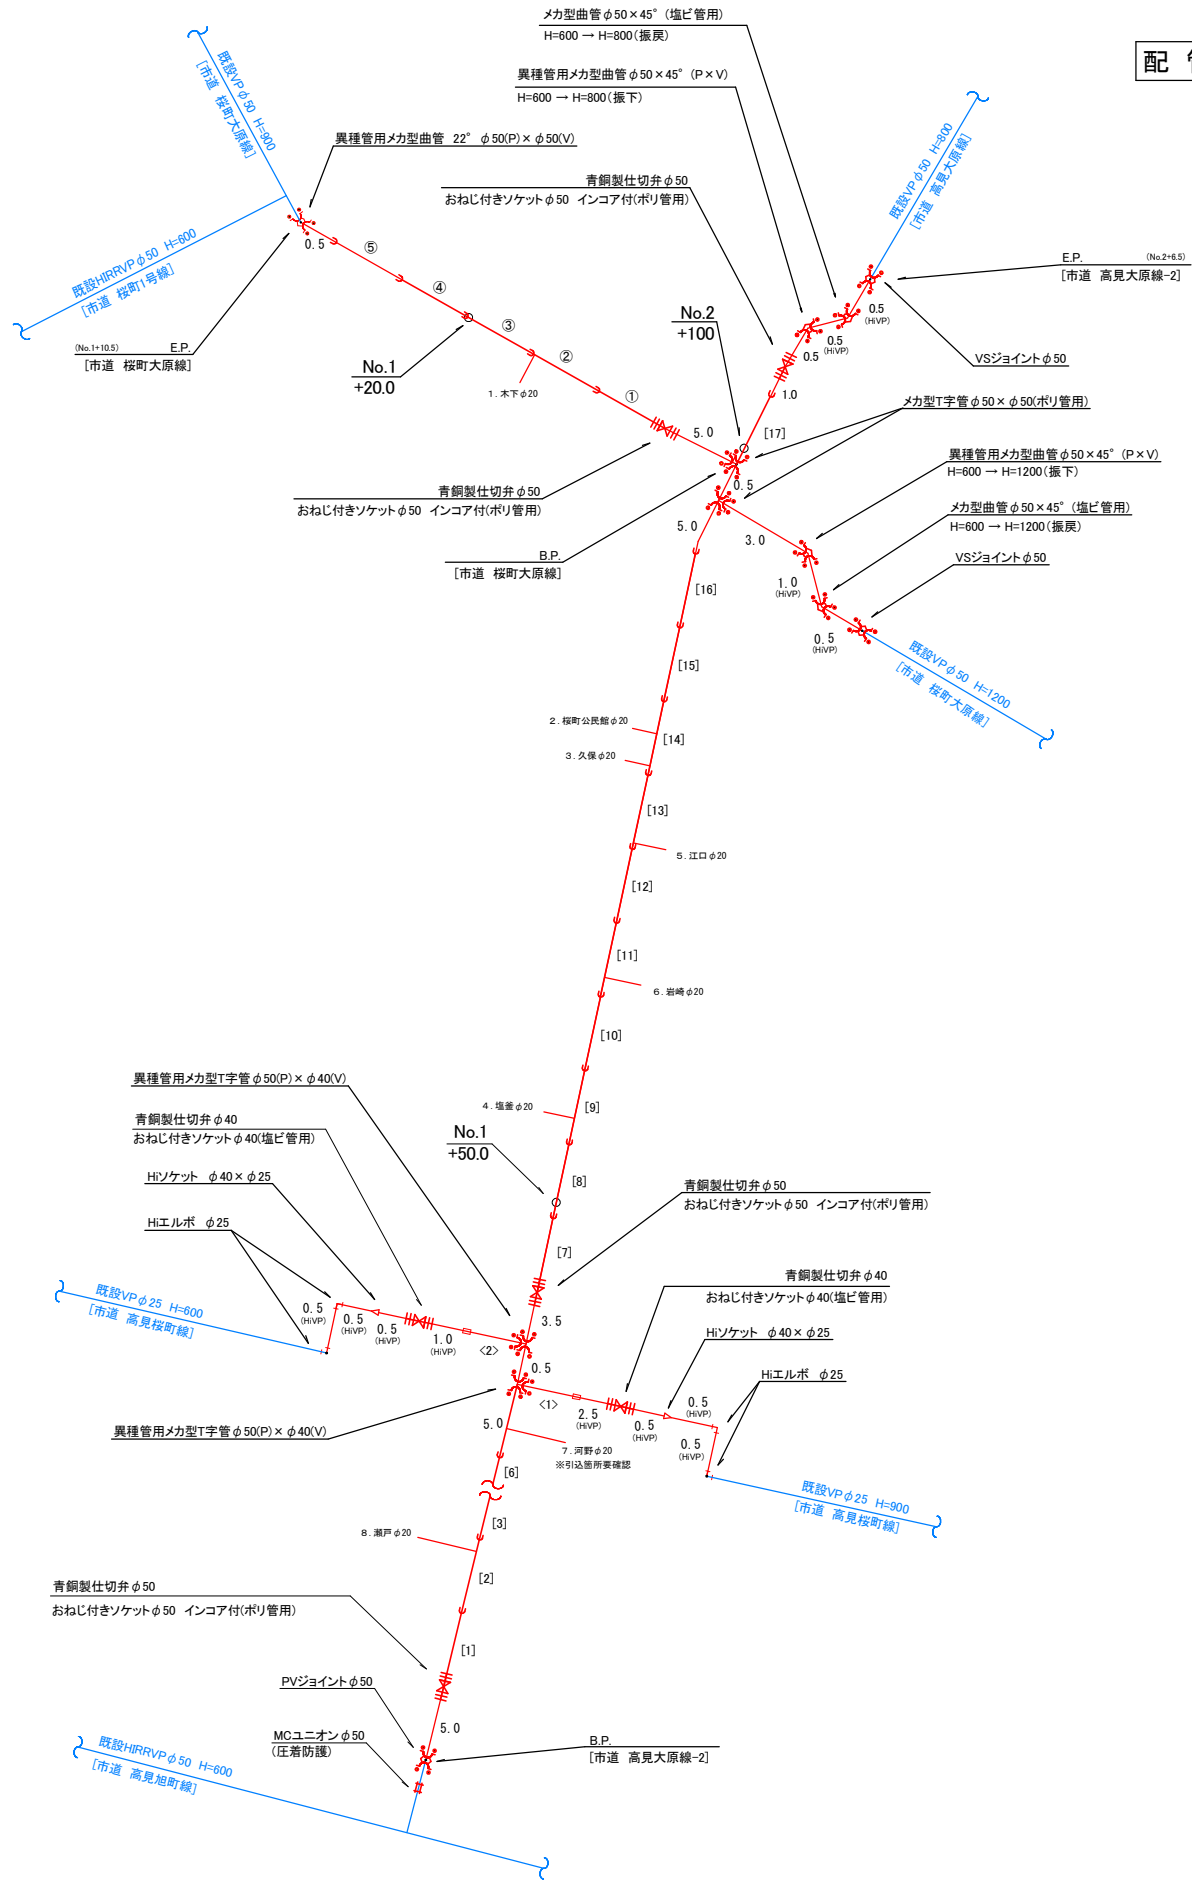

実施設計図

いちき串木野市			
工事名	令和7年度 市道高見大原線外配水管布設替工事		
道路名	高見大原線 桜町大原線		
工事箇所	いちき串木野市	高見町	地内
図面種類	配管詳細図		
縮尺	S=1:250		
図面番号	全	3	葉第2号

令和7年度 水単第10号 市道高見大原線外配水管布設替工事


(市道 大原港線)

[市道 大原港線] 施工延長 L=10.9m

配水管布設工 HPPE φ50 L=10.9m


平面図

S=1:250

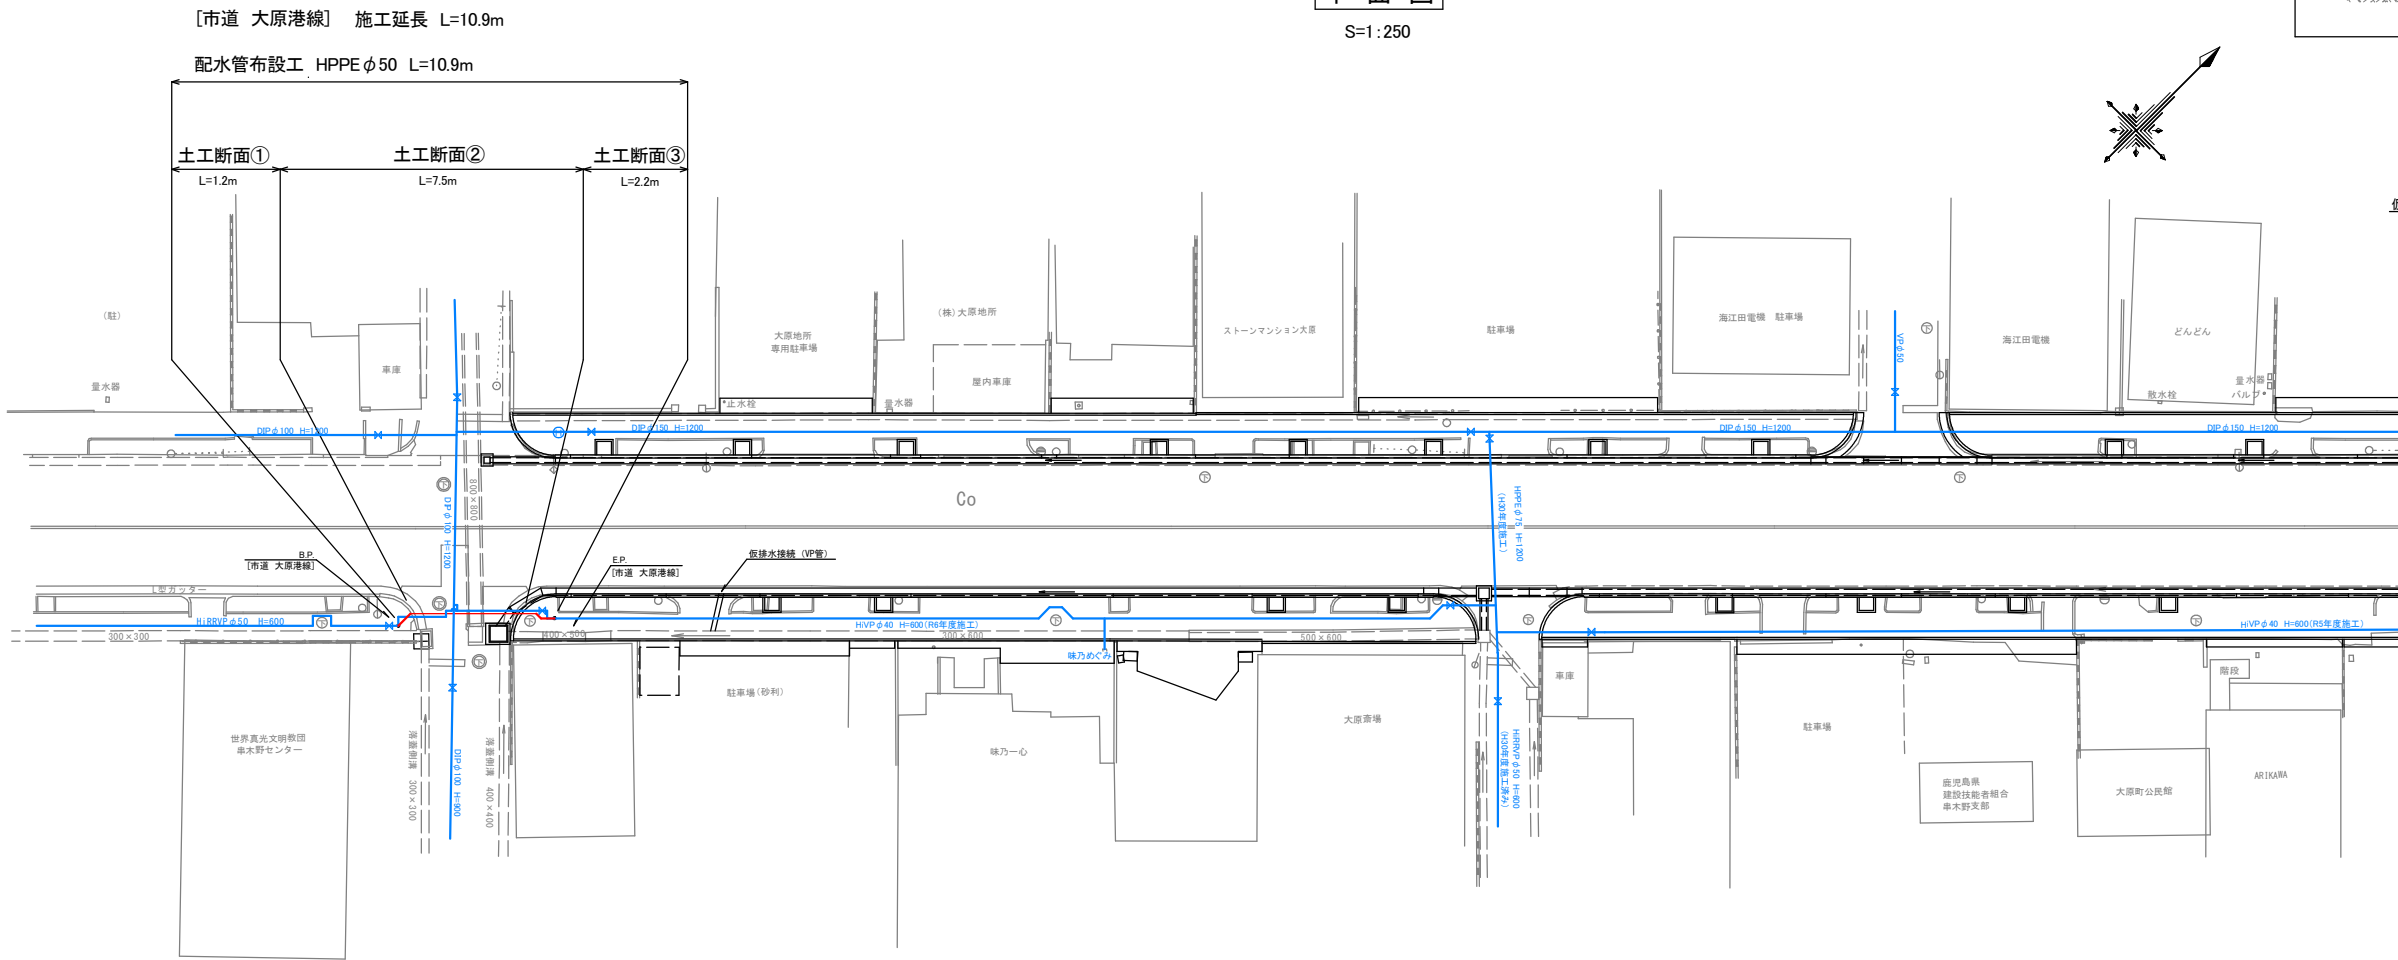


配管詳細図

S=1:250

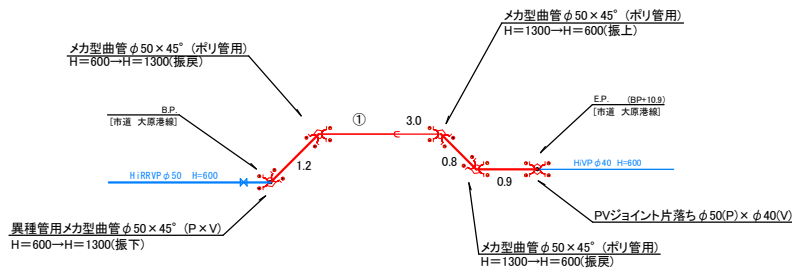


標準断面図 S=1:100

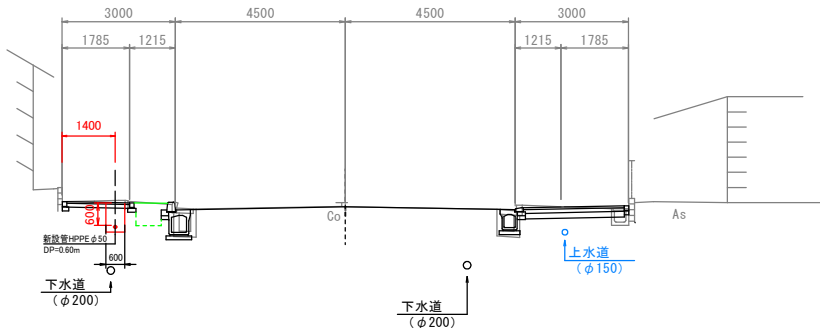

土工断面③(HPPE φ50)

H=950 S=1:20

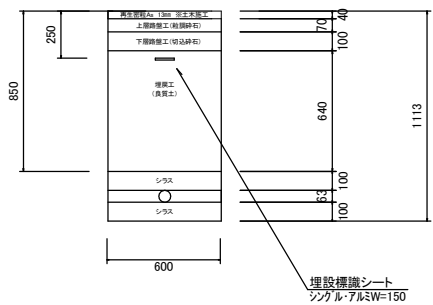

実施設計図

いちき串木野市	
工事名	令和7年度 市道高見大原線外配水管布設替工事
河川名	大原港線
工事箇所	いちき串木野市 大原町 地内
図面種類	計画平面図・配管詳細図
縮尺	図示
図面番号	全 3 葉 第 3 号