

工事概要

[県道 郷戸市来線] 施工延長 L=466.0m
 配水管布設工 HPPEφ100 L=466.0m HPPEφ50 L=5.0m 仕切弁設置工 φ100×1基 φ50×1基 消火栓設置工 φ75×1基 給水切替工 N=6件







令和7年度 水単(市)第9号 県道 郷戸市来線配水管布設替工事(2工区)

配管平面図

S=1:1000

[県道 郷戸市来線]
 配水管布設工 HPPEφ100 L=466.0m 仕切弁設置工 φ100×1基 消火栓設置工 φ75 N=1 基給水切替工N=6件

土工断面① L=466m

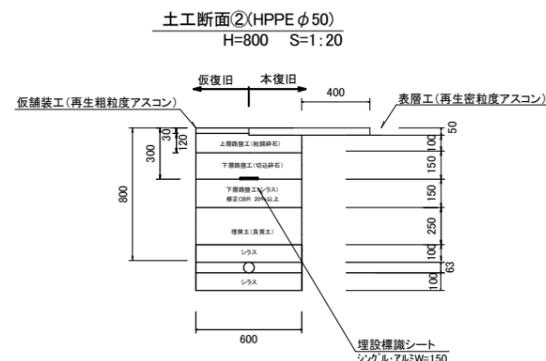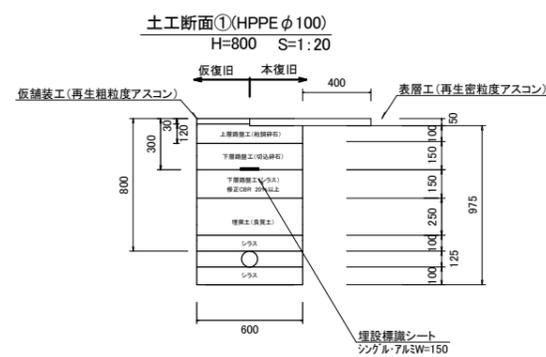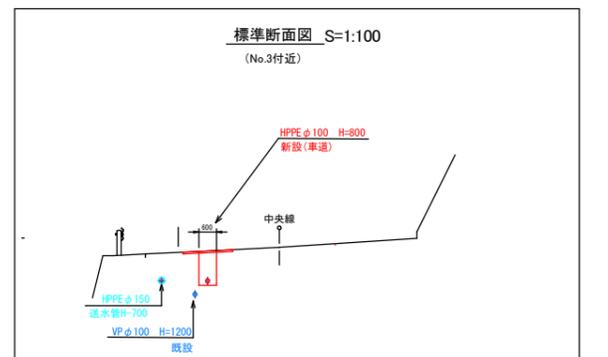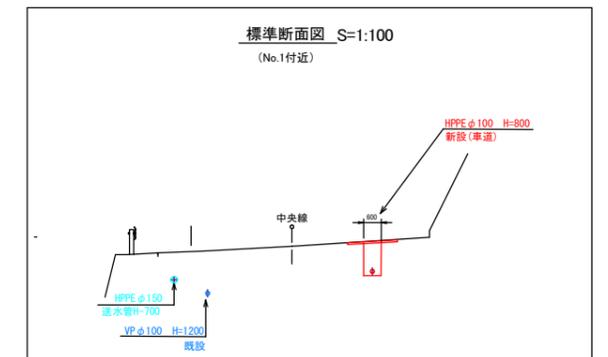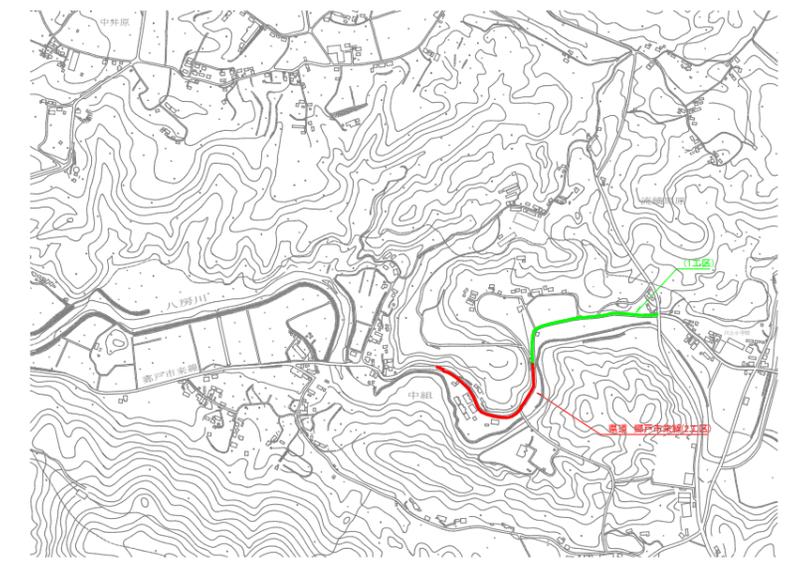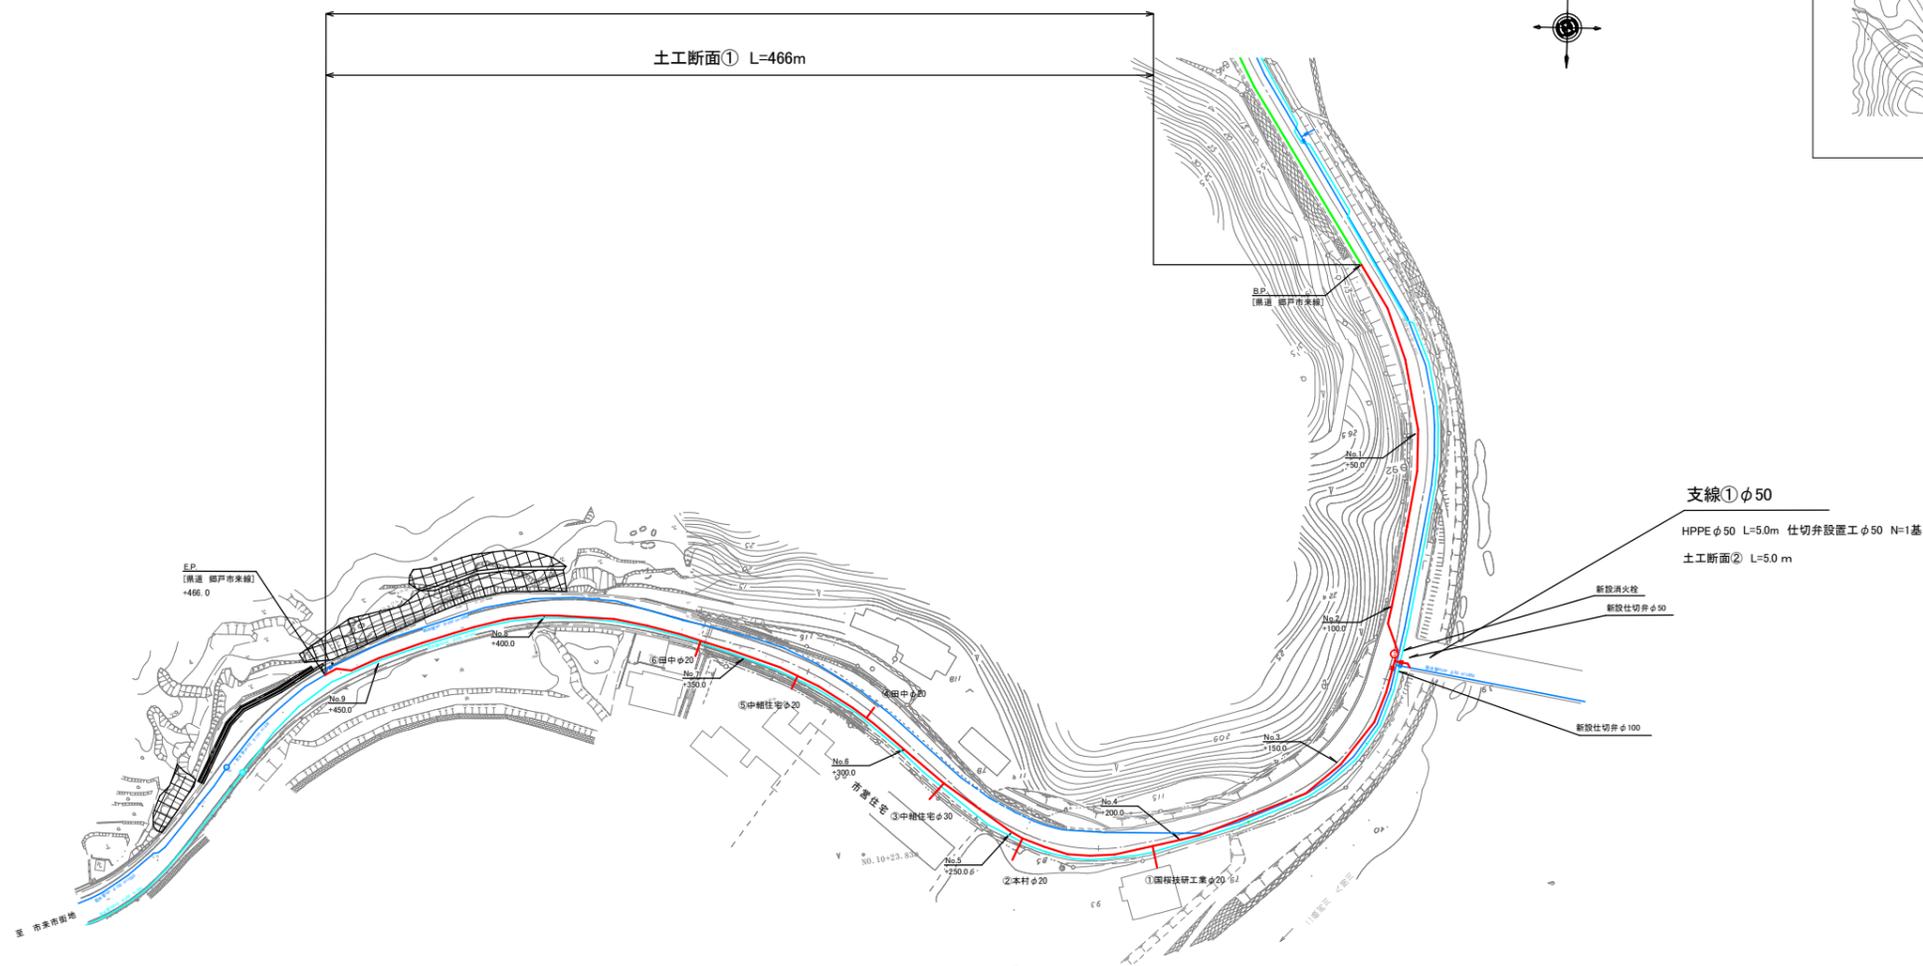

実施設計図


※舗装復旧範囲については監督員と現地立会を行うこと。

鹿児島県 いちき串木野市	
工事名	令和7年度 県道郷戸市来線配水管布設替工事(2工区)
工事箇所	いちき串木野市 川上 中組 地内
図面種類	配管平面図
縮尺	図示
図面番号	全 2 葉 第 1 号
作成月日	令和 年 月 日

—	計画配管
—	既設管
—	送水管
—	新設管(1工区)

令和7年度 水単(市)第9号 県道郷戸市来線配水管布設替工事(2工区)

配管詳細図

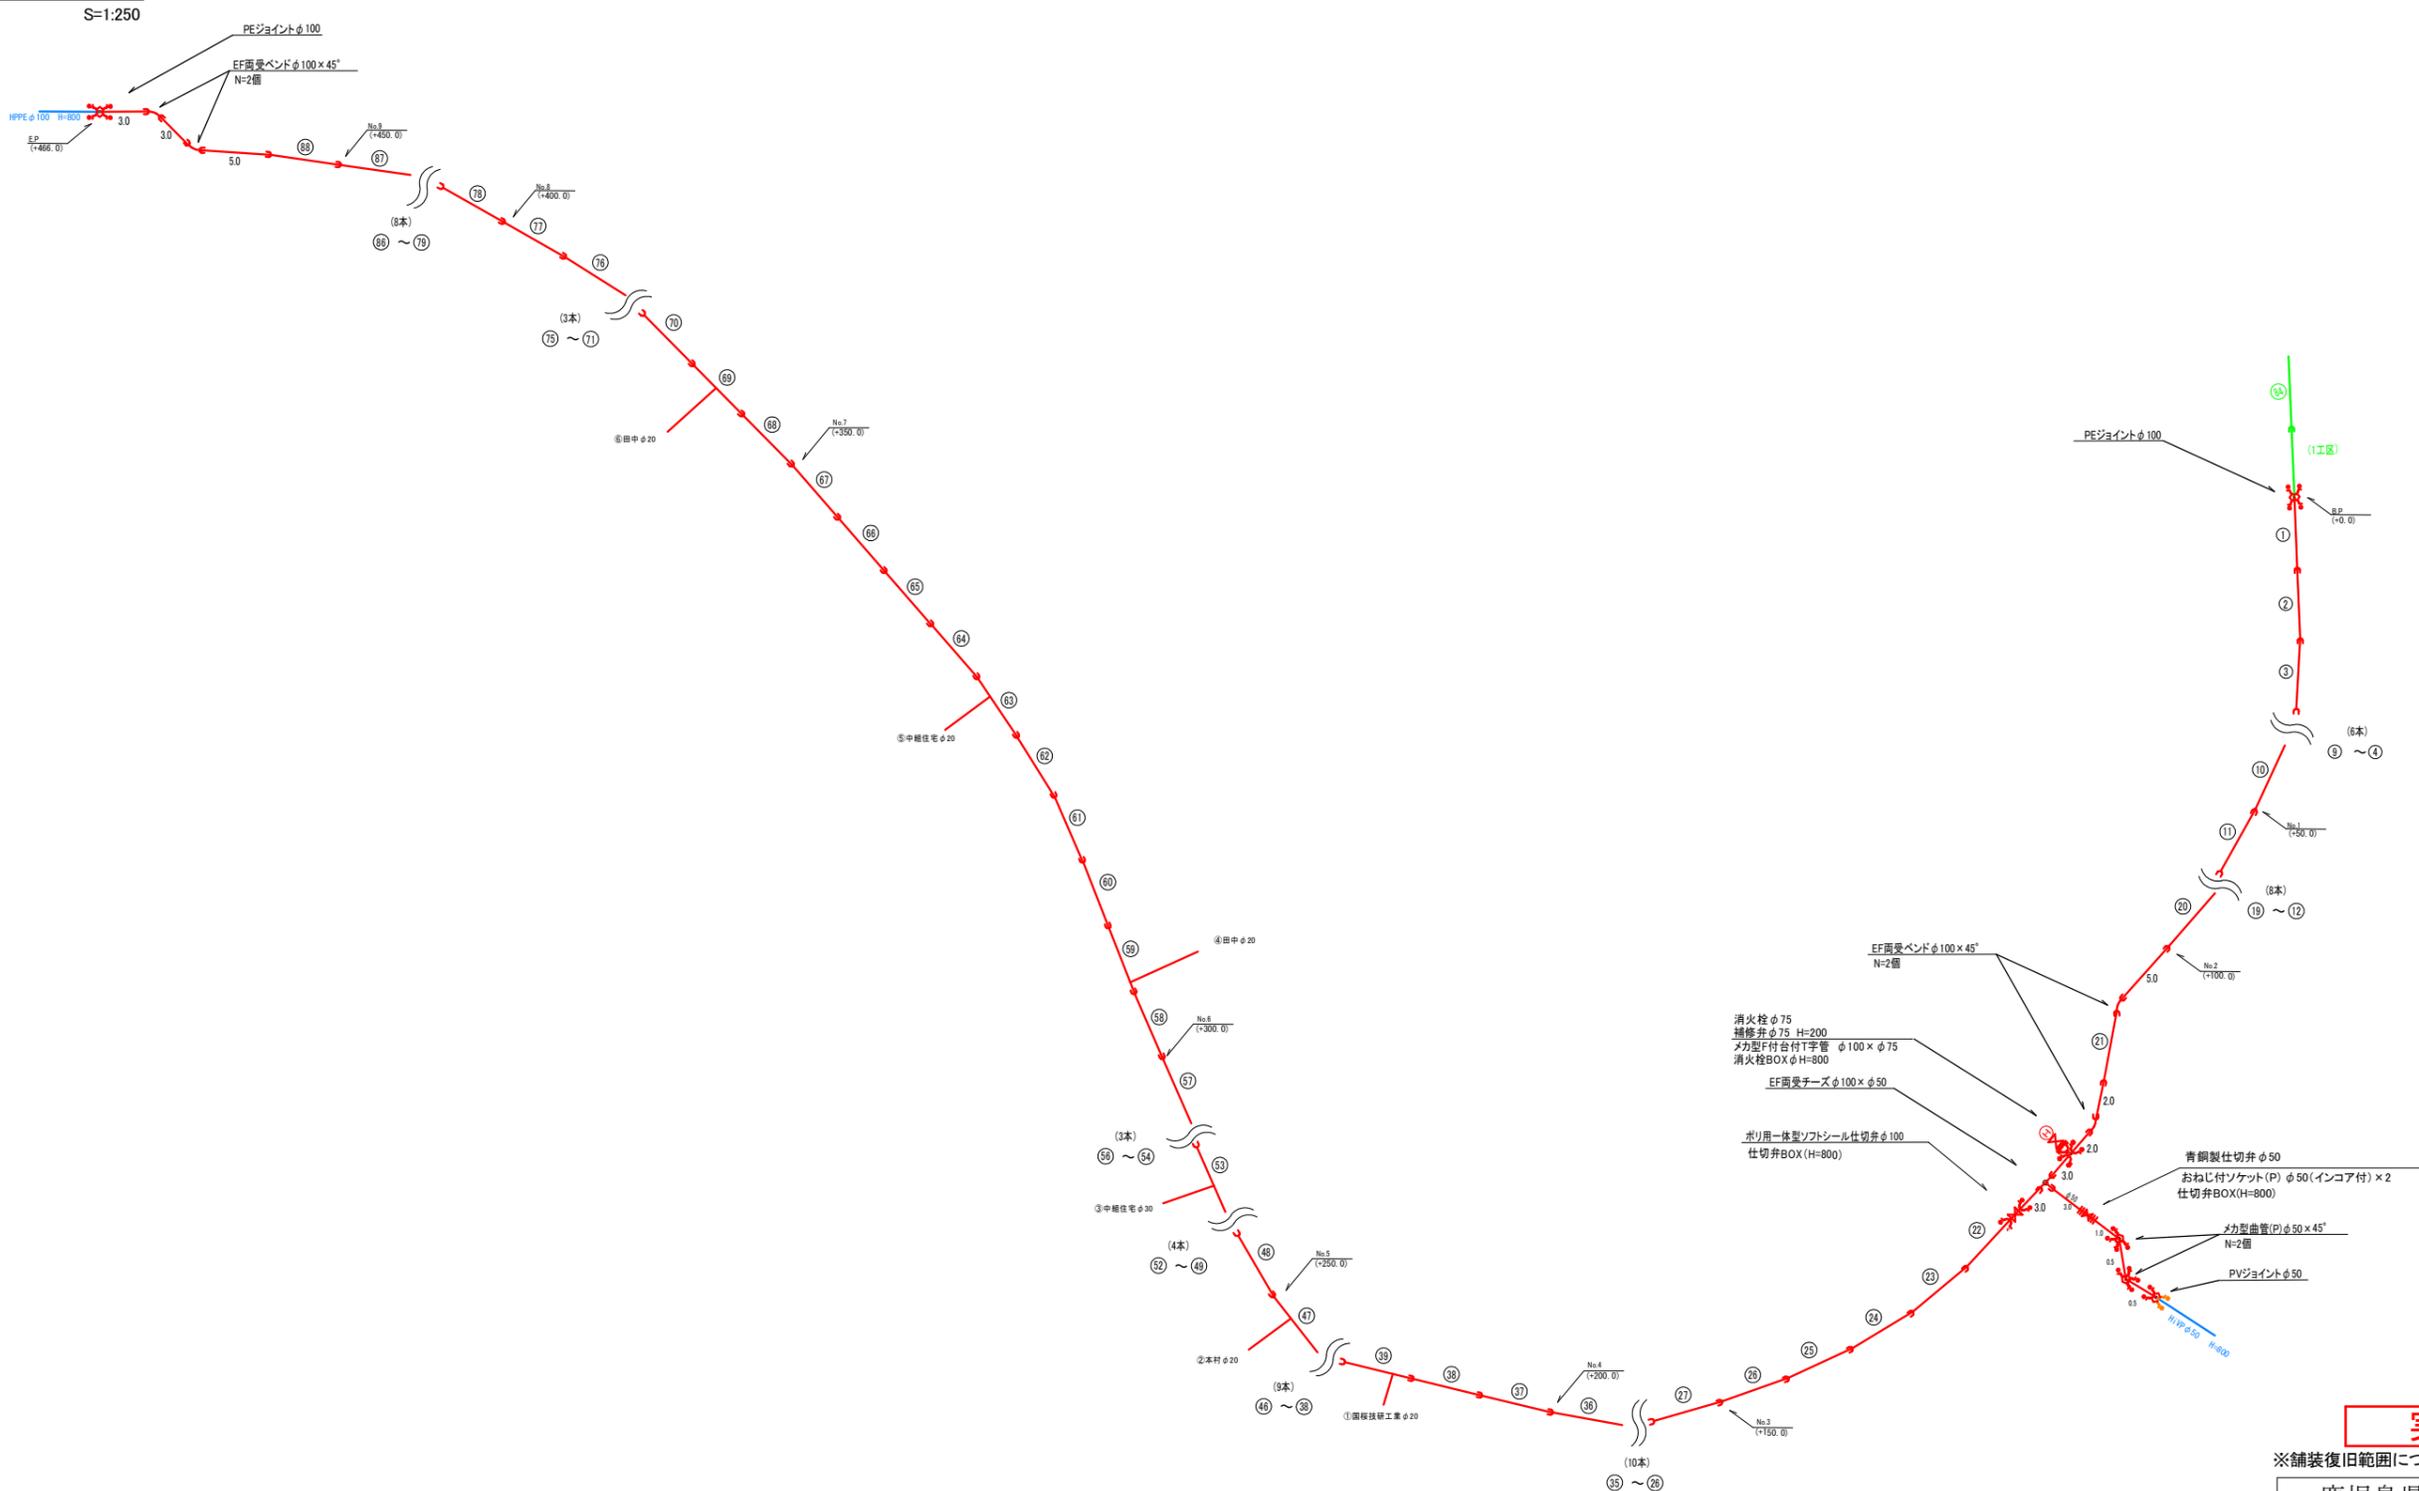

実施設計図

※舗装復旧範囲については監督員と現地立会を行うこと。

鹿児島県	いちき串木野市
工事名	令和7年度 県道郷戸市来線配水管布設替工事(2工区)
工事箇所	いちき串木野市 川上 中組 地内
図面種類	配管詳細図
縮尺	図示
図面番号	全 2 葉 第 2 号
作成月日	令和 年 月 日