

令和7年度 水単第11号 高見町外配水管布設替工事


[市道 高見町12号線] 施工延長 L=61.8m

配水管布設工 HPPEφ50 L=58.4m、仕切弁設置工φ50×2基、給水件数×3件

[市道 高見町13号線] 施工延長 L=50.4m

配水管布設工 HPPEφ50 L=49.9m、仕切弁設置工φ50×2基、給水件数×2件

高見町 平面図 S=1:500
[市道 高見町12号線]
[市道 高見町13号線]

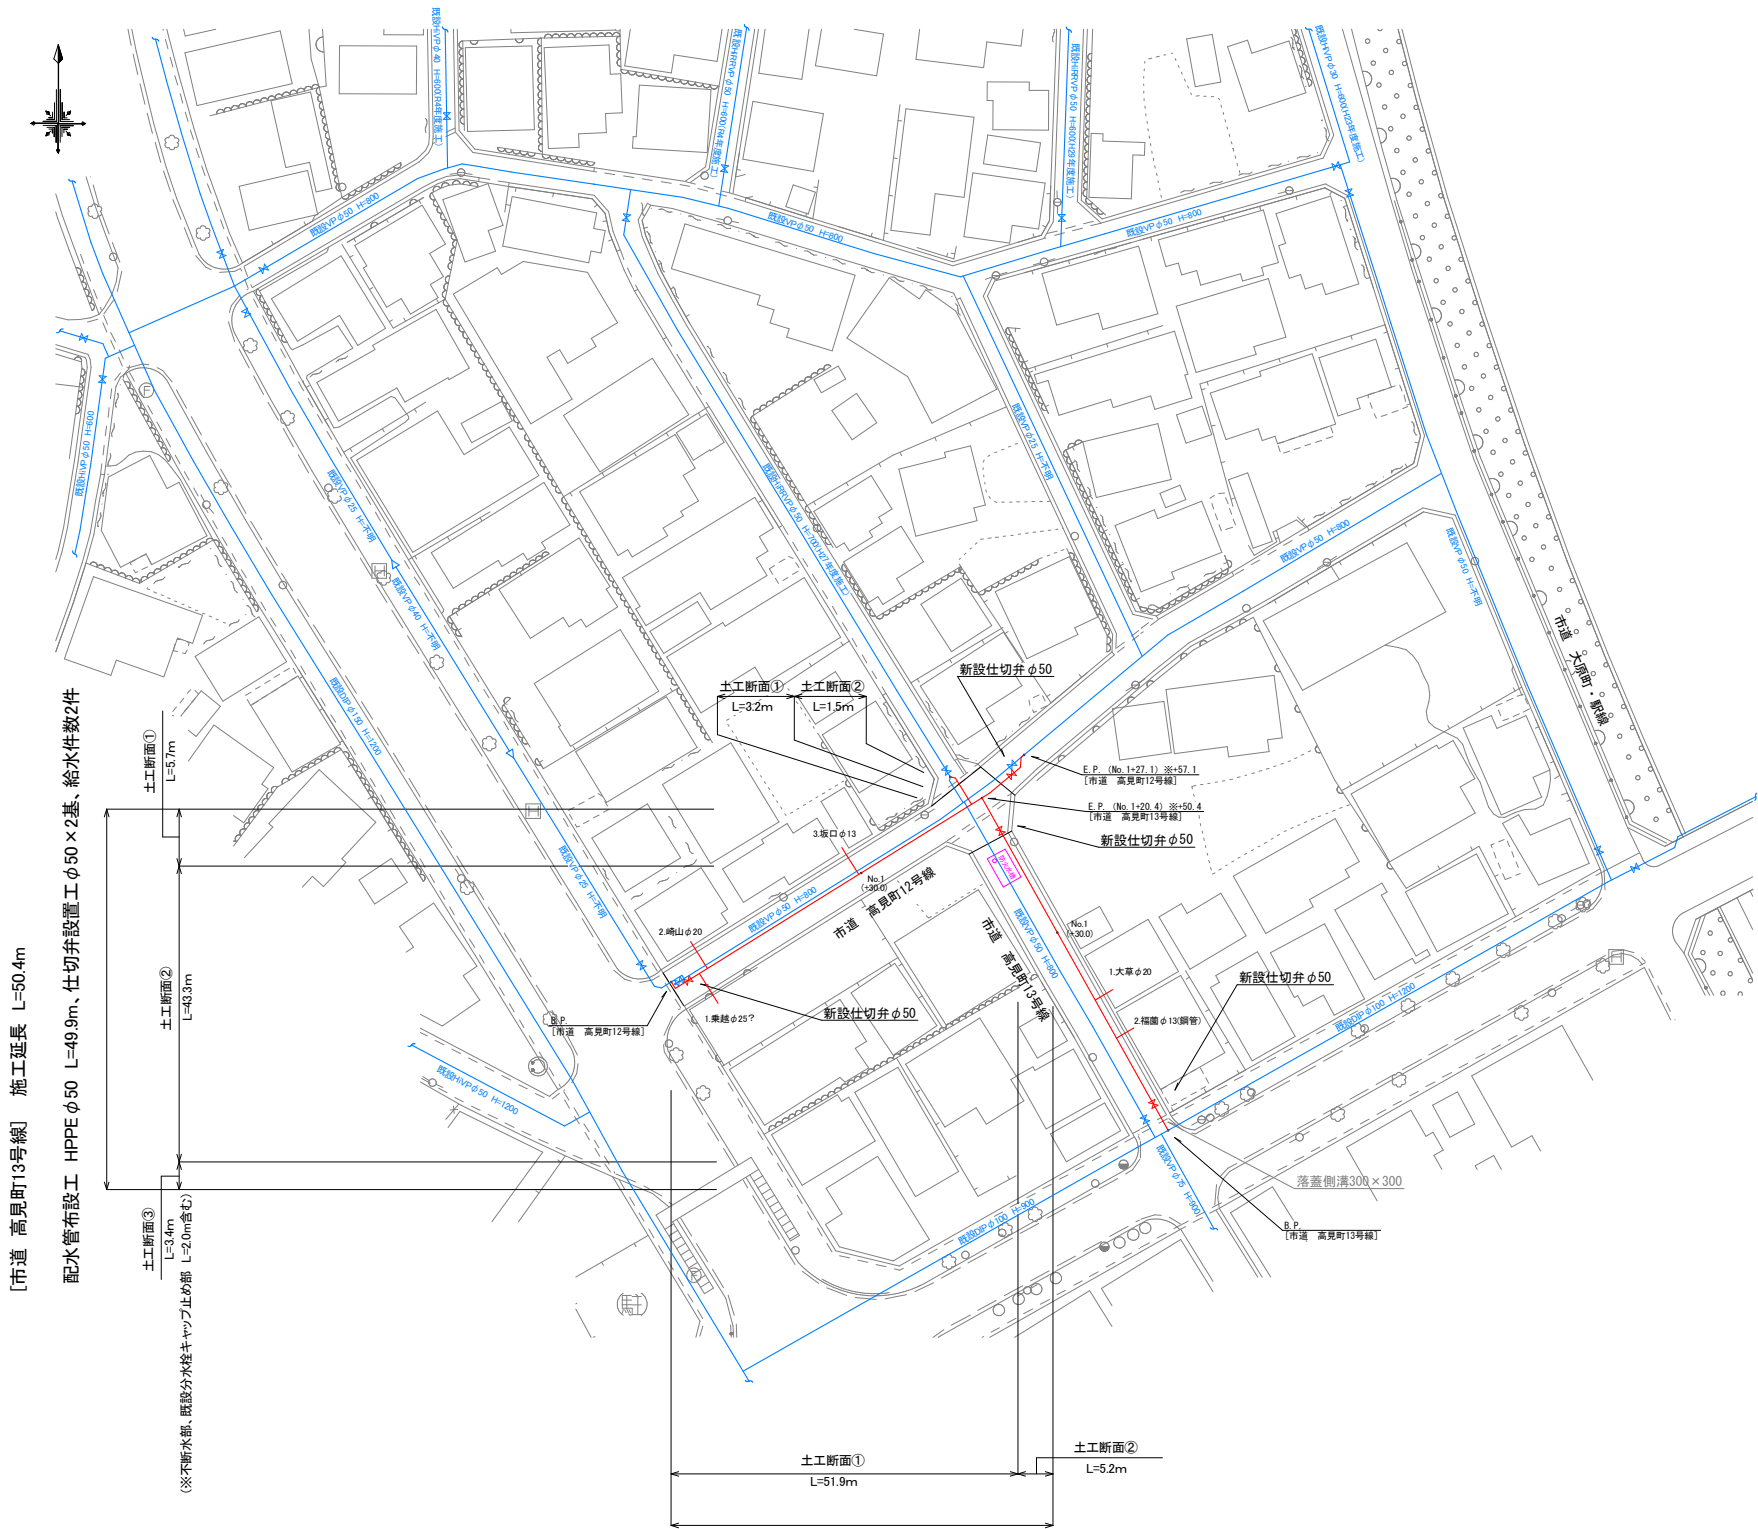


[市道 高見町13号線] 施工延長 L=50.4m


配水管布設工 HPPEφ50 L=49.9m、仕切弁設置工φ50×2基、給水件数2件

[市道 高見町12号線] 施工延長 L=61.8m


配水管布設工 HPPEφ50 L=58.4m、HiVPφ50 L=1.9m、HiVPφ25 L=1.5m、仕切弁設置工φ50×2基、給水件数3件

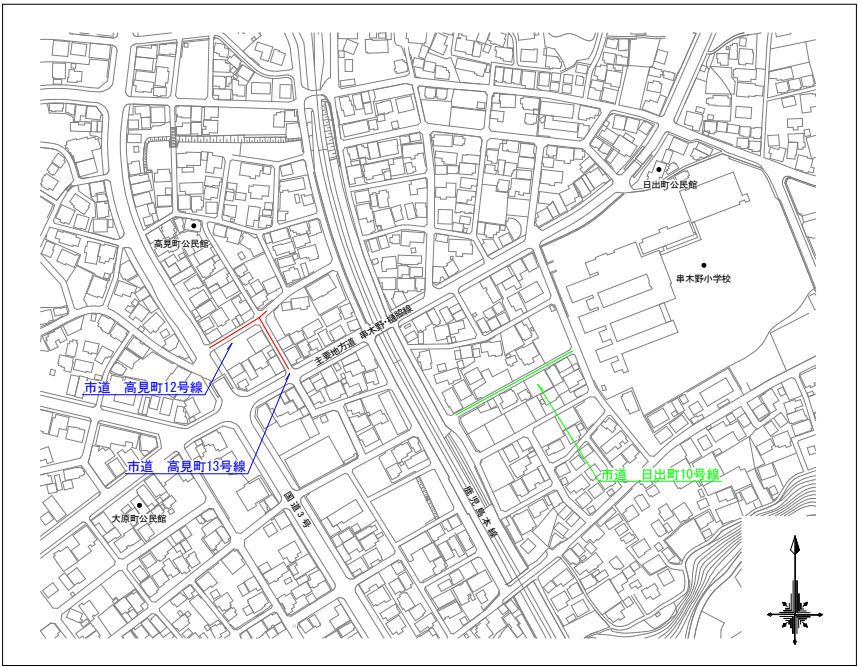


土工断面①(HPPEφ50)
(市道)As舗装 H=600 S=1:20

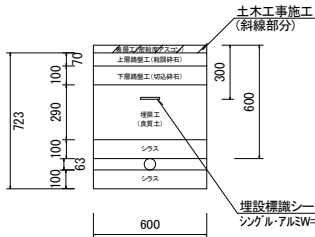

土工断面②(HPPEφ50)
(市道)As舗装 H=600 S=1:20

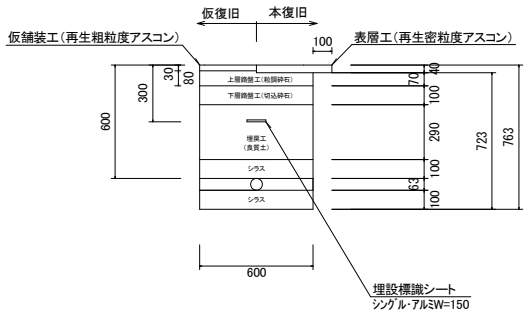

土工断面③(HPPEφ50)
(県道)As舗装 H=600 S=1:20

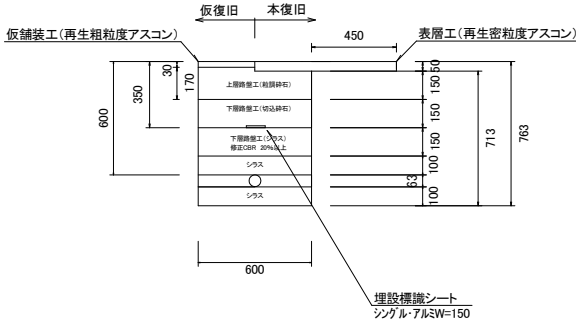

実施設計図


※舗装厚は原形復旧とするものとする

鹿児島県 いちき串木野市	
工事名	令和7年度 水単第11号 高見町外配水管布設替工事
工事箇所	いちき串木野市 高見町 地内
図面種類	平面図
縮尺	図示
図面番号	全 3 葉 第 1 号
作成月日	令和 年 月 日

令和7年度 水単第11号 高見町外配水管布設替工事


高見町 配管詳細図 S=1:250

[市道 高見町12号線]
[市道 高見町13号線]

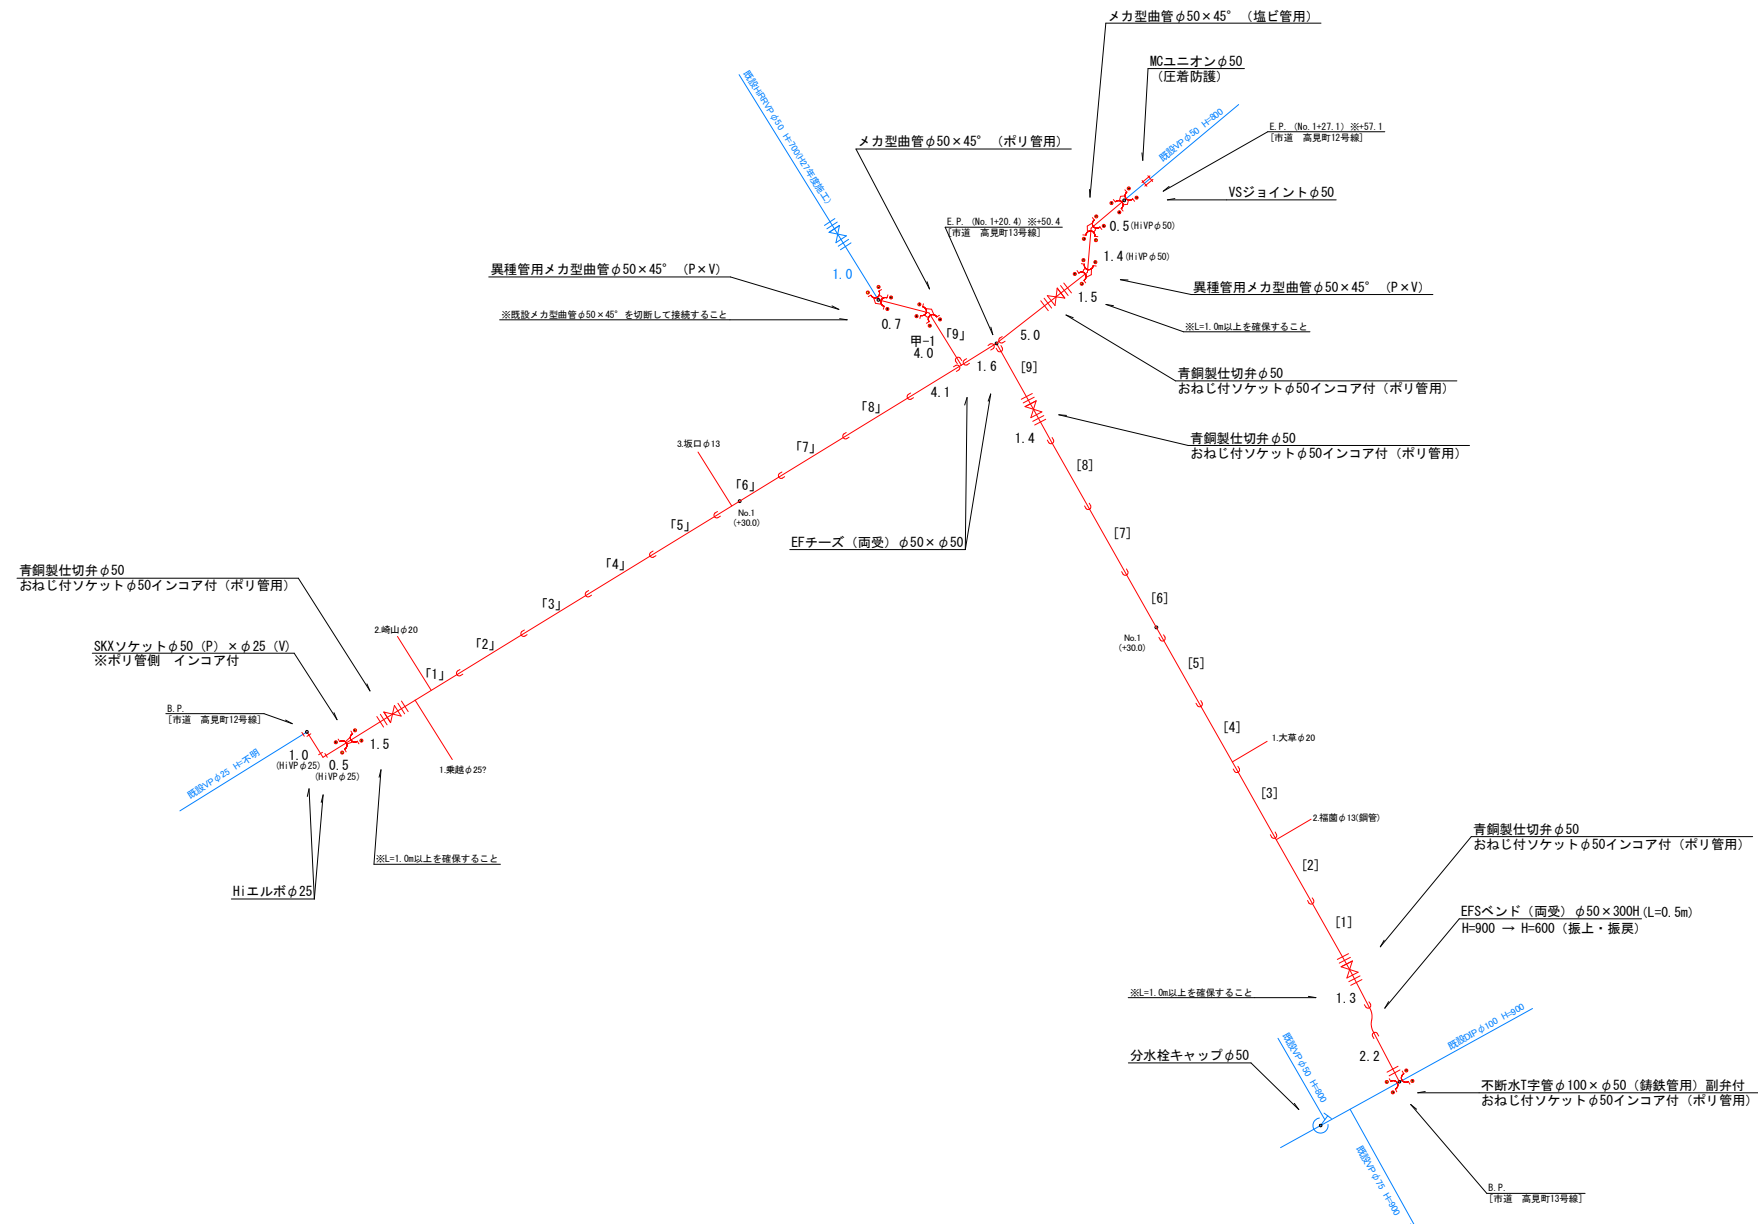


標準断面図

[市道 高見町13号線] S=1:100

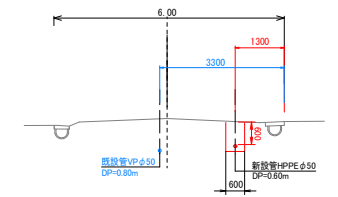

標準断面図

[市道 高見町12号線] S=1:100

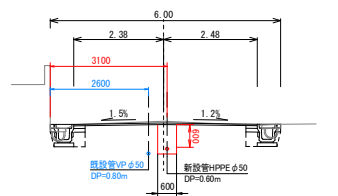

実施設計図

鹿児島県 いちき串木野市	
工 事 名	令和7年度 水単第11号 高見町外配水管布設替工事
工事箇所	いちき串木野市 高見町 地内
図面種類	配管詳細図
縮 尺	図 示
図面番号	全 3 葉 第 2 号
作成月日	令和 年 月 日

令和7年度 水単第11号 高見町外配水管布設替工事

[市道 日出町10号線] 施工延長 L=114.3m

配水管布設工 HPPE φ50 L=113.5m

仕切弁設置工 φ50×2基

給水件数×12件


 
市道 日出町10号線 平面図

S=1:250

[市道 日出町10号線]

[市道 日出町10号線] 施工延長 L=114.3m



配水管布設工 HPPE φ50 L=113.5m、仕切弁設置工 φ50×2基、給水件数12件

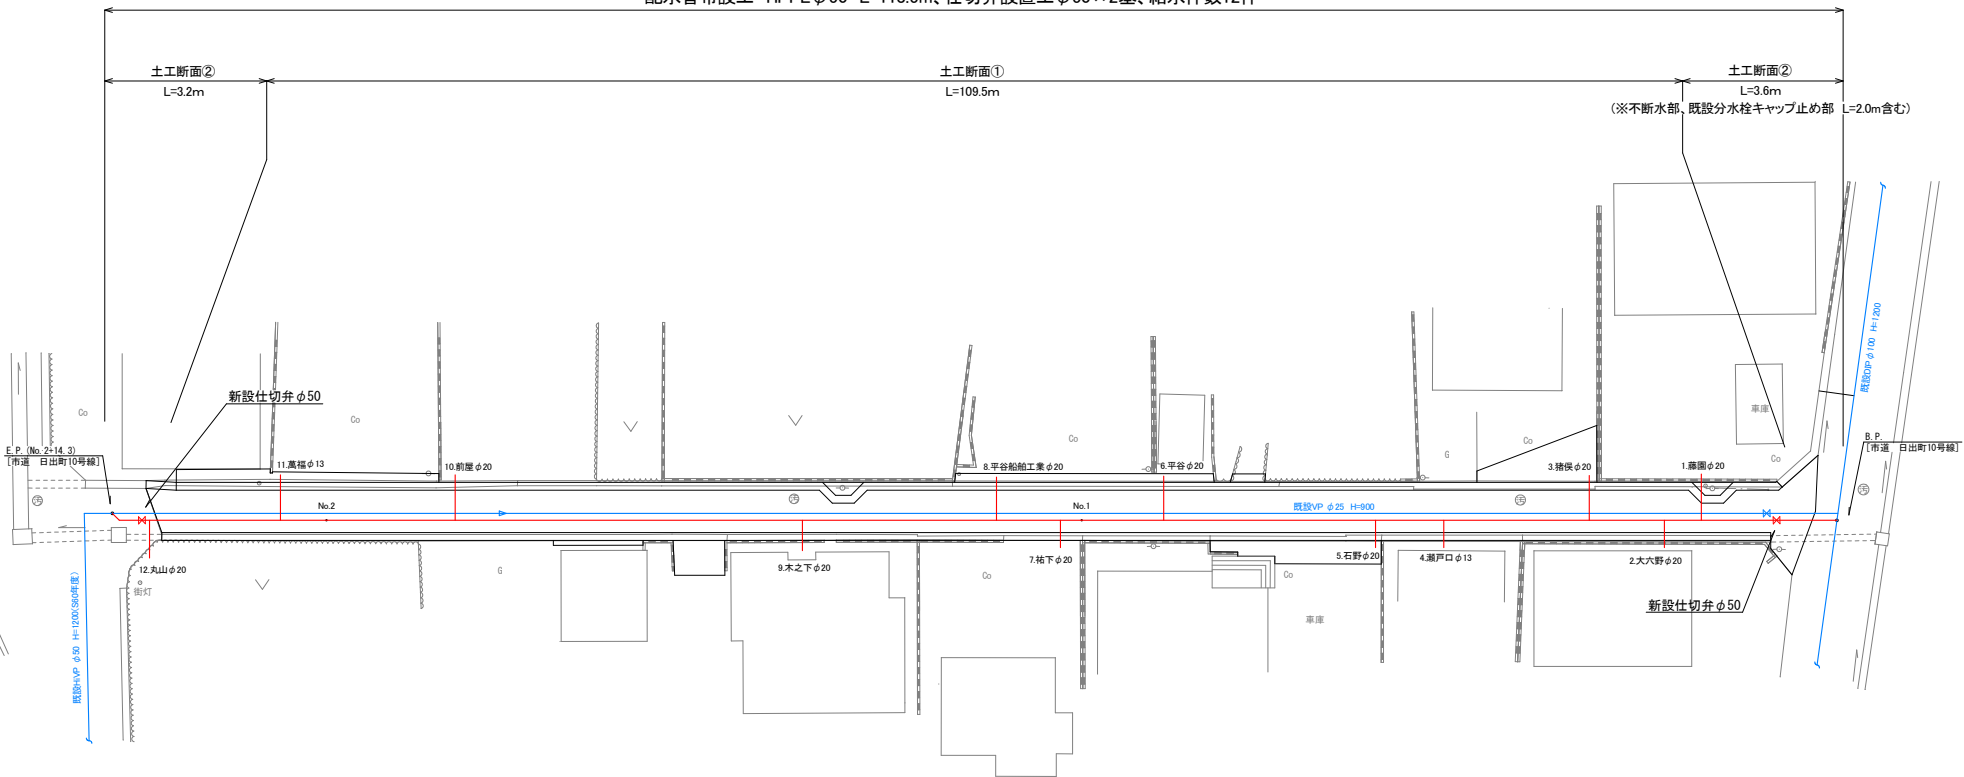

市道 日出町10号線 配管詳細図


S=1:250

[市道 日出町10号線]

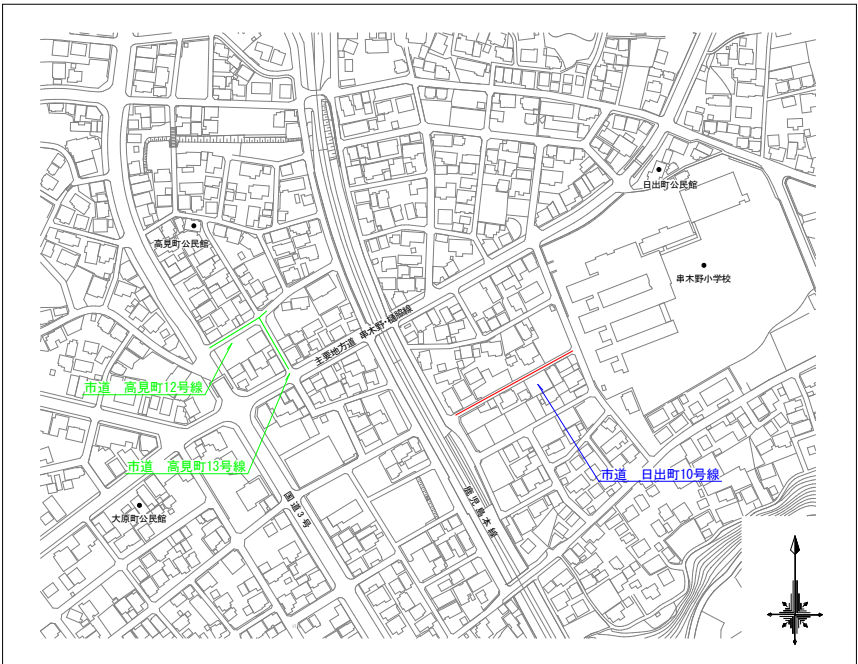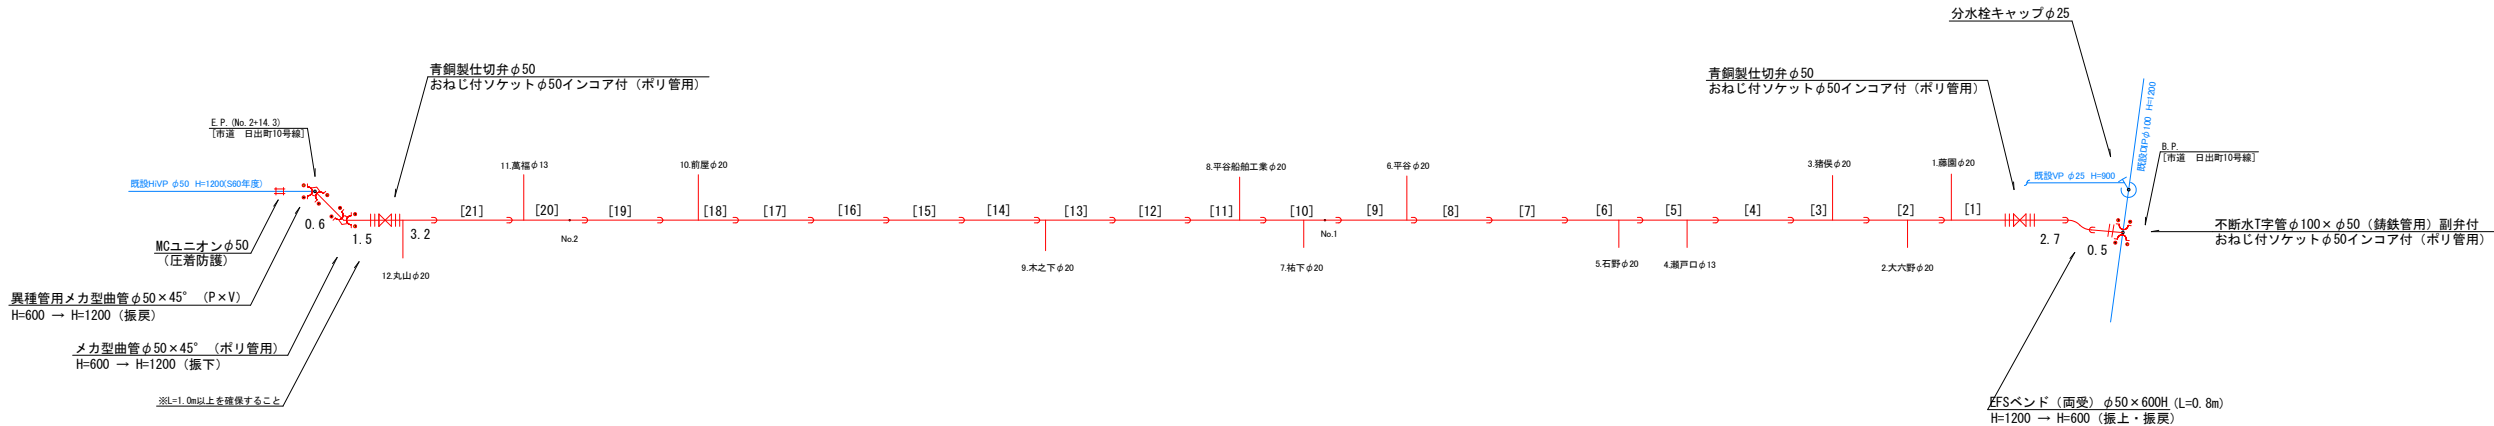

標準断面図

S=1:100


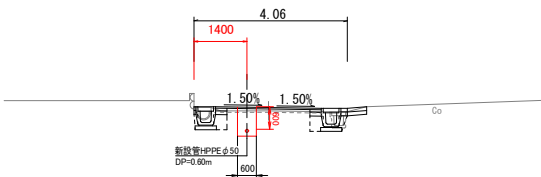


土工断面①(HPPE φ50)

As舗装 H=600 S=1:20

土工断面②(HPPE φ50)

As舗装 H=600 S=1:20

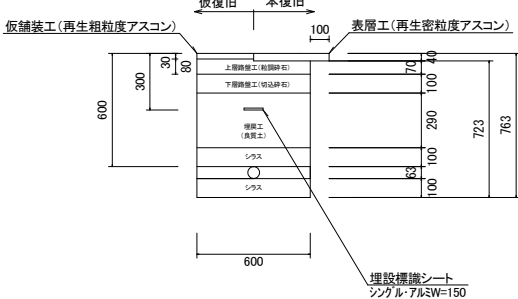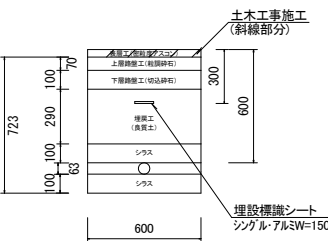

実施設計図

※舗装厚は原形復旧とするものとする

鹿児島県 いちき串木野市	
工事名	令和7年度 水単第11号 高見町外配水管布設替工事
工事箇所	いちき串木野市 日出町 地内
図面種類	平面図・配管詳細図
縮尺	図示
図面番号	全 3 葉 第 3 号
作成月日	令和 年 月 日