

[県道 郷戸市来線] 施工延長L=159.4m

配水管布設工 HPPE φ100 L=153.9m

仕切弁設置工 φ100×1基、φ30×1基

消火栓設置工 φ75×1基

給水件数×3件

[市道 鏡流馬線] 施工延長L=116.3m

配水管布設工 HPPE φ75 L=114.3m

仕切弁設置工 φ75×1基

給水件数×5件

令和7年度 水単(市)第13号 県道郷戸市来線配水管布設替工事(3工区)

(県道 郷戸市来線) (市道 鏡流馬線)

計画平面図

S=1:1000




[市道 鏡流馬線] 施工延長L=116.3m

配水管布設工 HPPE φ75 L=114.3m、HiVP φ75 L=2.0m、仕切弁設置工 φ75×1基、給水件数5件



標準断面図

S=1:100

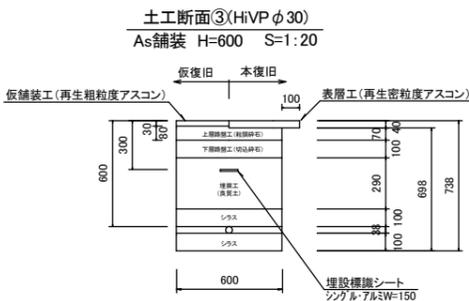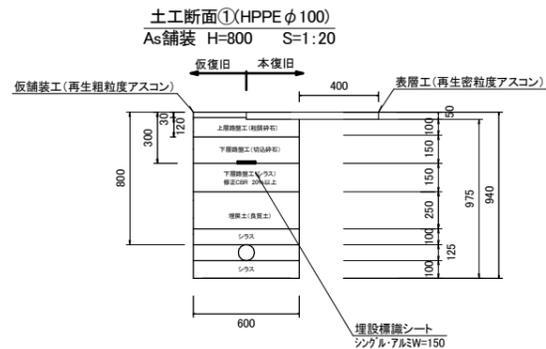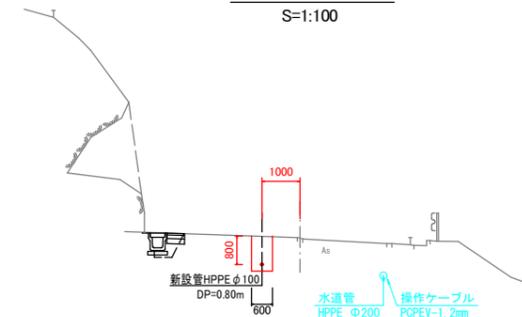

実施設計図

いちき串木野市	
工事名	令和7年度 県道郷戸市来線配水管布設替工事(3工区)
河川名	県道 郷戸市来線 市道 鏡流馬線
工事箇所	いちき串木野市 川上 地内
図面種類	計画平面図
縮尺	図示
図面番号	全 3 葉 第 1 号


[県道 郷戸市来線] 施工延長L=159.4m

配水管布設工 HPPE φ100 L=153.9m、HiVP φ30 L=5.5m、仕切弁設置工 φ100×1基、仕切弁設置工 φ30×1基、消火栓設置工 φ75×1基、給水件数3件

令和7年度 水単(市)第13号 県道郷戸市来線配水管布設替工事(3工区)

(県道 郷戸市来線)

配管詳細図

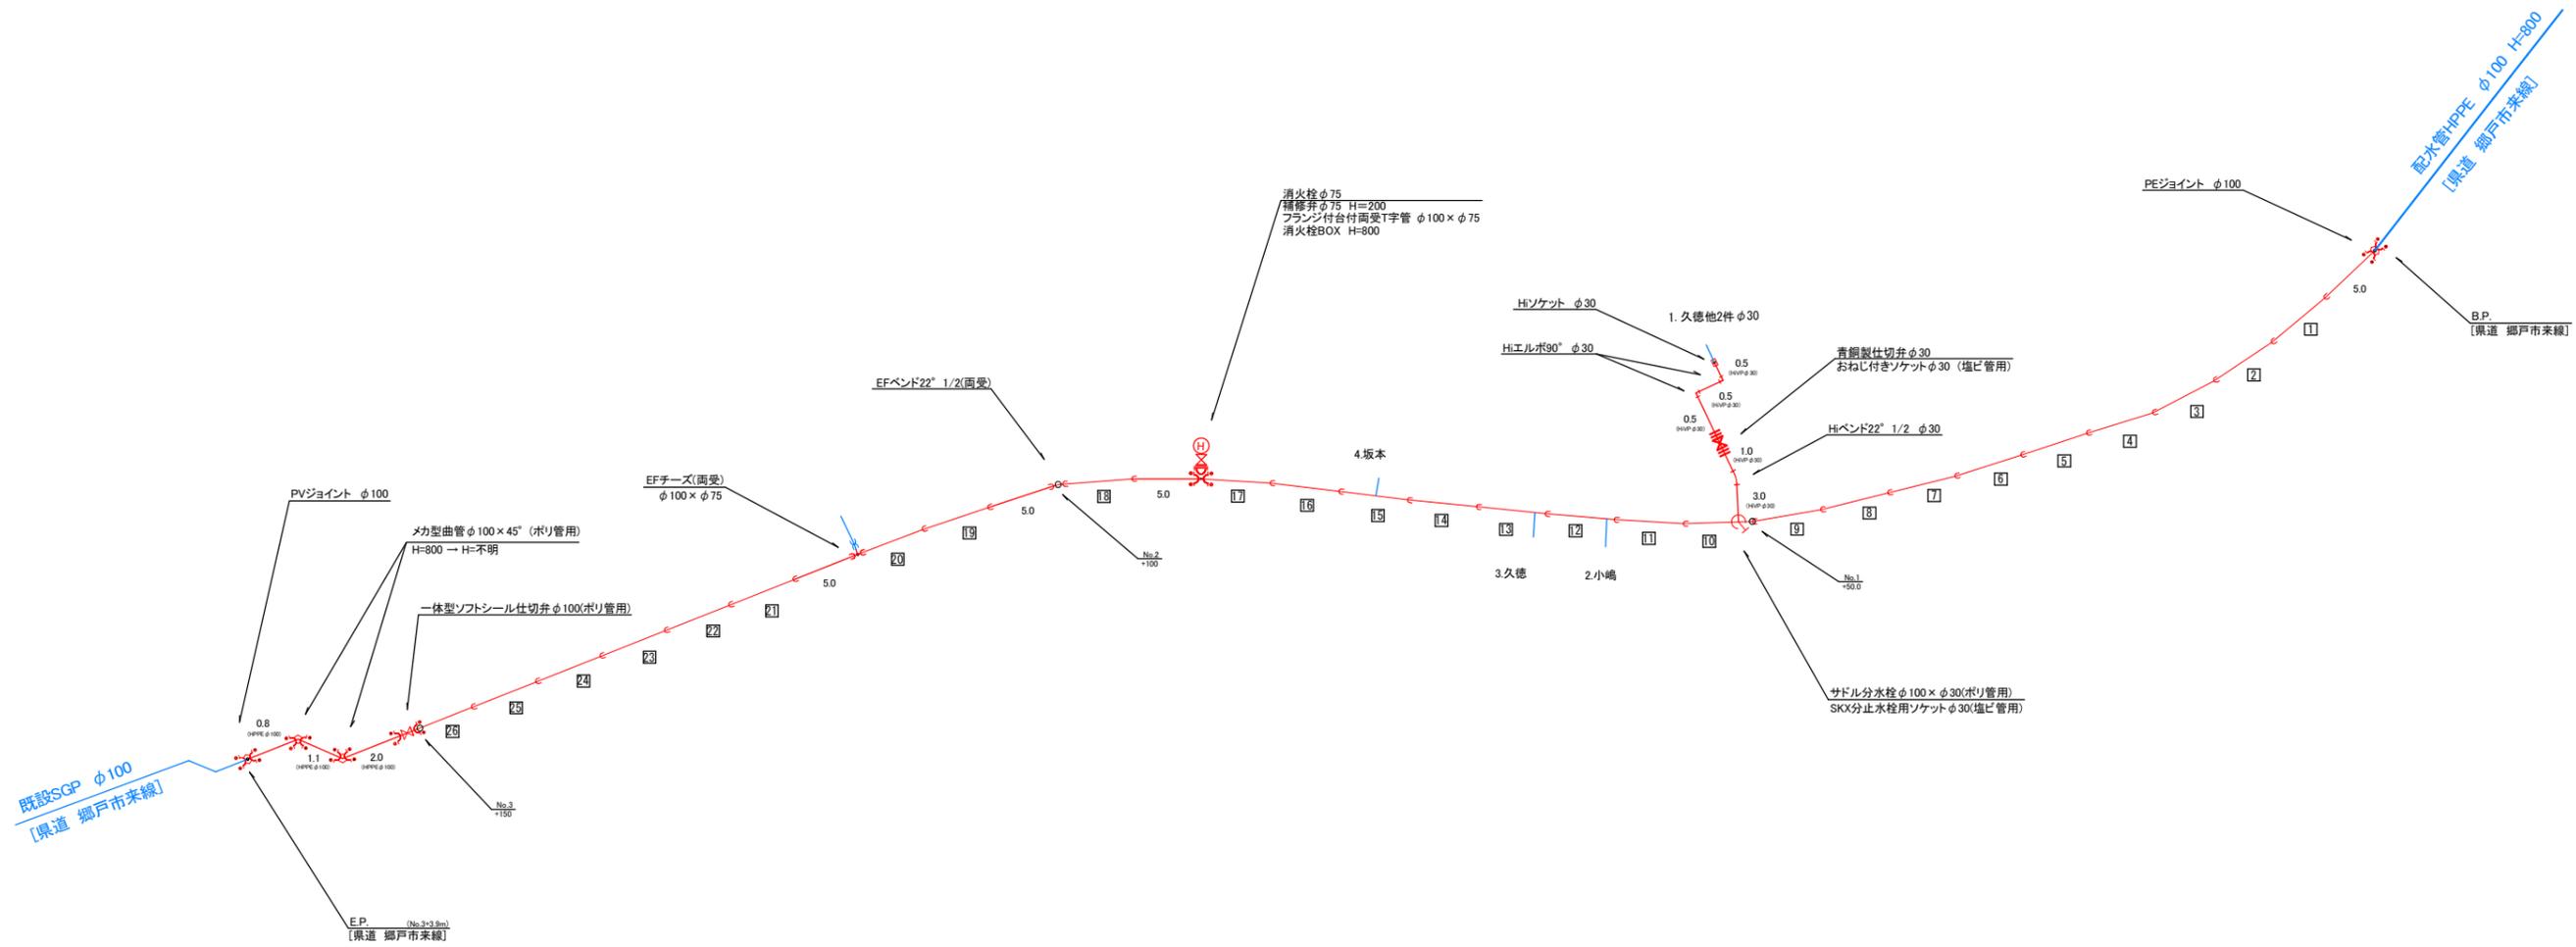


実施設計図

いちき串木野市	
工事名	令和7年度 県道郷戸市来線配水管布設替工事(3工区)
河川 路線名	県道 郷戸市来線
工事箇所	いちき串木野市 川上 地内
図面種類	配管詳細図
縮尺	S=1:250
図面番号	全 3 葉 第 2 号

令和7年度 水単(市)第13号 県道郷戸市来線配水管布設替工事(3工区)

(市道 鎗流馬線)

配管詳細図

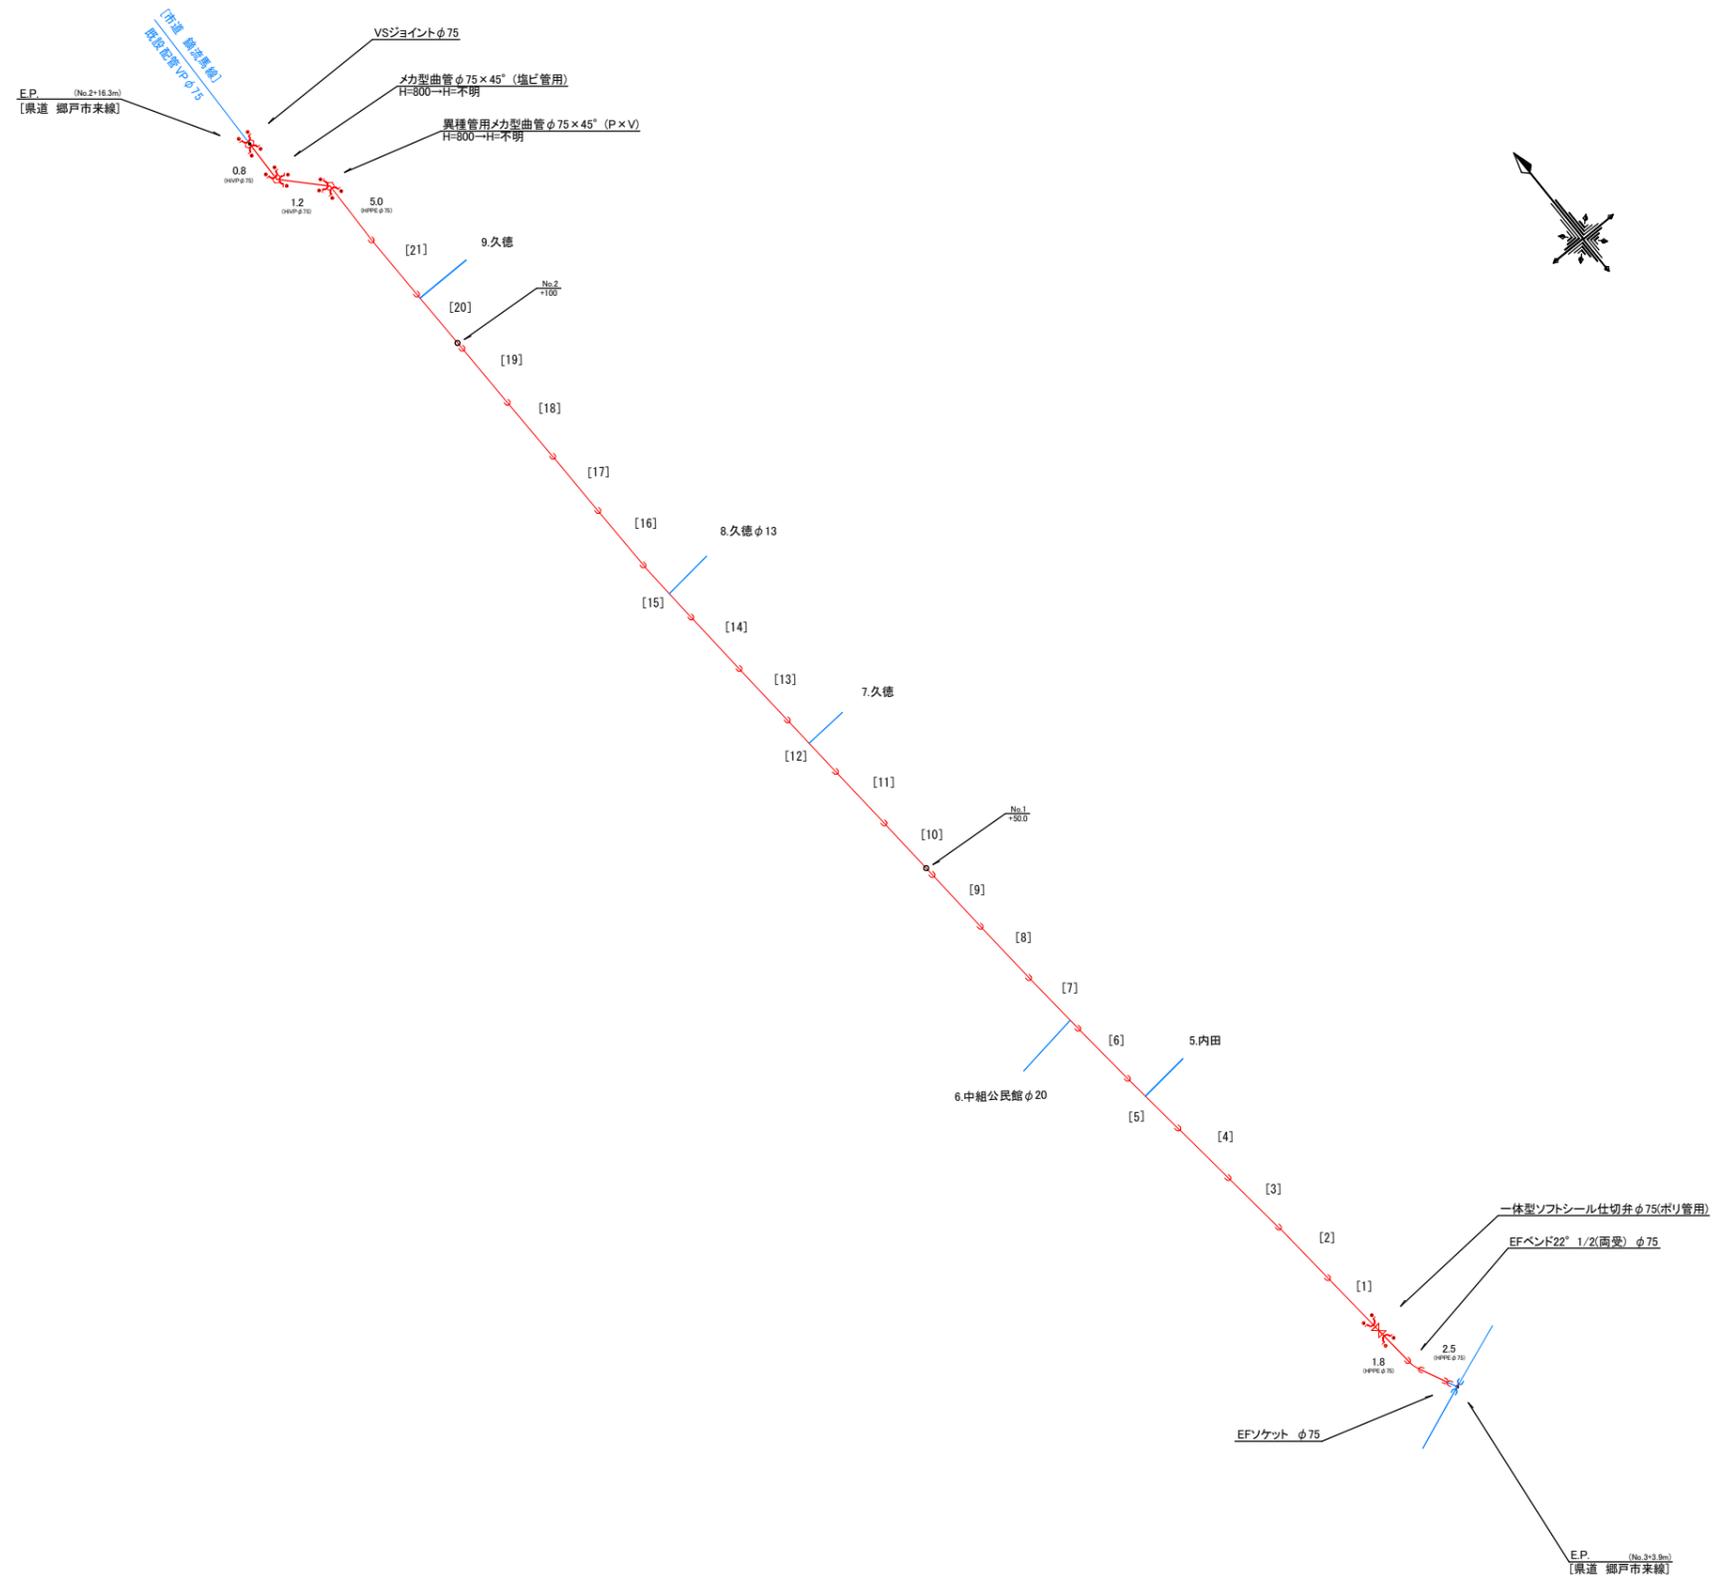

実施設計図

いちき串木野市	
工事名	令和7年度 県道郷戸市来線配水管布設替工事(3工区)
河川 路線名	市道 鎗流馬線
工事箇所	いちき串木野市 川上 地内
図面種類	配管詳細図
縮尺	S=1:250
図面番号	全 3 葉 第 3 号