

令和7年度 水単第14号 市道郷之原がた下線配水管布設替工事(2工区)

[市道 郷之原がた下線] 施工延長 L=191.7m

配水管布設工 HPPEφ200 L=143.4m、HPPEφ100 L=17.1m、HPPEφ50 L=24.9m

仕切弁設置工φ200×1基、φ100×1基、φ50×2基


消火栓設置工φ75×2基

給水件数8件

[市道 郷之原がた下線] 施工延長 L=191.7m


配水管布設工 HPPEφ200 L=143.4m、HPPEφ100 L=17.1m、HPPEφ50 L=24.9m、HiVPφ50 L=1.2m、HiVPφ25 L=1.3m

仕切弁設置工φ200×1基、φ100×1基、φ50×2基、消火栓設置工φ75×2基、給水件数8件

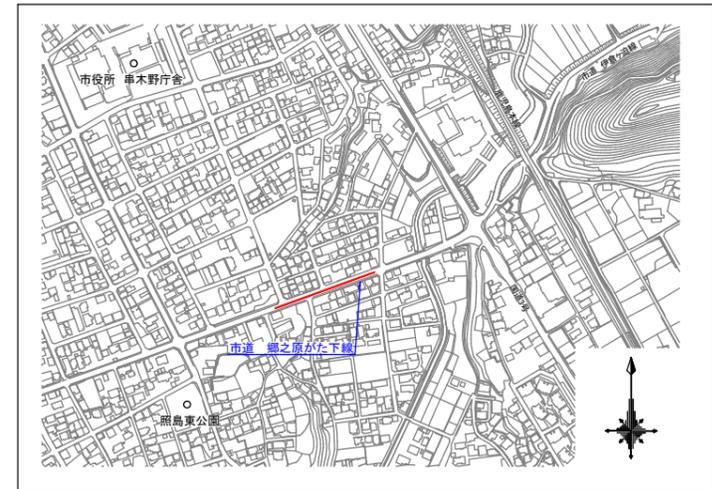


市道郷之原がた下線(2工区) 平面図
S=1:1000

[市道 郷之原がた下線]

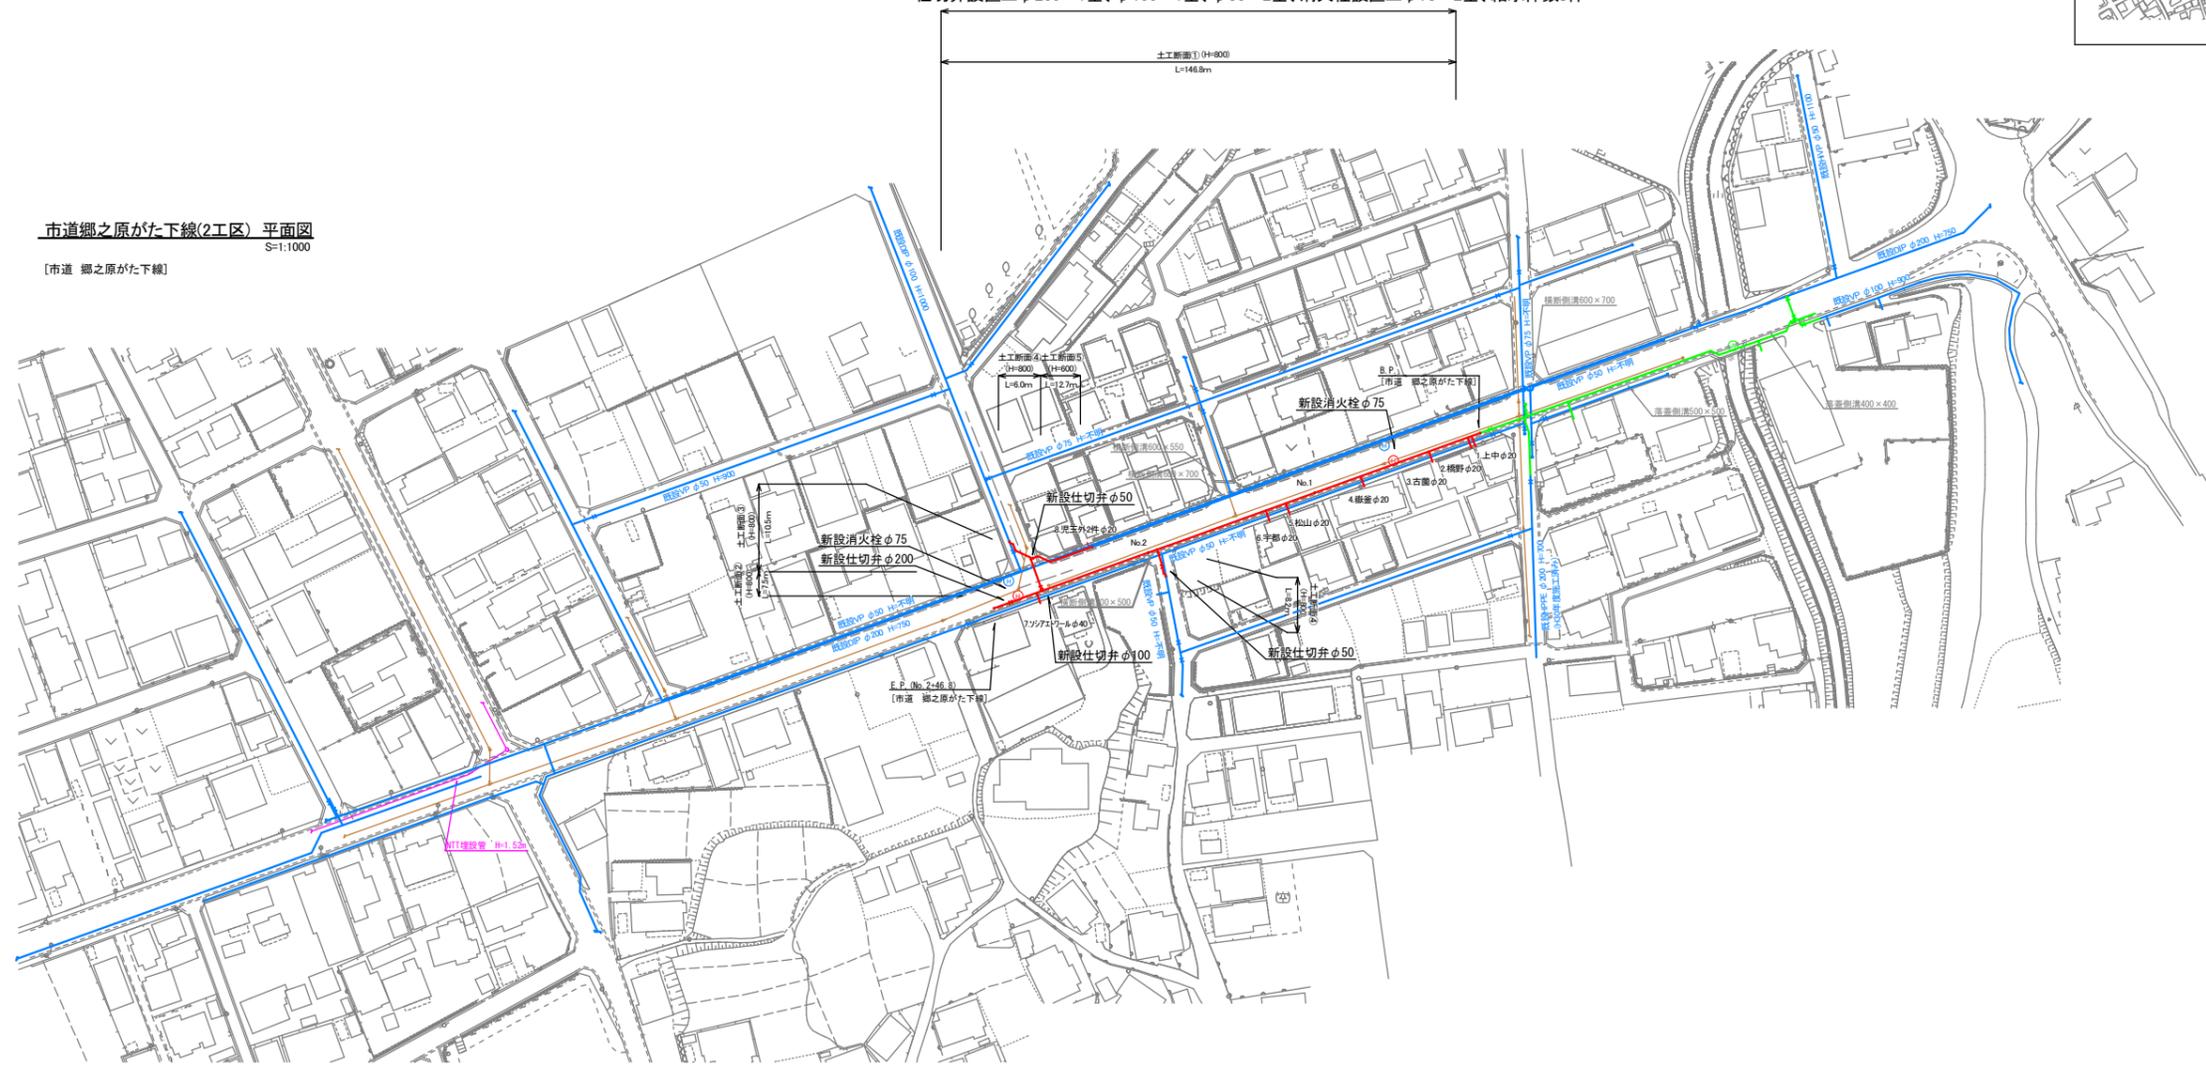


標準断面図(HPPEφ200)

[市道 郷之原がた下線] S=1:100

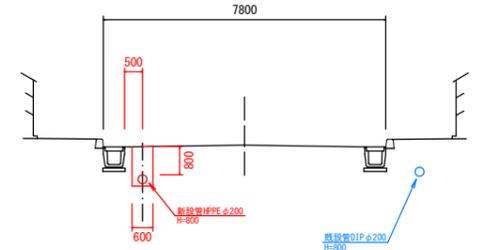


土工断面⑤(HPPEφ50)

As舗装(歩道) H=600 S=1:20

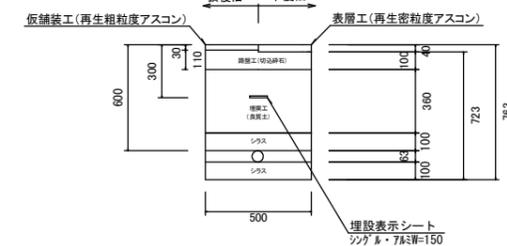


土工断面①(HPPEφ200)

As舗装 H=800 S=1:20

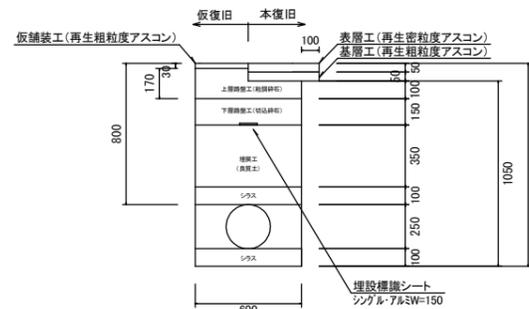


土工断面②(HPPEφ100)

As舗装 (H=800~H=1200) S=1:20

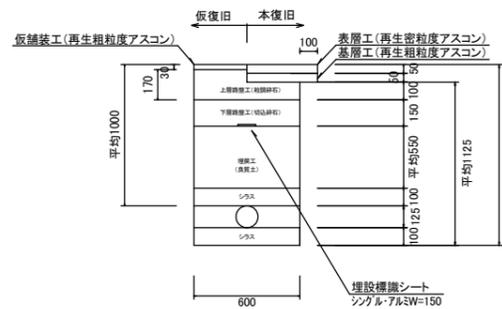


土工断面③(HPPEφ100)

As舗装 H=800 S=1:20

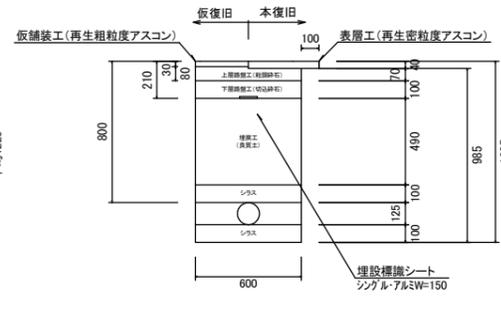

土工断面④(HPPEφ50)

As舗装 H=800 S=1:20

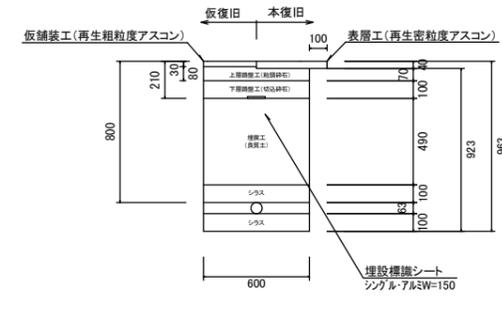

実施設計図

※舗装厚は原形復旧とするものとする

鹿兒島県 いちき串木野市	
工事名	令和7年度 水単第14号 市道郷之原がた下線配水管布設替工事(2工区)
工事箇所	いちき串木野市 恵比須町外 地内
図面種類	平面図
縮尺	図示
図面番号	全 2 葉 第 1 号
作成月日	令和 年 月 日

- 新設配水管 R7年度 1工区
- 新設配水管 R7年度 2工区
- 既設配水管
- 下水道管
- NTT埋設管

