


道維第14号 ハイウェイ灯設置工事（駅浜町線）

平面図

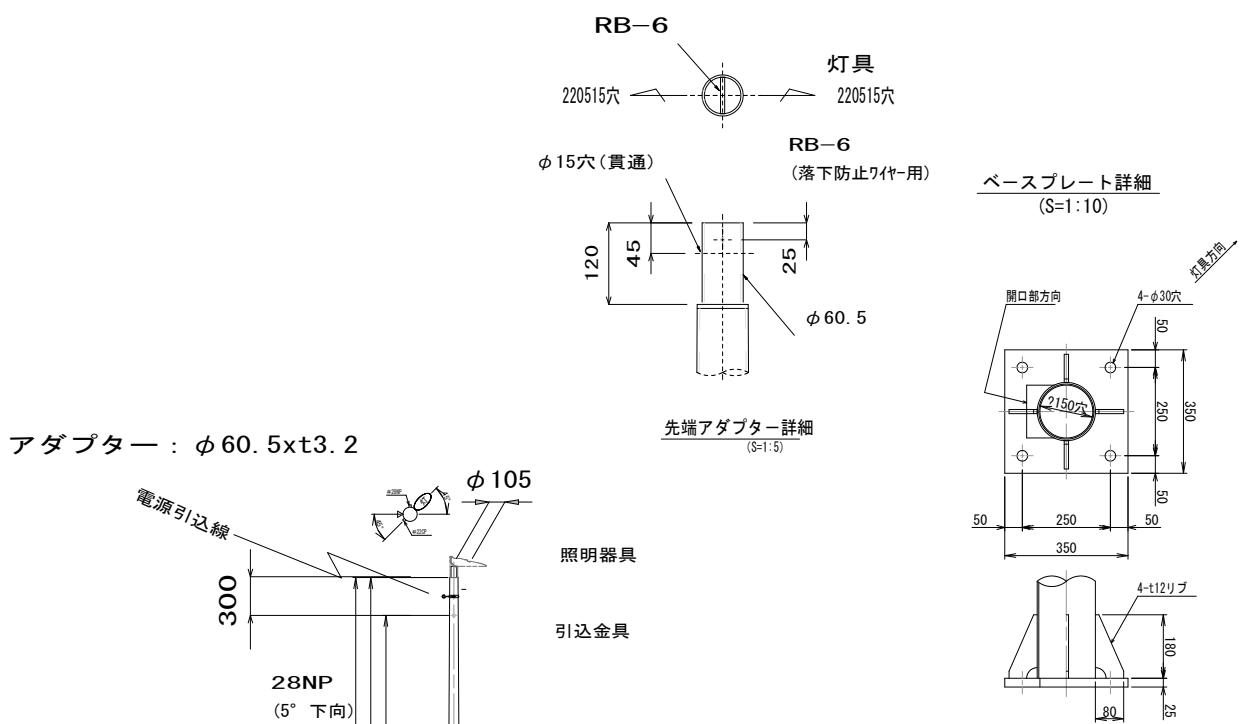


ハイウェイ灯設置N=1.0基

結線図 (参考)

照明器具参考図

AT4070C (KCE090-2C)

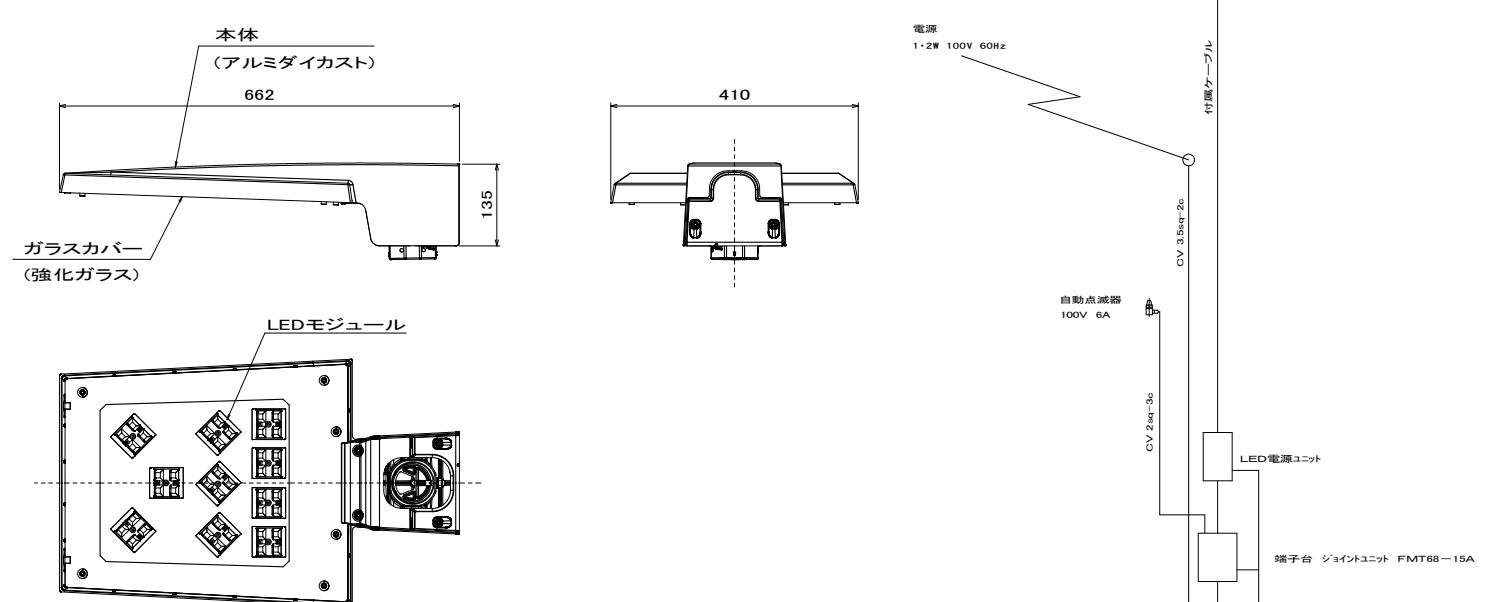

いちき串木野市

道路灯 数量表				
種別	摘要	計算式	数量	単位
基礎材	$t=100\text{mm}$	$0.25 \times 0.25 \times 3.14$	0.20	m ²
型枠 スパイダルダクト	$\phi 500 \ t=0.6$	1.70	1.70	m
基礎コンクリート	$\sigma_{ck}=18\text{N/mm}^2$	$0.25 \times 0.25 \times 3.14 \times 1.70$	0.33	m ³
オーガー掘削		$0.25 \times 0.25 \times 3.14 \times 1.80$	0.35	m ³
LED道路灯(交差点照明用)		KCE090-2C	1.00	台
ベース式テーパーポール	6m	特記のとおり	1.00	灯
引込バンド			1.00	ヶ
組アンカーボルト	4-M24×700L		1.00	組
自動点滅器	AC100V 3A		1.00	個
接地棒	$\phi 10 \times 1500$		1.00	本
舗装復旧		$1.0 \times 1.0 - 0.25 \times 0.25 \times \pi$	0.80	m ²

いちき串木野市	
工事名	令和7年度 ハイウェイ灯設置工事（駅浜町線）
河川名 路線	市道 駅浜町線
工事箇所	いちき串木野市 春日町 地内
図面種類	道路塔詳細図
縮尺	各図参照
図面番号	全 1 葉 第 1 号