

令和8年度 水単第10号 市道郷之原がた下線配水管布設替工事(2工区)

[市道 郷之原がた下線] 施工延長 L=140.8m

配水管布設工 HPPEφ200 L=61.5m、HPPEφ150 L=63.1m


仕切弁設置工φ150×4基、φ50×1基、消火栓設置工φ75×1基、給水件数2件

[市道 郷之原がた下線] 施工延長 L=140.8m

配水管布設工 HPPEφ200 L=61.5m、HPPEφ150 L=63.1m、HPPEφ100 L=1.4m


HPPEφ75 L=2.2m、HPPEφ50 L=8.0m、HiVPφ150 L=3.5m、HiVPφ50 L=1.9m

仕切弁設置工φ150×4基、φ50×1基、消火栓設置工φ75×1基、給水件数2件

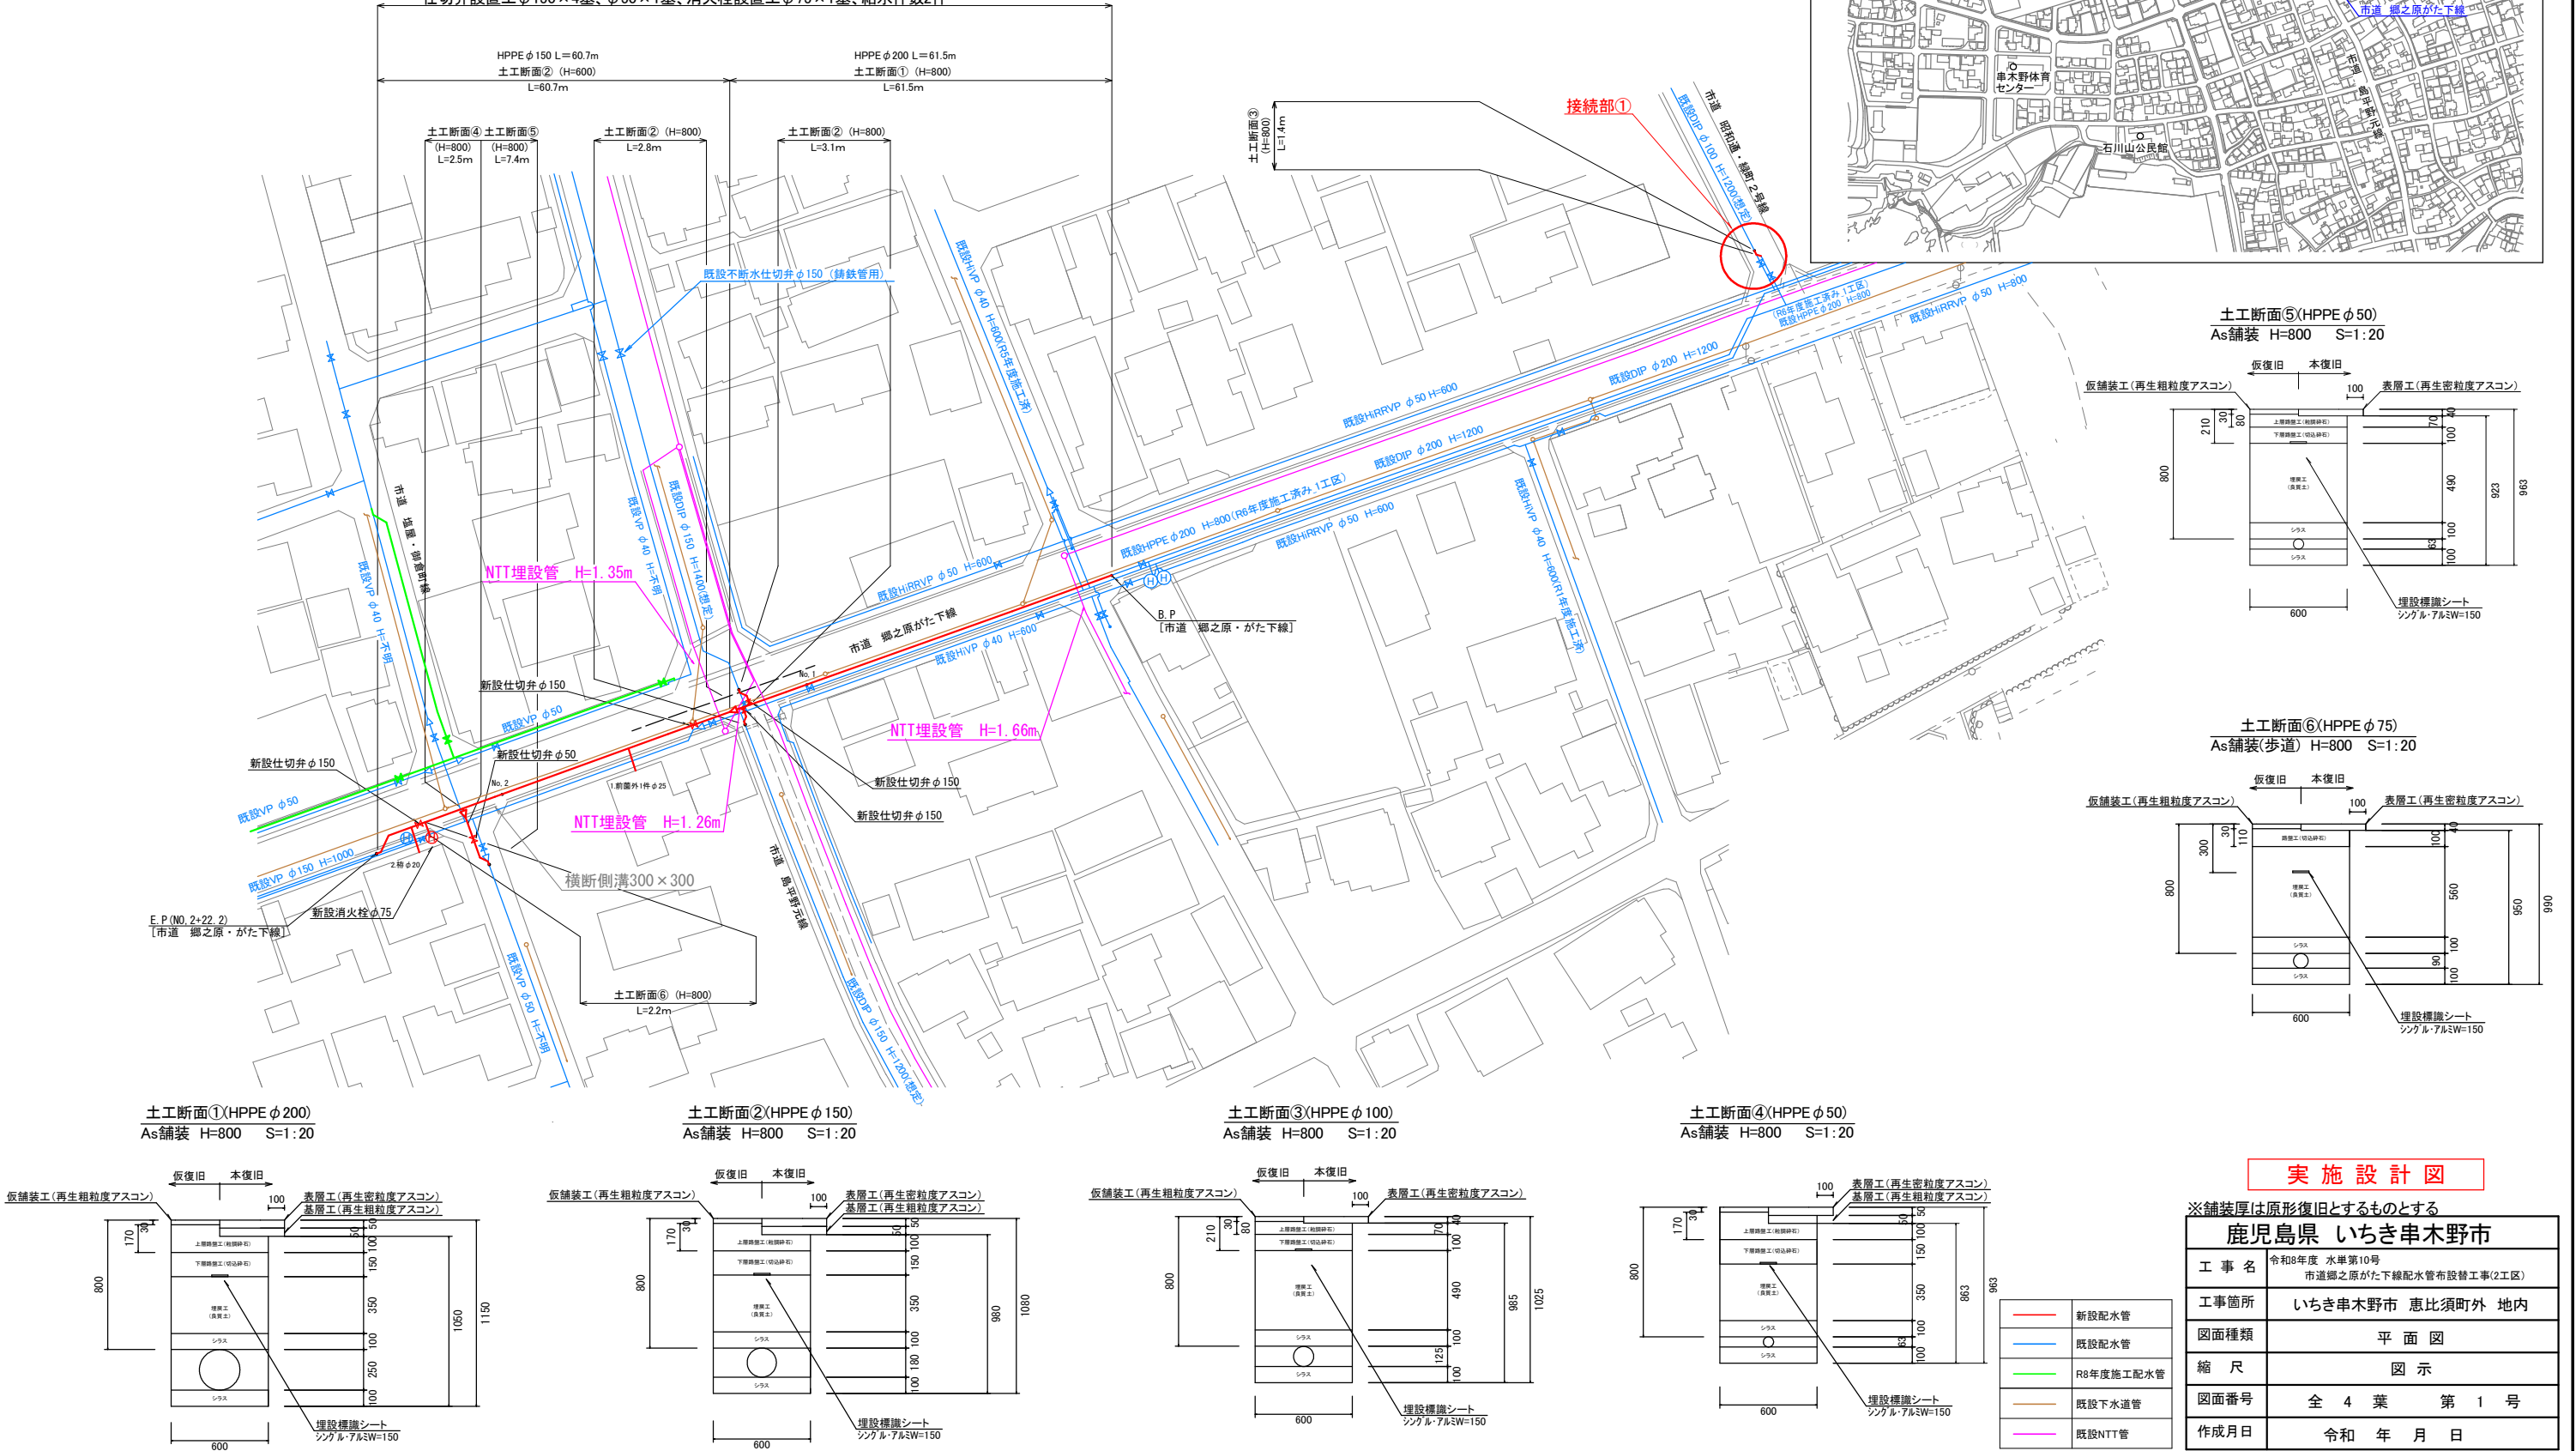

令和8年度 水単第10号 市道郷之原がた下線配水管布設替工事(2工区)

市道郷之原がた下線(2工区) 配管詳細図
[市道 郷之原・がた下線] S=1:250

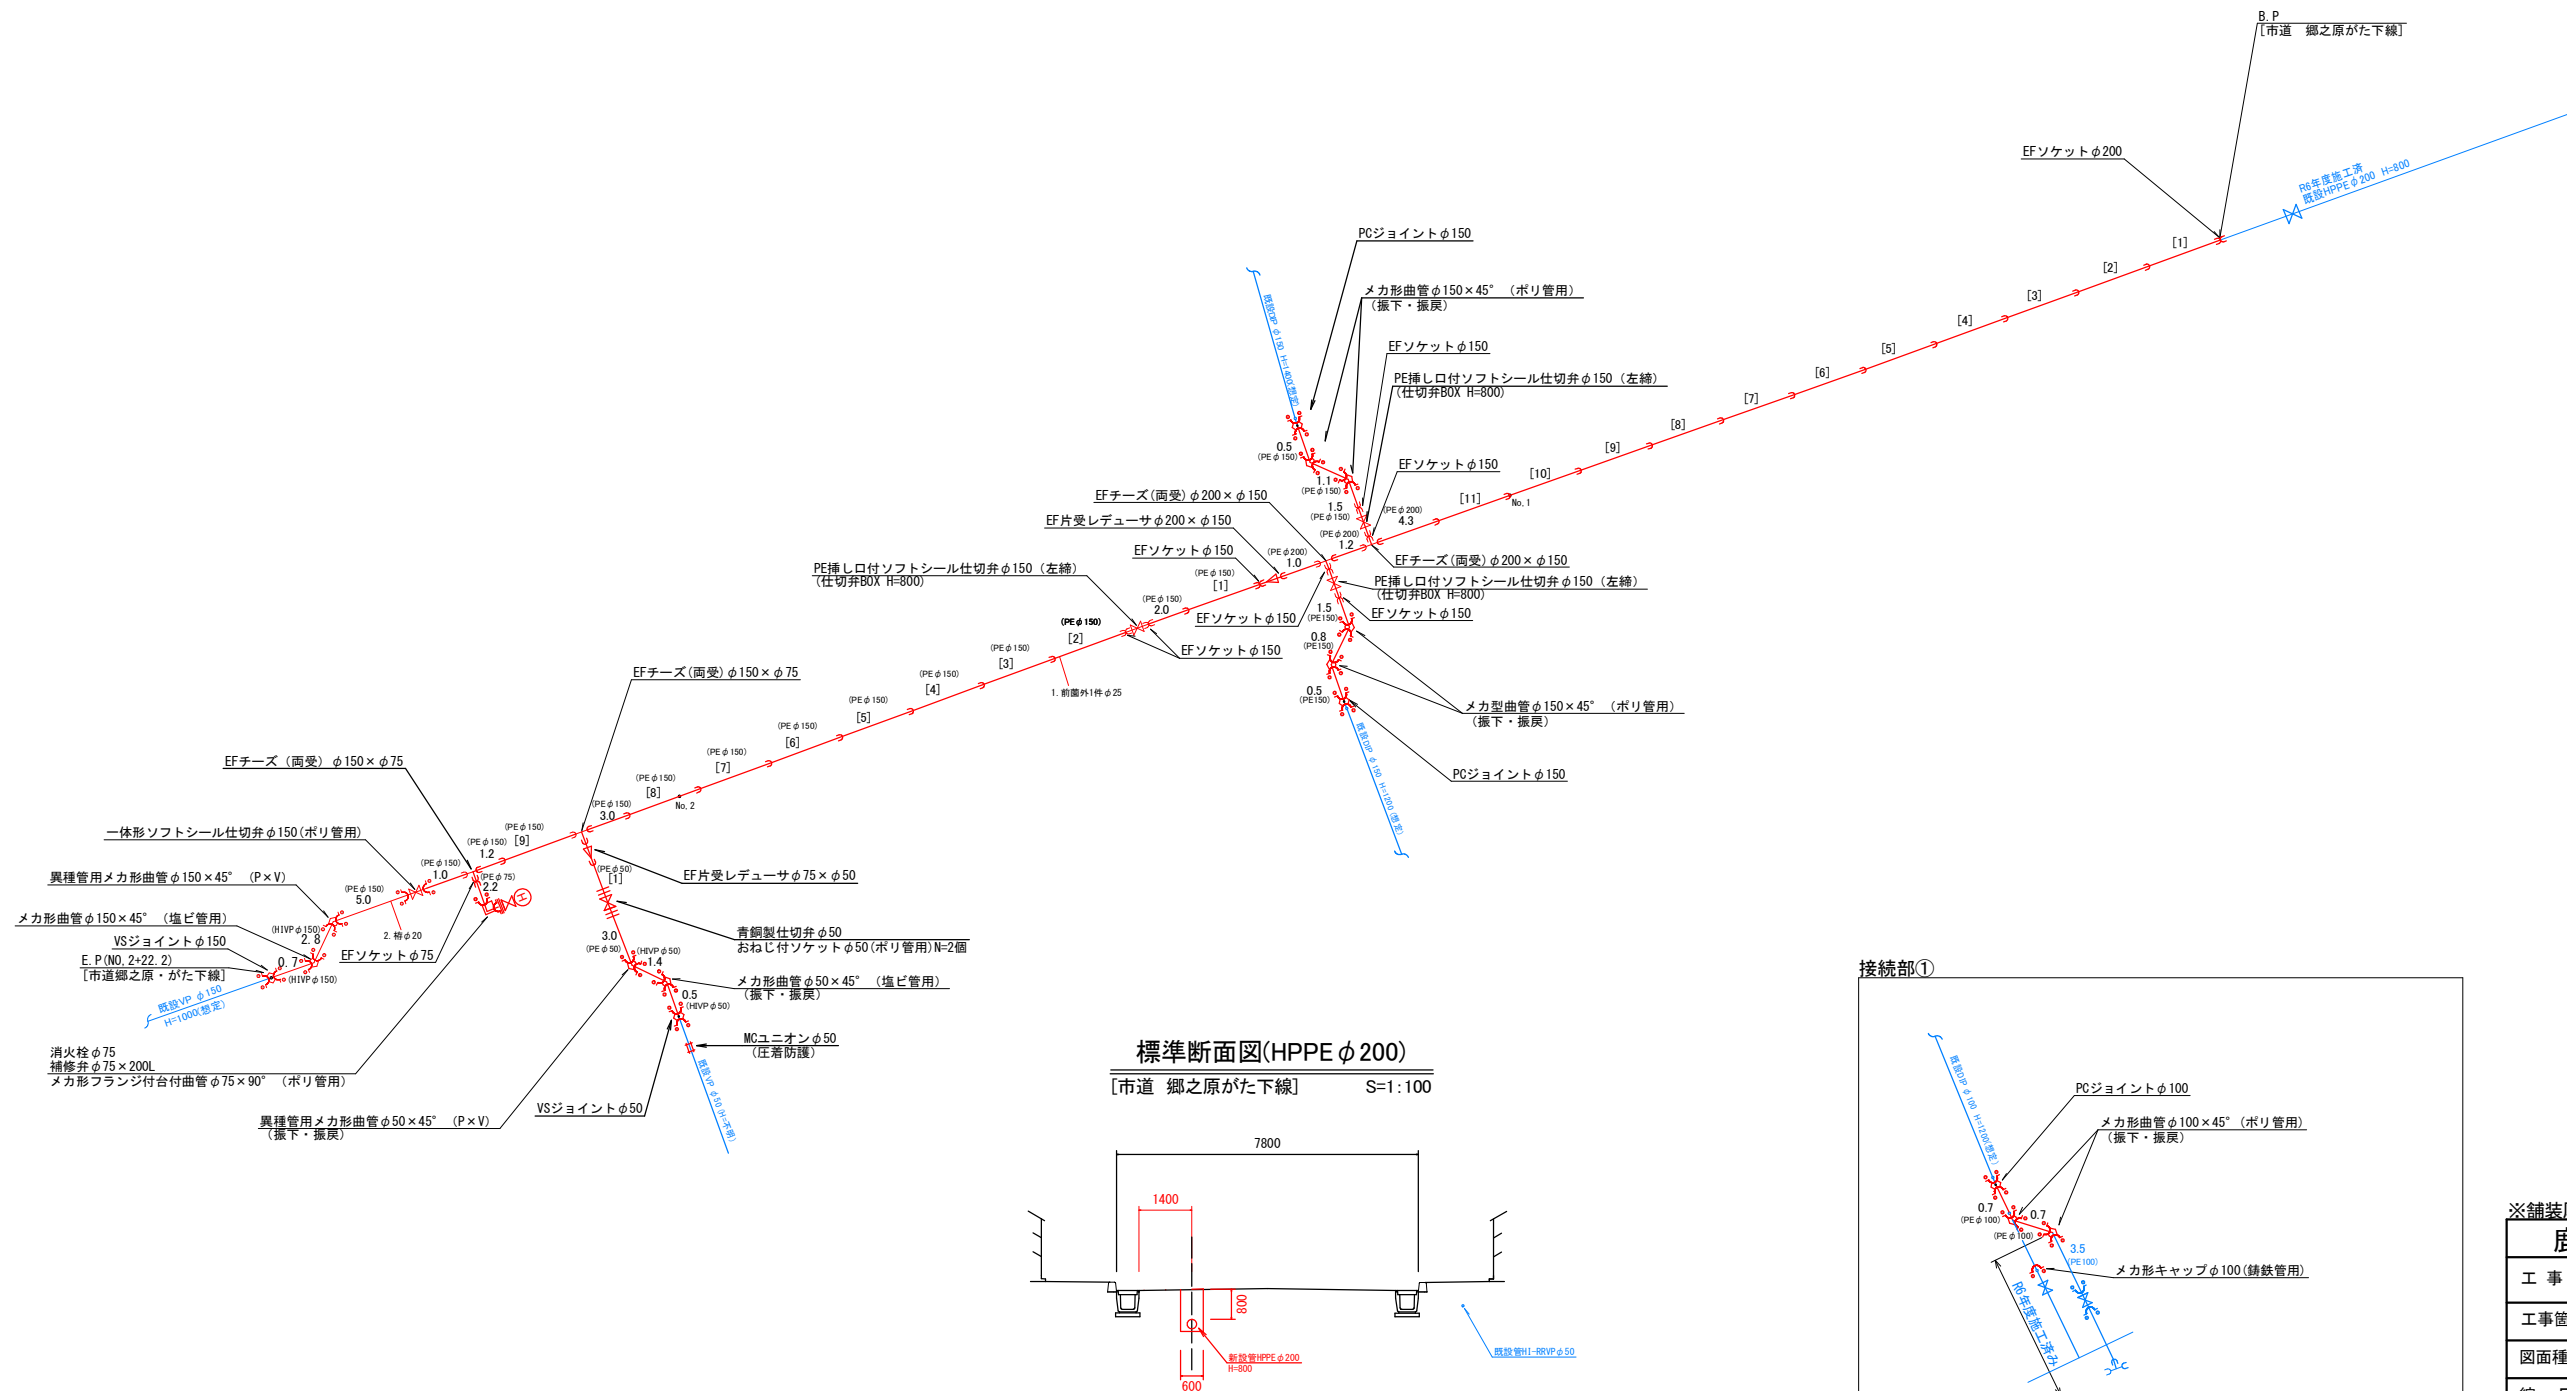

実施設計図

※舗装厚は原形復旧とするものとする

鹿児島県 いちき串木野市	
工 事 名	令和8年度 水岸第10号 市道郷之原がた下線配水管布設替工事(2工区)
工事箇所	いちき串木野市 恵比須町外 地内
図面種類	配管詳細図
縮 尺	図 示
図面番号	全 4 葉 第 2 号
作成月日	令和 年 月 日

令和8年度 水単第10号 市道郷之原がた下線配水管布設替工事(2工区)

[市道 別府島平線] 施工延長 L=64.9m



配水管布設工 HPPEφ75 L=48.0m

仕切弁設置工φ75×1基、φ50×2基、φ40×1基、給水件数3件


市道郷之原がた下線(2工区) 平面図

S=1:1000

[市道 市道 別府島平線]

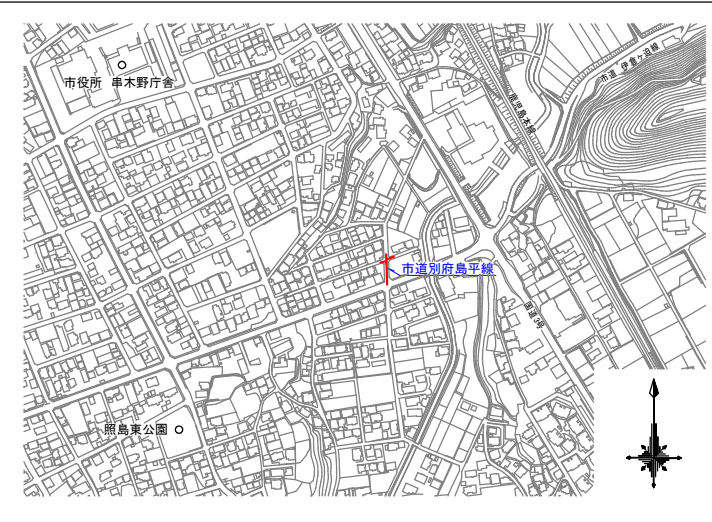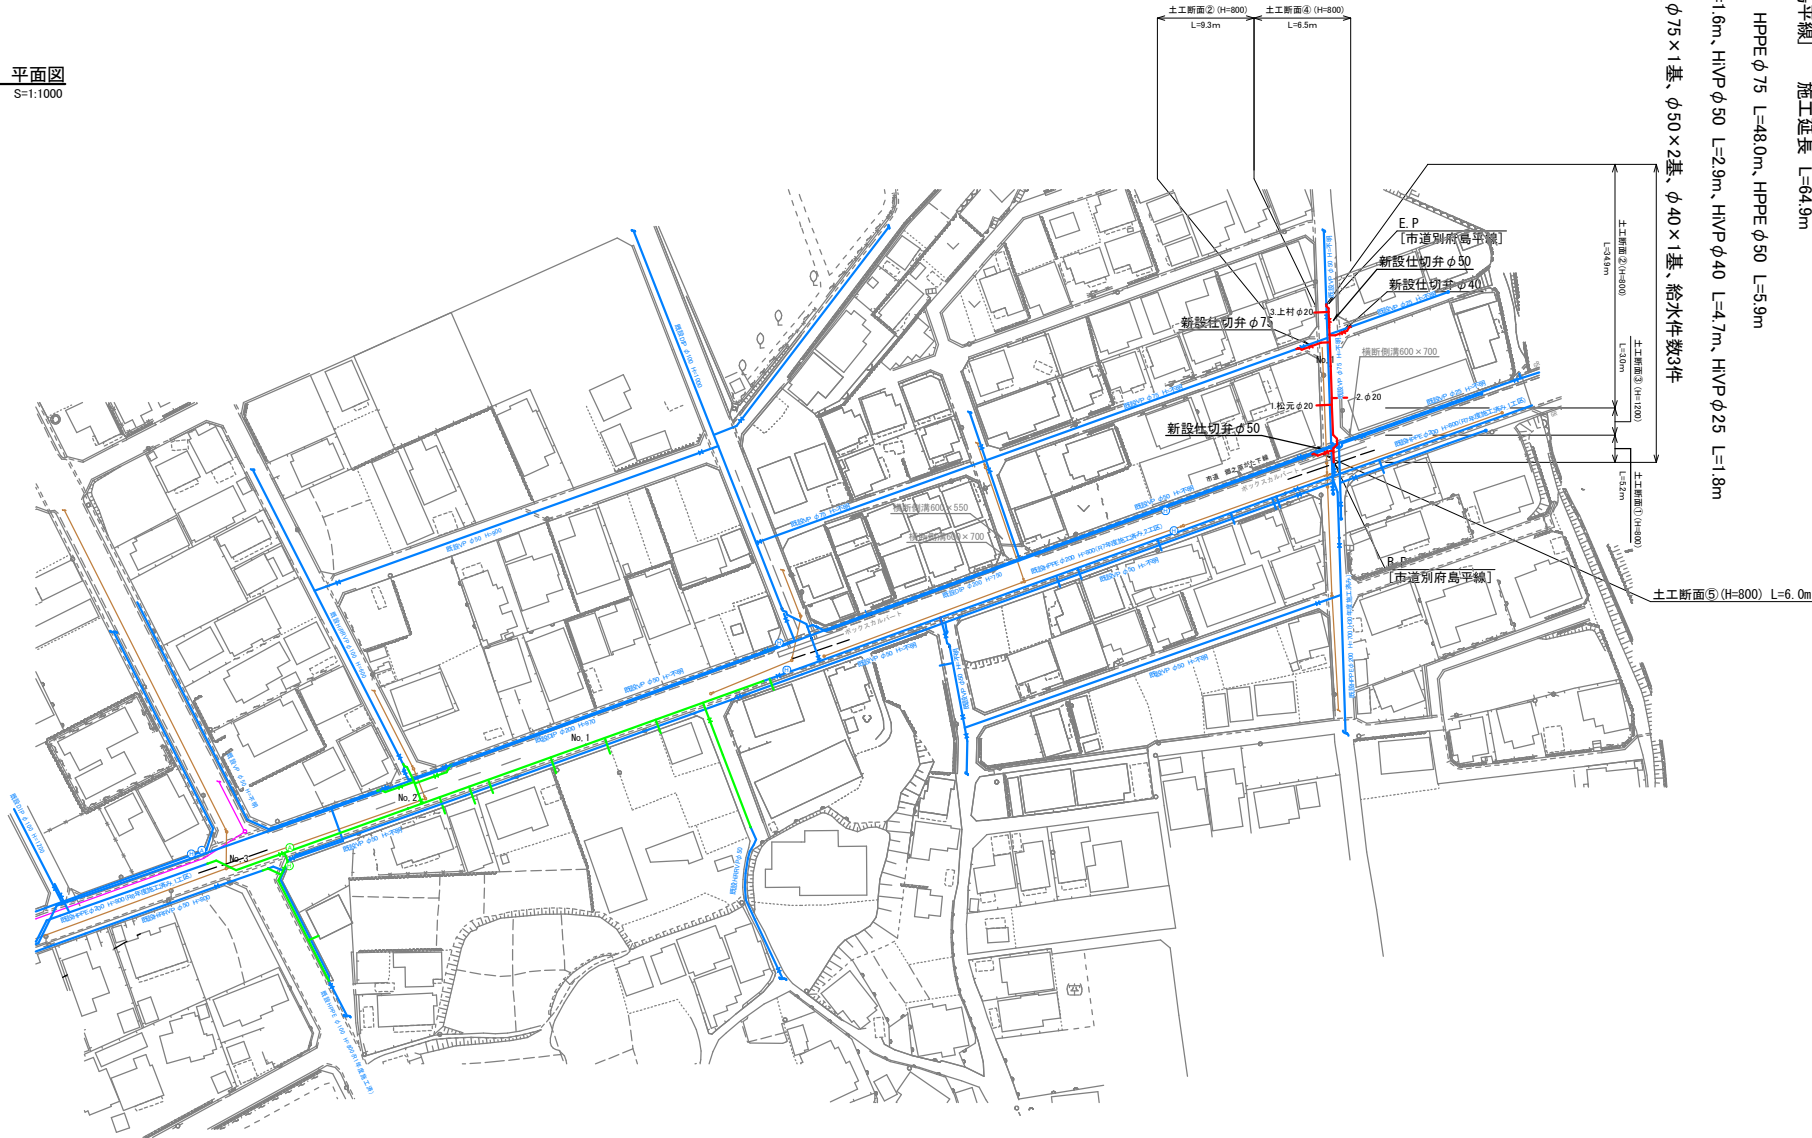


土工断面⑤(HPPEφ50)
As舗装 H=800 S=1:20

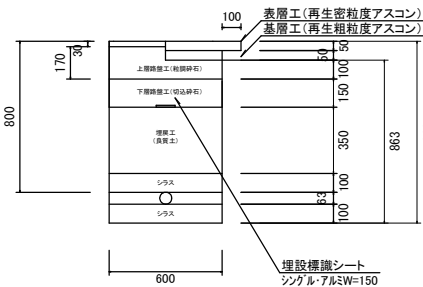


標準断面図(HPPEφ75)


[市道 別府島平線] S=1:100

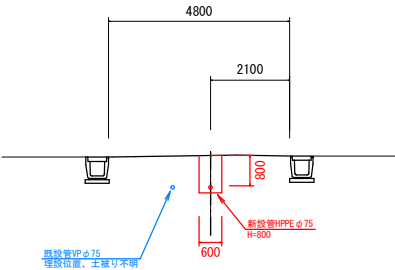


土工断面①(HPPEφ75)
As舗装 H=800 S=1:20

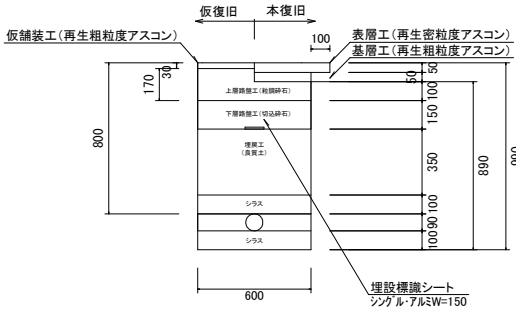


土工断面②(HPPEφ75)
As舗装 H=800 S=1:20

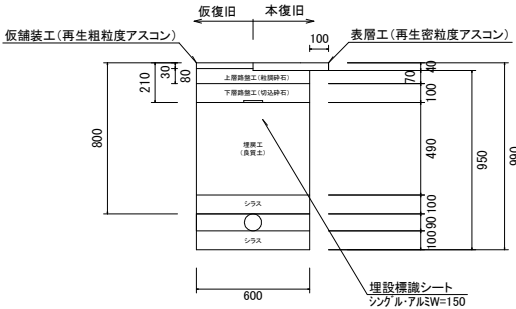

土工断面③(HPPEφ75)
As舗装 H=1200 S=1:20

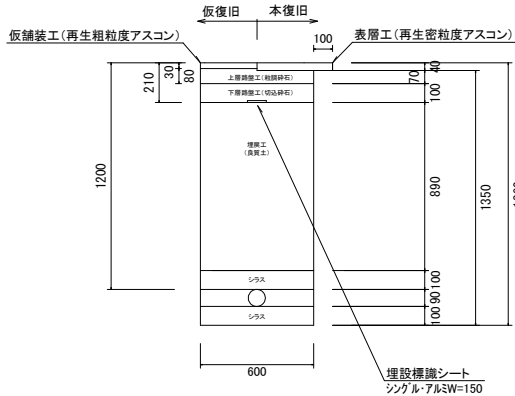

土工断面④(HiVPφ40)
As舗装 H=800 S=1:20

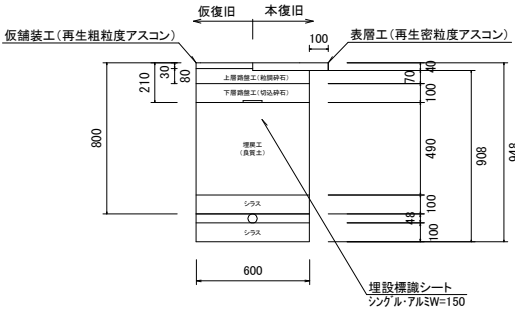

実施設計図

※舗装厚は原形復旧とするものとする

鹿児島県 いちき串木野市


工事名	令和8年度 水単第10号 市道郷之原がた下線配水管布設替工事(2工区)
工事箇所	いちき串木野市 恵比須町外 地内
図面種類	平面図
縮尺	図示
図面番号	全 4 葉 第 3 号
作成月日	令和 年 月 日

新設配水管	新設配水管
既設配水管	既設配水管
R8年度施工配水管	R8年度施工配水管
既設下水道管	既設下水道管
既設NTT埋設管	既設NTT埋設管


令和8年度 水単第10号 市道郷之原がた下線配水管布設替工事(2工区)

市道郷之原がた下線(1工区) 配管詳細図
S=1:250

[市道 別府島平線]

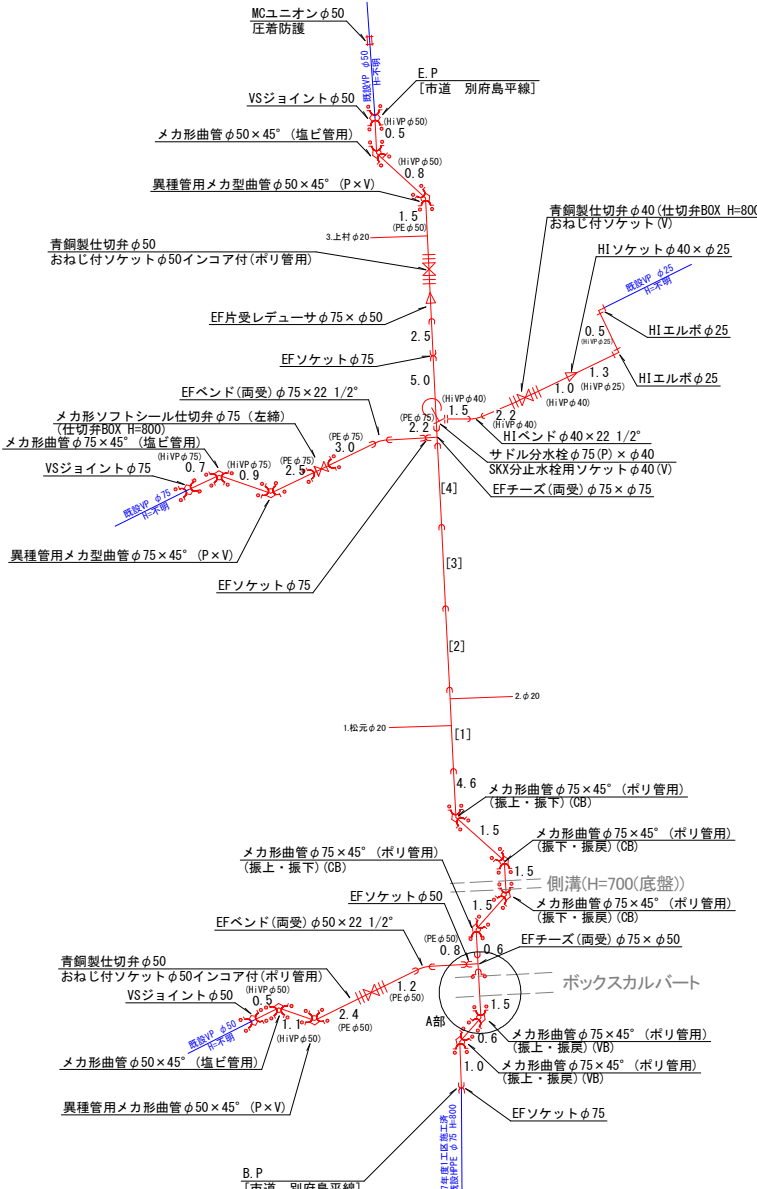

A部詳細図

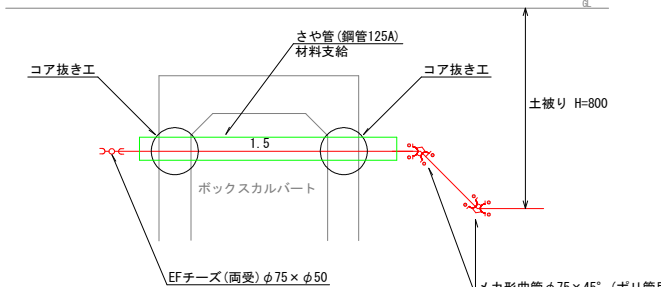

実施設計図

※舗装厚は原形復旧とするものとする

鹿児島県 いちき串木野市	
工 事 名	令和8年度 水準第10号 市道郷之原がた下線配水管布設替工事(2工区)
工事箇所	いちき串木野市 恵比須町外 地内
図面種類	配管詳細図
縮 尺	図 示
図面番号	全 4 葉 第 4 号
作成月日	令和 年 月 日