



修繕概要				
工事名	串木野高齢者福祉センター揚水管屋上部配管替修繕	直接仮設工事	外部足場、養生、整理清掃後片付け等	その他 <ul style="list-style-type: none"> <li>・建物を使用しながらの施工となるため、内部からの作業は最小限にとどめること。</li> <li>・施工前に、現場を調査確認すること。</li> <li>・設計図書に記載なくとも当然必要と認められるもので軽微なものは、監督職員と協議し請負金額の範囲内において施工すること。</li> <li>・施工中、既存部分を汚染・損傷させた場合は、現状に準じて補修すること。</li> </ul>
工事場所	いちき串木野市 新生町 地内	機械設備工事	配管替修繕（揚水管、配水管）	
工事建物	串木野高齢者福祉センター、鉄筋コンクリート造、地上2階建て、延べ1,894.38m <sup>2</sup> 昭和56年3月竣工			
工事範囲	機械設備 一式			

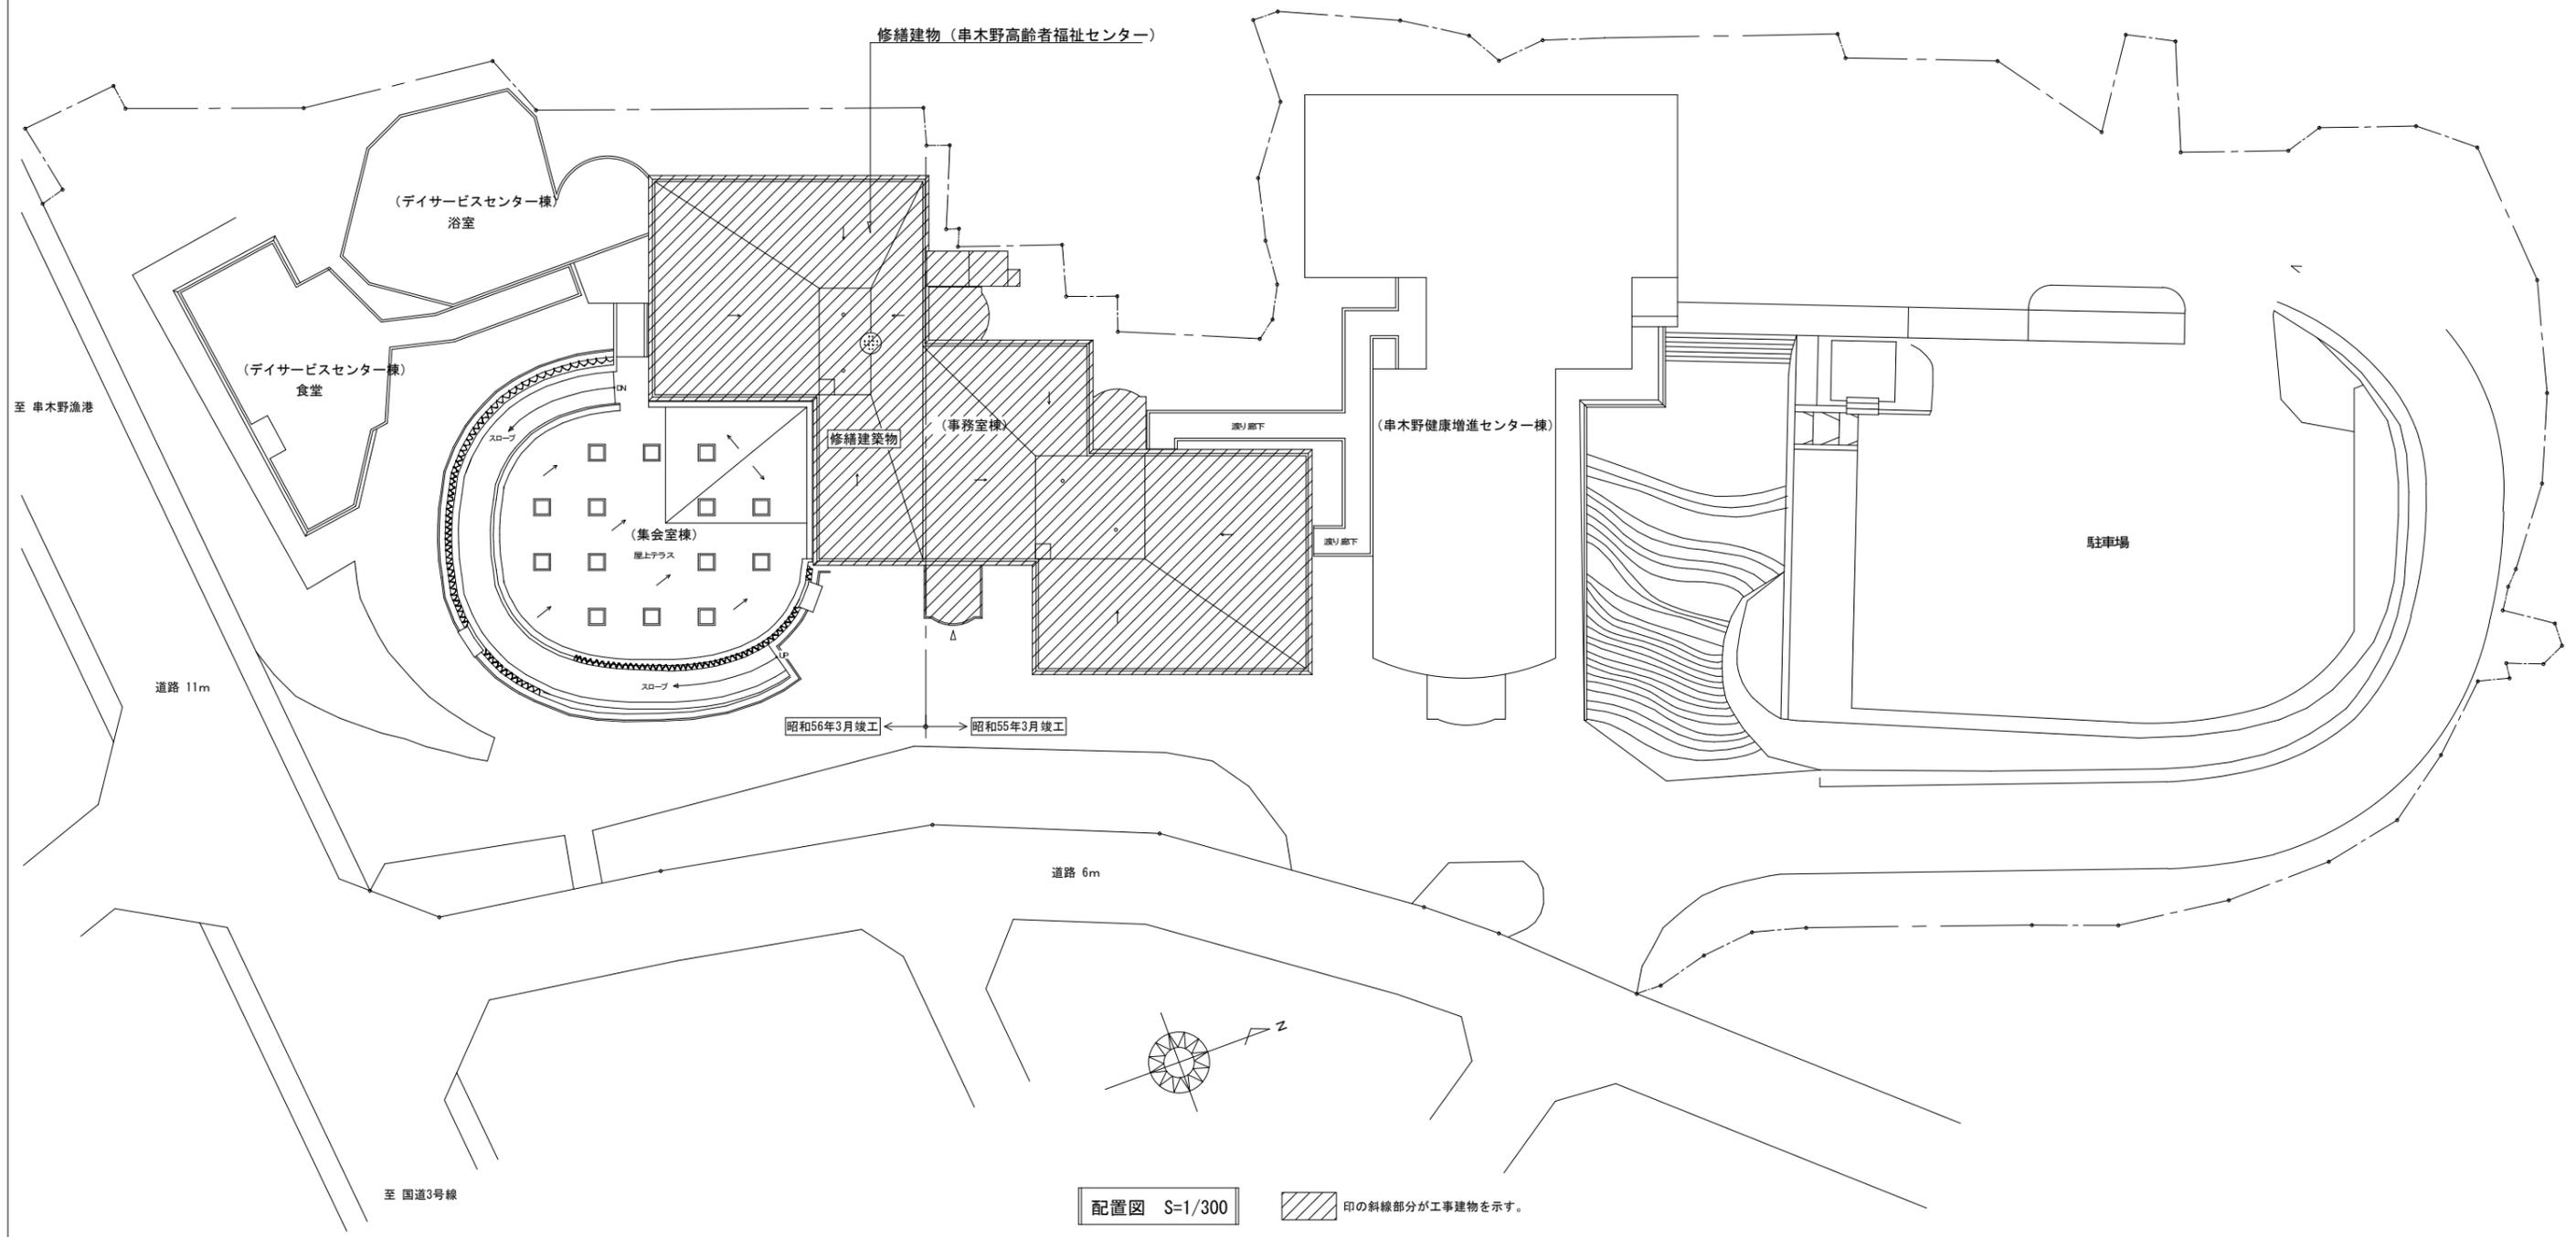

配置図 S=1/300 印の斜線部分が工事建物を示す。

MEMO	鹿児島県 いちき串木野市役所		担当 製 図 印	工事名称	串木野高齢者福祉センター揚水管屋上部配管替修繕	設計年月日	令和7年 月 日	図面番号 <b>1</b>
	〒899-2192 いちき串木野市湊町1丁目1番地	TEL (0996)-21-5154 FAX (0996)-21-5192		図面名称	工事概要、外部仕上表、配置図	縮尺	S=1/300	



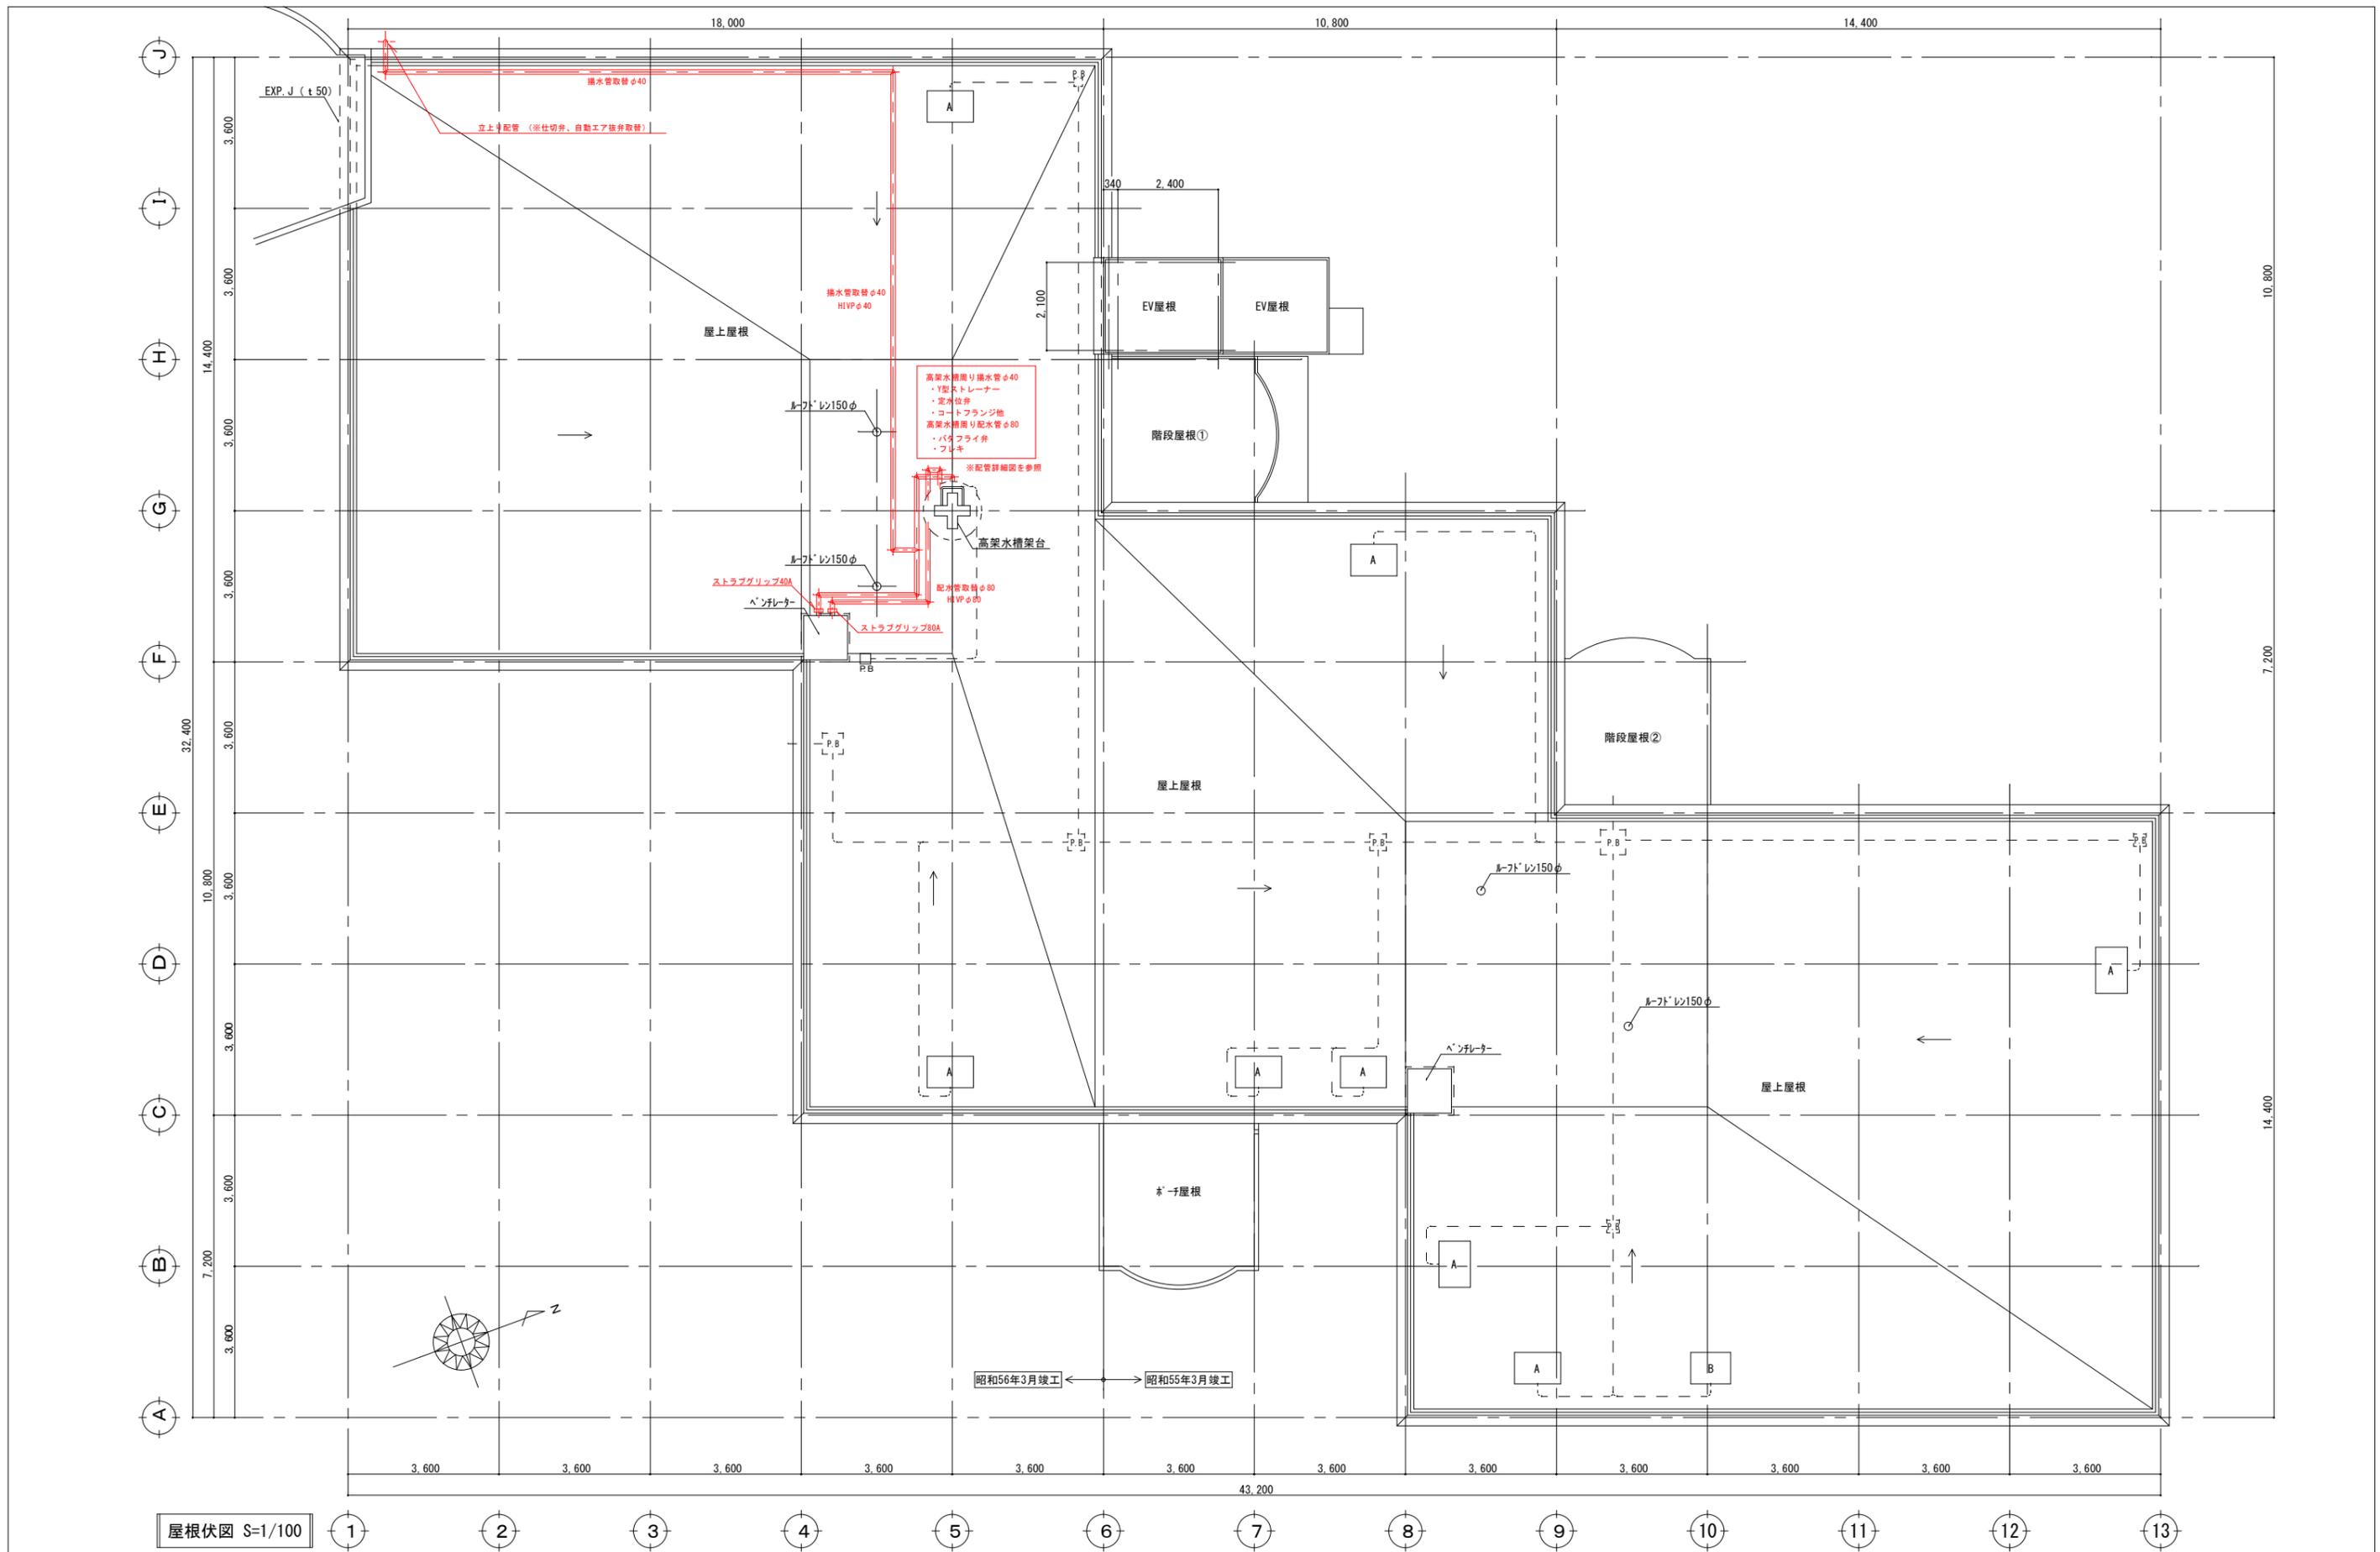


屋根伏図 S=1/100


MEMO	鹿児島県 いちき串木野市役所		担当 検査 製 印 図	工事名称	串木野高齢者福祉センター揚水管屋上部配管替修繕	設計年月日	令和7年 月 日	図面番号 <b>3</b>
	いちき串木野市湊町1丁目1番地			図面名称	屋根伏図	縮尺	S=1/100	
		TEL (0996)-21-5154						
		FAX (0996)-21-5192						



西側立面図 S=1/100

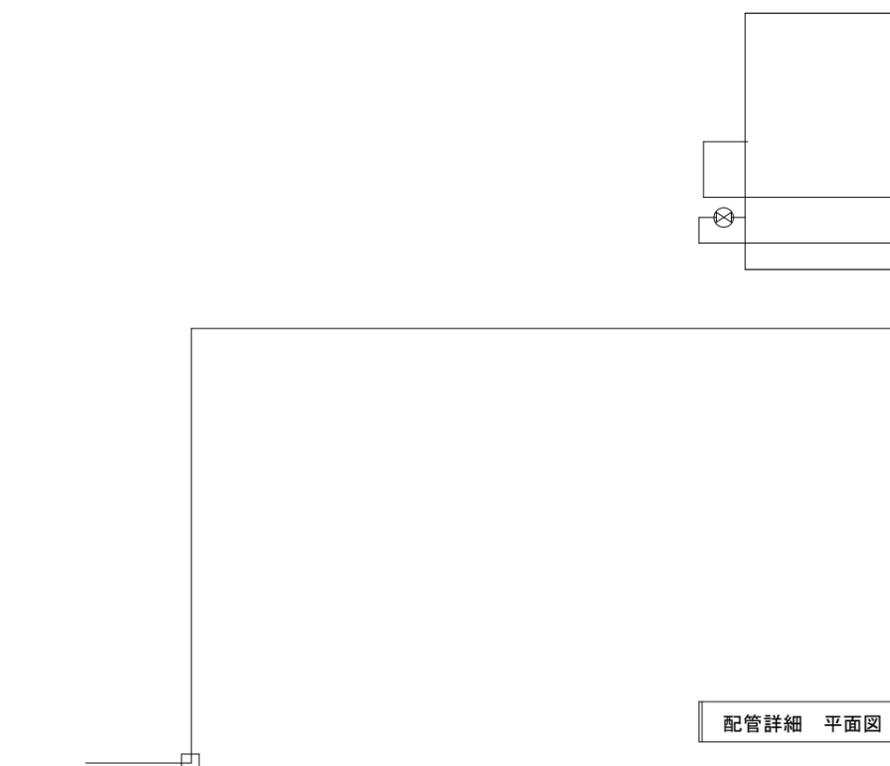

配管詳細 平面図

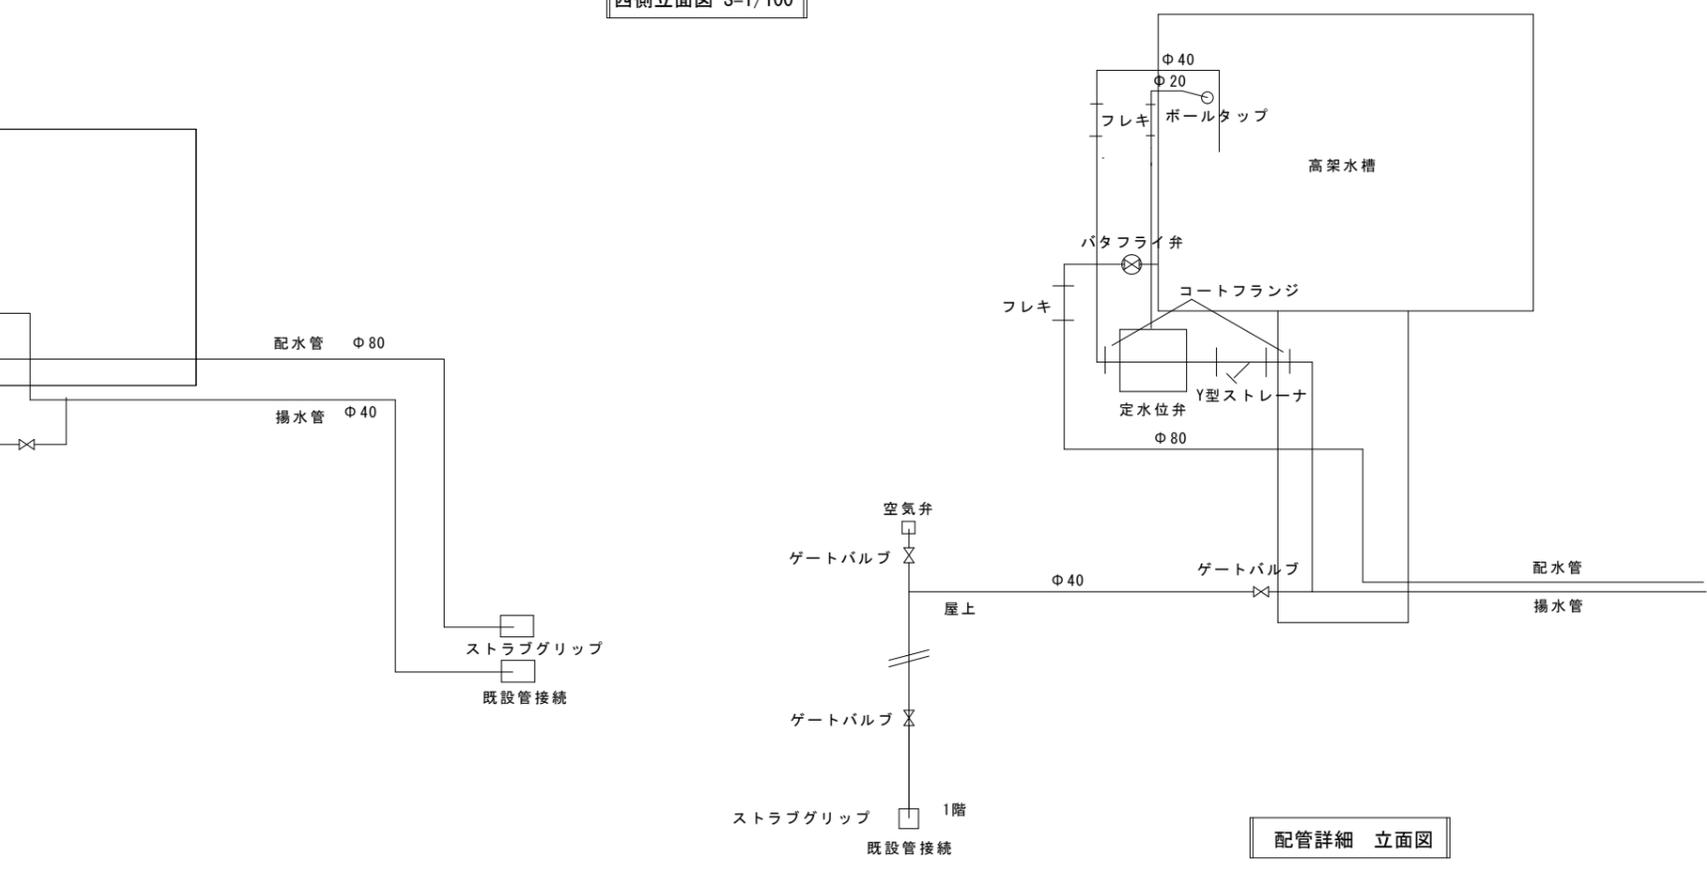

配管詳細 立面図

MEMO	鹿兒島県 いちき串木野市役所		担当 検 印 製 図	工事名称	設計年月日	図面番号 <b>4</b>
	〒899-2192 いちき串木野市湊町1丁目1番地			串木野高齢者福祉センター揚水管屋上部配管替修繕	令和7年 月 日	
		TEL (0996)-21-5154		図面名称	縮尺	
		FAX (0996)-21-5192		立面図 配管詳細図	S=1/100	