

酔之尾地区 平面図  
S=1:1000



令和5年度 水単第12号 酔之尾地区外配水管布設替工事(1工区)

[市道 酔之尾島平線]  
配水管布設工 HPPE φ150 L=98.0m 仕切弁設置工 φ150×1基 φ50×1基 消火栓設置工 φ75 N=1基 給水切替工 N=7件

[市道 栗屋田線]  
配水管布設工 HPPE φ75 L=80.0m 仕切弁設置工 φ75×2基 給水切替工 N=6件

[市道 酔之尾島平線]  
配水管布設工 HPPE φ150 L=98.0m HiVP φ100 L=2.0m 仕切弁設置工 φ150×1基  
消火栓設置工 φ75×1基、給水切替工 N=7件  
支線 HPPE φ50 L=5.0m, HiVP φ50 L=4.0m 仕切弁設置工 φ50×1基


(道路改良区間)  
土工断面① L=85.0m 土工断面② L=15.0m  
支線(土工断面③) L=9.0m

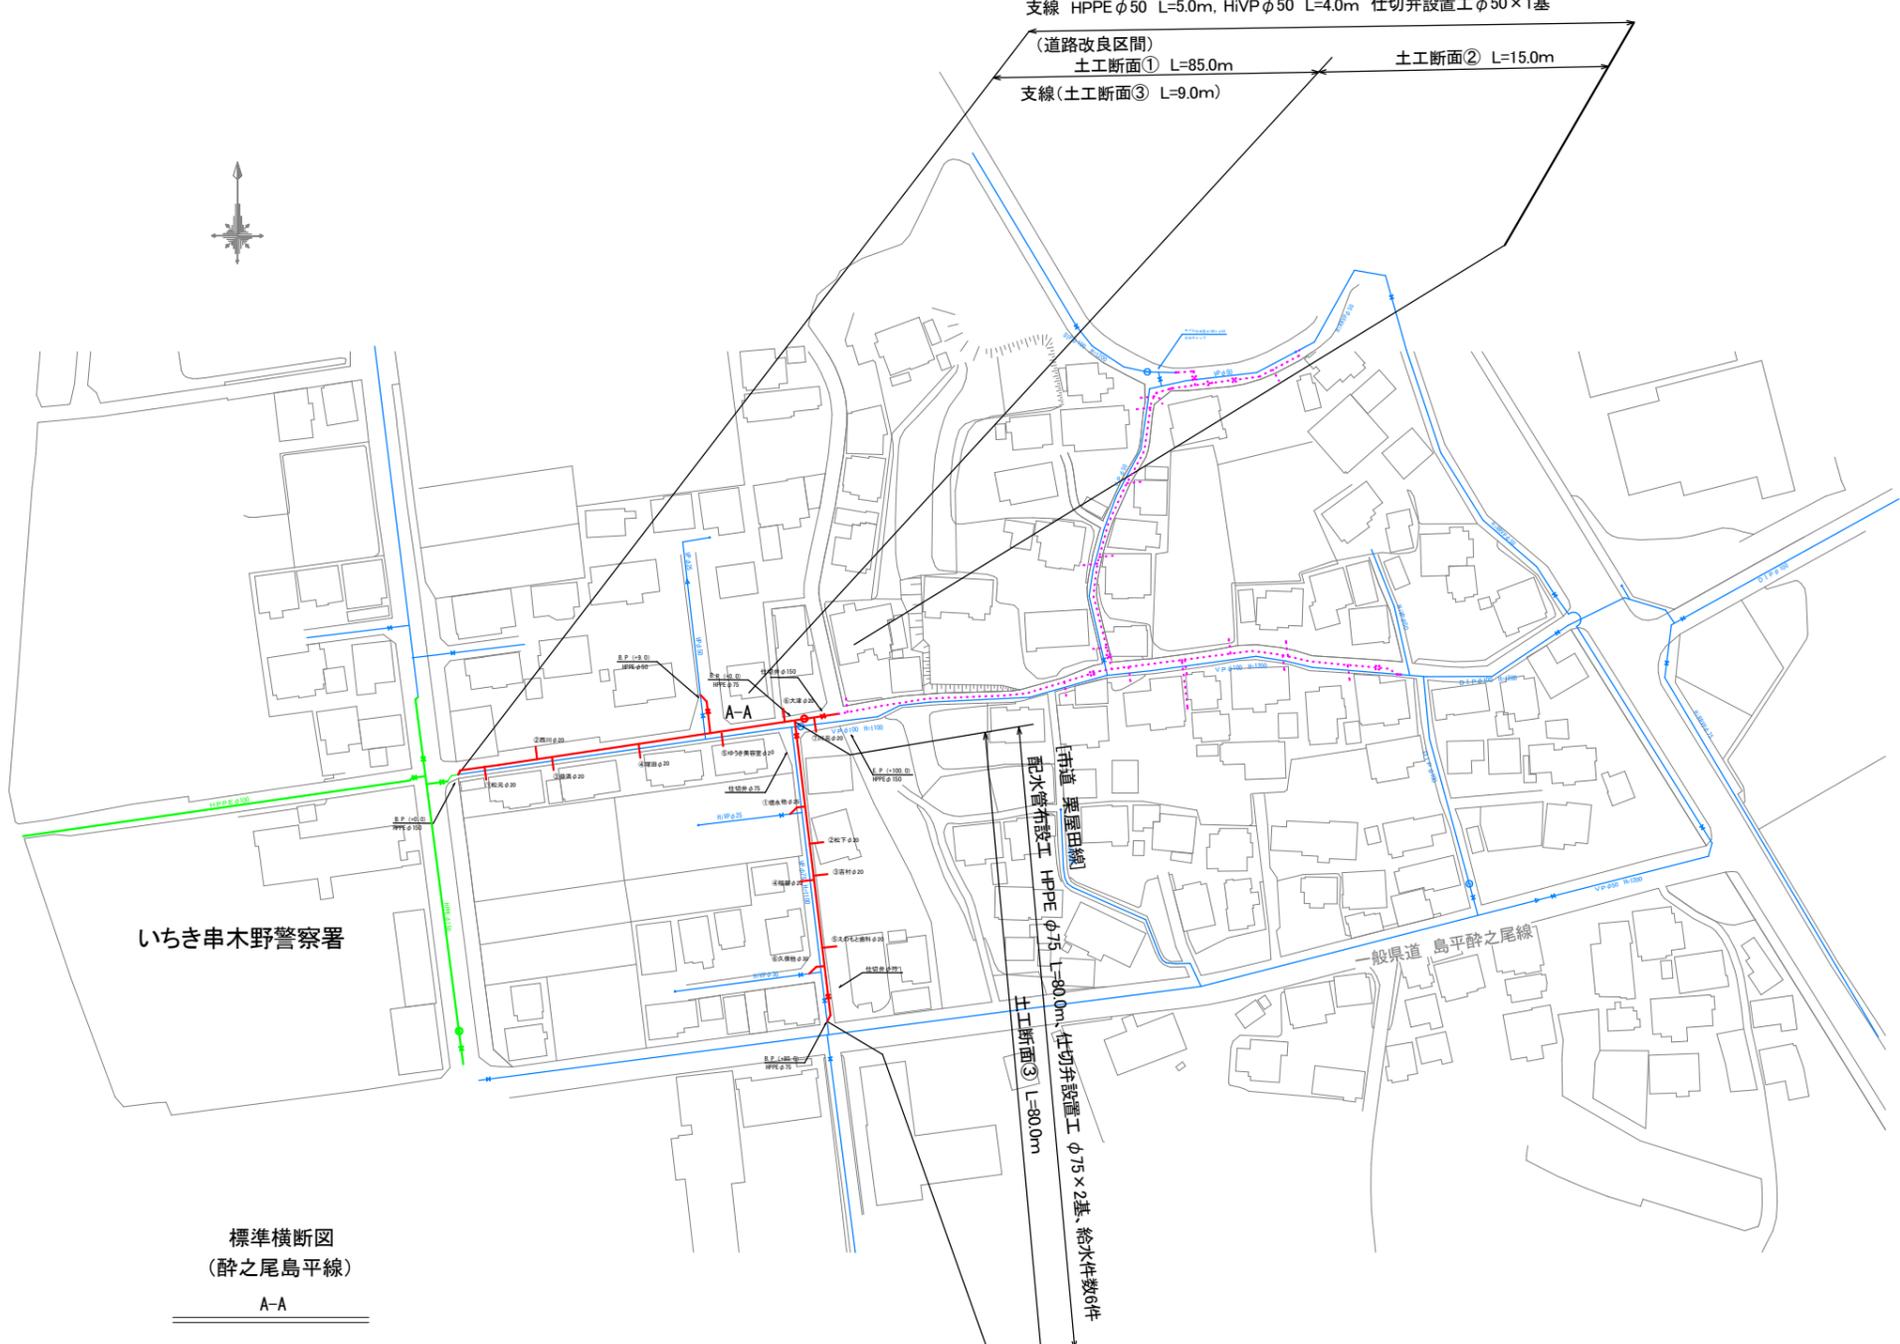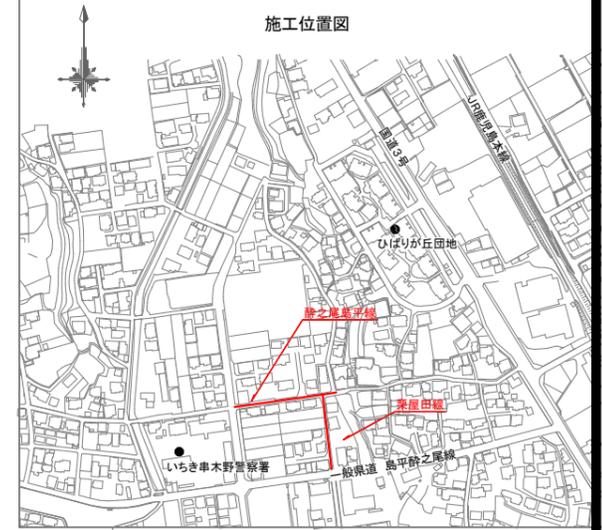

いちき串木野警察署

[市道 栗屋田線]  
配水管布設工 HPPE φ75 L=80.0m、仕切弁設置工 φ75×2基、給水件数6件  
土工断面③ L=9.0m

標準横断面図  
(酔之尾島平線)  
A-A

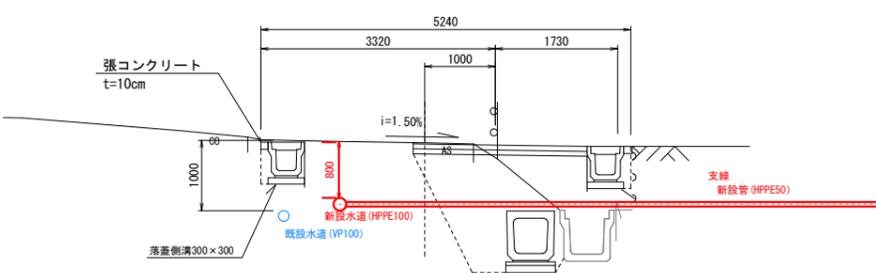







実施設計図

※舗装復旧範囲については監督員と現地立会を行うこと。

鹿児島県 いちき串木野市	
工事名	令和5年度 酔之尾地区外配水管布設替工事(1工区)
工事箇所	いちき串木野市 照島 酔之尾 地区
図面種類	配管平面図
縮尺	図示
図面番号	全 3 葉 第 1 号
作成月日	令和 年 月 日

<span style="color: red;">—</span>	本工区配管
<span style="color: blue;">—</span>	既設管
<span style="color: green;">—</span>	整備済配水管

# 令和5年度 水単第12号 酔之尾地区外配水管布設替工事(1工区)

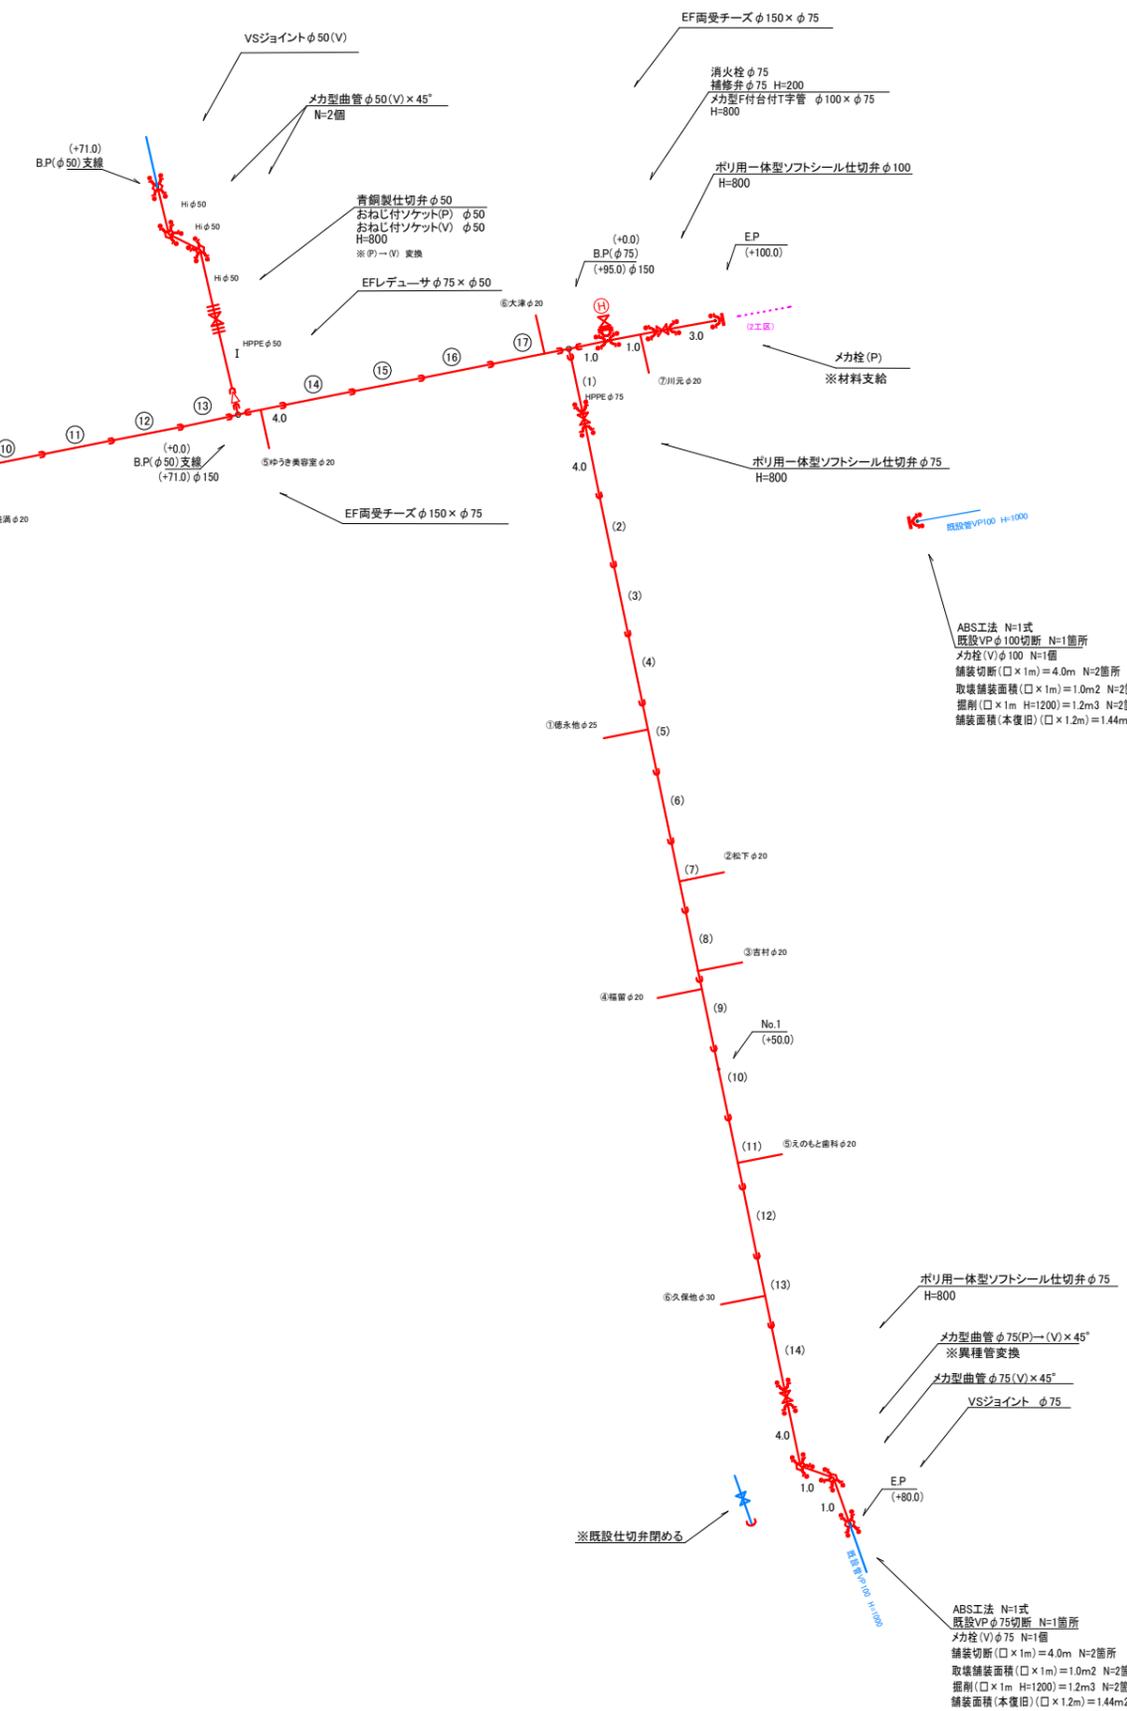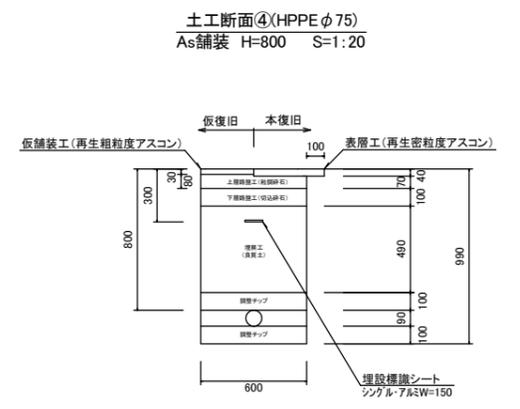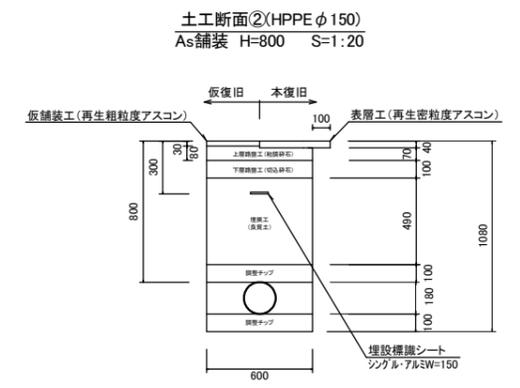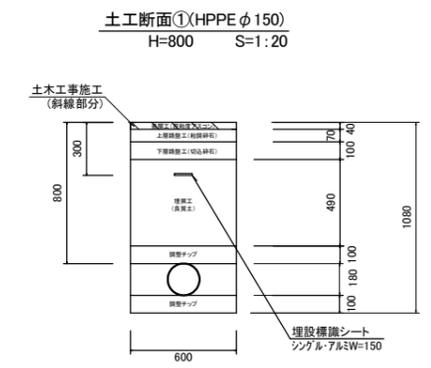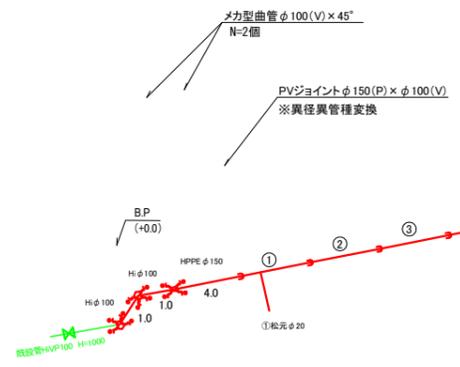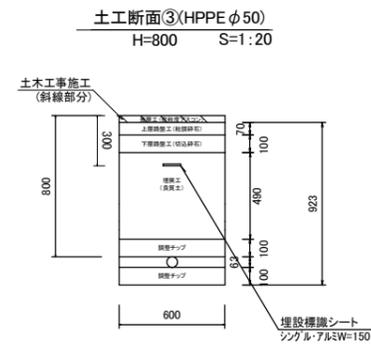

## 実施設計図

※舗装復旧範囲については監督員と現地立会を行うこと。







鹿児島県 いちき串木野市	
工事名	令和5年度 酔之尾地区外配水管布設替工事(1工区)
工事箇所	いちき串木野市 照島 酔之尾 地区
図面種類	配管詳細図
縮尺	図示
図面番号	全 3 葉 第 2 号
作成月日	令和 年 月 日

<span style="color: red;">—</span>	本工区配管
<span style="color: blue;">—</span>	既設管
<span style="color: green;">—</span>	整備済配水管

# 令和5年度 水単第12号 酔之尾地区外配水管布設替工事(1工区)

[昭和通・塩屋町線]

配水管布設工 HiVPφ40 L=90.0m 仕切弁設置工φ50×3基、給水切替工 N=7件

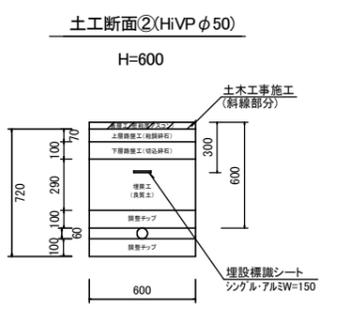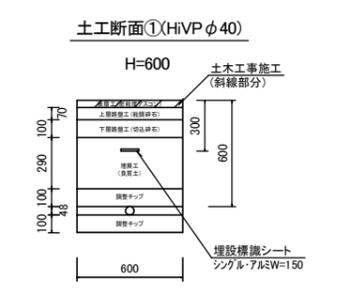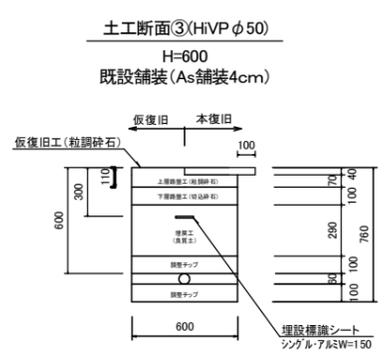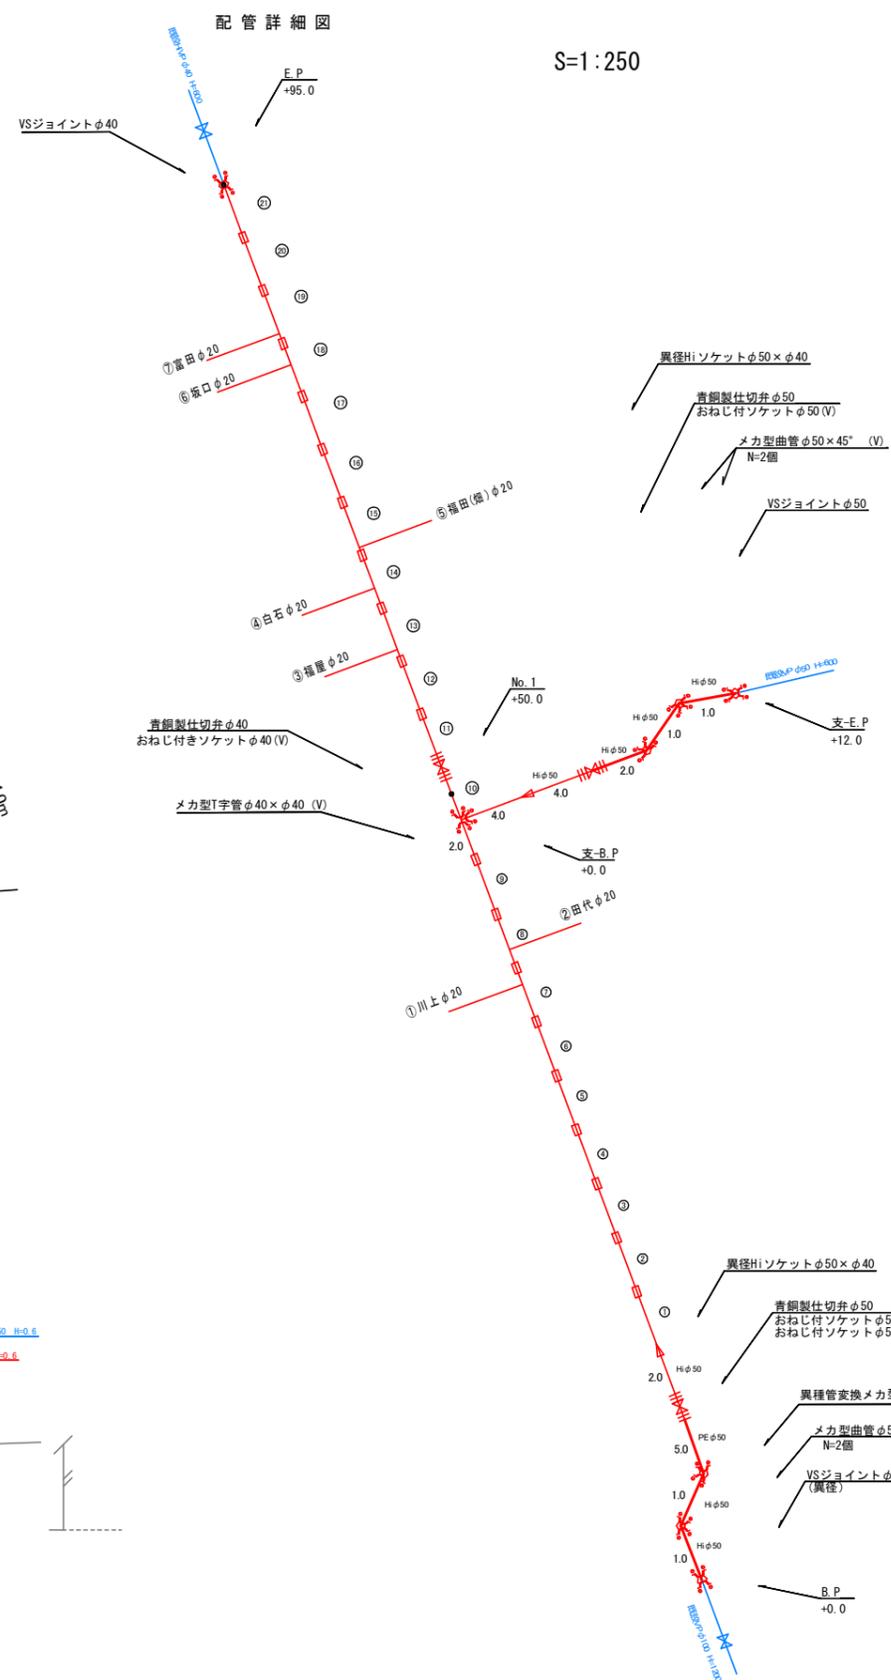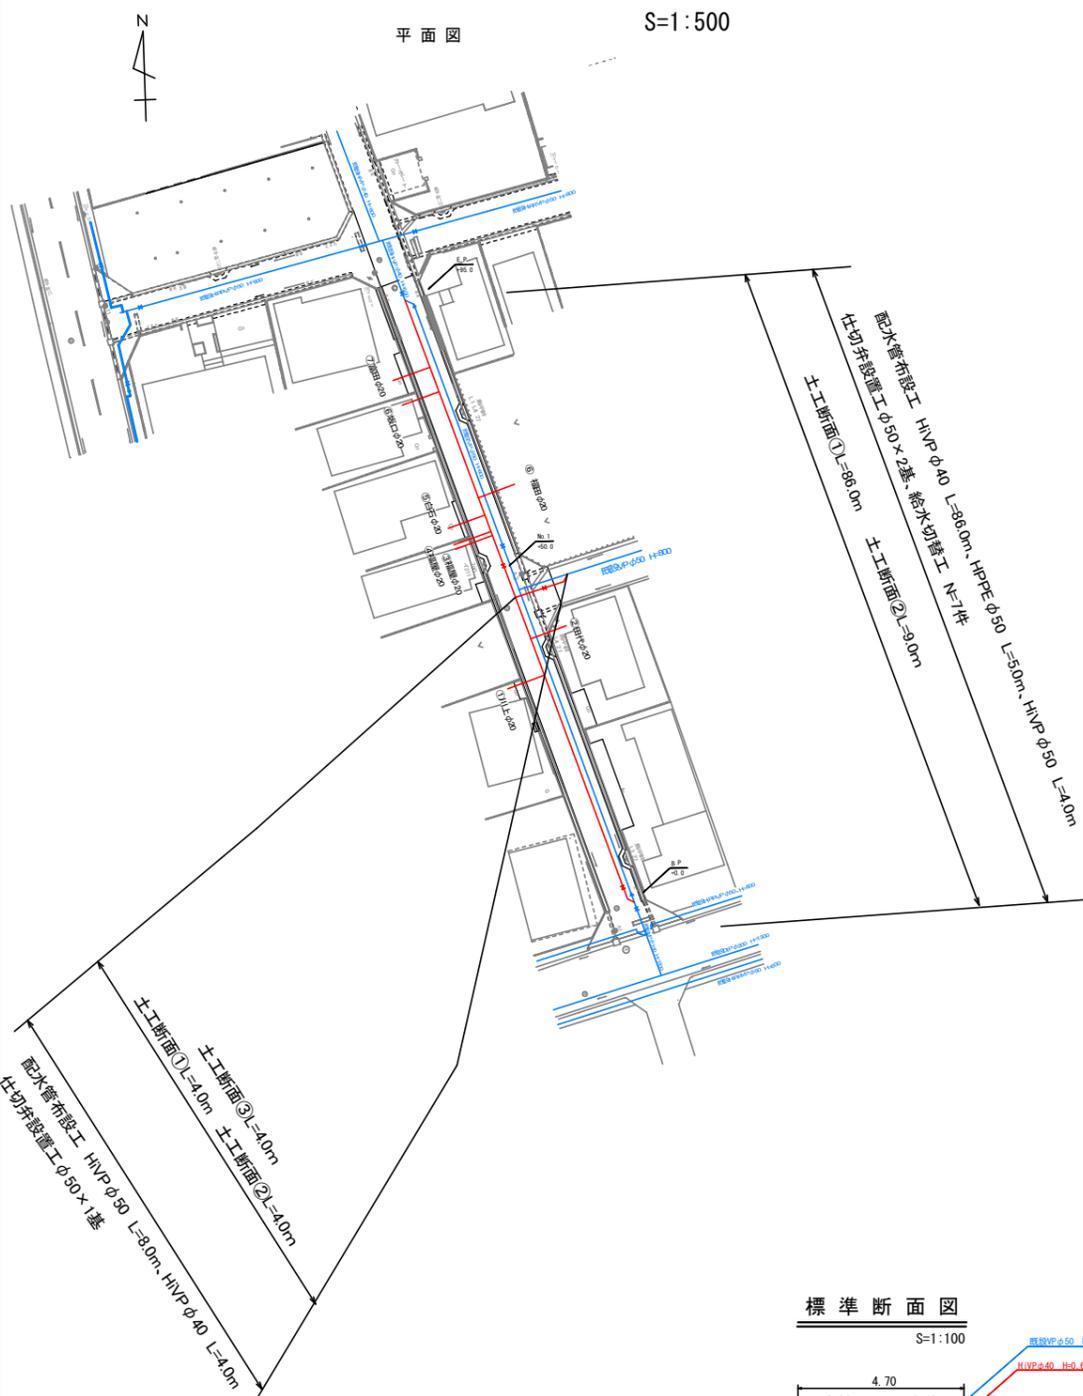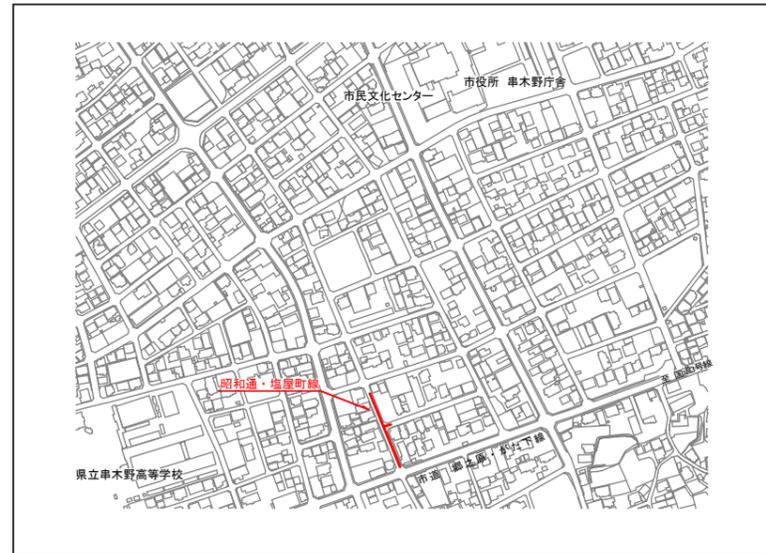

## 実施設計図

いちき串木野市	
工事名	令和5年度 酔之尾地区外配水管布設替工事(1工区)
路線名	市道 昭和通・塩屋町線
工事箇所	いちき串木野市 塩屋町地内
図面種類	平面図・配管詳細図
縮尺	図示
図面番号	全 3 葉 第 3 号