

令和5年度 市道二の丸線外配水管布設替工事

市道 二の丸線 平面図


S=1:1000

[市道 二の丸線]




配水管布設工 HPPE φ100 L=355.8m

空気弁設置工 φ25 × 1基

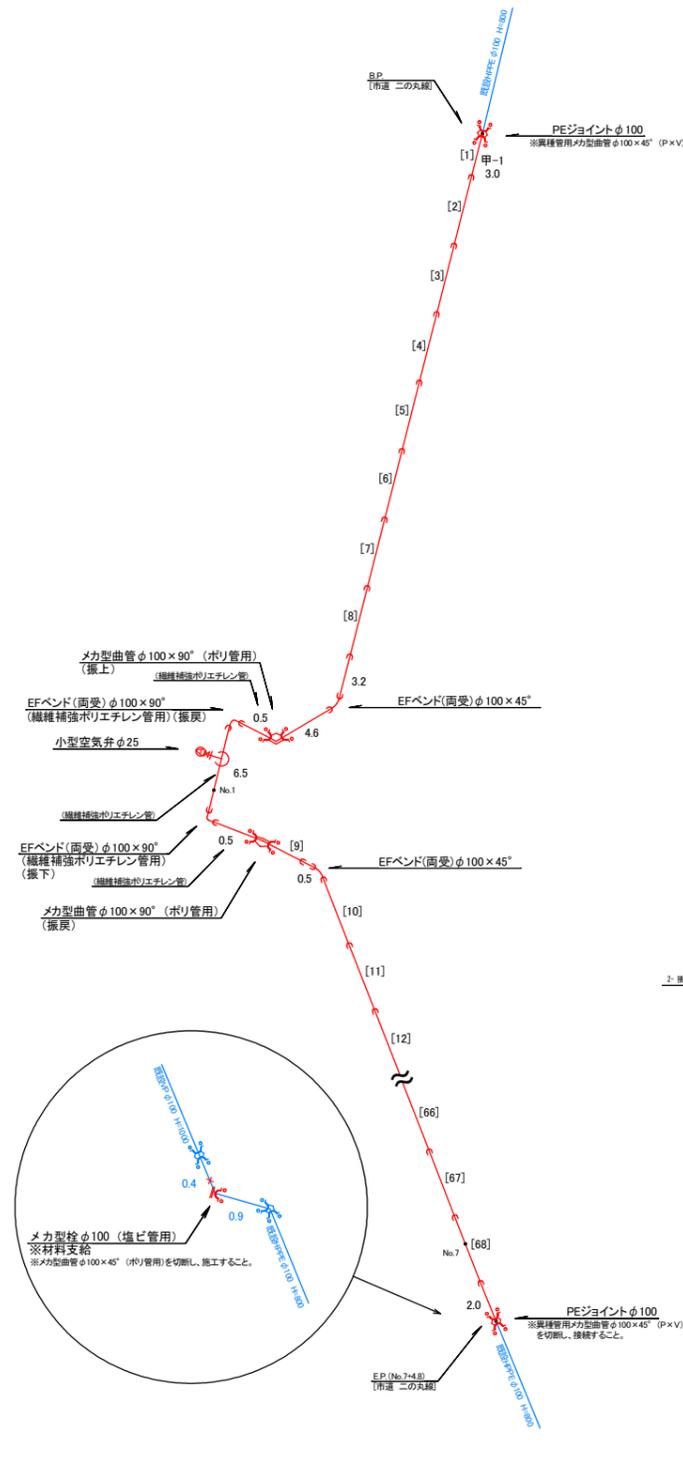

標準断面図(市道 二の丸線)

S=1:50

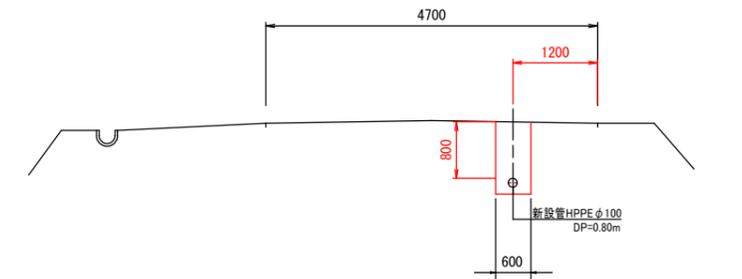


土工断面①(HPPE φ100)

As舗装 H=800 S=1:20

配管支持金具詳細図 S=1:10


材質: SUS304

塗装: 無塗装

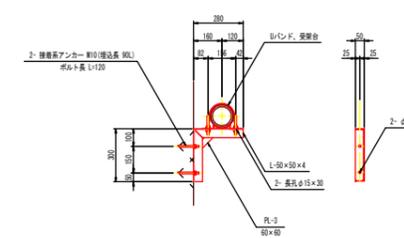

リバンド及び受架台 詳細図 S=1:5

材質: SUS304

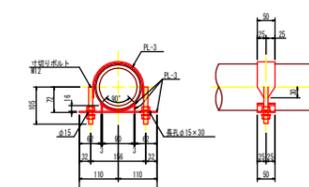

実施設計図

※舗装厚は原形復旧とするものとする

鹿児島県 いちき串木野市

工事名	令和5年度 市道二の丸線外配水管布設替工事
工事箇所	いちき串木野市 大里 松原 地内
図面種類	平面図・配管詳細図
縮尺	図示
図面番号	全 2 葉 第 1 号
作成月日	令和 年 月 日



令和5年度 市道二の丸線外配水管布設替工事

松原地区 平面図
S=1:500


[市道 島内松原線]

[市道 島内松原線]
配水管布設工 HPPEφ75 L=183.7m

[市道 島内松原線] 配水管布設工 HPPEφ75 L=183.7m



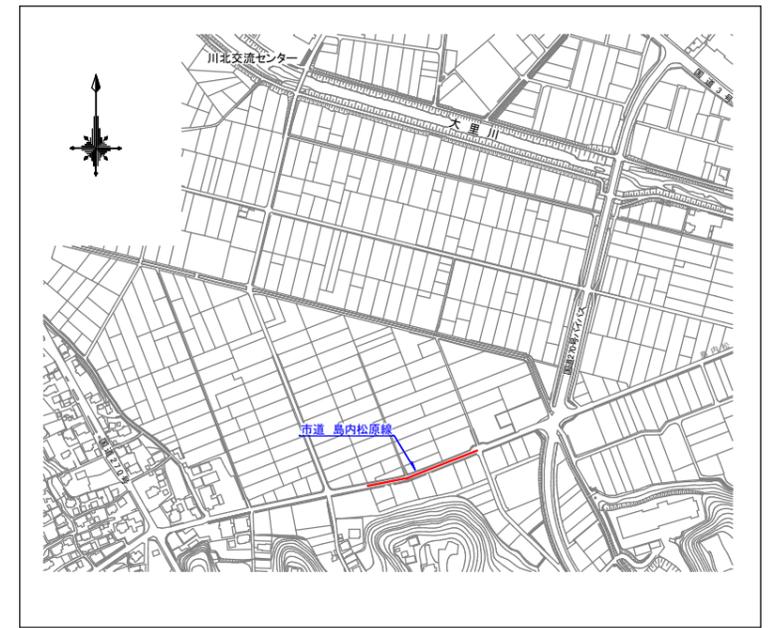
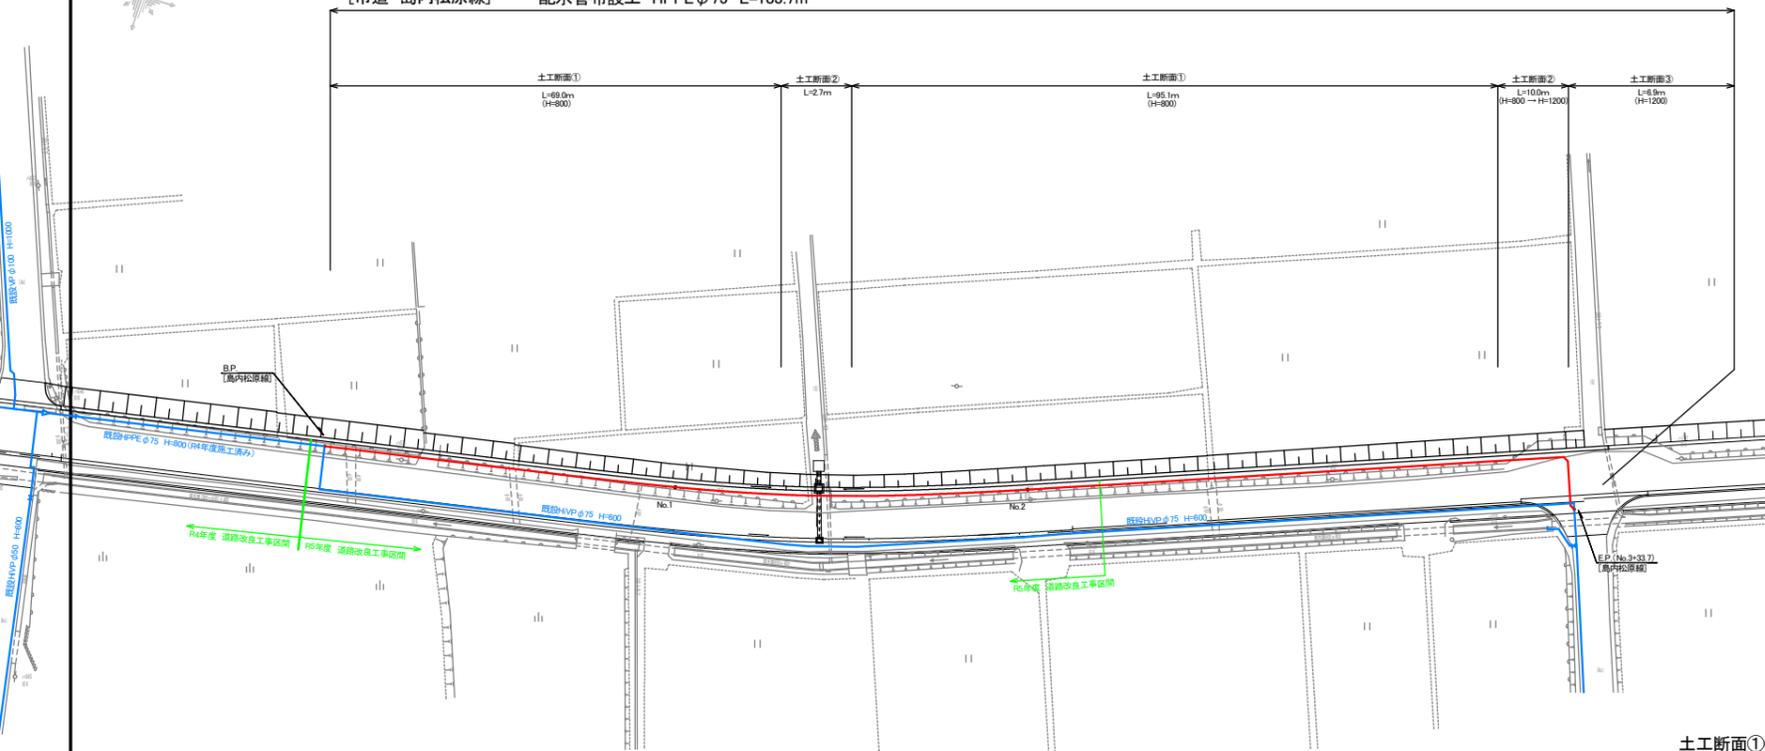


標準断面図 S=1:50

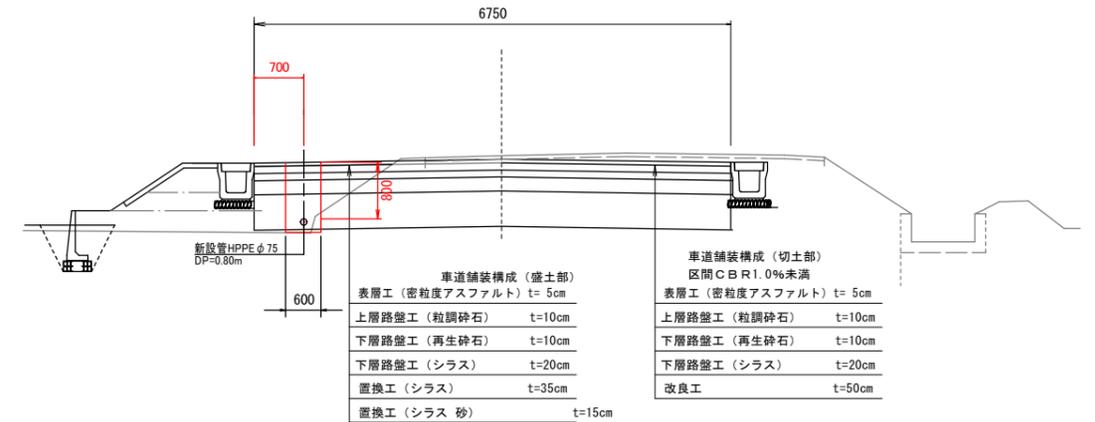

松原地区 配管詳細図
S=1:250

[市道 島内松原線]

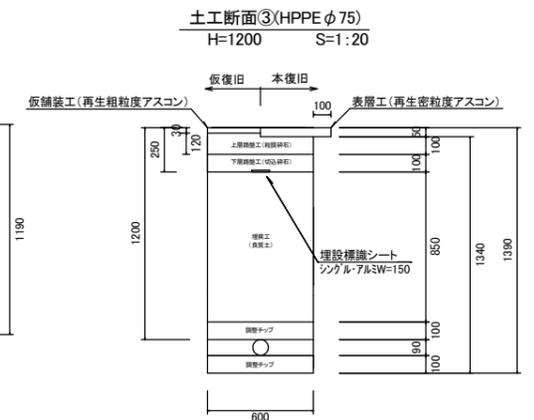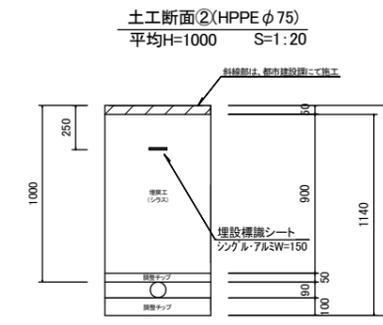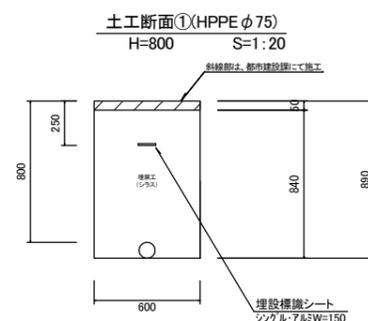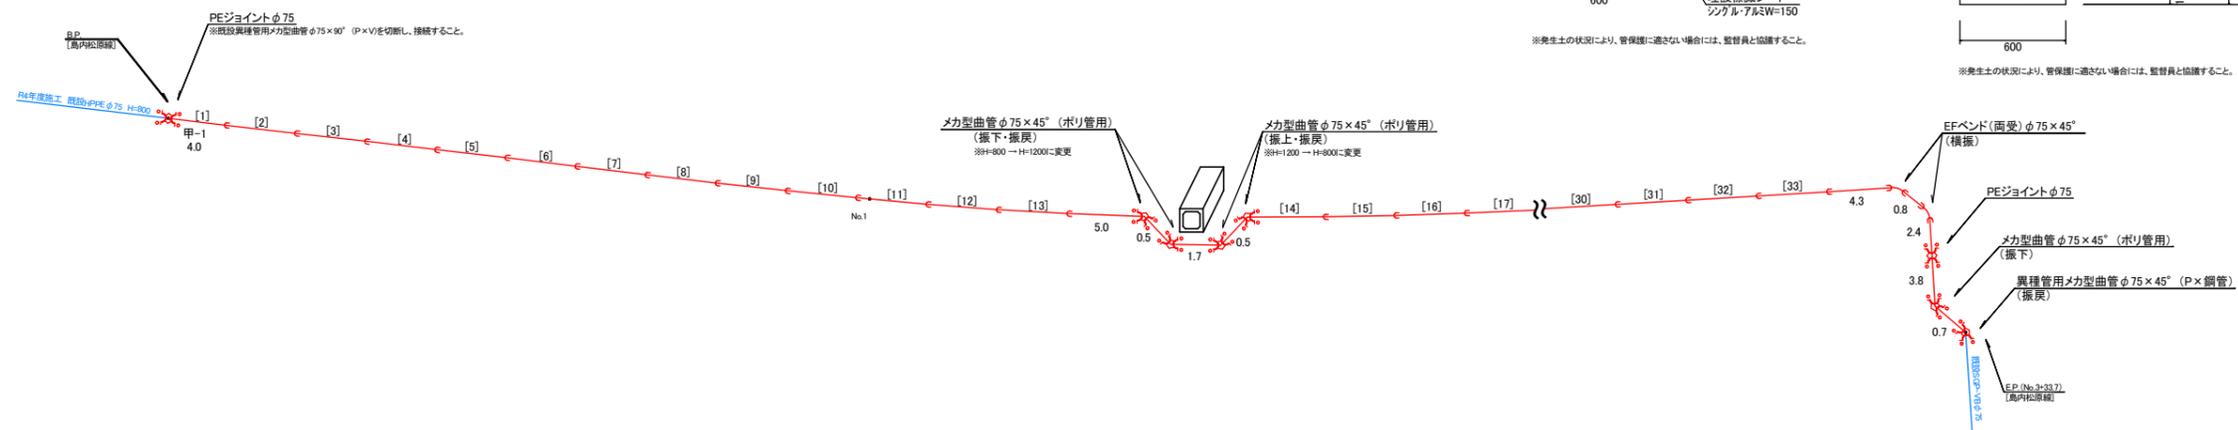

実施設計図

※舗装厚は原形復旧とするものとする

鹿児島県 いちき串木野市

工事名	令和5年度 市道二の丸線外配水管布設替工事
工事箇所	いちき串木野市 大里 松原 地内
図面種類	平面図・配管詳細図
縮尺	図示
図面番号	全 2 葉 第 2 号
作成月日	令和 年 月 日