

令和7年度 水単(市)第15号 市道小学校松山線配水管布設替工事

[市道 小学校松山線] 施工延長 L=110.4m

配水管布設工 HPPEφ150 L=103.0m

仕切弁設置工φ150×3基、φ100×1基

消火栓設置工φ75×1基


給水件数×4件

平面図 S=1:250
[市道 小学校松山線]





[市道 小学校松山線] 施工延長 L=110.4m


配水管布設工 HPPEφ150 L=103.0m、HPPEφ100 L=4.5m、HiVPφ150 L=1.5m、HiVPφ100 L=1.4m、仕切弁設置工φ150×3基、φ100×1基、消火栓設置工φ75×1基、給水件数4件

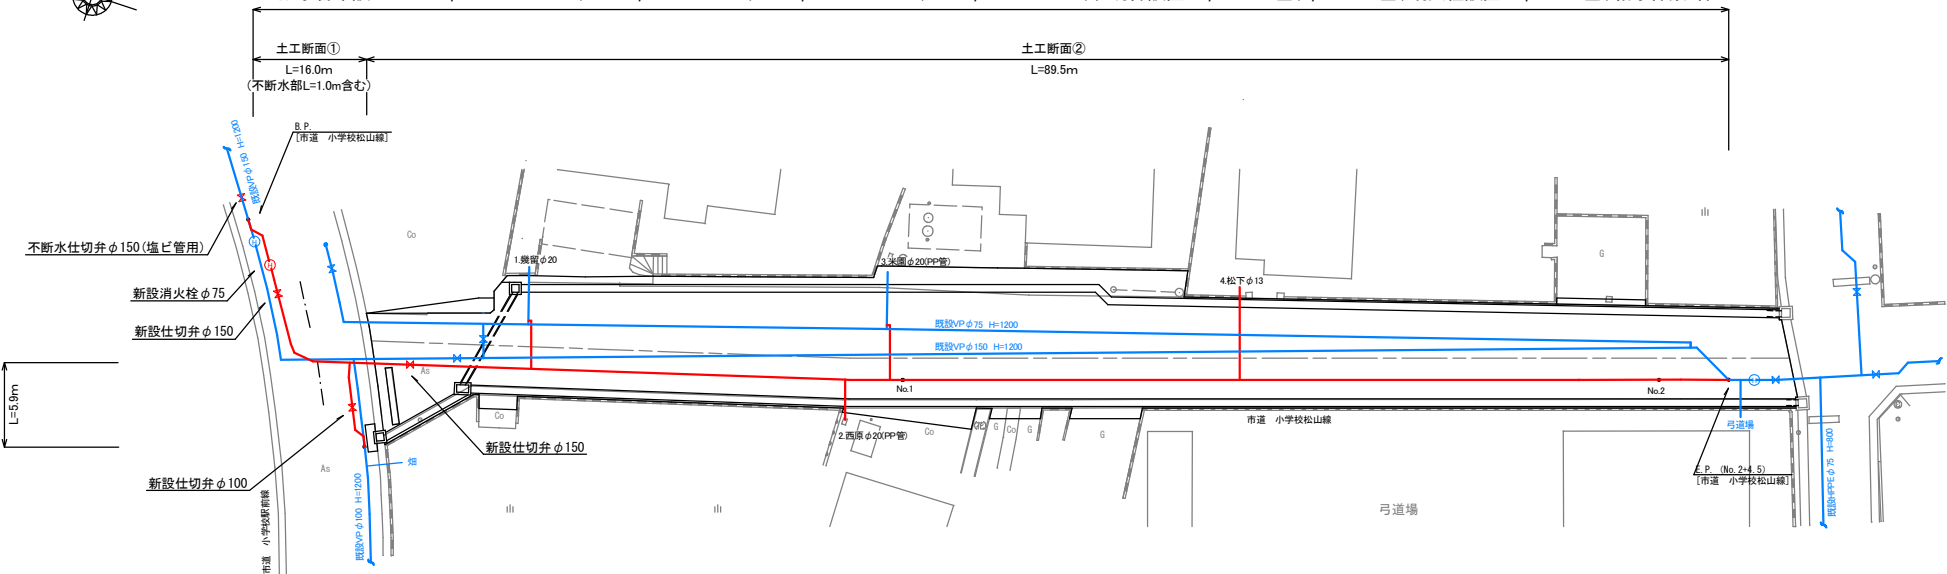


配管詳細図 S=1:250
[市道 小学校松山線]

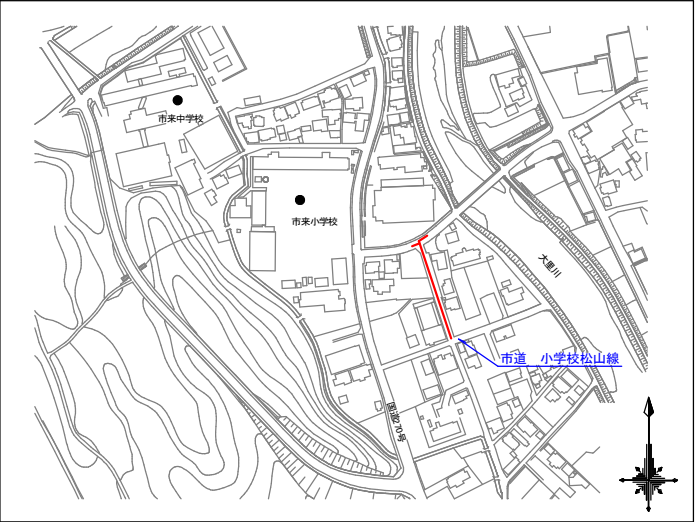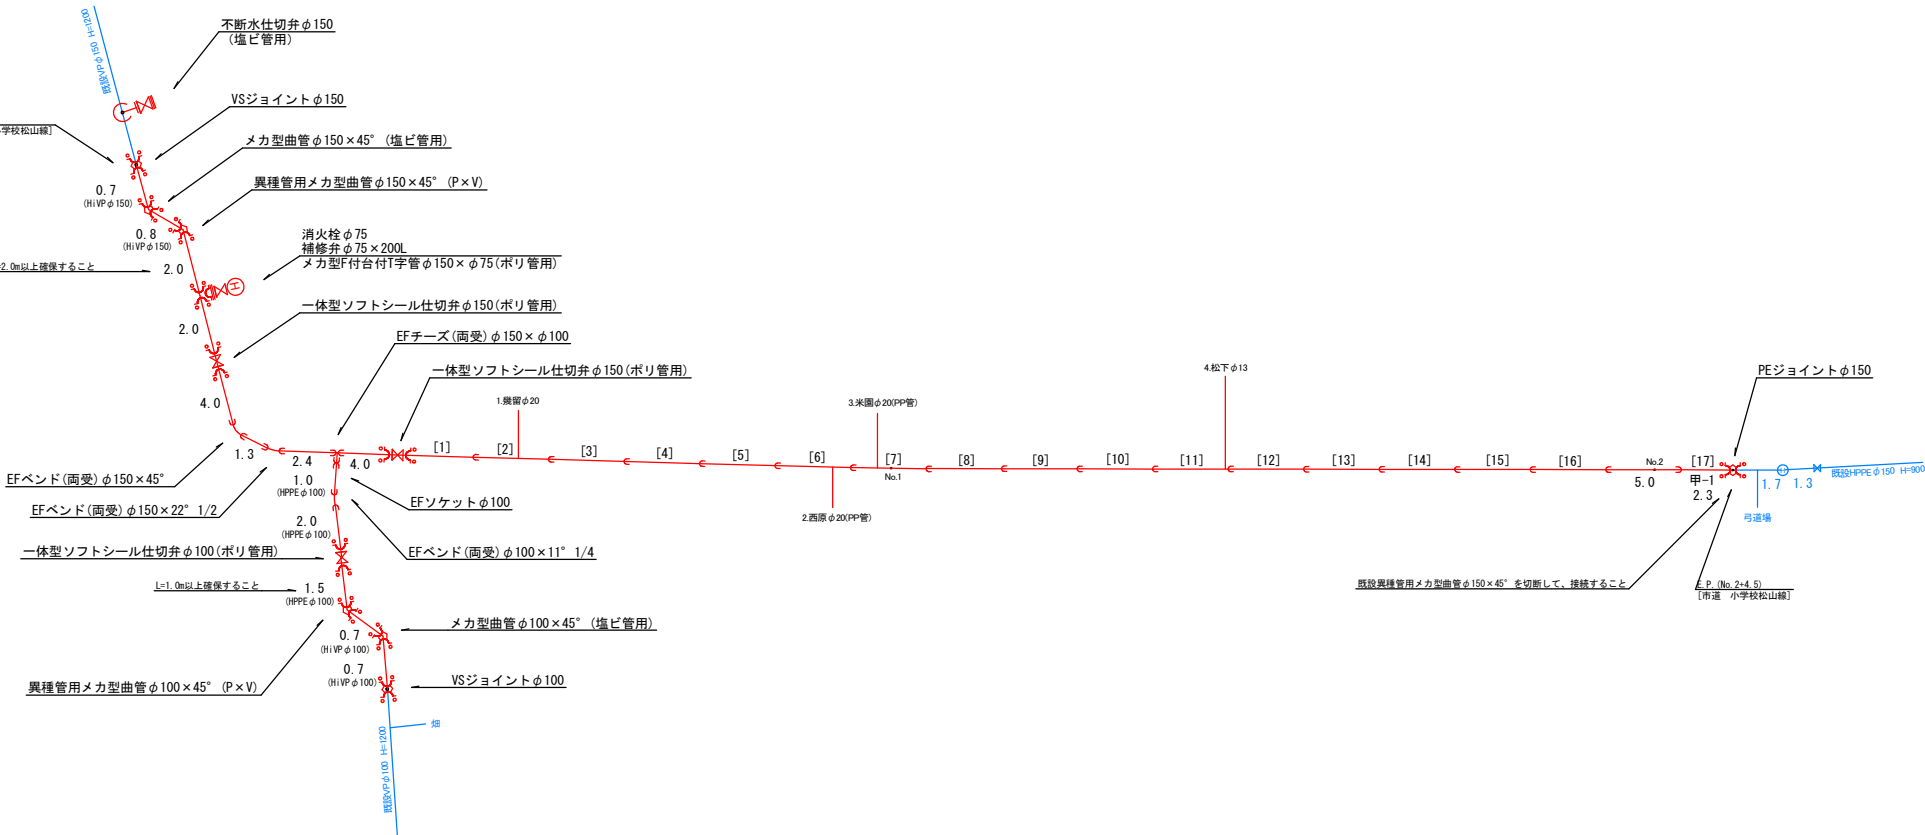


標準断面図 S=1:100

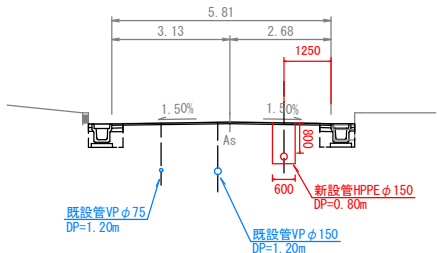


土工断面①(HPPEφ150)
As舗装 H=800 S=1:20

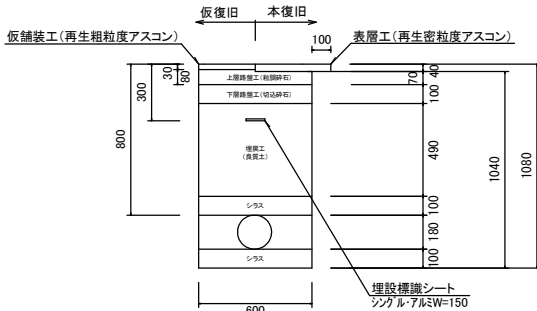

土工断面②(HPPEφ150)
As舗装 H=800 S=1:20

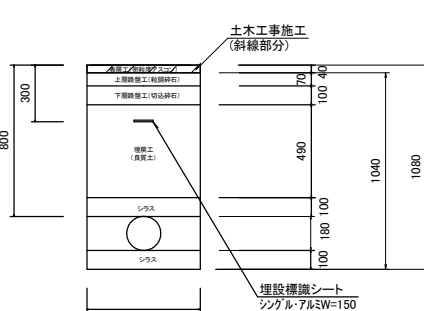

土工断面③(HPPEφ100)
As舗装 H=800 S=1:20

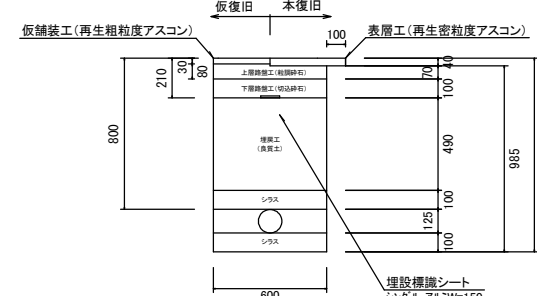

実施設計図

※舗装厚は原形復旧とするものとする

鹿児島県 いちき串木野市	
工事名	令和7年度 水単(市)第15号 市道小学校松山線配水管布設替工事
工事箇所	いちき串木野市 大里 平佐原 地内
図面種類	平面図・配管詳細図
縮尺	図示
図面番号	全 1 葉 第 1 号
作成月日	令和 年 月 日