


業務委託(市)第2号 薩摩波瀬橋架替えに伴う配水管布設設計業務委託

平面図 S=1:500

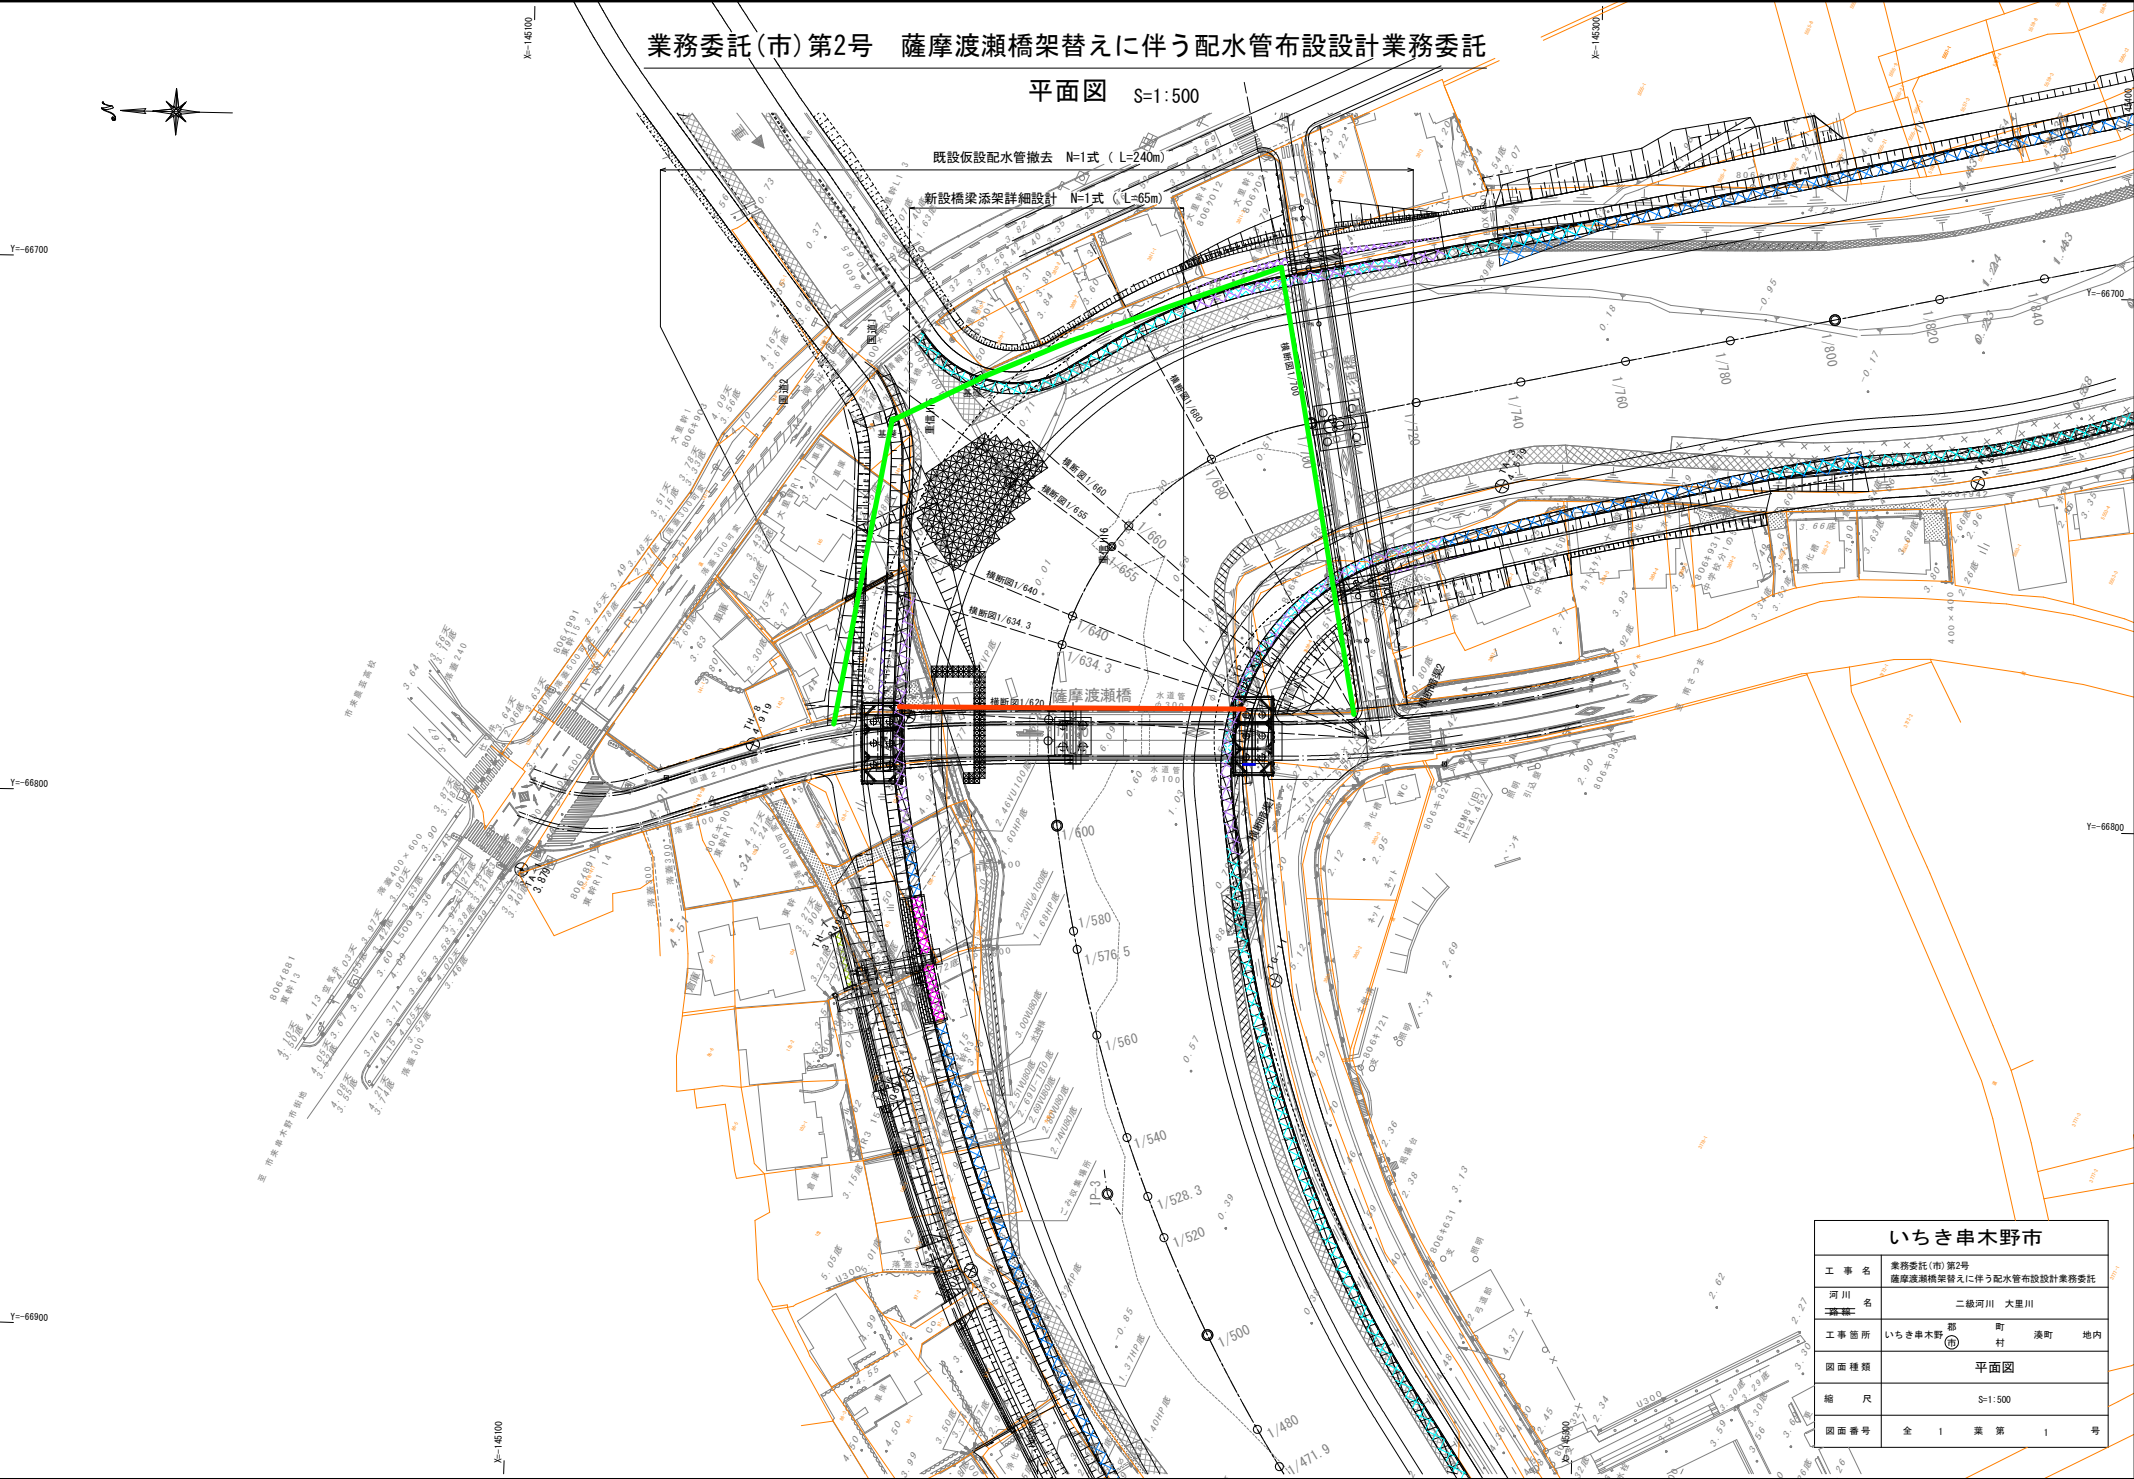

いちき串木野市	
工事名	業務委託(市)第2号 薩摩波瀬橋架替えに伴う配水管布設設計業務委託
河川名	二級河川 大里川
工事箇所	いちき串木野 町 湊町 地内
図面種類	平面図
縮尺	S=1:500
図面番号	全 1 葉 第 1 号