



照明灯詳細図

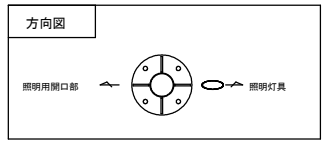


照明柱姿図 S=1:25

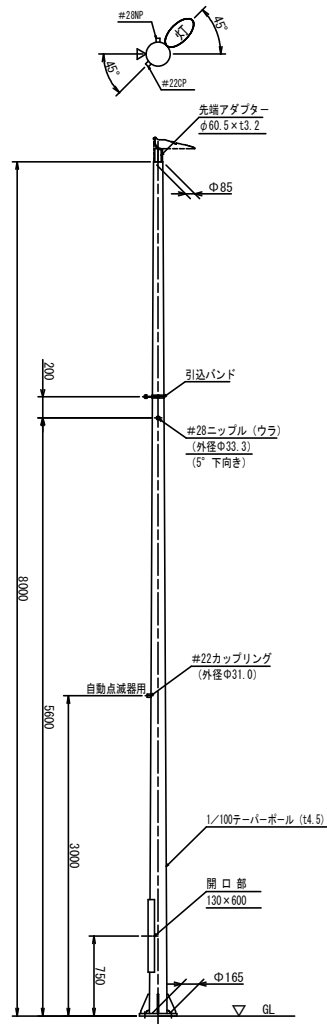


材質：SS400、STK400、又はこれに相当するものを用いる

仕上：JISH8641溶融亜鉛めっき HDZT77


アダプター詳細図 S=1:5

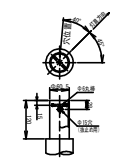


ベース詳細図 S=1:20

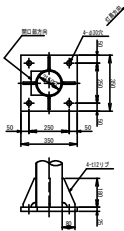


アンカーボルト詳細図 S=1:15

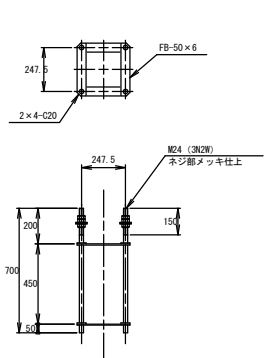


基礎詳細図 S=1:20

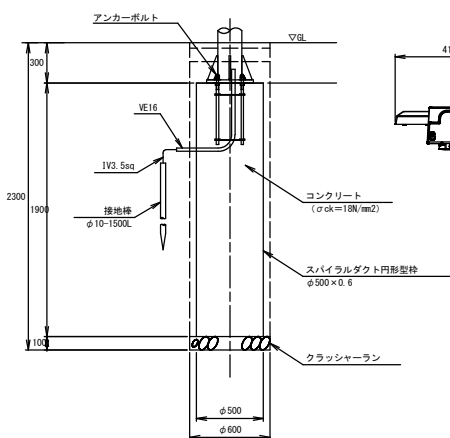


照明器具参考図 S=1:10

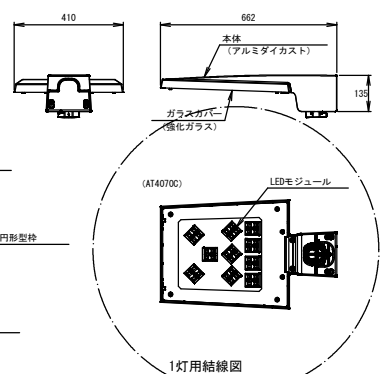


結線図 (参考)

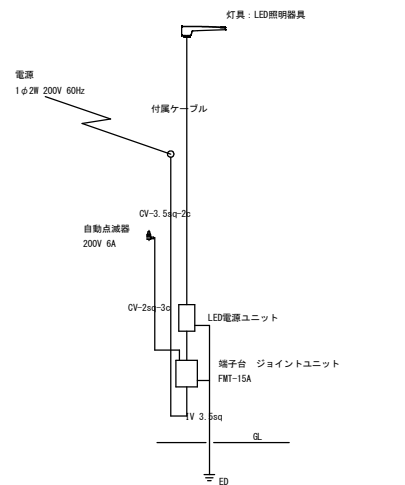

平面図

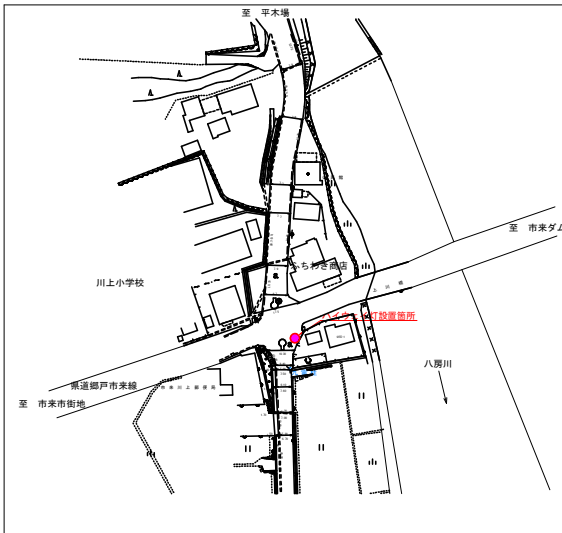

ポール内防水形ジョイントボックス S=1:2

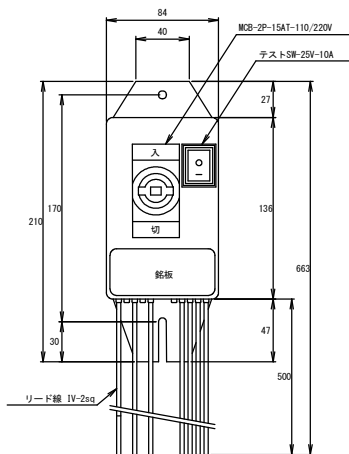

実施設計図

いちき串木野市	
工事名	道徳(線)第3号 ハイウェイ灯設置工事(内門古瀬戸線)
路線名	内門古瀬戸線
工事箇所	いちき串木野市 川上 地内
図面種類	位置図、照明灯詳細図
縮尺	図示
図面番号	全 1 葉 第 1 号

規格表 (1灯あたり) No. 3号	
名称	規格・寸法・摘要
照明ポール	チーバーポール S8.3m ベースプレート式 溶融亜鉛メッキ 新設×1灯 (指定色塗装)
照明器具	AT4070C (87W) 新設×1基
電源ユニット	LED用電源ユニット (200V用) 新設×1個
端子台	ジョイントユニットFMT68-15A 新設×1個
自動点滅器	200V-6Aポール直付・ニップル式 新設×1組
アンカーボルト	4-M24×700 (ネジ部は溶融亜鉛メッキ) 新設×1組
基礎	スバイラルダクト1900-φ500 生コン18N/mm2 新設×1組
電線	ランプ〜端子台 附属ケーブル3c 新設×10m×1灯
電線	引込口〜端子台 800V CV-3.5sq×2c 新設×7m×1灯
電線	点滅器〜端子台 600V CV-2sq×3c 新設×3m×1灯
電線	接地線 IV-3.5sq 新設×2m×1灯
D種設置工事	接地棒10φ-1500L 新設×1組×1灯
コンクリート φok=18/mm2	0.50×0.50×1/4×3.14×1.90=0.373
円形型枠 φ500	スバイラルダクト 1.900m
基礎砕石	0.60×0.60×1/4×3.14=0.28
掘削	0.60×0.60×1/4×3.14×2.30=0.650
埋戻し	0.60×0.60×1/4×3.14×0.30=0.085
残土処理	0.65-0.085=0.565
A=開装撤去	1.0×1.0=1.0
間目砂	0.65-0.373-0.028-0.085=0.164
電源	九州電力施工