


平面図
S=1:250


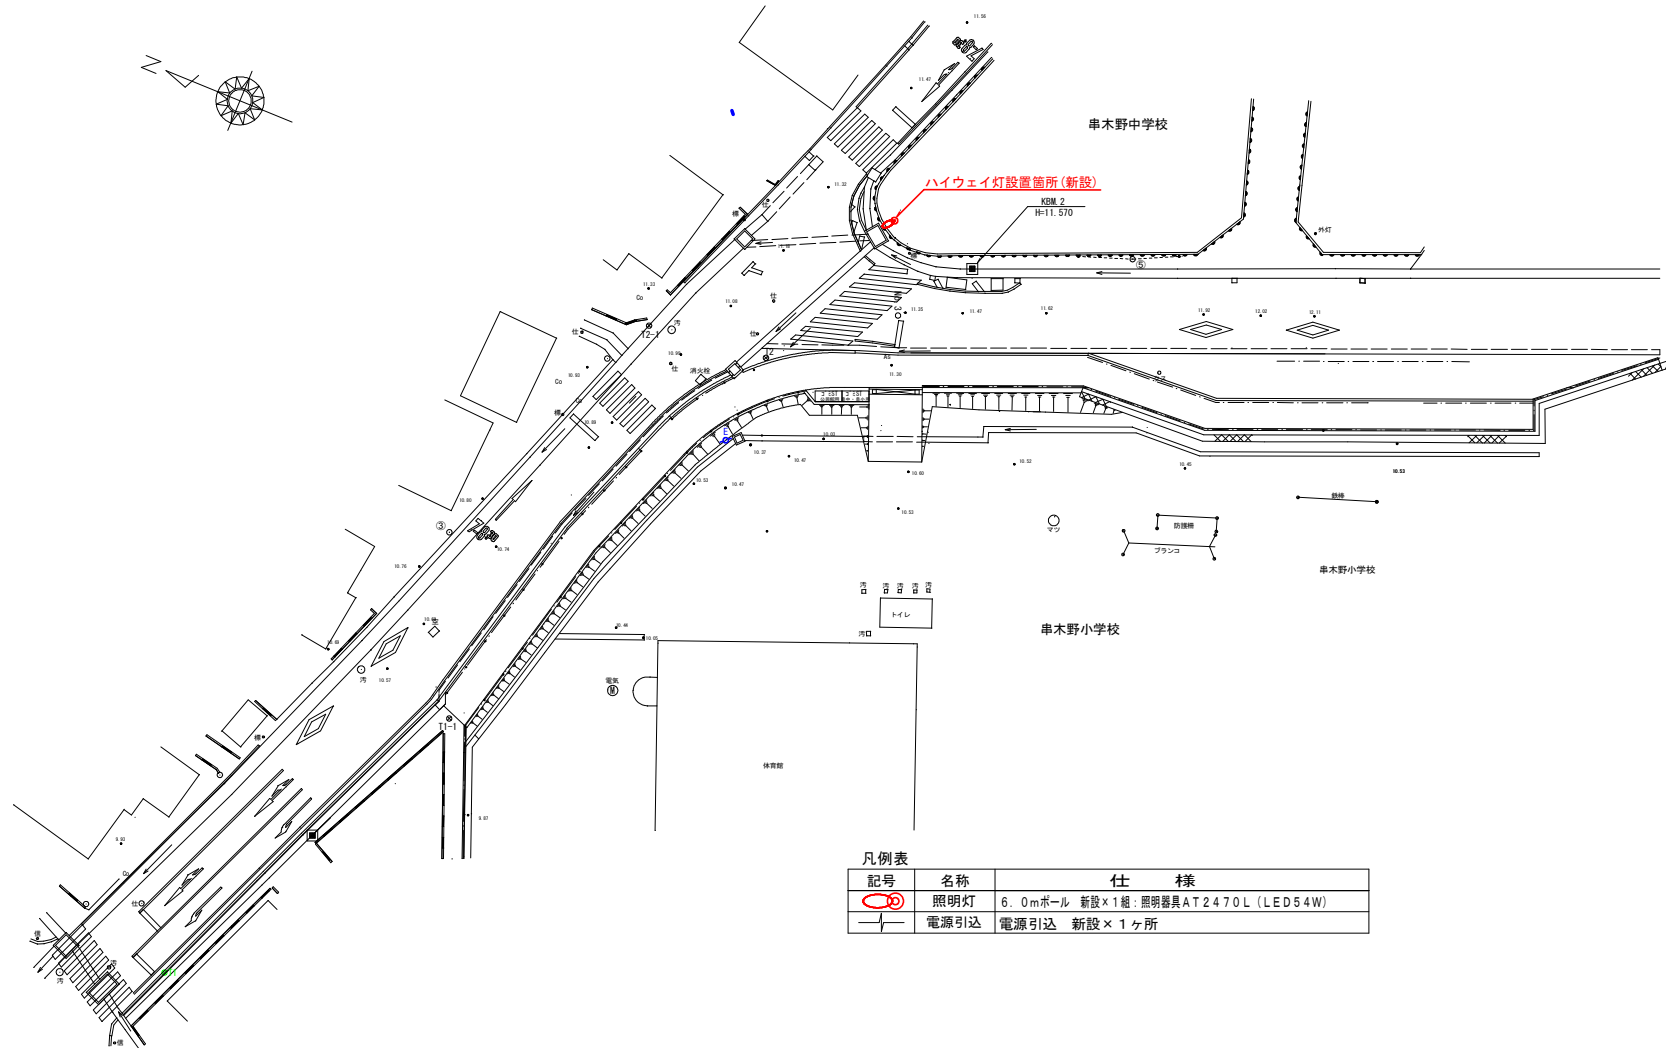


凡例表

記号	名称	仕 様
	照明灯	6.0mポール 新設×1組:照明器具AT2470L(LED54W)
	電源引込	電源引込 新設×1ヶ所


実施設計図

いちき串木野市	
工 事 名	令和7年度(補) ハイウェイ灯設置工事(向井原線)
道路名称	市道向井原線
工事箇所	いちき串木野市上名地内
図面種類	照明灯平面図
縮 尺	S=1:250
図面番号	全 2 葉 第 1 号

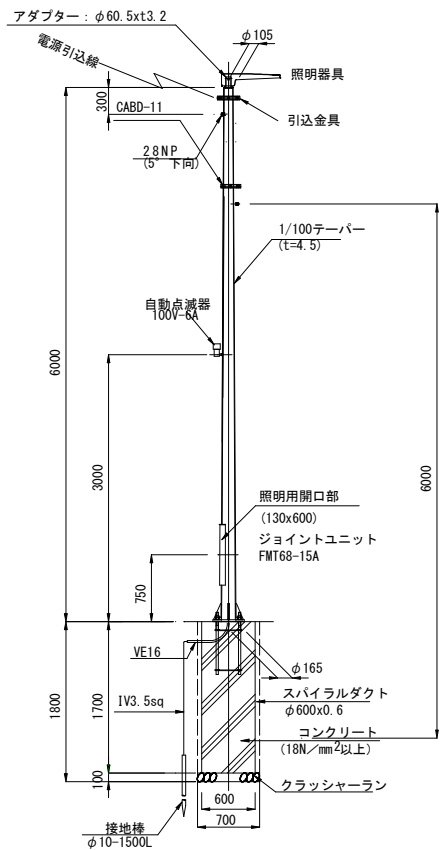
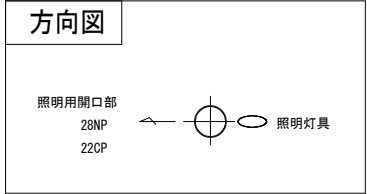


材質 STK400、SS400
仕上 溶融亜鉛メッキ (HDZT77)


照明灯詳細図 (S=1/30)

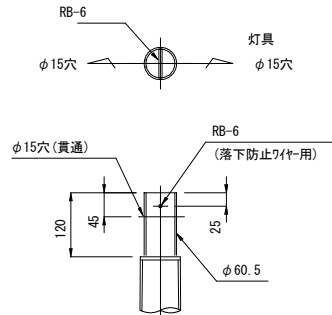

アダプタ詳細図 (S=1/5)

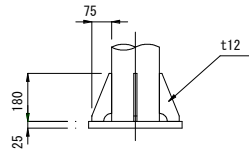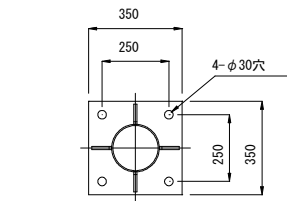


ベース詳細図 (S=1/20)

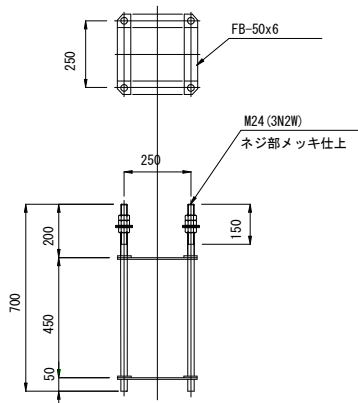


アンカーボルト詳細図 (S=1/10)


塗装色

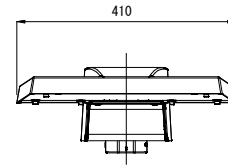

照明器具参考図
(AT2470L)

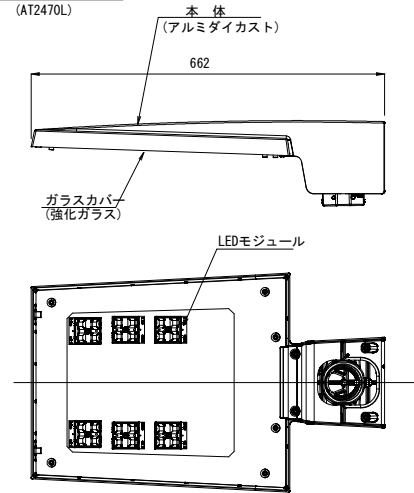

結線図 (参考)

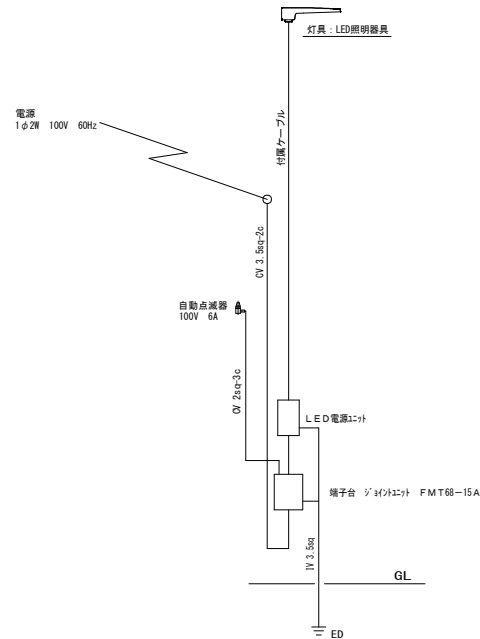

規格表 (1基あたり)

名称	規格・寸法・摘要	数量
照明ポール	テーパーポール 6.0B-S ベース式 溶融亜鉛メッキ後指定色塗装	1本
照明器具	LED照明器具 AT2470L (LED54W)	1台
電源ユニット	LED用電源ユニット (100V用)	1個
端子台	ジョイントユニット (FMT68-15A)	1個
アンカーボルト	4-M24 $\times$ 700L (ネジ部は溶融亜鉛メッキ)	1組
基礎	スパイラルダクト1800- ϕ 600 生コン18N/mm ²	1組
電線	ランプ~端子台 附属ケーブル (6.0m)	1式
電線	接地線 IV-3.5sq	2m
D種設置工事	接地棒 10 ϕ -1500L	1組
コンクリート $\sigma_{ck}=18\text{N/mm}^2$	0.30 $\times$ 0.30 $\times$ 3.14 $\times$ 1.70=0.480	0.48m ³
基礎砕石	0.35 $\times$ 0.35 $\times$ 3.14=0.38	0.38m ²
掘削	0.35 $\times$ 0.35 $\times$ 3.14 $\times$ 1.80=0.692	0.69m ³
埋戻し (荒目砂)	0.69-0.48-0.04=0.17	0.17m ³
残土	現場内流用	0.69m ³
電源	九州電力施工	26.0m

実施設計図

いちき串木野市		
工事名	令和7年度(繰) ハイウェイ灯設置工事 (向井原線)	
路線名	市道向井原線	
工事箇所	いちき串木野市上名地内	
図面種類	照明灯詳細図	
縮尺	S=1:250	
図面番号	全 2 葉	第 2 号