

令和8年度 水単第8号 桜町配水管布設替工事(1工区)

平面図

S=1:500

[市道 桜通線-1] 施工延長 L=328.0m

配水管布設工 HPPE φ50 L=328.0m

仕切弁設置工 φ50×9基

給水件数 17件

[市道 桜通線-2] 施工延長 L=17.7m

配水管布設工 HPPE φ50 L=17.7m

仕切弁設置工 φ50×1基




[市道 桜通線-1] 施工延長 L=328.0m

配水管布設工 HPPE φ50 L=328.0m、仕切弁設置工 φ50×9基、給水件数×17件


土工断面① L=278.0m

土工断面② L=32.1m (6.3m+15.2m+3.6m+7.0m)


土工断面③ L=17.9m (6.7m+4.7m+6.5m)

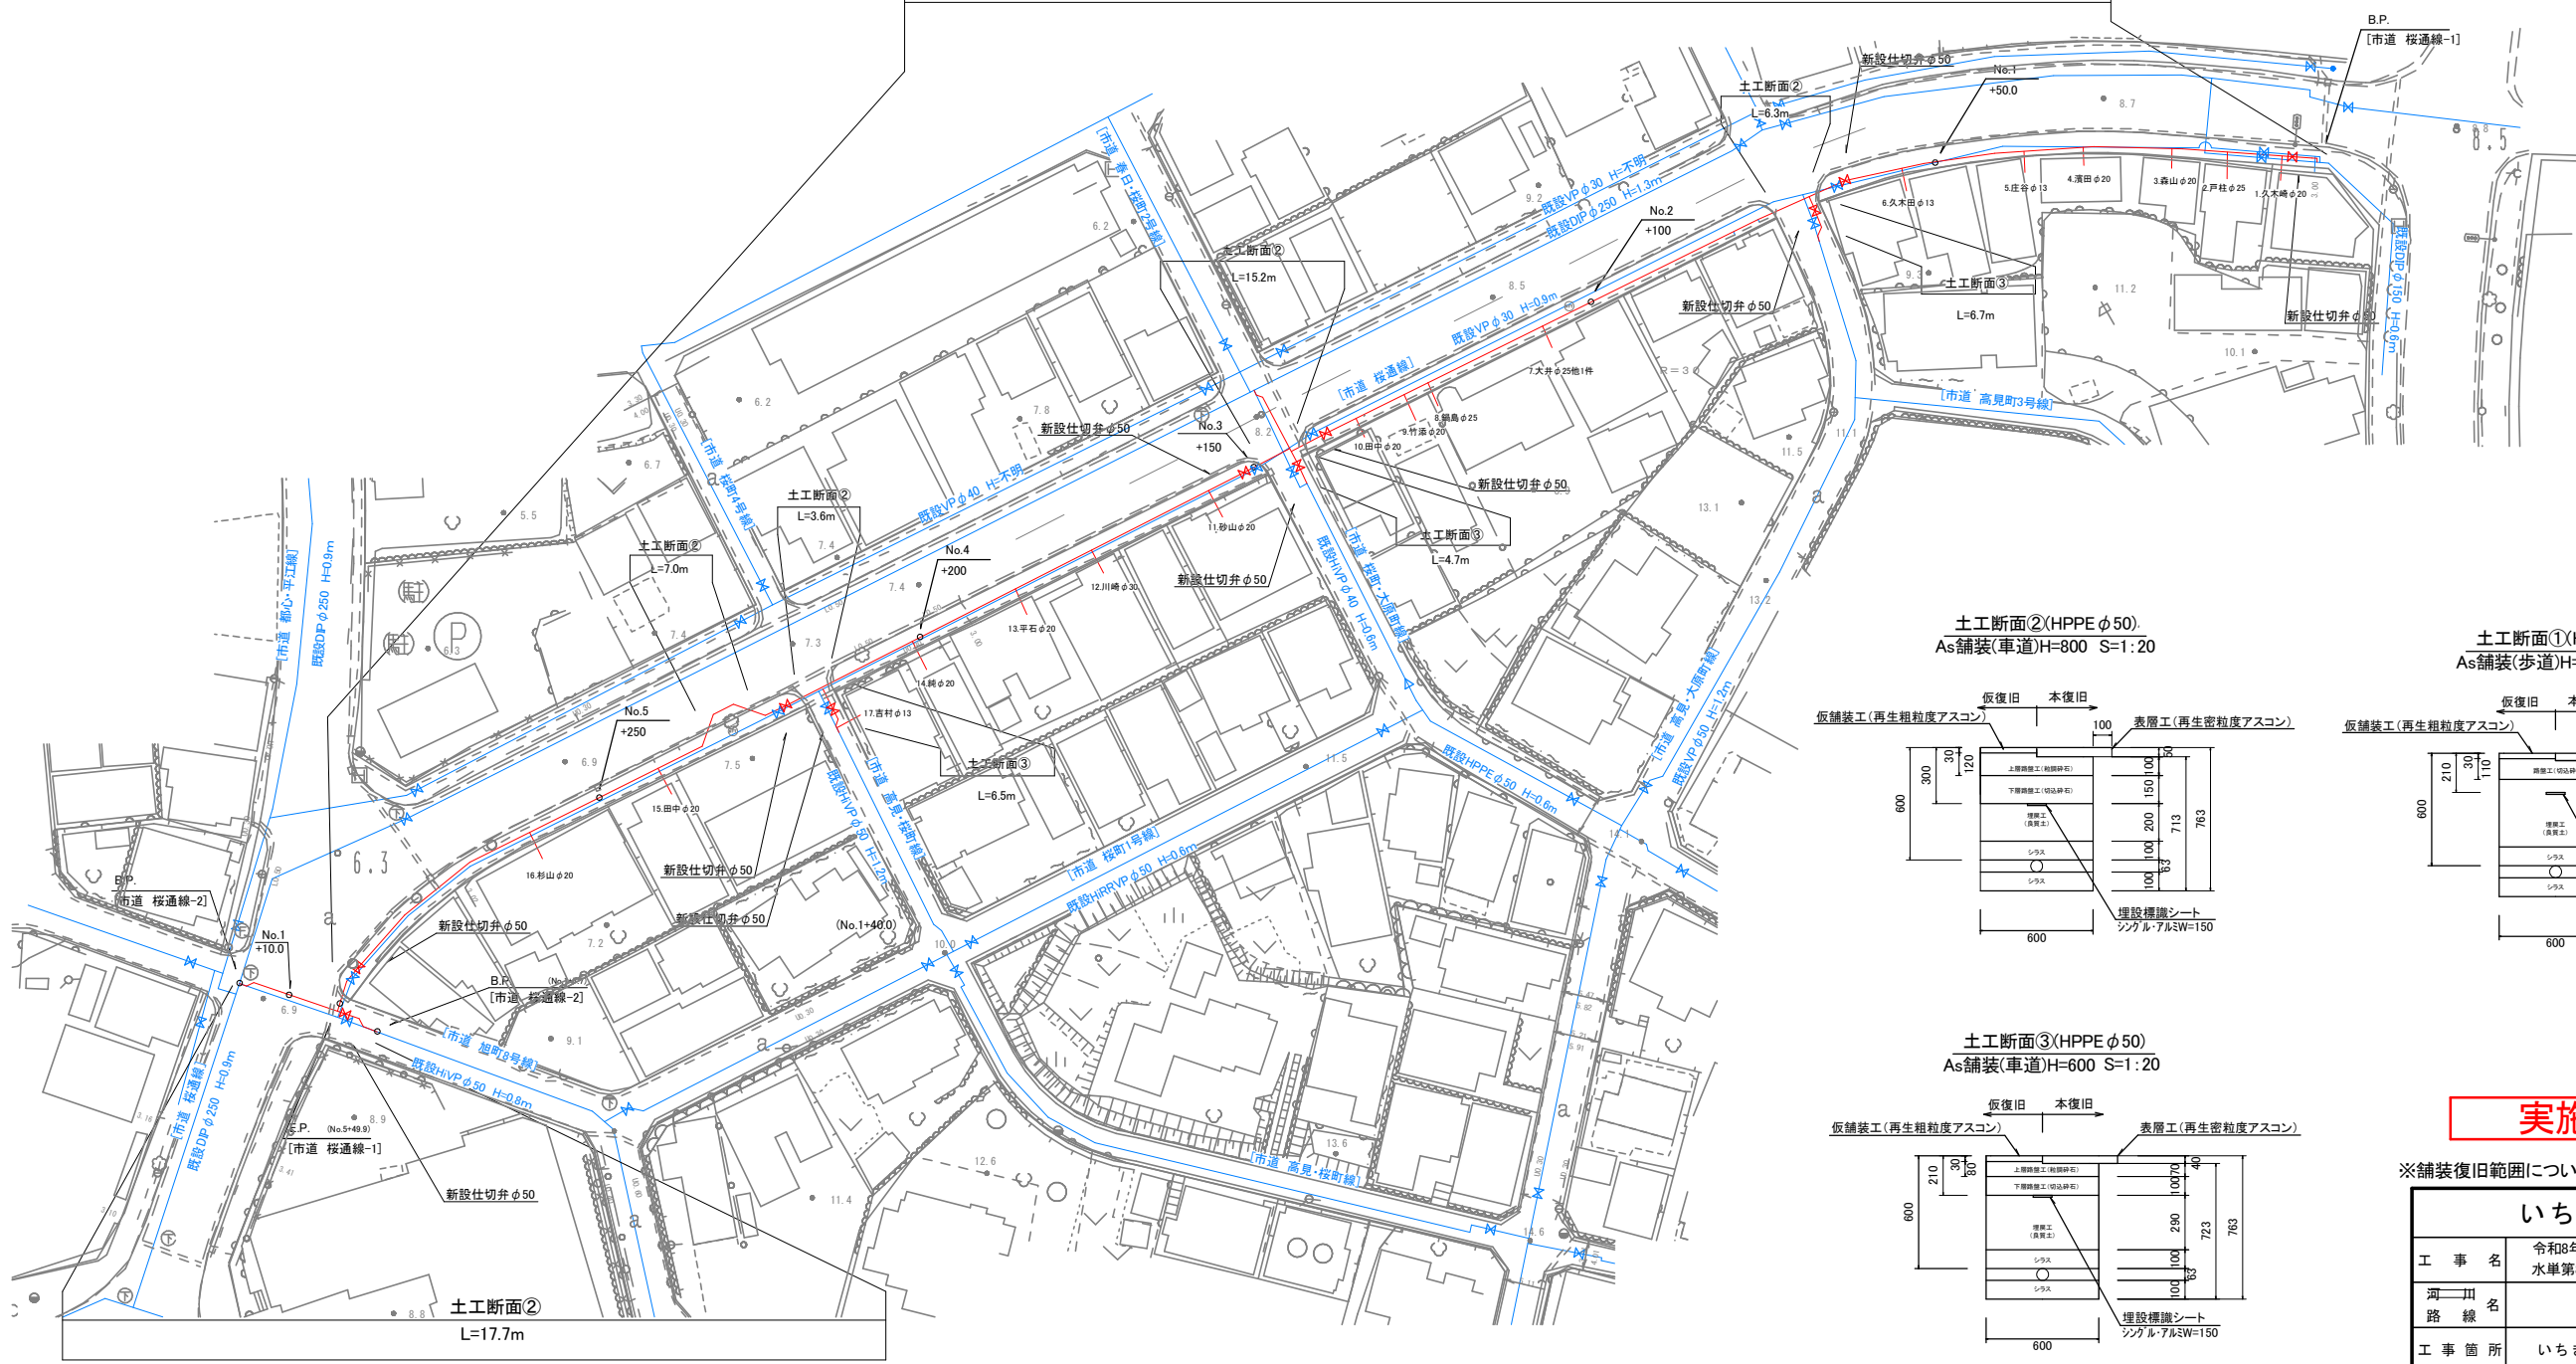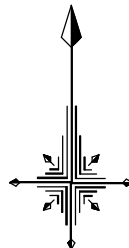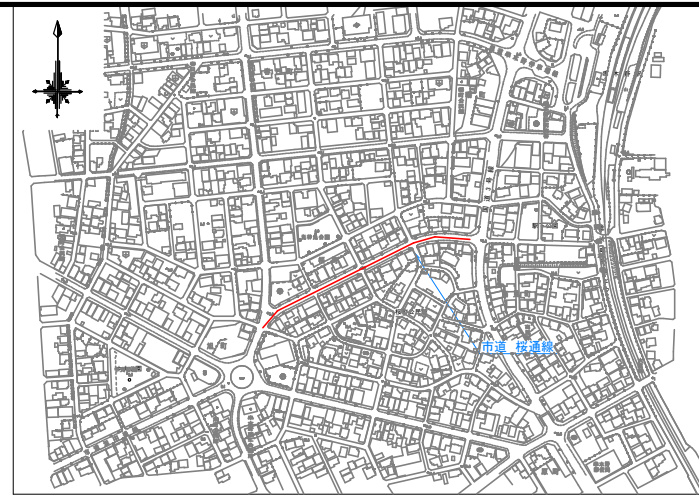


土工断面②(HPPE φ50)
As舗装(車道)H=800 S=1:20

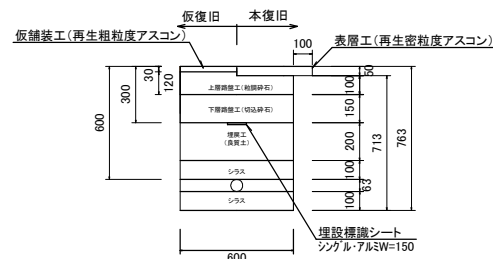

土工断面①(HPPE φ50)
As舗装(歩道)H=600 S=1:20

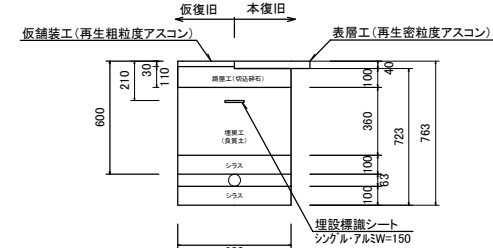

土工断面③(HPPE φ50)
As舗装(車道)H=600 S=1:20

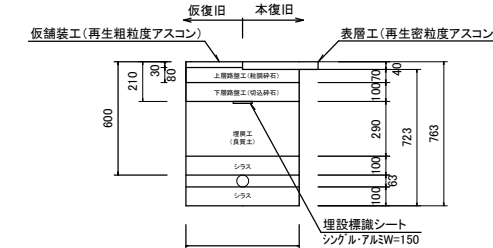

実施設計図

※舗装復旧範囲については監督員と現地立会を行うこと。


いちき串木野市			
工 事 名	令和8年度 水単第8号 桜町配水管布設替工事(1工区)		
道 路 名	市道 桜通線		
工 事 箇 所	いちき串木野市	桜町	地内
図 面 種 類	平 面 図		
縮 尺	図 示		
図 面 番 号	全	2	葉 第 1 号

[市道 桜通線-2] 施工延長 L=17.7m 配水管布設工 HPPE φ50 L=17.7m、仕切弁設置工 φ50×1基


令和8年度 水単第8号 桜町配水管布設替工事(1工区)

詳細配管図

S=1:250

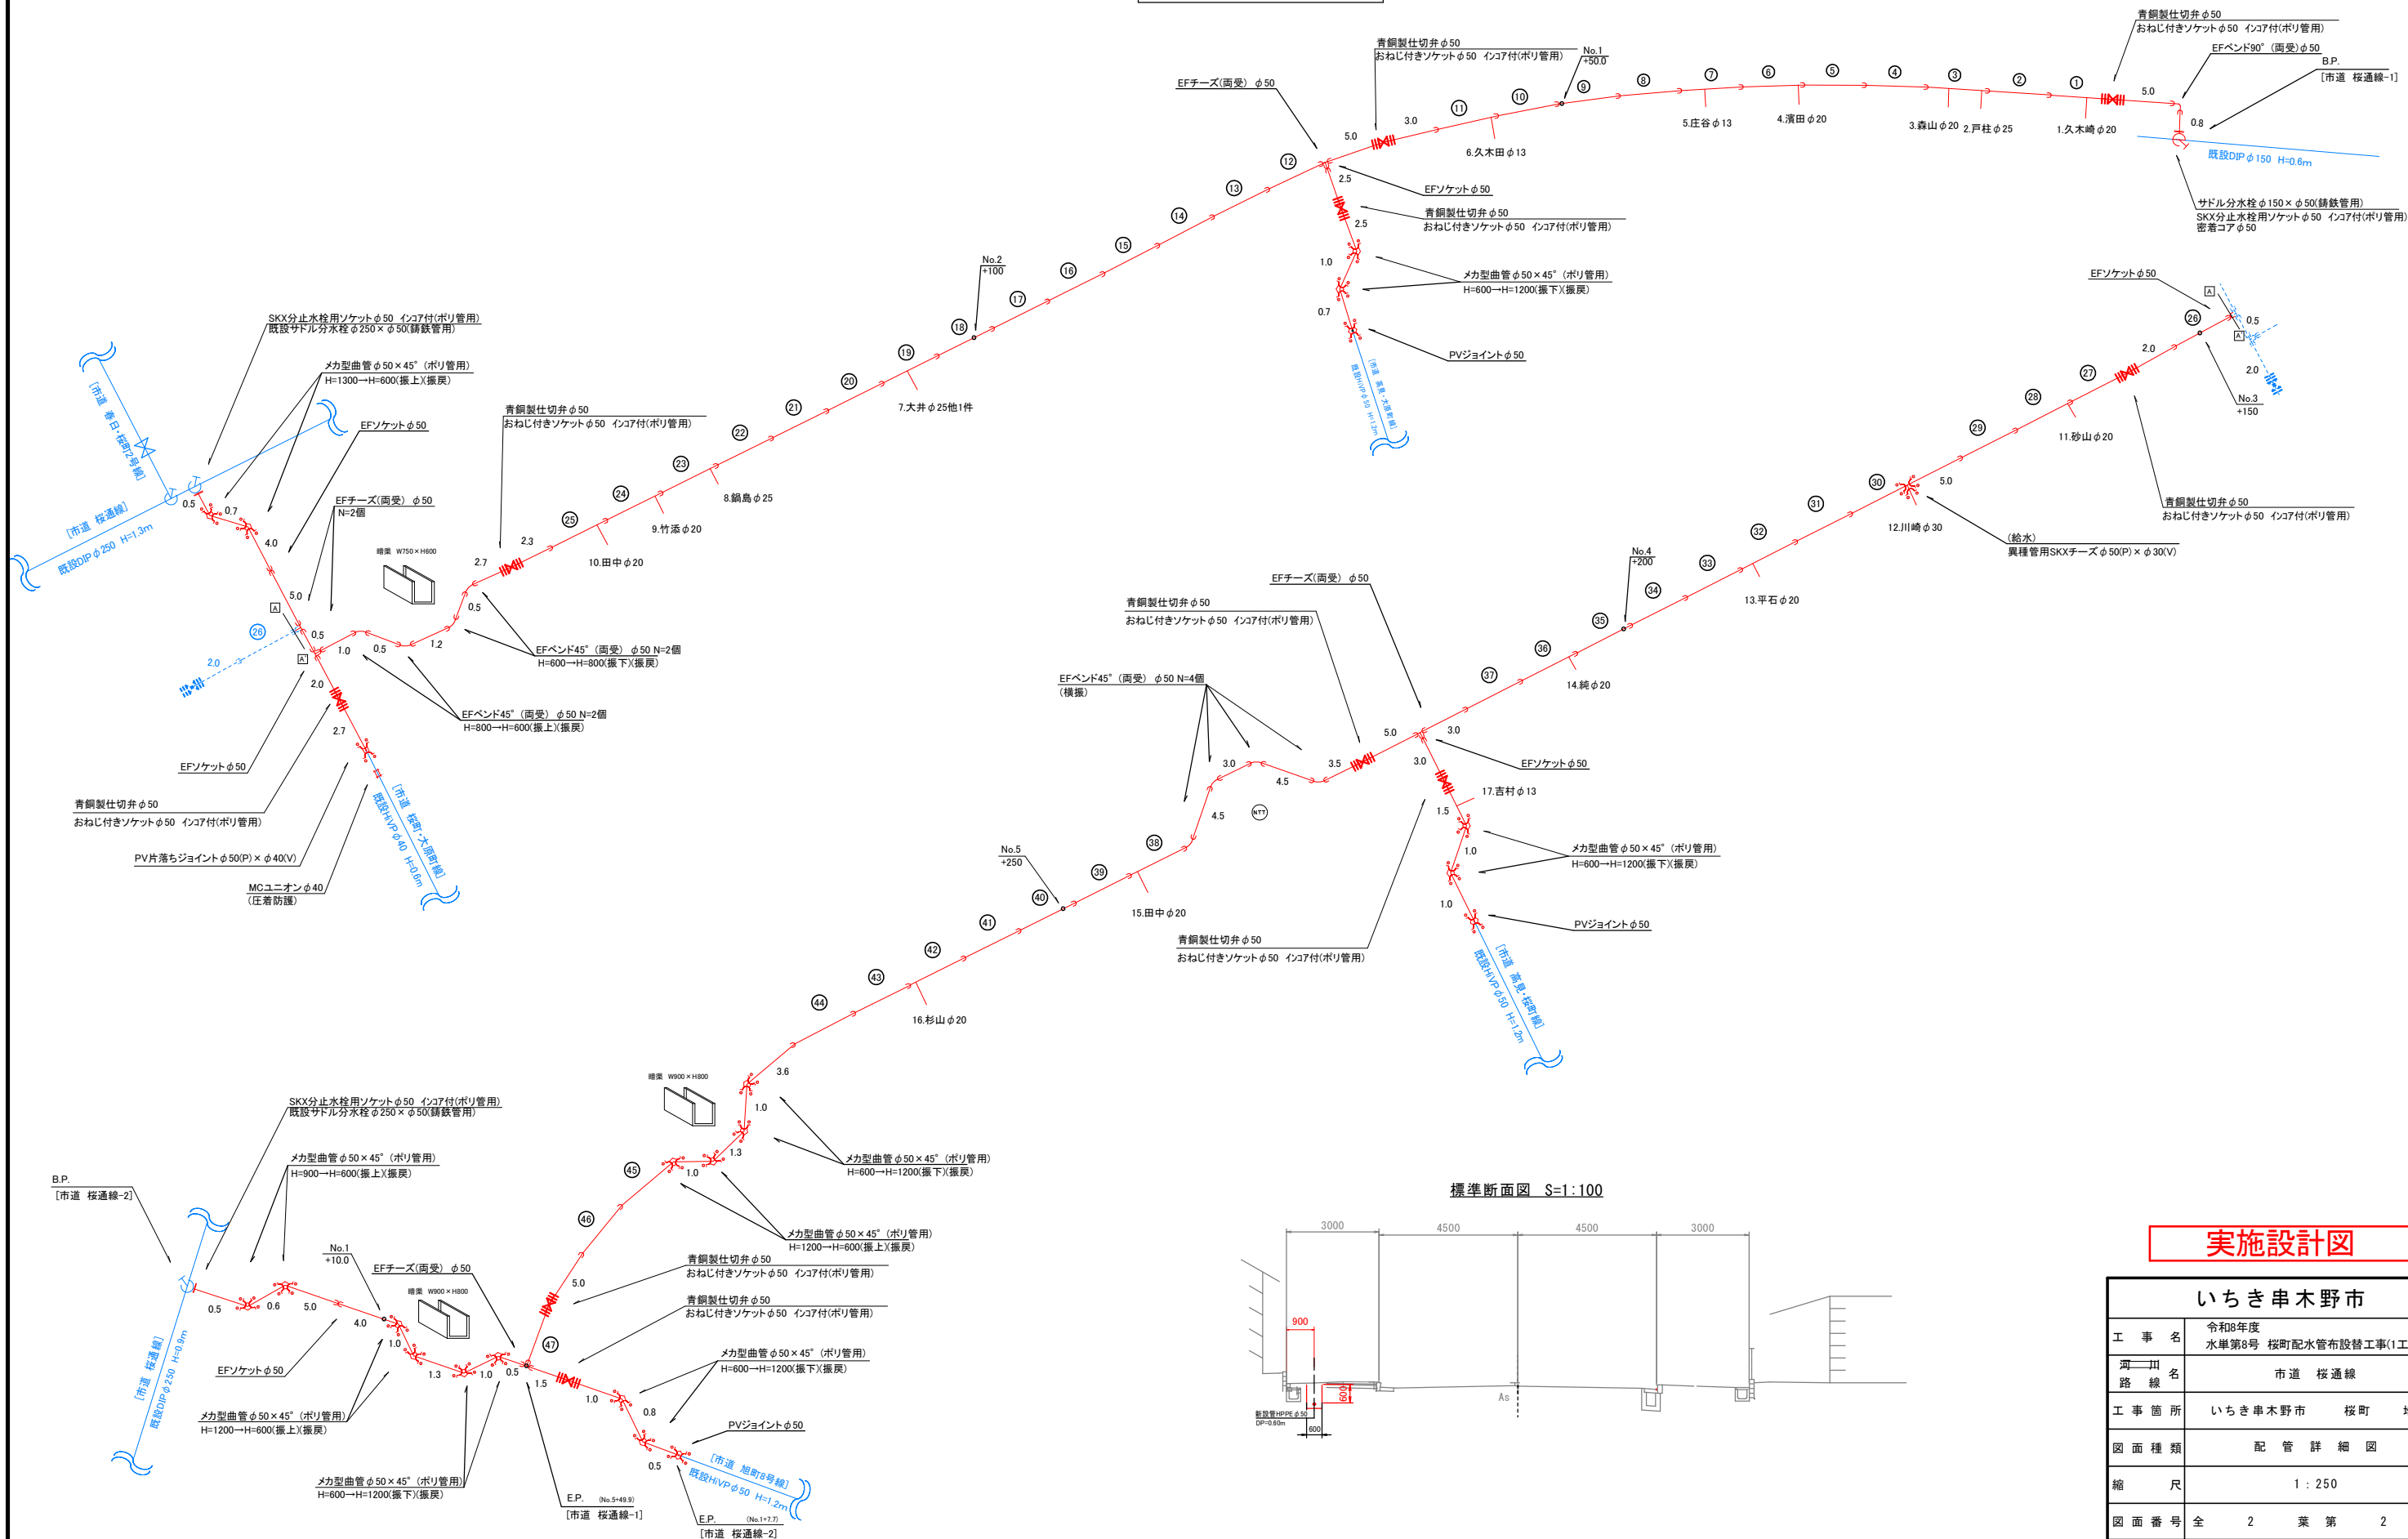

標準断面図 S=1:100

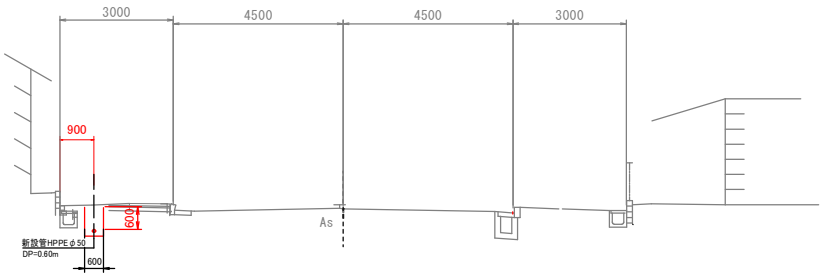

実施設計図

いちき串木野市			
工事名	令和8年度 水単第8号 桜町配水管布設替工事(1工区)		
道路名	市道 桜通線		
工事箇所	いちき串木野市	桜町	地内
図面種類	配管詳細図		
縮尺	1:250		
図面番号	全	2	葉第2号